 
 
 
 
 

 
 
 
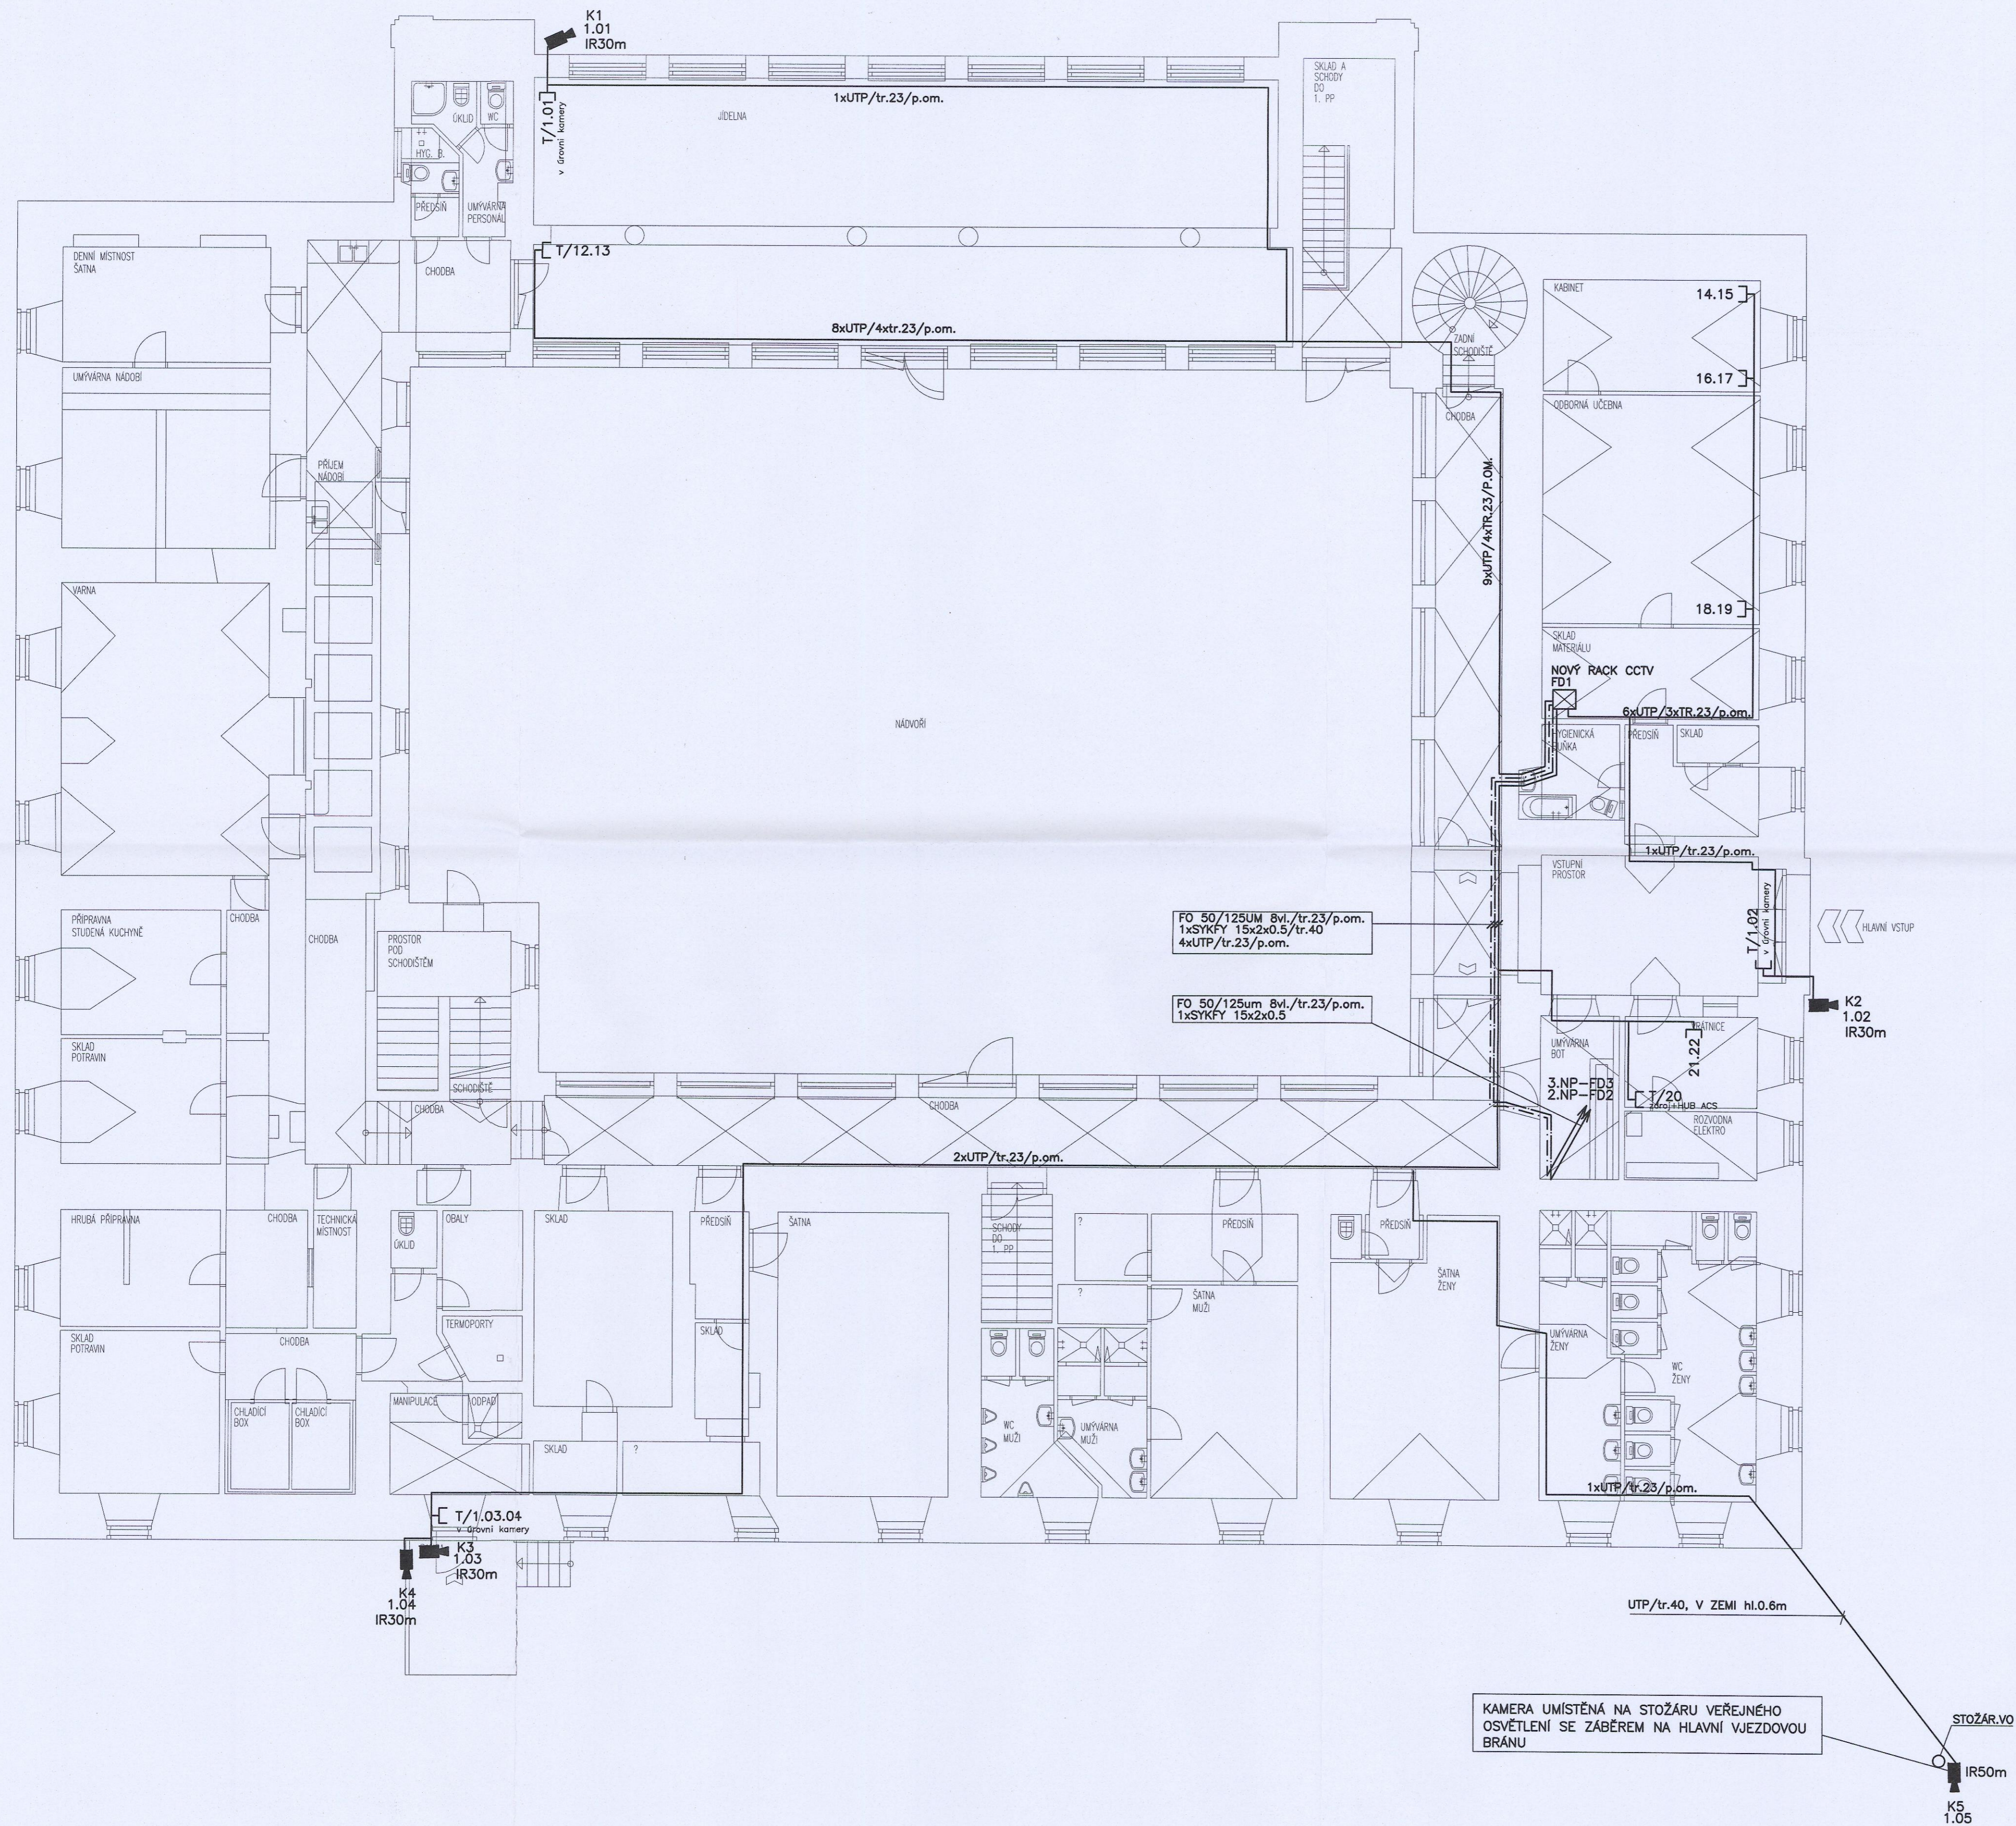


LEGENDA ZNAČEK

-  **FD** DATOVÝ 19" ROZVADĚČ
-  **PBX** POBOČKOVÁ TELEFONNÍ ÚSTŘEDNA
-  **xx.xx** DATOVÁ ZÁSUVKA 2xRJ45
-  **xx** DATOVÁ ZÁSUVKA 1xRJ45
-  **T/xx** DATOVÁ ZÁSUVKA 1xRJ45
T=OZNAČENÍ PRO TECHNOLOGICKOU ZÁSUVKU
PŘIPOJENÍ NAPŘ. IP KAMERY, TERMINÁLU a pod.
-  **IP VENKOVNÍ KAMERA S IR PRÍSVÍTEM**
-  **DATOVÝ KABEL U/UTP 4P.CAT6**
-  **TELEFONNÍ KABEL SYKFY**
-  **OPTICKÝ KABEL**



UPOZORNĚNÍ : TATO PROJEKČNÍ DOKUMENTACE POKRÝVÁ OCHRANÉ POLE PŘEDŠEDNÝCH PŘÍMÝCH PŘEPŮ, ZEMĚNÁ PODLE AUTORSKÉHO ZÁKONA Č. 121/2000 SB. VE ZNĚNÍ POZDĚŠÍCH PRÁVNÍCH PŘEPŮ

**KOPIDILNO ČP. 1, STŘEDNÍ ŠKOLA ZAHRADNICKÁ
REKONSTRUKCE ŠKOLNÍ KUCHYŇ
REKONSTRUKCE ELEKTROROZVODŮ 1. NADZEMNÍHO PODLAŽÍ**

INVESTOR STŘEDNÍ ŠKOLA ZAHRADNICKÁ HUMBAROV NÁMĚSTÍ ČP. 1 507 32 KOPIDILNO IČ 64812201	PROJEKTANT AMX s.r.o. SLEZSKÁ 848 500 03 HRADEC KRÁLOVÉ IČ 25983857	PROJEKTOVÁ A INŽENÝRSKÁ ČINNOST, ČINNOST TECHNICKÝCH PORADČŮ PRO ZOBRAZOVÁNÍ TELEFON 778 773 778 E-MAIL amx@amx.cz
--	---	--

ODŮBL DOKUMENTACE ZPRACOVATEL ODŮBL ZODPOVĚDNÝ PROJEKTANT STUPEŇ DOKUMENTACE DATUM	SLUŽBOPRŮBĚ ELEKTROTECHNIKA MICHAL PIPEK, ELPRO PROJEKT, POD VINCÍ 399, VYSOKÁ NAD LABEM 503 31 MICHAL PIPEK PRO STAVEBNÍ ŘEŠENÍ A PRO PROVÁDĚNÍ STAVBY PROSINEC 2016	ELPRO PROJEKT POD VINCÍ 399, 503 31, VYSOKÁ NAD LABEM TELEFON 778 773 778 E-MAIL mihal.p@seznam.cz MICHAL PIPEK MĚŘÍTKO 1: 100
--	---	---

NÁZEV PŘÍLOHY: **PŮDORYS 1.NP
STRUKTUROVANÁ KABELAŽ
IP KAMEROVÝ SYSTÉM**

ČÍSLO PŘÍLOHY: **D. 1. 4. h.-05**