


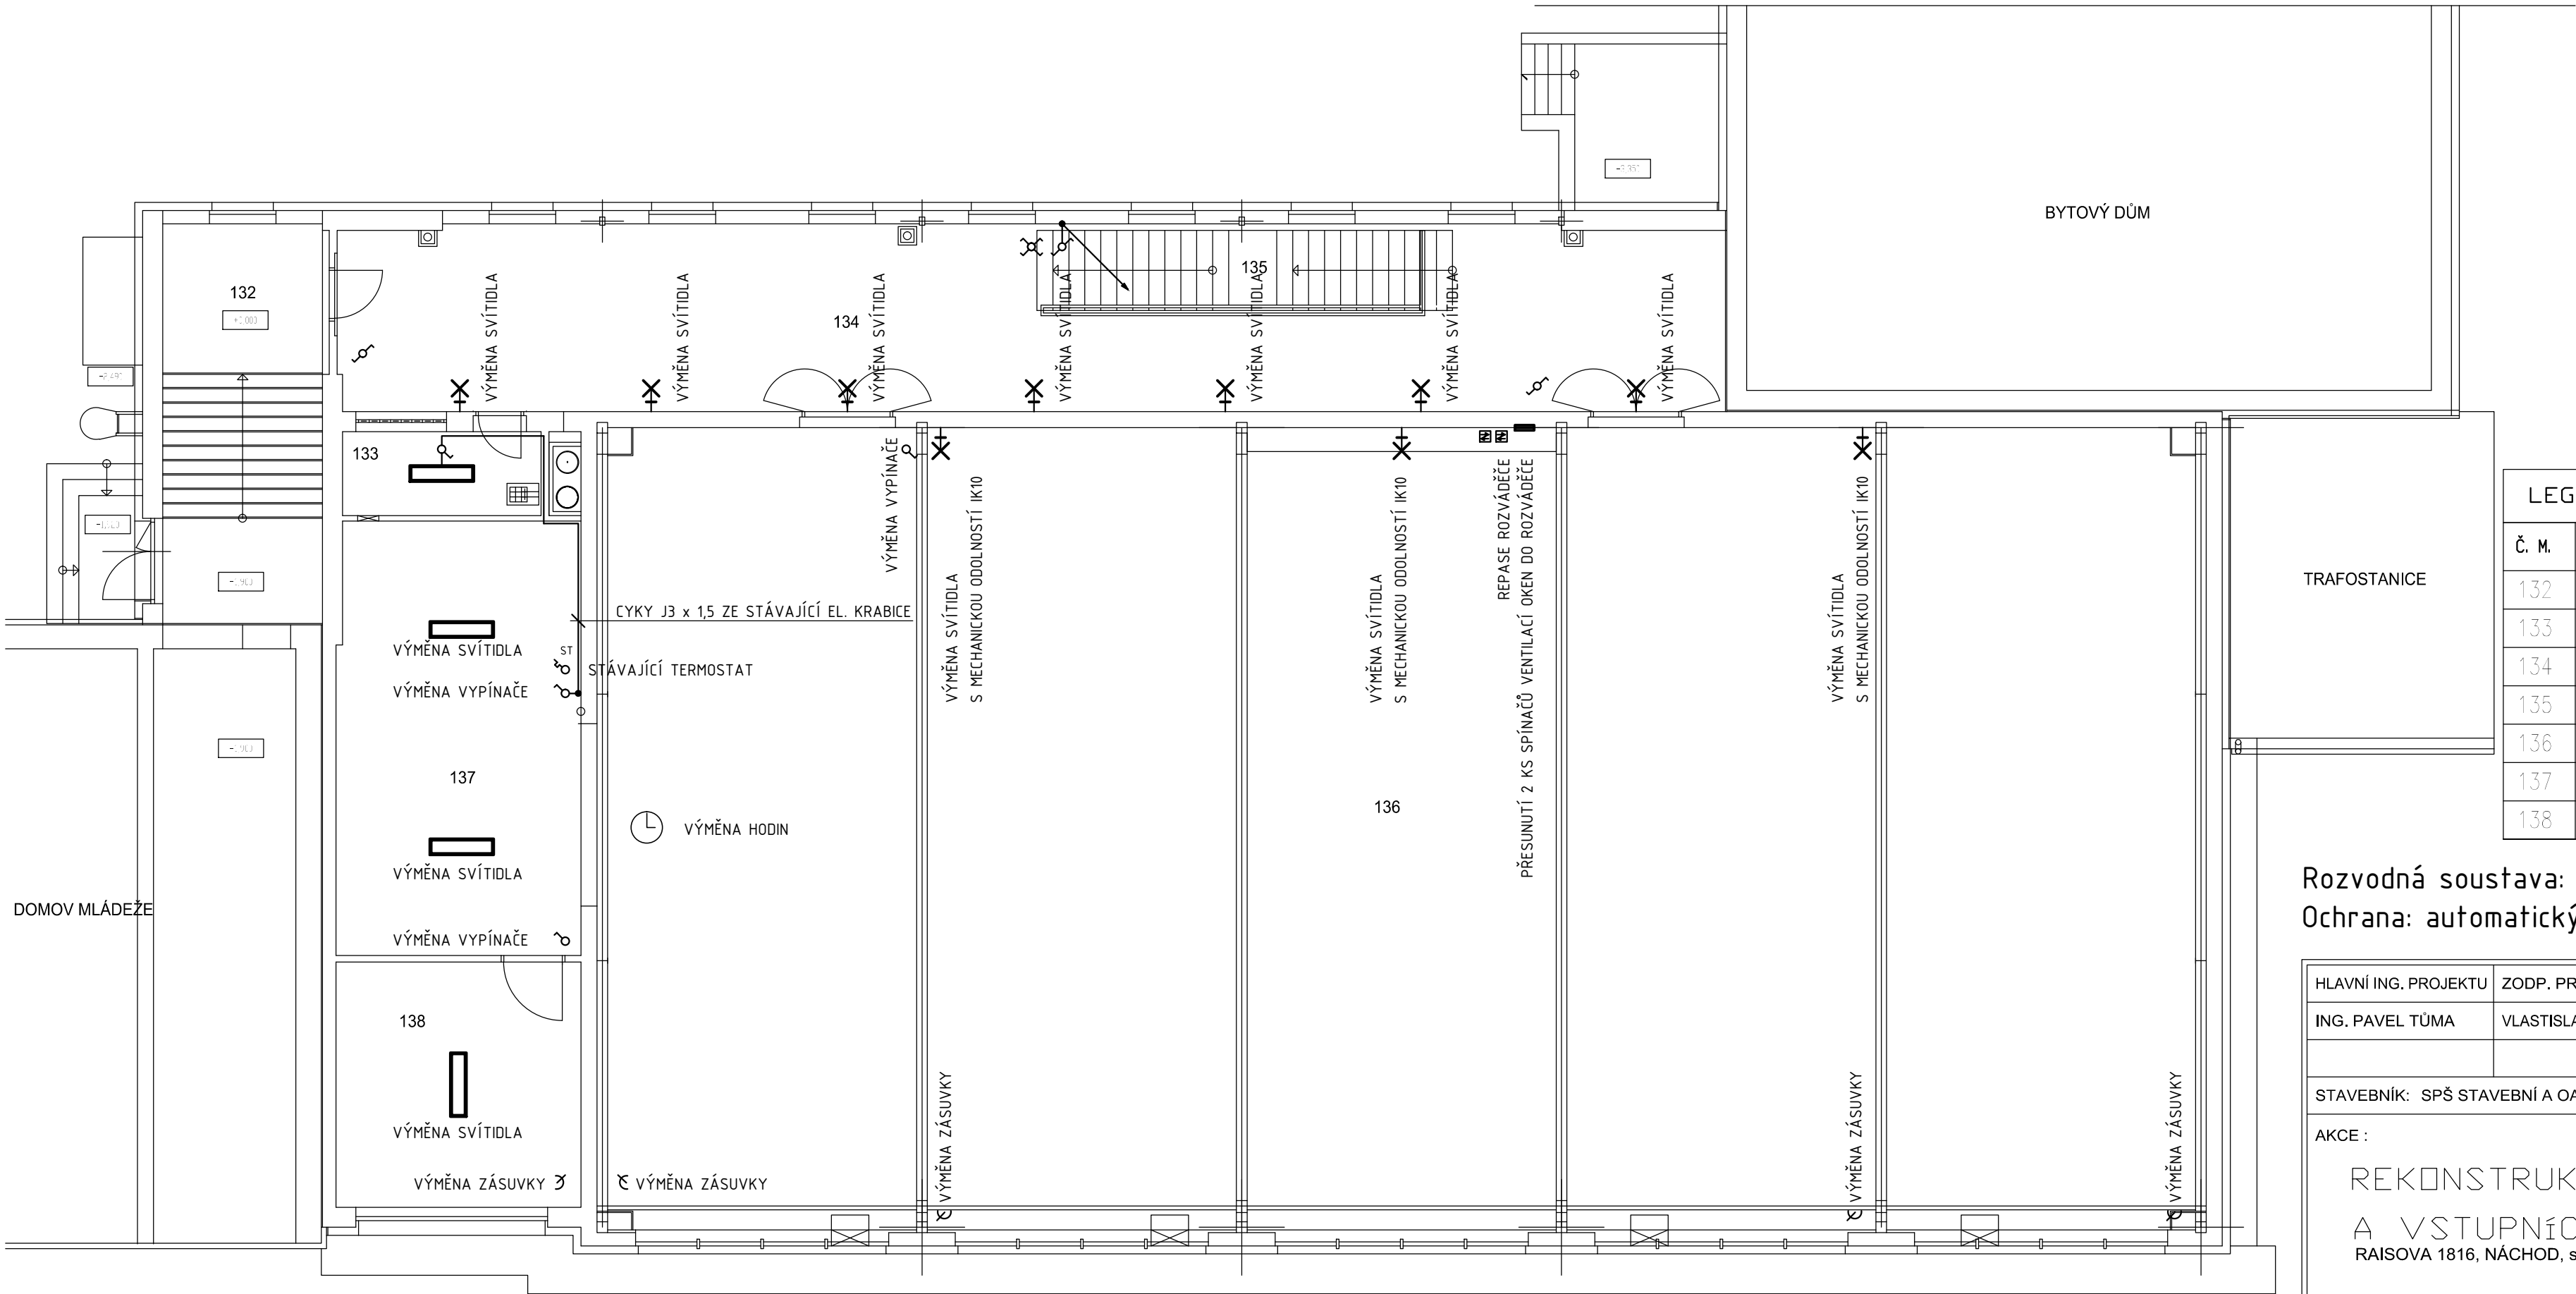

Vysvětlivky

- RS1 rozváděč
- světlo E27/LED
- světlo LED
- vypínač
- přepínač sériový
- přepínač střídavý
- žaluziový spínač
- zás. jednonás.1f.
- elektroinstalační krabice
- termostat

LEGENDA MÍSTNOSTÍ	
Č. M.	NÁZEV MÍSTNOSTI
132	ÚNIKOVÉ SCHODIŠTĚ
133	ÚKLIDOVÁ KOMORA
134	C-HOĎE A
135	SCHODIŠTĚ DO 1.PP
136	TĚLOCVIČNA
137	NÁŘADOVNA
138	SKLAD NÁŘADÍ, KABINET

Rozvodná soustava: 3/PE/N/AC, 50 Hz, 400/230V
Ochrana: automatickým odpojením od zdroje,pospojením

HLAVNÍ ING. PROJEKTU	ZODP. PROJEKTANT	VYPRACOVAL	MĚŘÍTKO : 1 : 100	
ING. PAVEL TŮMA	VLASTISLAV VLACH	RICHARD KASPAR	FORMÁT: 3 A4	
			DATUM 04/2019	
STAVEBNÍK: SPŠ STAVEBNÍ A OA ARCH. JANA LETZELA, NÁCHOD				ZPRACOVATEL : INS spol. s r.o. Parkány 413 547 01 NÁCHOD 491 422 226 ins.atelier@insnachod.cz www.insnachod.cz
AKCE : REKONSTRUKCE PODLAHY TĚLOCVIČNY A VSTUPNÍCH PROSTOR RAISOVA 1816, NÁCHOD, st.p.č.2943/1, k.ú. NÁCHOD				
DÍL : ELEKTROINSTALACE DOKUMENTACE PRO PROVÁDĚNÍ STAVBY - UDRŽOVACÍ PRÁCE				
NÁZEV PŘÍLOHY : OPRAVA ELEKTROINSTALACE 1.NP				EV. Č. AKCE 07/19 ČÍSLO PŘÍLOHY E-3