



J.03 NP – ORTOPEDIE

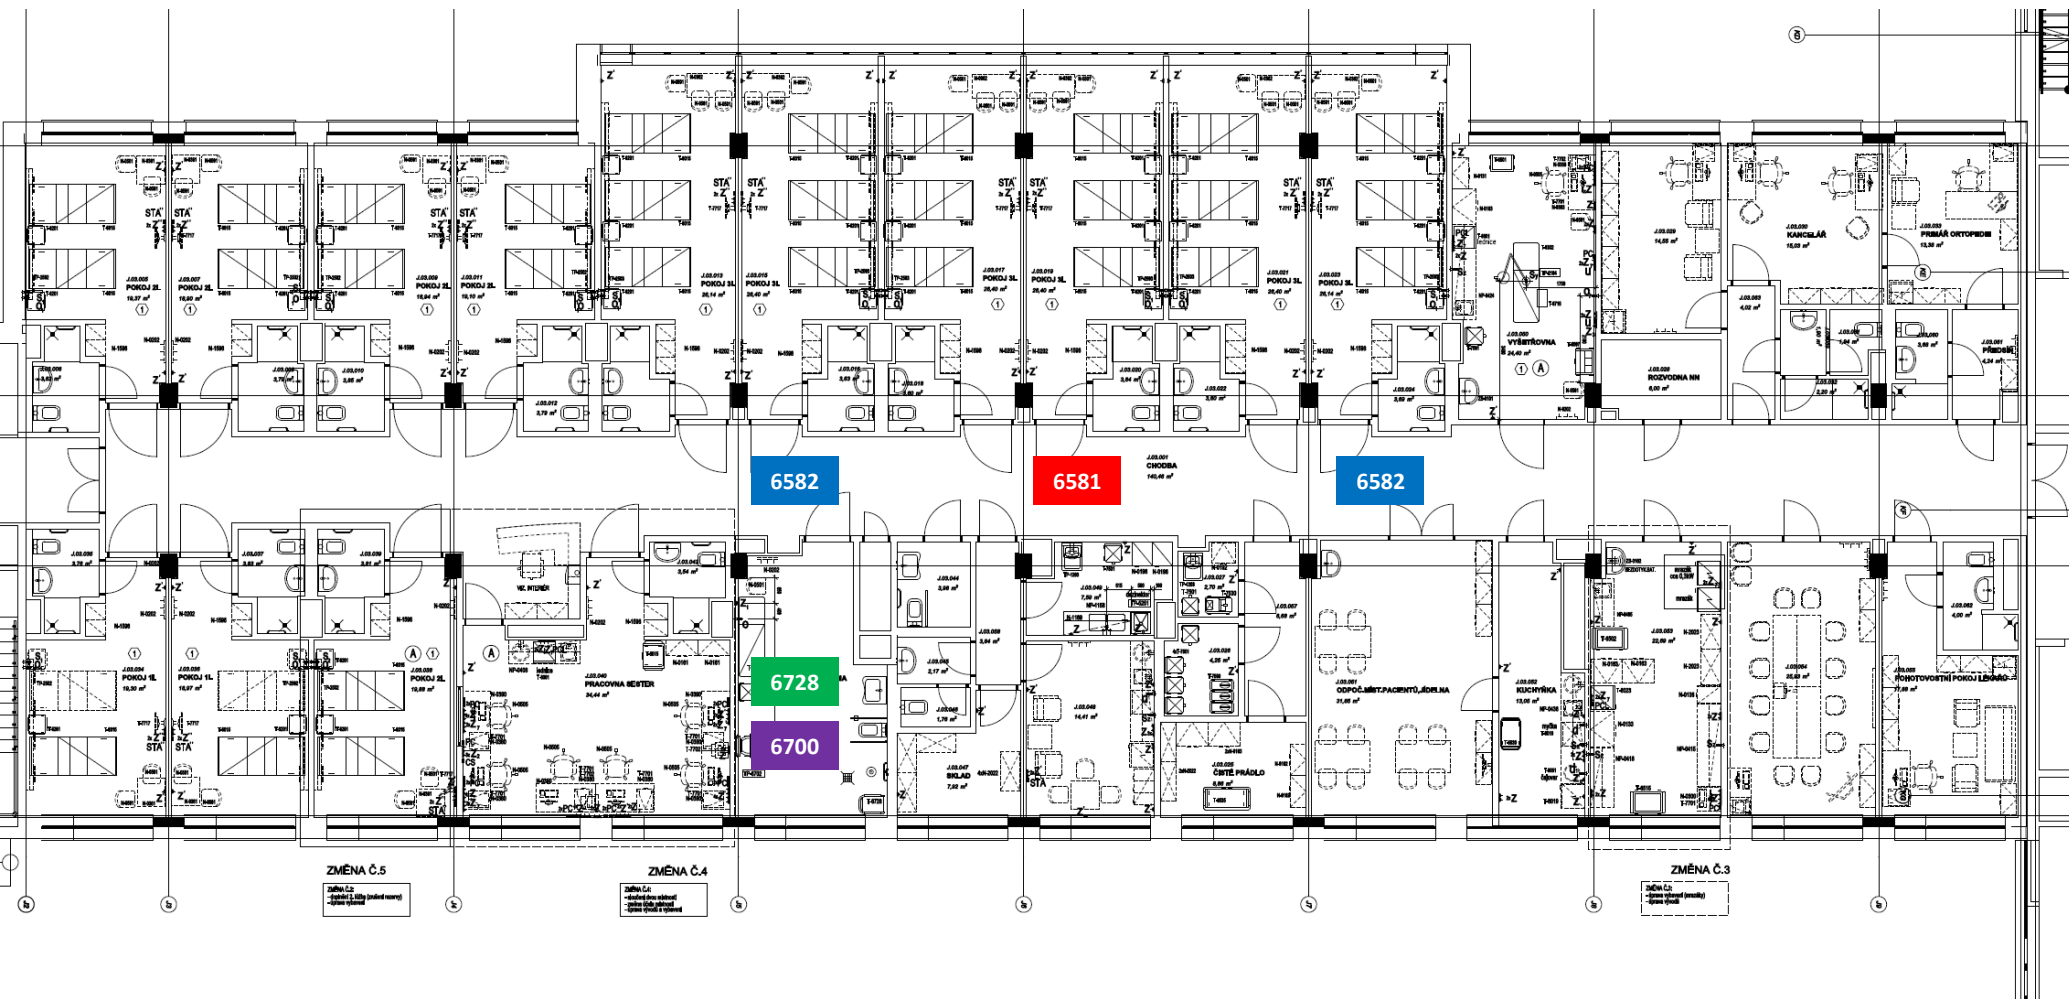

J.05 NP – CHIRURGIE

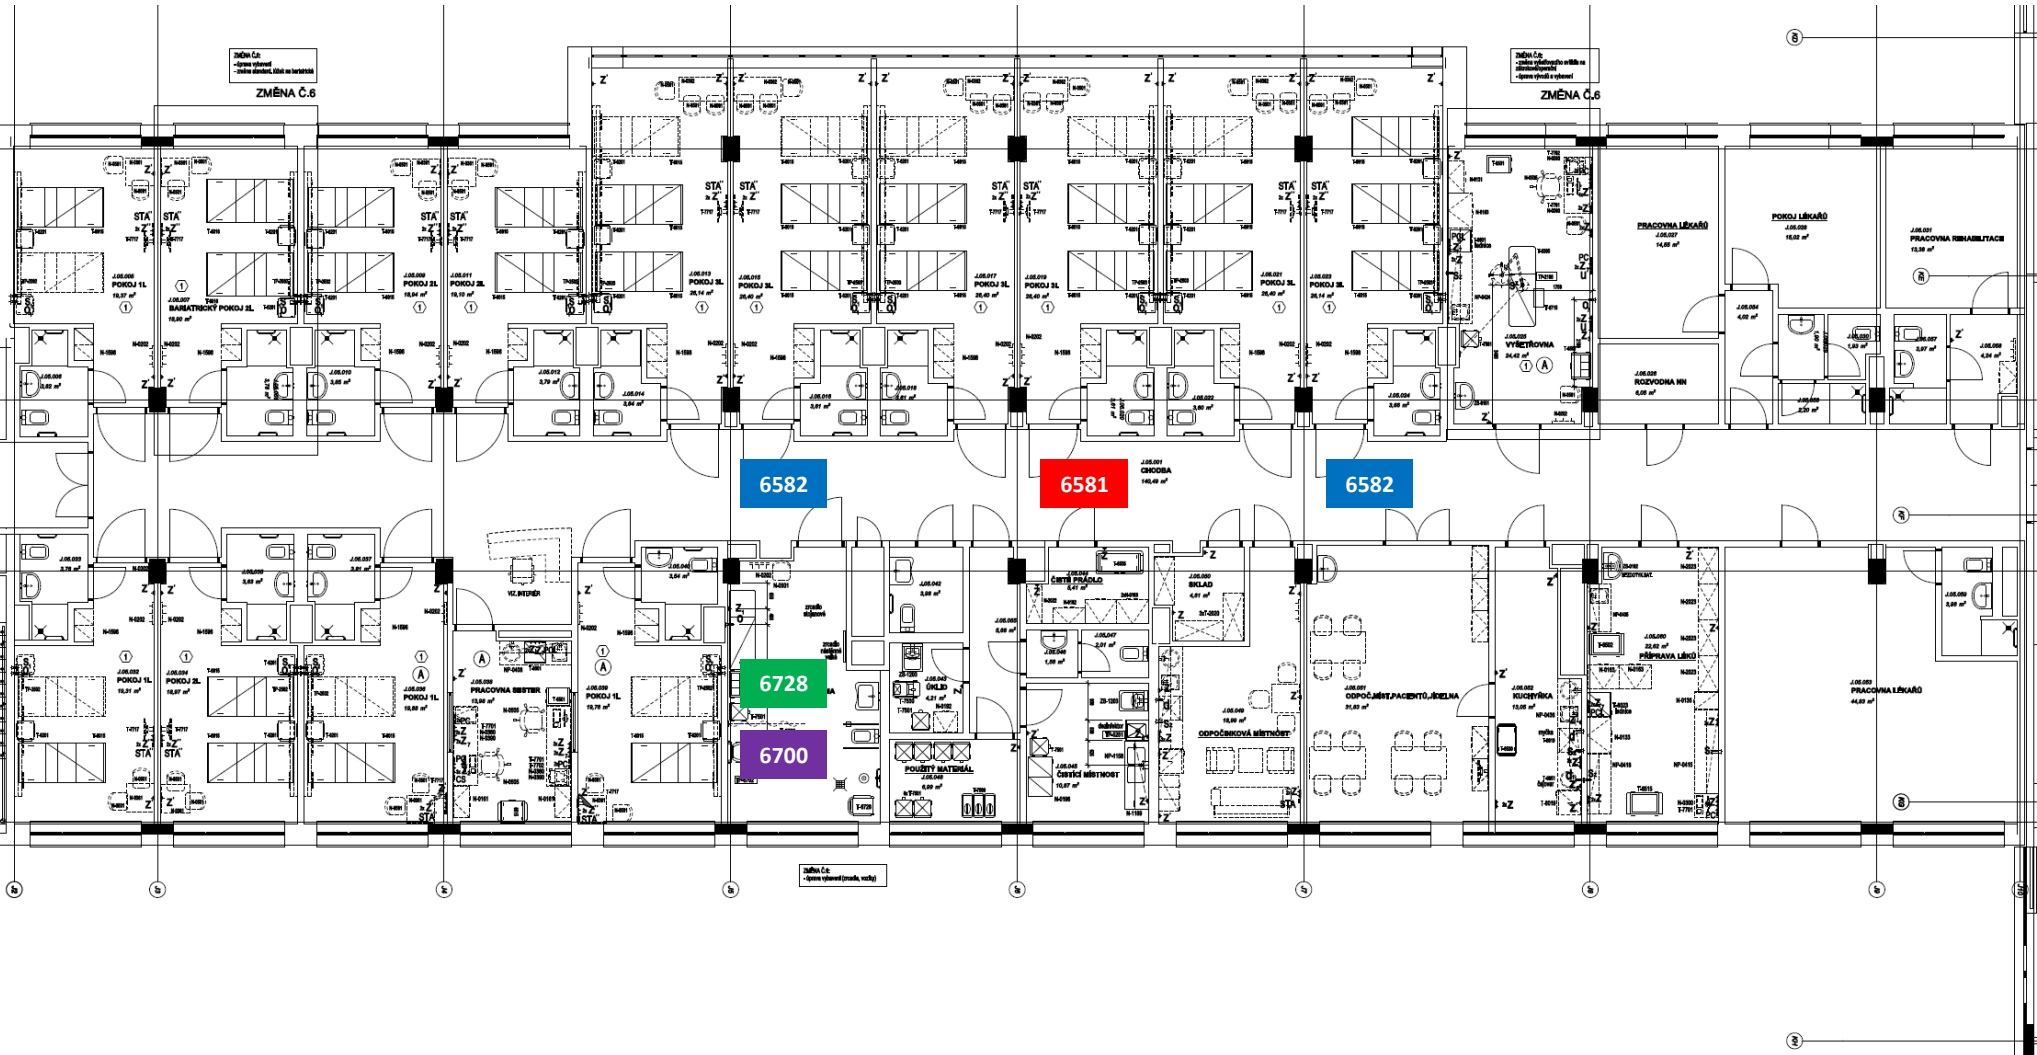

6582


6581

6582


6728

6700

J.06 NP – GYNEKOLOGIE

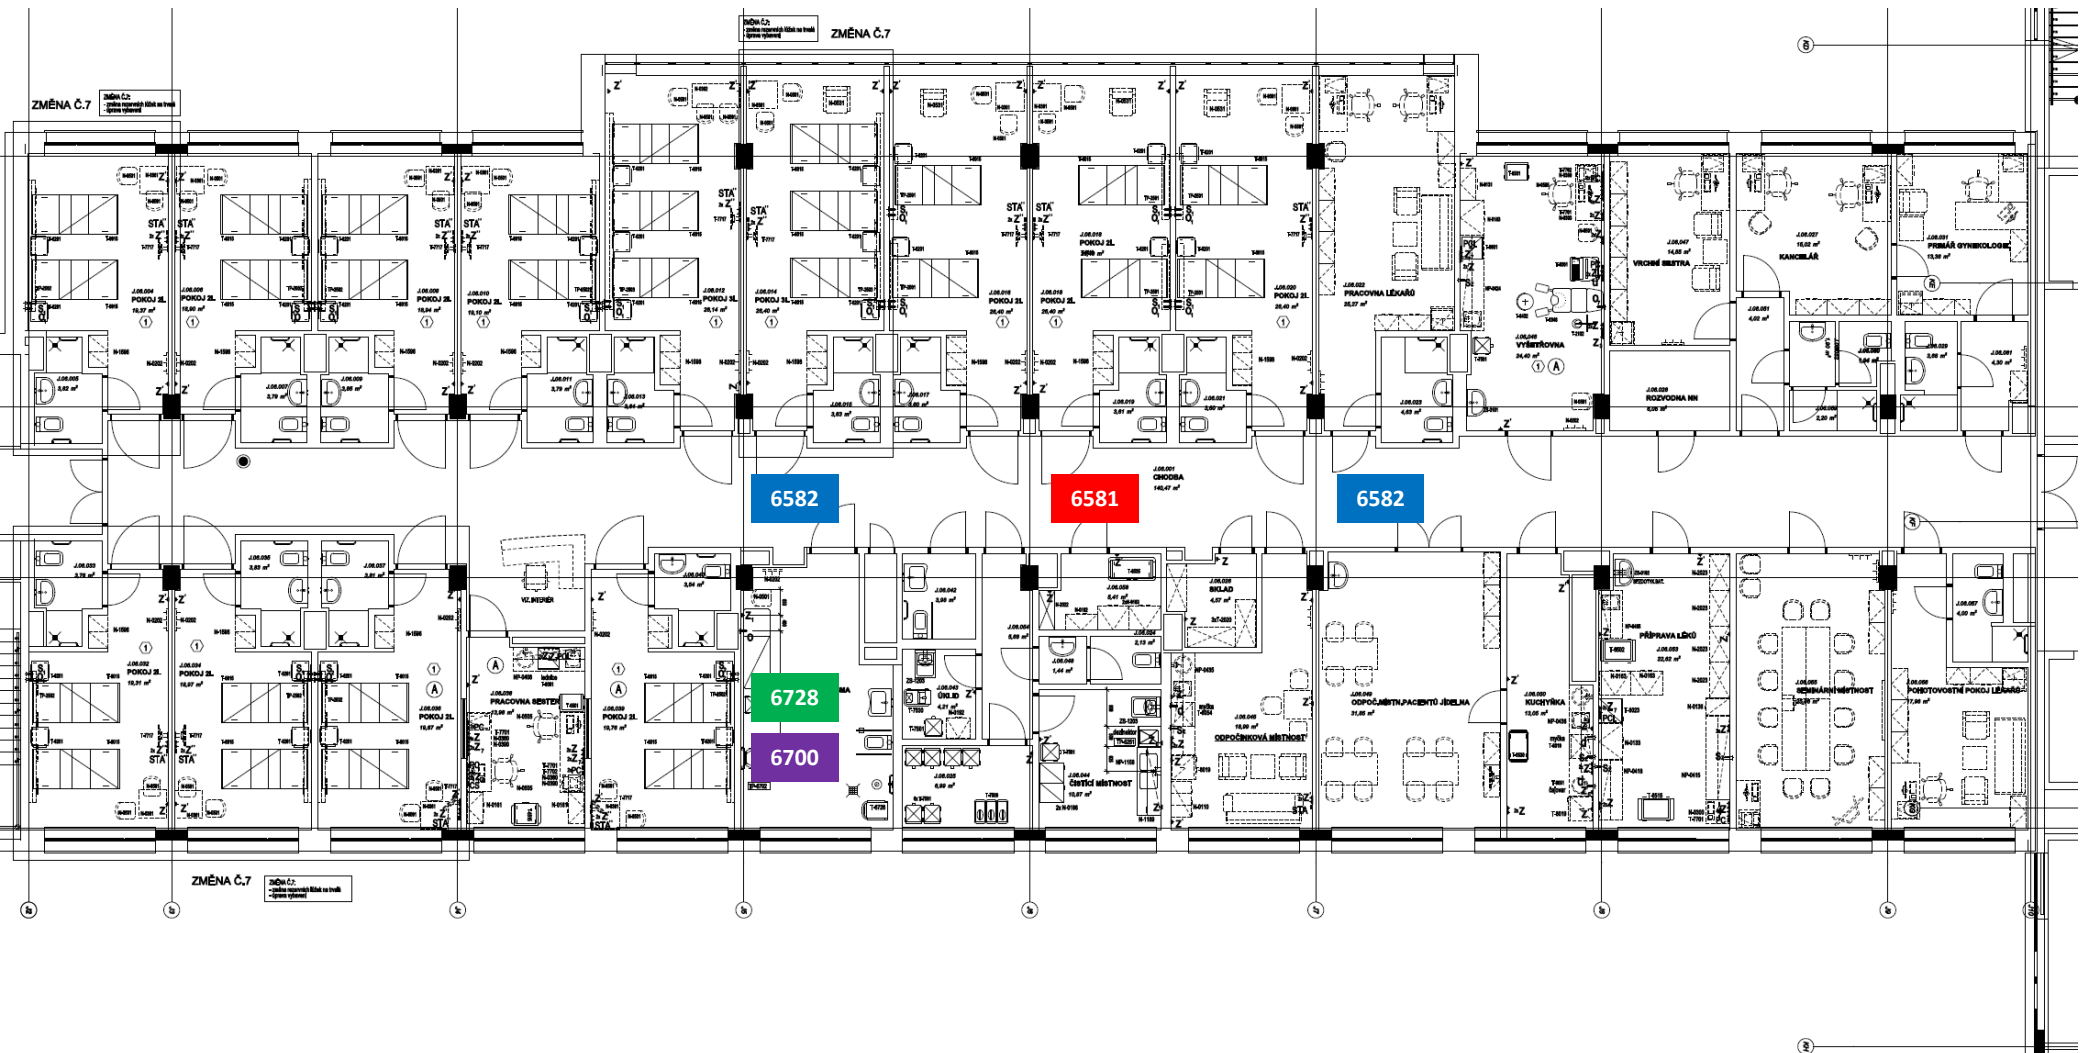

J.07 NP – PORODNICE

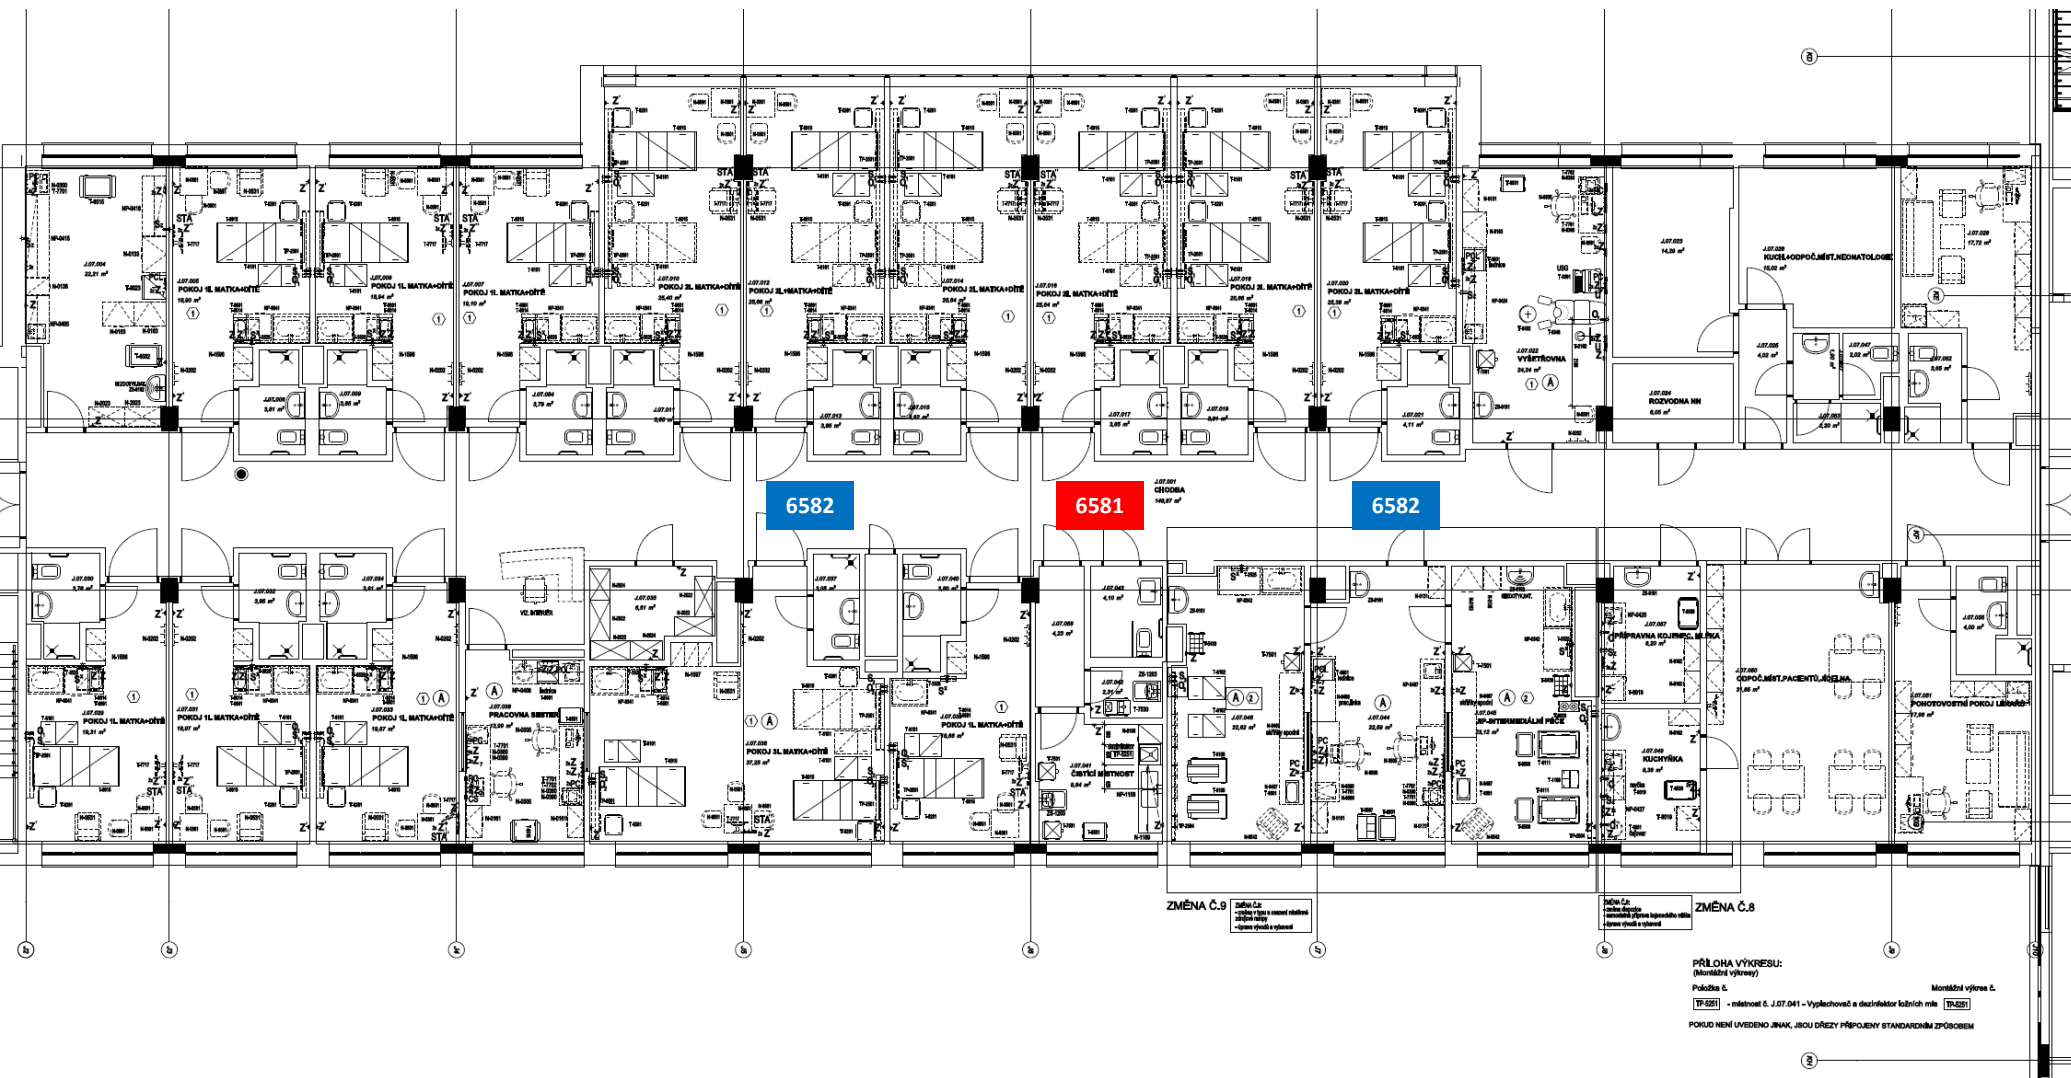

6582

6581


6582

PŘÍLOHA VÝKRESU:
 (Moznáne výkresy)
 Položka č. Montážní výkres č.
 TP-021 - měřítost č. J.07.041 - Vyplechovač a dezinfektor botních mák TP-021
 POKUD NEMÍ UVĚDĚNO JINAK, JSOU DŘEZY PŘÍPOJENY STANDEARDNÍM ZPŮSOBEM

K.05 NP – JIP / ARO



K.07 NP – PORODNICE

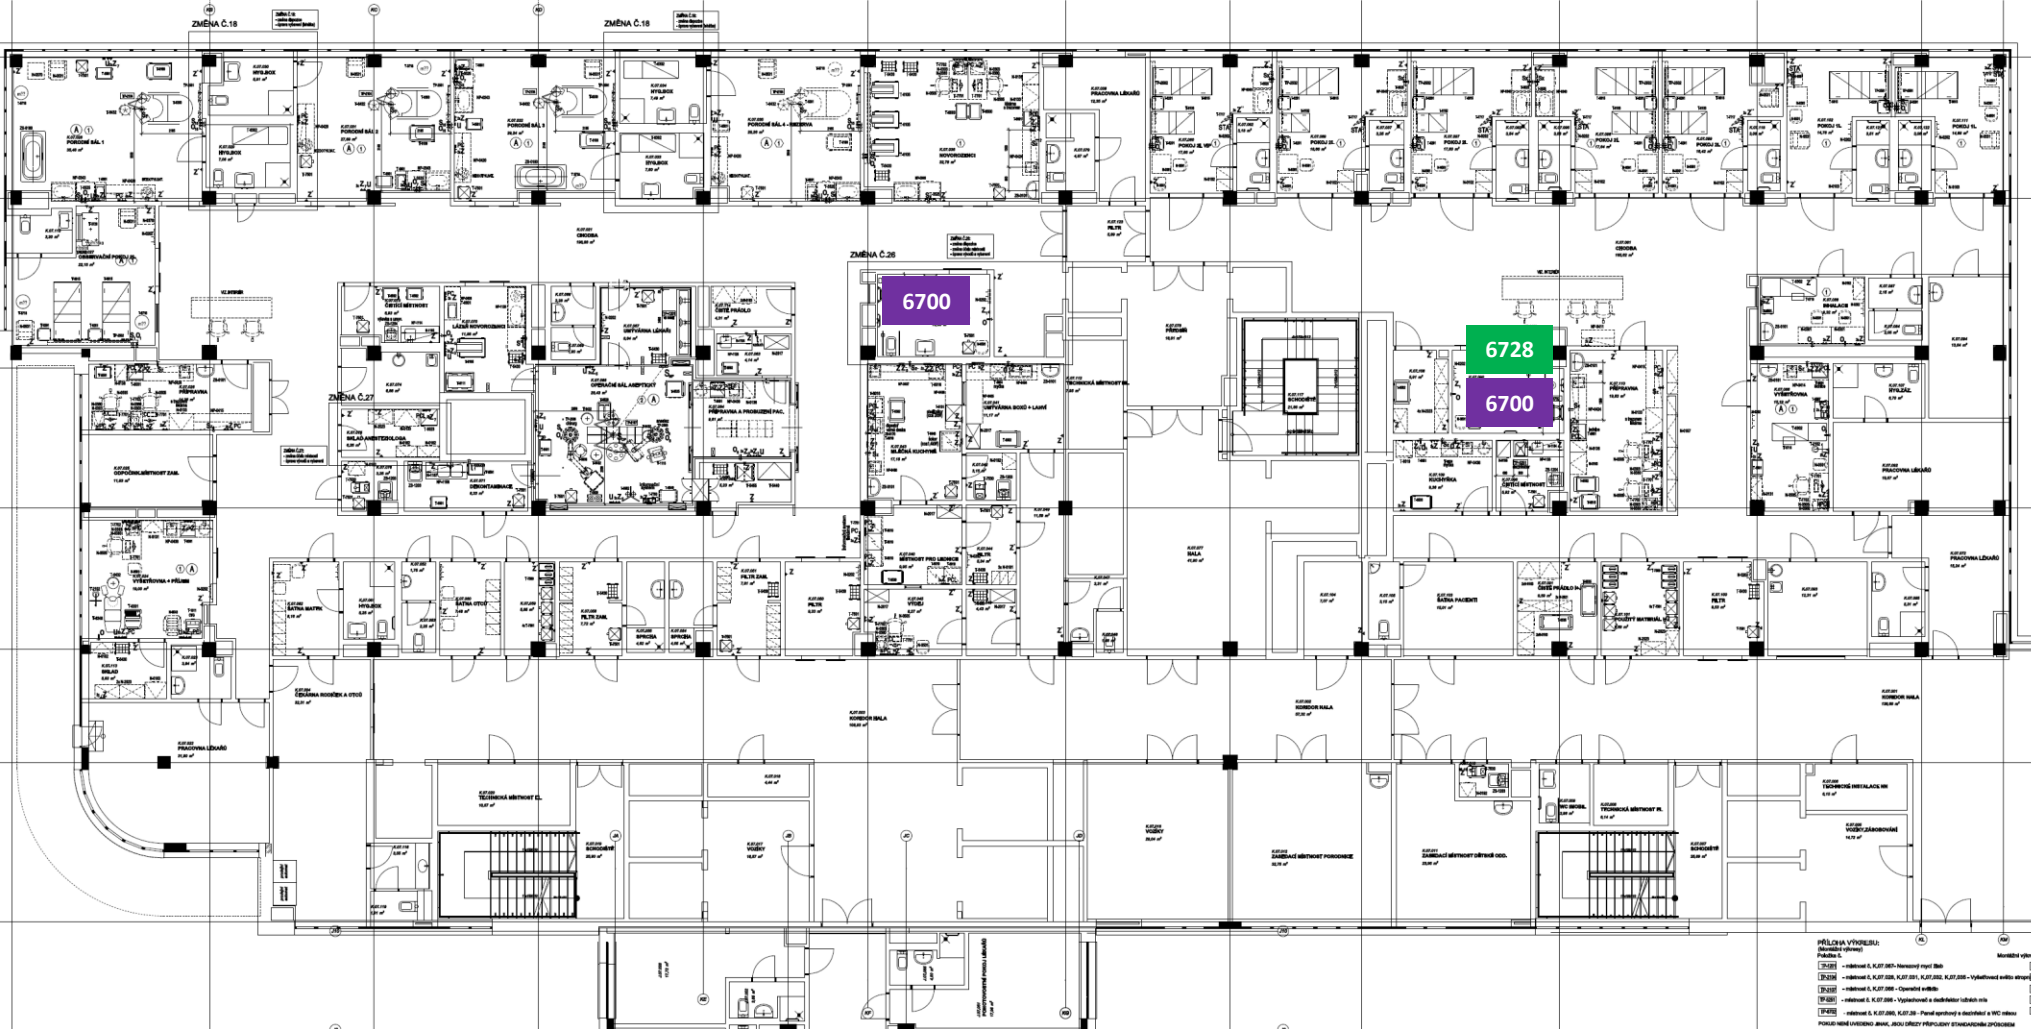

PŮDORYS VÝSTAVBY
 (Měřítko 1:500)
 Půdorys
 K.07.01.01 – oddělení A, K.07.01.02 – oddělení B
 K.07.01.03 – oddělení A, K.07.01.04, K.07.01.05, K.07.01.06, K.07.01.07 – vyhledávací oddělení
 K.07.01.08 – oddělení A, K.07.01.09 – oddělení B
 K.07.01.10 – oddělení A, K.07.01.11 – vyhledávací a distribuční oddělení
 K.07.01.12 – oddělení A, K.07.01.13, K.07.01.14 – oddělení A, K.07.01.15 – oddělení B
 Půdorys oddělení porodnice, 2024, ÚZPŘP
 Měřička: Jitka Šimková
 Datum: 2024-10-10