


LEGENDA

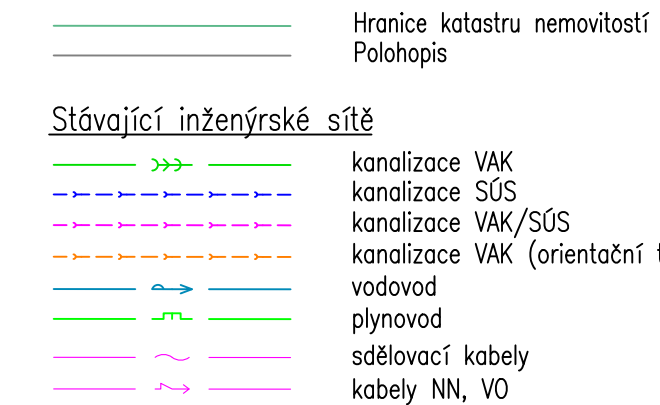



Navrhované objekty:

Vodohospodářské objekty (SO 30)
 --- Dešťová kanalizace

Objekty pozemných komunikácií (SO 10, SO 20)
projektované komunikace


Veřejné osvětlení (SO 40)

 vedení VO

 rušeny kabely

Související investice

— — — — — — projektovaná splašková kanalizace

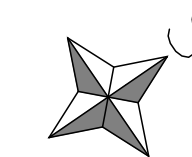

Souřadnicový systém JTSK

Výškový systém Bpv



projektová, průzkumná a konzultační společnost

PUDIS a.s., Podbabská 1014/20, 160 00 Praha 6
tel.: +420 267 004 111, www.pudis.cz, info@pudis.cz

Vypracoval: Ing. Tomáš Vrzák	Hlavní inženýr projektu: Ing. Dušan Merta	Investor: Město Hronov Náměstí Čs. armády 5, 549 31 Hronov
	Výrobní ředitel: Ing. Jan Vlček	
	Odpovědný projektant: Ing. Richard Kuk	
	Ředitel společnosti: Ing. Martin Höfler	
Číslo zakázky: D -16 - 042	Datum: 06/2020	

Akce: II/303 Velké Poříčí – Hronov ČÁST MĚSTO HRONOV ETAPA I	Měřítko: 1:500	Formát: 4 A4 Souprava:
	Stupeň: PDPS	
Příloha: VODOHOSPODÁŘSKÉ OBJEKTY Situace SO 31 – Řad 2	Číslo přílohy: D.2.2.1	