


# INT.1 - Půdorys interiérů prvků 5.NP

- LEGENDA:**
- VOLNÝ NÁBYTEK
  - VESTAVNÝ NÁBYTEK
  - LÉKÁŘSKÁ TECHNOLOGIE
  - IT TECHNOLOGIE
  - VOLNÉ ELEKTROZÁŘÍZENÍ

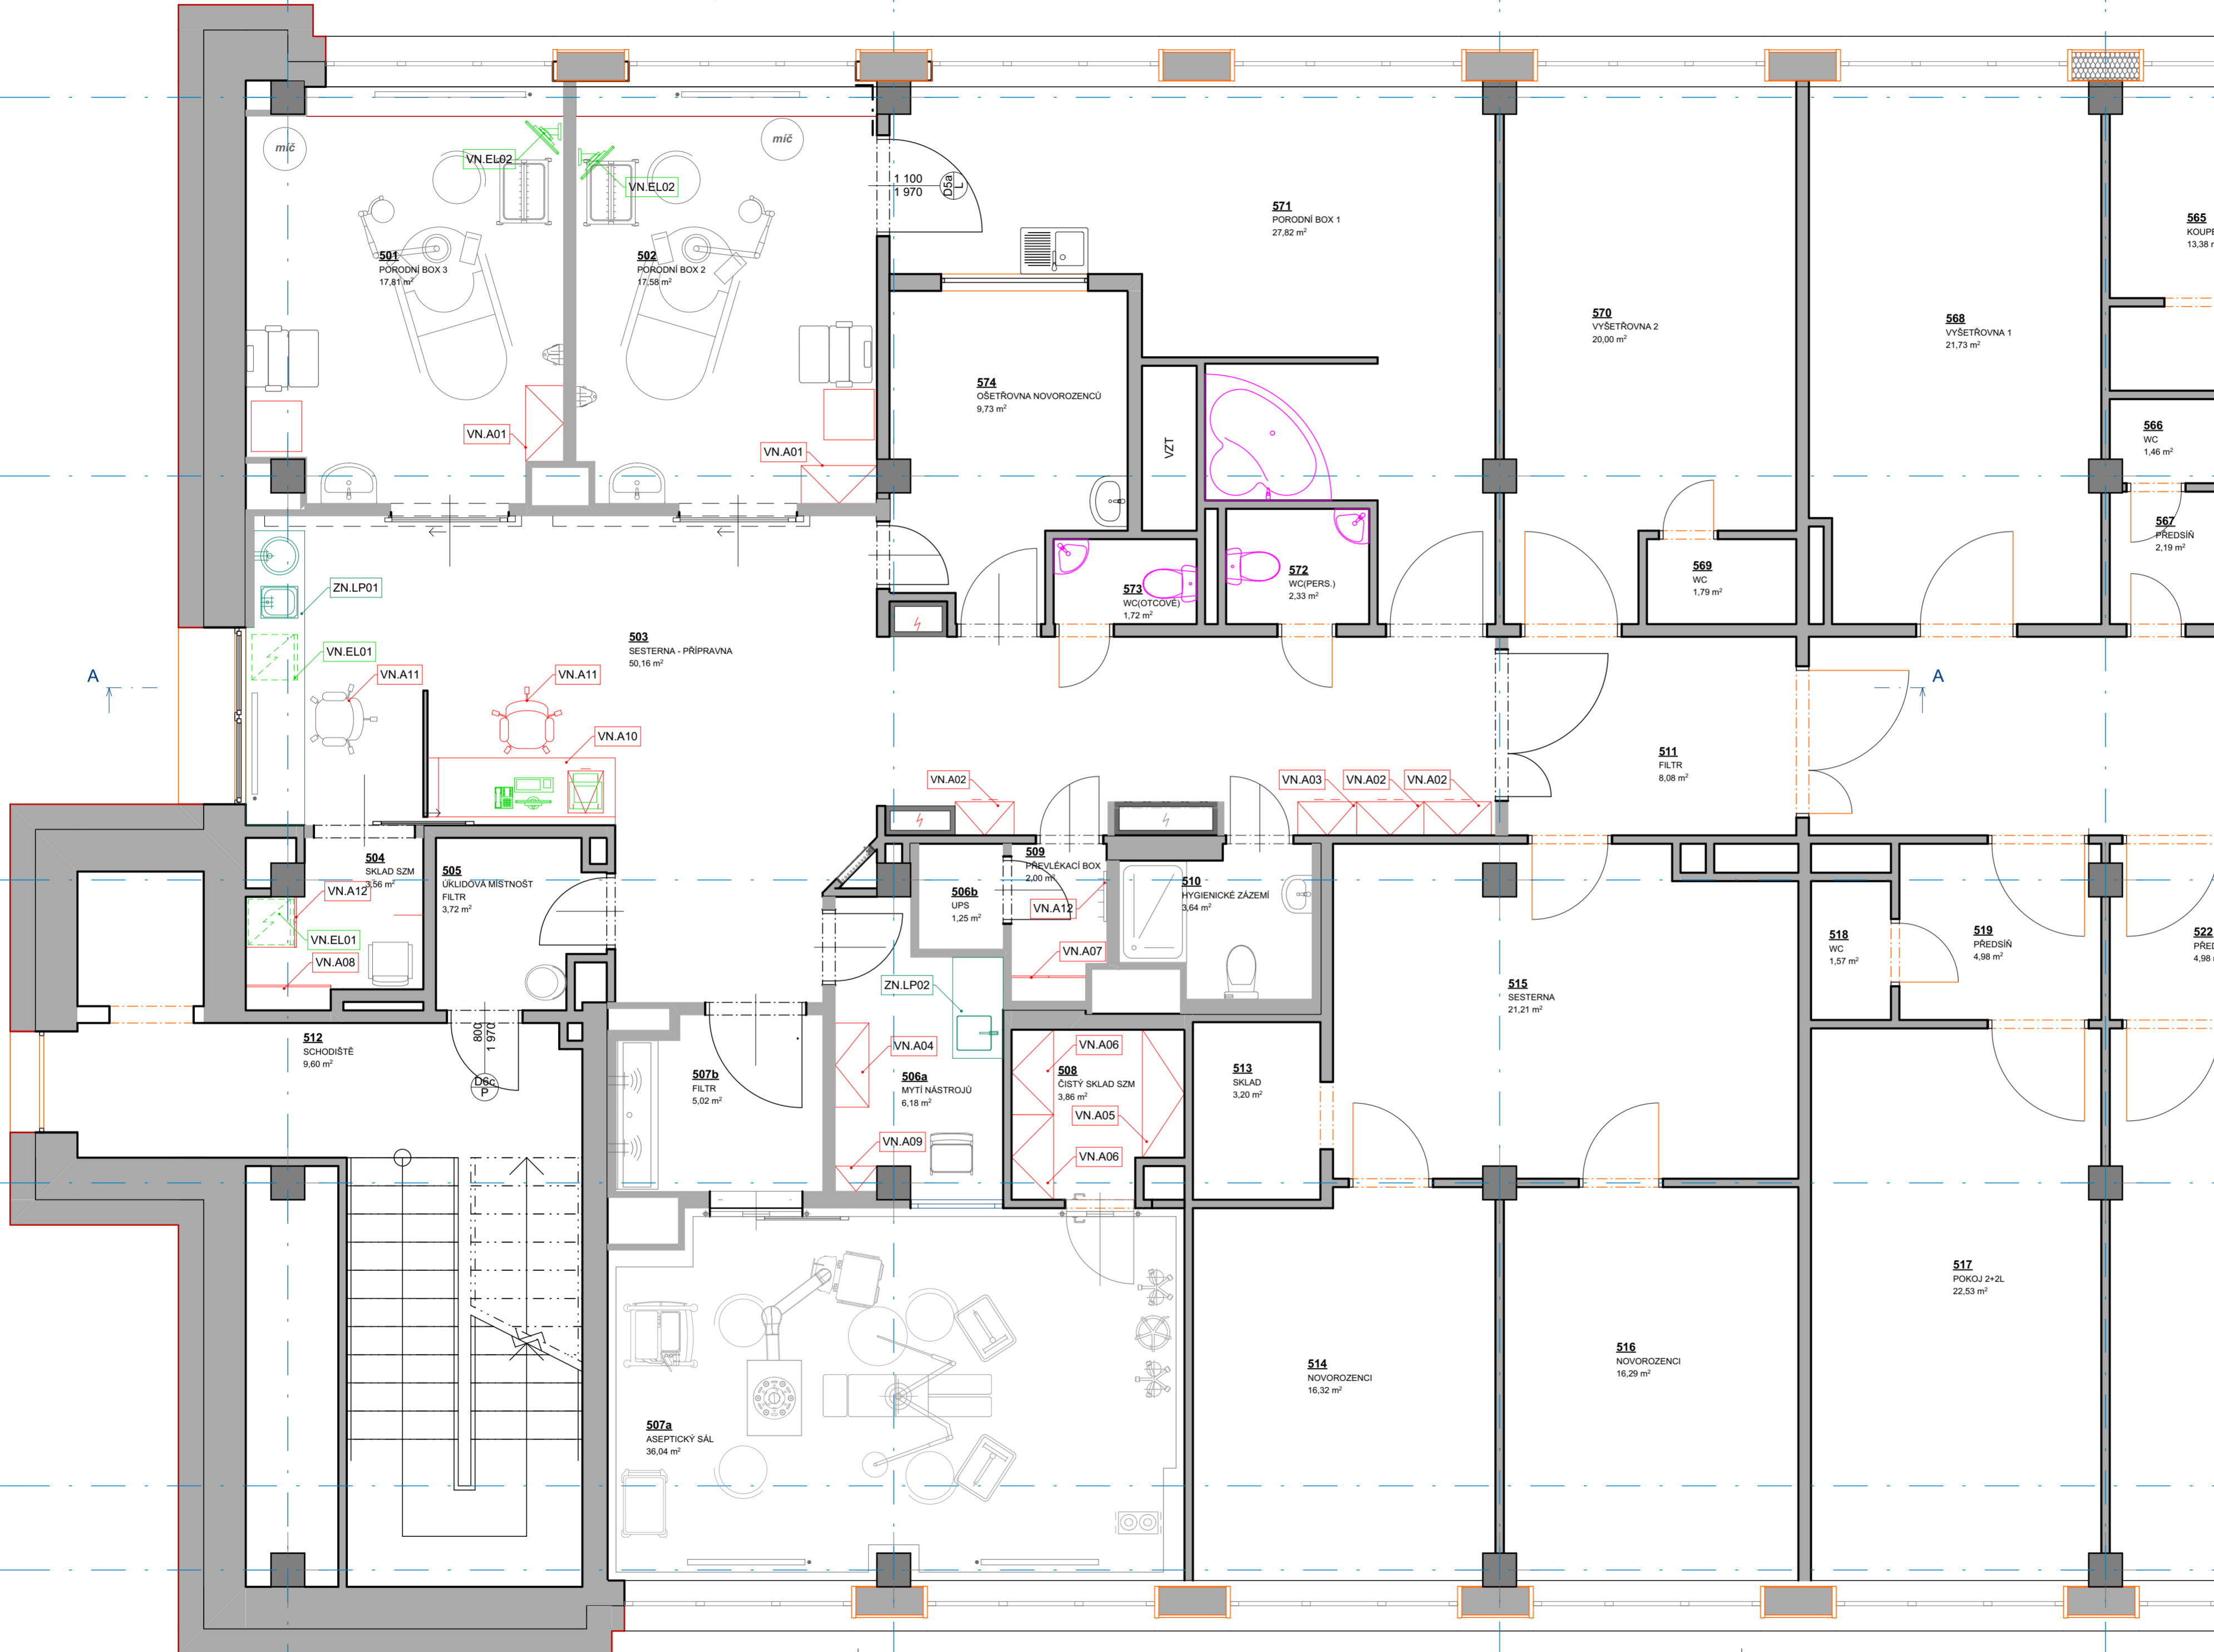

TENTO VÝKRES JE CHRÁNĚN AUTORSKÝMI PRÁVY.



Rychnov nad Kněžnou (744107)  
±0,000 = 333,0 m.n.m.

**PROJEKT / PROJECT:**  
Úprava povrchů a technologií 2 porodnic a sekčního sálu včetně zázemí (povrchy, rozvody, vzduchotechnika, klimatizace) - PD, Nemocnice Rychnov nad Kněžnou

**INVESTOR / CLIENT:**  
Královéhradecký kraj  
Přívoská náměstí 1245, 500 03 Hradec Králové, IČO: 708 89 546

**LÓDÁTEL / USER:**  
Oblastní nemocnice Náchod a.s.  
Purkyňova 446, 547 01 Náchod

**GENÉRALNÍ PROJEKTANT STAVBY / EXECUTIVE ARCHITECT:**  
**JIKA CZ**  
Dlouhá 101, Hradec Králové 500 03, T: 773 550 371, E: info@jika-cz.cz, W: www.jika-cz.cz

**AUTORIZAČNÍ RAZÍTKO / AUTHORIZATION:** \_\_\_\_\_ **PARÉ / SET:** \_\_\_\_\_

**ZODPOVĚDNÝ PROJEKTANT / RESPONSIBLE DESIGNER:**  
ING. JIŘÍ SLÁNSKÝ

**ZPRACOVAL / DRAWN BY:**  
MGR. OLEKSANDR HORBACH

**KONTROLOVAL / CHECKED BY:**  
PETR BEČIČKA

**FAZE / PHASE:**  
DPS - DOKUMENTACE PRO PŘEVODĚNÍ STAVBY

**OBJEKT / BUILDING:**  
Pavilon DIGP

**MĚŘÍTKO / SCALE:**  
1:50 **ČÍSLO PROJEKTU / PROJECT NUMBER:**  
J201910023

**NAZEV VÝKRESU / TITLE:**  
Půdorys interiérů prvků 5.NP

**INT.1** **INT.1** **INT.1**