


NÁVRH

SO 05 - I.NP

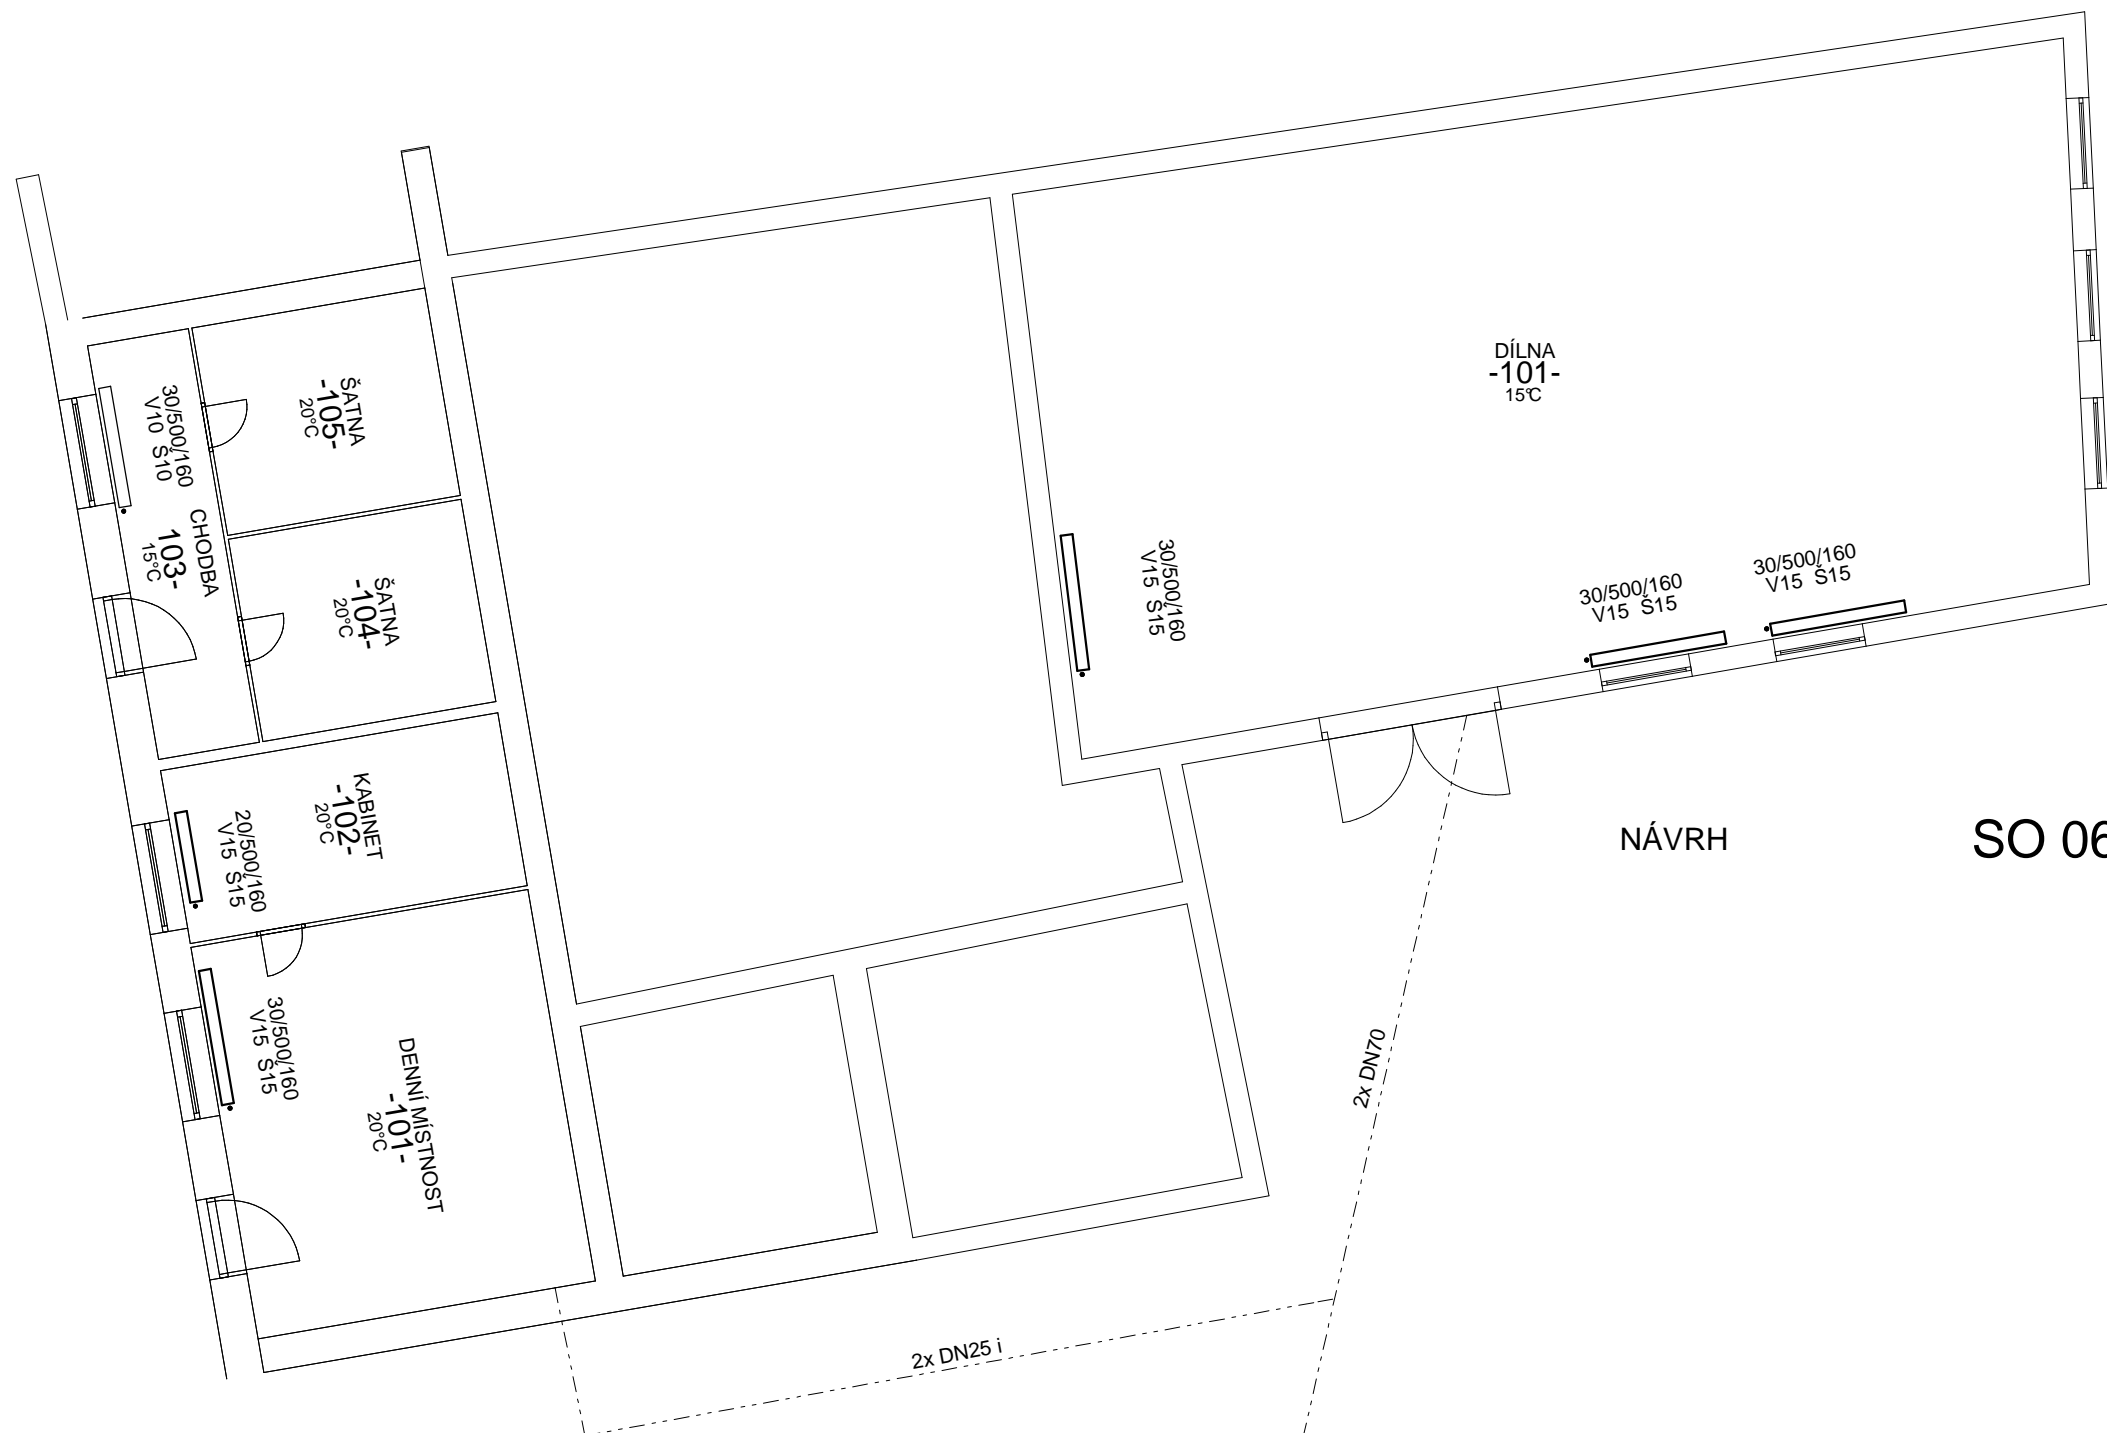

NÁVRH

SO 06 - I.NP

HLAVNÍ PROJEKTANT:	ING. LISKOVSÝ MILAN	PIS Projektservis, spol. s r.o. Semonice 81, 551 01 Jaroměř, DIČ CZ48151734	
VYPRACOVAL:	ŠTASTNÝ VLADIMÍR		
KRESLIL:	ŠTASTNÝ VLADIMÍR		
INVESTOR:	SOŠ A SOU VOLANOVSKÁ TRUTNOV, VOLANOVSKÁ 243		DATUM: 2. 2014
NÁZEV AKCE:	REKONSTRUKCE VÝMĚNÍKOVÉ STANICE V UL. VOLANOVSKÁ SOŠ A SOU, TRUTNOV, VOLANOVSKÁ 243 - VÝMĚNA TĚLES		FORMÁT: A 3
			MĚŘÍTKO: 1 : 100
			STUPEŇ PD: DPS
DÍL:	ZAŘÍZENÍ PRO VYTÁPĚNÍ		D 1.4.2
NÁZEV VÝKRESU:	Půdorysy SO-05, SO-06 - NÁVRH		ZAKÁZKA ČÍSLO: 2389
			ČÍSLO VÝKRESU: 12