

LEGENDA

PŘÍPOJNÝ BOD

KABELOVÝ PROSTUP

KABELOVÁ TRASA

VEDENÍ NN


POZNÁMKY:
- BUDE PROVEDENA DEMONTÁŽ STÁVAJÍCÍHO OSVĚTLENÍ NA CHODBĚ V MÍSTĚCH STÁVAJÍCÍHO OSVĚTLENÍ BUDE KABELOVÝ PŘÍVOD ZAKONČEN ROZVODNOU KRABICÍ, Z KTERÉ BUDE POMOCÍ NOVÉHO VEDENÍ PŘÍVOD K OSVĚTLENÍ PŘÍDELANÉ NA PODHLEDECH
- KAZETOVÉ OSVĚTLENÍ V MÍSTNOSTI 109 a 112. BUDE PŘEMÍSTĚNO Z DŮVODU ZÁSAHU DO NOVÉ VZT JEDNOTKY
- PŘIPOJENÍ REKUPERAČNÍCH JEDNOTEK Z ROZVÁDEČE RK-4 UMÍSTĚNÉHO V 2.NP NA CHODBĚ, PROSTUP Z 2.NP Z JEDNOTLIVÝCH TOALET
- KABELOVÉ VEDENÍ ZASEKANÉ VE STĚNÁCH A VEDENÉ V PODHLEDECH


VEŠKERÉ INSTALACE PROVÉST DLE ČSN 33 2130 ed.3.

OCHRANA PŘED ÚRAZEM EL. PROUDEM:
U NAPĚTOVÝCH SOUSTAV DO AC1 KV BUDE OCHRANA PŘED ÚRAZEM ELEKTRICKÝM PROUDEM ZAJIŠTĚNA UPLATNĚNÍM ODPOVÍDAJÍCÍCH OPAČENÍ DLE ČSN EN 61140 ed.2 A ČSN 33 2000-4-41 ed.2.
AC/400/230 V TN - AUTOMATICKÝM ODPOJENÍM OD ZDROJE S OCHRANNÝM UZEMNĚNÍM.
OCHRANNÝM POSPOJOVÁNÍM A PROUDOVÝMI CHRÁNICÍ

VNĚJŠÍ VLIVY
- VNITŘNÍ PROSTOR - PROSTOR NORMÁLNÍ
- MONTÁŽ V HYGIENICKÝCH MÍSTNOSTECH A V BLÍZKOSTI UMYVADEL DLE ČSN 33 2000-7-71 ed.2
- VENKOVNÍ PROTOR - AA7, AB8, AC1, AD4, AE4, AF1, AG1, AK1, AL1, AN2, AP1, AQ2, AR2, AS2, BA1, CA1, CB1- PROSTOR NEBEZPEČNÝ

SCHEMA 1.np a 2.np

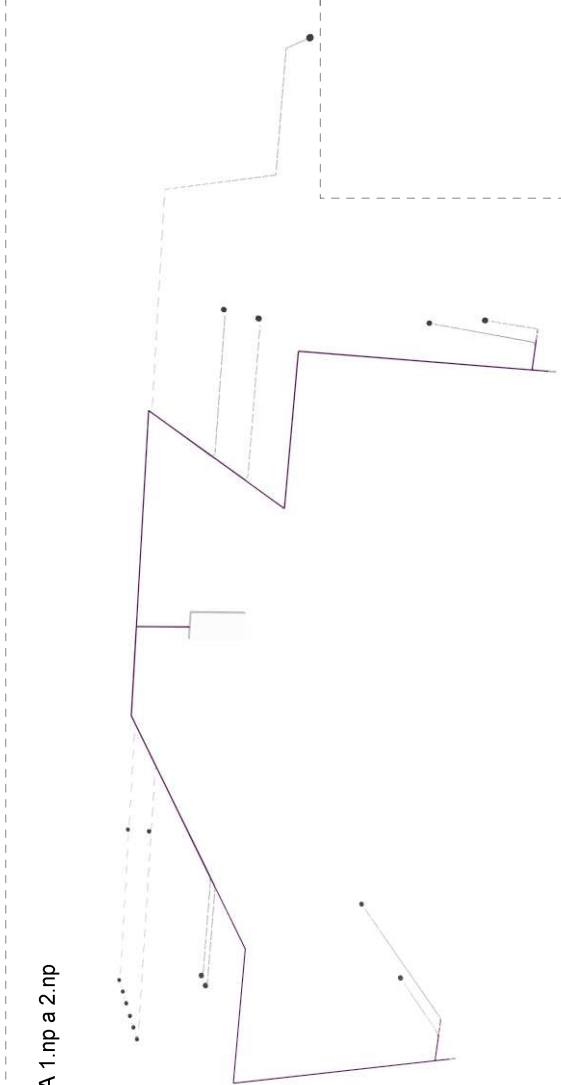
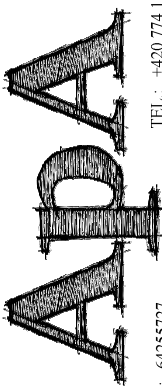
<div><div>TEL.: +420 774 138 755 DČ : CZ 64255727 e-mail: borak@apa-vanhelk.cz</div><div>OBJEDNATEL: Střední průmyslová škola, Trutnov, Školní 101</div><div>MÍSTO STAVBY: Střední průmyslová škola, Trutnov, Školní 101 v ulici Horská 59</div></div>	KRESLIL:	Ing. Hořák Lukáš	MU: TRUTNOV/ STAVEBNÍ ÚŘAD: TRUTNOV	PAPÉ Č.
	VYPRACOVAL:			
	ZODP. PROJEKTANT:	Ing. Stanislav Lejsek		
	KONTROLOVAL:			
	KRAJ: KRALOVÉHRADECKÝ			
NÁZEV: INSTALACE REKUPERACE V UČEBNÁCH SPŠ TRUTNOV	FORMÁT	A2	ČÍSLO DOKUMENTU: D 1.4 EI.01	
	DATUM	1/2020		
	STUPEŇ	DPS		
	Č. ZAKÁZKY	H25/2019		
	OBJEKT: SO01 - SPŠ TRUTNOV	ARCH. Č.		
DRUH DOKUMENTU: Elektroinstalace 1.NP	ČÁST: D 1.4 Technika prostředí stavby	KÓTY V	MĚŘÍTKO: 1:100	
	ZMĚNA:			