

LEGENDA

○

PŘÍPOJNÝ BOD


—

KABELOVÁ TRASA

—

VEDENÍ NN

SCHEMA 3 np

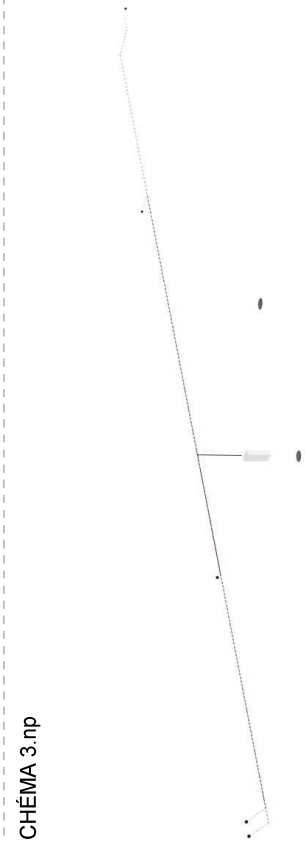


POZNÁMKY:
-PŘIPOJENÍ REKUPERAČNÍCH JEDNOTEK Z ROZVÁDĚČE RK-5 UMÍSTĚNÉHO NA CHODBĚ
-KABELOVÉ VEDENÍ ZASEKANÉ VE STĚNÁCH A VEDENÉ V PODHLEDECH

VEŠKERÉ INSTALACE PROVÉST DLE ČSN 33 2130 ed. 3.

OCHRANA PŘED ÚRAZEM EL. PROUDEM:
U NAPĚTOVÝCH SOUSTAV DO AC1 kV BUDE OCHRANA PŘED ÚRAZEM ELEKTRICKÝM PROUDEM ZAJIŠTĚNA UPLATNĚNÍM ODPOVÍDAJÍCÍCH OPATŘENÍ DLE ČSN EN 61140 ed.2 A ČSN 33 2000-4-41 ed.2.
AC/400/230 V TN - AUTOMATICKÝM ODPOJENÍM OD ZDROJE S OCHRANNÝM UZEMNĚNÍM.
OCHRANNÝM POSPOJOVÁNÍM A PROUDOVÝMI CHRÁNICI

VNĚJŠÍ VLVIVY
- VNITRNÍ PROSTOR - PROSTOR NORMÁLNÍ
- MONTÁŽ V HYGIENICKÝCH MÍSTNOSTECH A V BLÍZKOSTI UMÝVADEL DLE ČSN 33 2000-7-71 ed.2
- VENKOVNÍ PROTOR - AA7, AB8, AC1, AD4, AE4, AF1, AG1, AK1, AL1, AN2, AP1, AG2, AR2, AS2, BA1, CA1, CB1- PROSTOR NEBEZPEČNÝ

| | | | | |
|--|--|----------|------------------|---------|
| <div><div><div>IČ : 64255727</div><div>TEL: +420 774 138 755</div><div>DIČ : CZ 64255727</div><div>e-mail: horak@apa-vratislav.cz</div></div></div> | KRESLIL: | | Ing. Hořák Lukáš | |
| | VYPRACOVAL: | | | |
| | ZODP. PROJEKTANT: | | | |
| | KONTROLOVAL: | | | |
| <div><div>OBJEDNATEL: Střední průmyslová škola, Trutnov, Školní 101</div><div>MÍSTO STAVBY: Střední průmyslová škola, Trutnov, Školní 101 v ulici Horská 59</div></div> | KRAJ:KRALOVÉHRADECKÝ | | MU: TRUTNOV | |
| | STAVEBNÍ ÚŘAD: TRUTNOV | | | |
| | NÁZEV: | FORMAT | A2 | PARÉ Č. |
| | INSTALACE REKUPERACE V UČEBNÁCH SPŠ TRUTNOV | DATUM | 1/2020 | |
| STUPEŇ | | DPS | | |
| Č. ZAKÁZKY | | H25/2019 | | |
| ARCH. Č. | | | | |
| OBJEKT: S001 - SPŠ TRUTNOV | KÓTY V | | | |
| ČÁST: D 1.4 Technika prostředí stavby | ZMĚNA: | | | |
| DRUH DOKUMENTU: | MĚŘÍTKO: | 1:100 | ČÍSLO DOKUMENTU: | |
| Elektroinstalace 3.NP | | | D 1.4 EI.03 | |