


PŮDORYS II.NP - VNITŘNÍ KANALIZACE

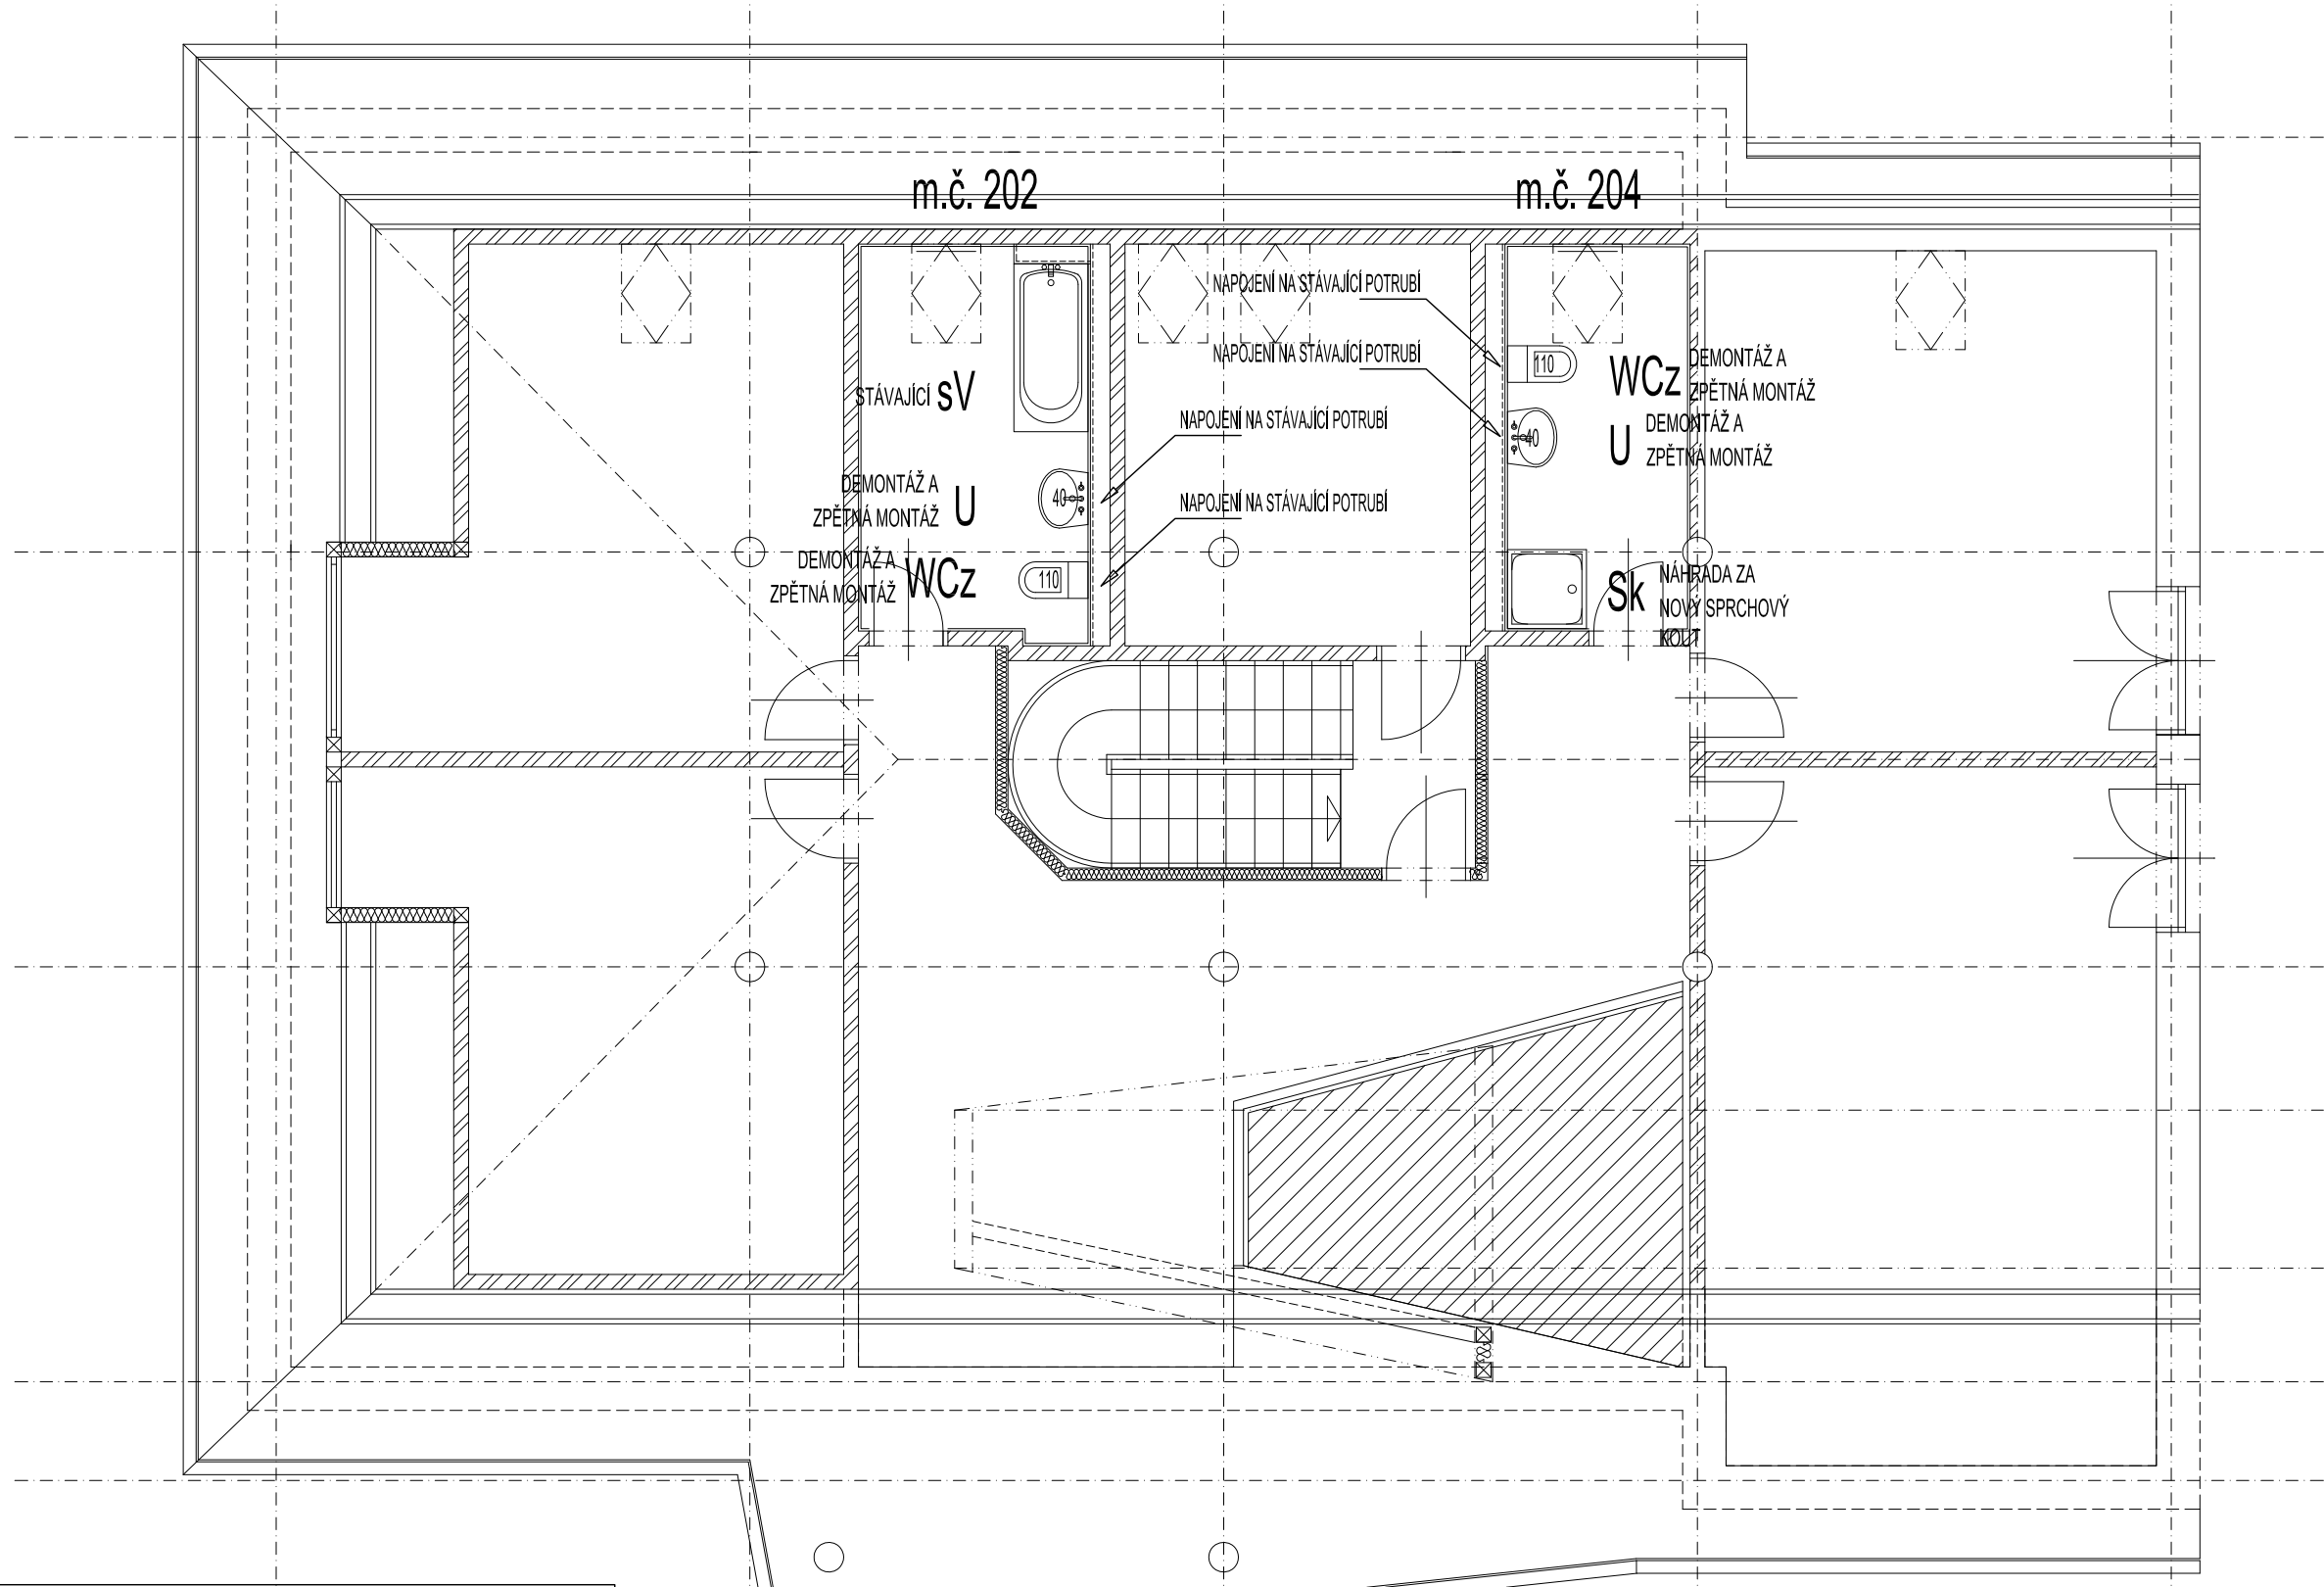

LEGENDA:

ZNAČKA	POPIS	TYP
	PŘIPOJOVACÍ POTRUBÍ KANALIZACE	HT - SYSTÉM
<p>POZNÁMKA:</p> <ul style="list-style-type: none"><li>- PŘIPOJOVACÍ A ODPADNÍ POTRUBÍ VNITŘNÍ KANALIZACE BUDE PROVEDENO Z MATERIÁLU PP HT - SYSTÉM.</li><li>- PŘIPOJOVACÍ A ODPADNÍ POTRUBÍ BUDE VEDENO V DŘÁŽKÁCH VE STĚNÁCH, UPEVNĚNO PŘÍCHYTKAMI A ZAZDĚNO.</li><li>- MONTÁŽ KANALIZAČNÍCH POTRUBÍ BUDE PROVÁDĚNA DLE MONTÁŽNÍCH PŘEDPISŮ VÝROBCE.</li><li>- VŠECHNY PROSTUPY POTRUBÍ MEZI POŽÁRNÍMI ÚSEKY BUDOU OPATŘENY PROTIPOŽÁRNÍMI MANŽETAMI PŘÍSLUŠNÉHO PROFILU.</li><li>- VÝBĚR ZAŘÍZOVACÍCH PŘEDMĚTŮ BUDE KONZULTOVÁN S INVESTOREM A ARCHITEKTEM.</li></ul>		

ZODP. PROJEKTANT :	Ing. Radko Vondra	<div></div> <div>Na Potoce 648, Hradec Králové 11 tel., fax.: 495539037, IČO:132 07 245 e-mail: pridos@gmail.cz</div>
KRESLIL:	T. Balažovič	
INVESTOR :	Královéhradecký kraj, Pivovarské nám. 1245, HK	
MÍSTO :	k.ú. Rychnov nad Kněžnou	
ODDÍL :	D.1.4. TECHNIKA PROSTŘEDÍ STAVEB	
AKCE : Stavební úpravy domácnosti pro specifickou cílovou skupinu - osoby s PAS, Rychnov nad Kněžnou		DATUM : 09/2020
		STUPEŇ : DPS
		MĚŘÍTKO : 1:75
PŮDORYS II.NP - VNITŘNÍ KANALIZACE		03