



PŮDORYS II.NP - VNITŘNÍ VODOVOD

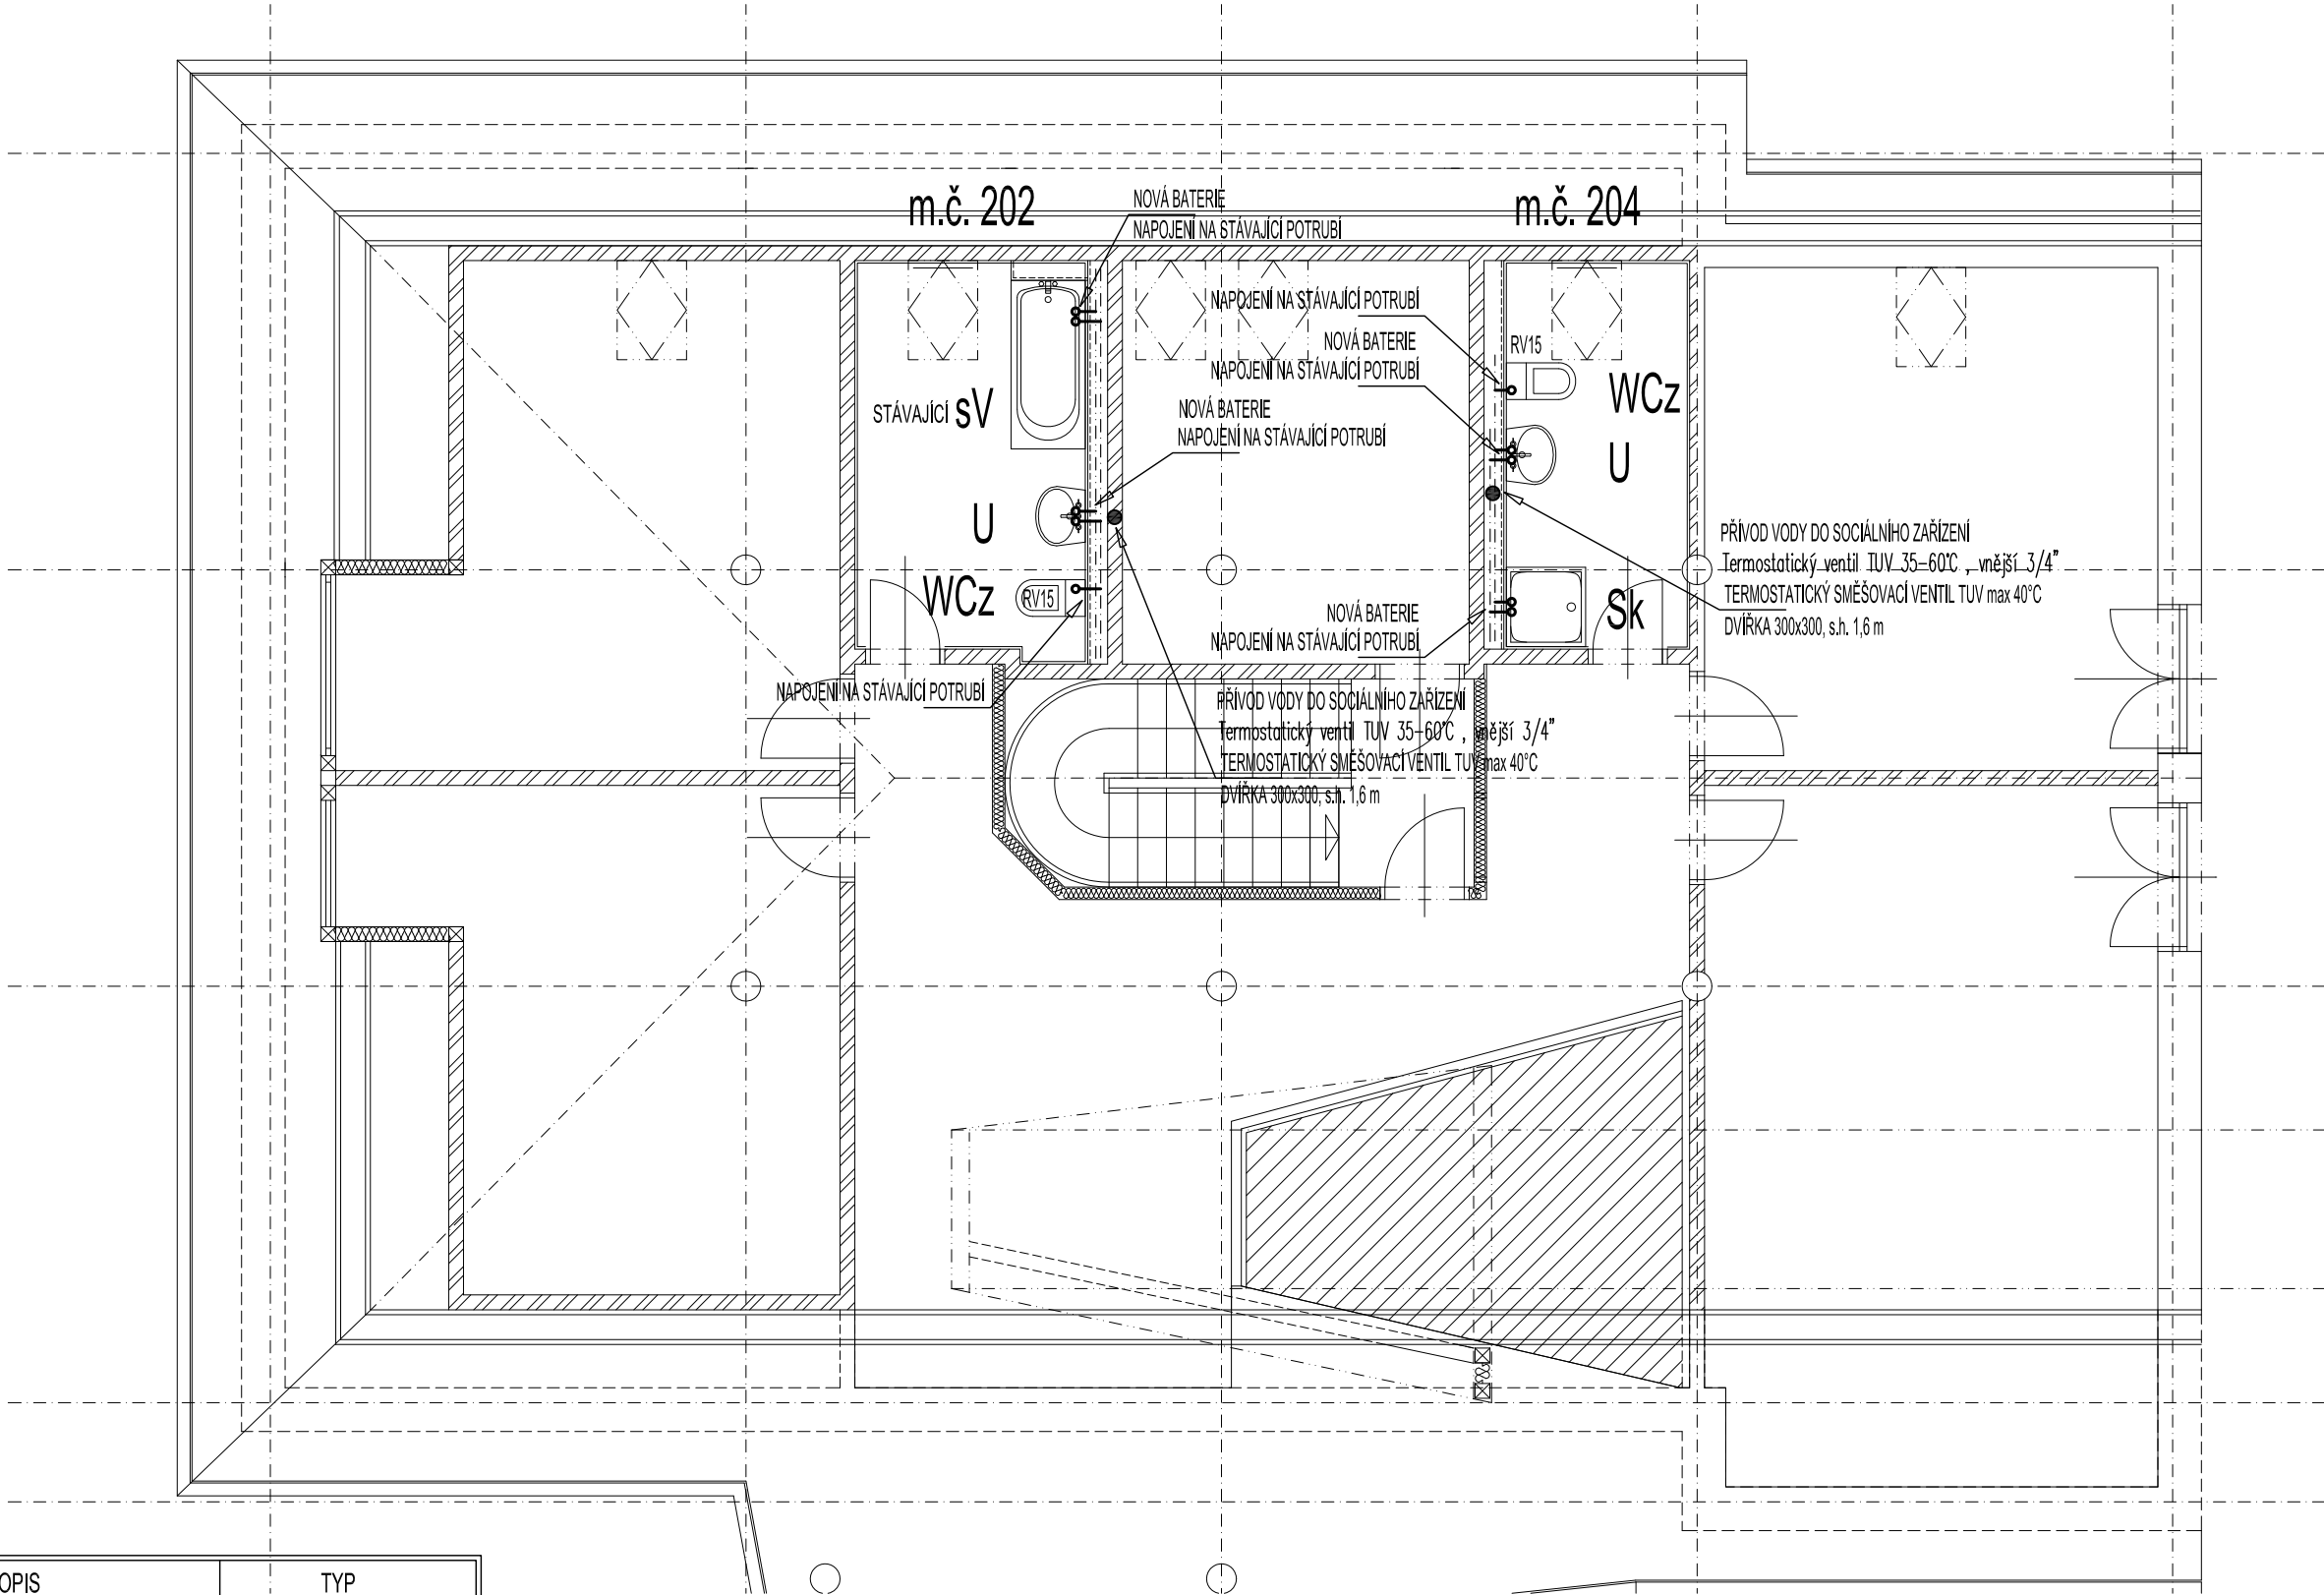

LEGENDA:

ZNAČKA	POPIS	TYP
— · — · —	POTRUBÍ STUDENÉ VODY	PPr PN 16
— · — · — · —	POTRUBÍ TEPLÉ VODY	PPr PN 16
POZNÁMKA: - VEŠKERÉ POTRUBÍ STUDENÉ A TEPLÉ VODY BUDE PROVEDENO Z POTRUBÍ PPr PN 16. - PŘIPOJOVACÍ POTRUBÍ BUDE VEDENO V DRÁŽKÁCH VE STĚNÁCH, UPEVNĚNO PŘÍCHYTKAMI A ZAZDĚNO. - VŠECHNY ROZVODY TEPLÉ VODY BUDOU OPATŘENY TEPELNOU IZOLACÍ Z PĚNĚNÉHO PE, TLOUŠŤKY IZOLACE DLE DN - VIZ. TECHNICKÁ ZPRÁVA. - VŠECHNY ROZVODY STUDENÉ VODY BUDOU OPATŘENY IZOLACÍ Z PĚNĚNÉHO PE - TL. 10 mm. - MONTÁŽ VODOVODNÍCH POTRUBÍ BUDE PROVÁDĚNA DLE MONTÁŽNÍCH PŘEDPISŮ VÝROBCŮ POTRUBÍ. - VŠECHNY PROSTUPY VODOVODNÍCH POTRUBÍ MEZI POŽÁRNÍMI ÚSEKY BUDOU OPATŘENY PROTIPOŽÁRNÍMI MANŽETAMI.		

ZODP. PROJEKTANT :	Ing. Radko Vondra	<div> pridos Na Potoce 648, Hradec Králové 11 tel., fax.: 495539037, IČO:132 07 245 e-mail: pridos@mail.cz</div>
KRESLIL:	T. Balážovič	
INVESTOR :	Královéhradecký kraj, Pivovarské nám. 1245, HK	
MÍSTO :	k.ú. Rychnov nad Kněžnou	
ODDÍL :	D.1.4. TECHNIKA PROSTŘEDÍ STAVEB	
AKCE : Stavební úpravy domácnosti pro specifickou cílovou skupinu - osoby s PAS, Rychnov nad Kněžnou		DATUM : 09/2020
		STUPEŇ : DPS
		MĚŘÍTKO : 1:75
PŮDORYS II.NP - VNITŘNÍ VODOVOD		05