


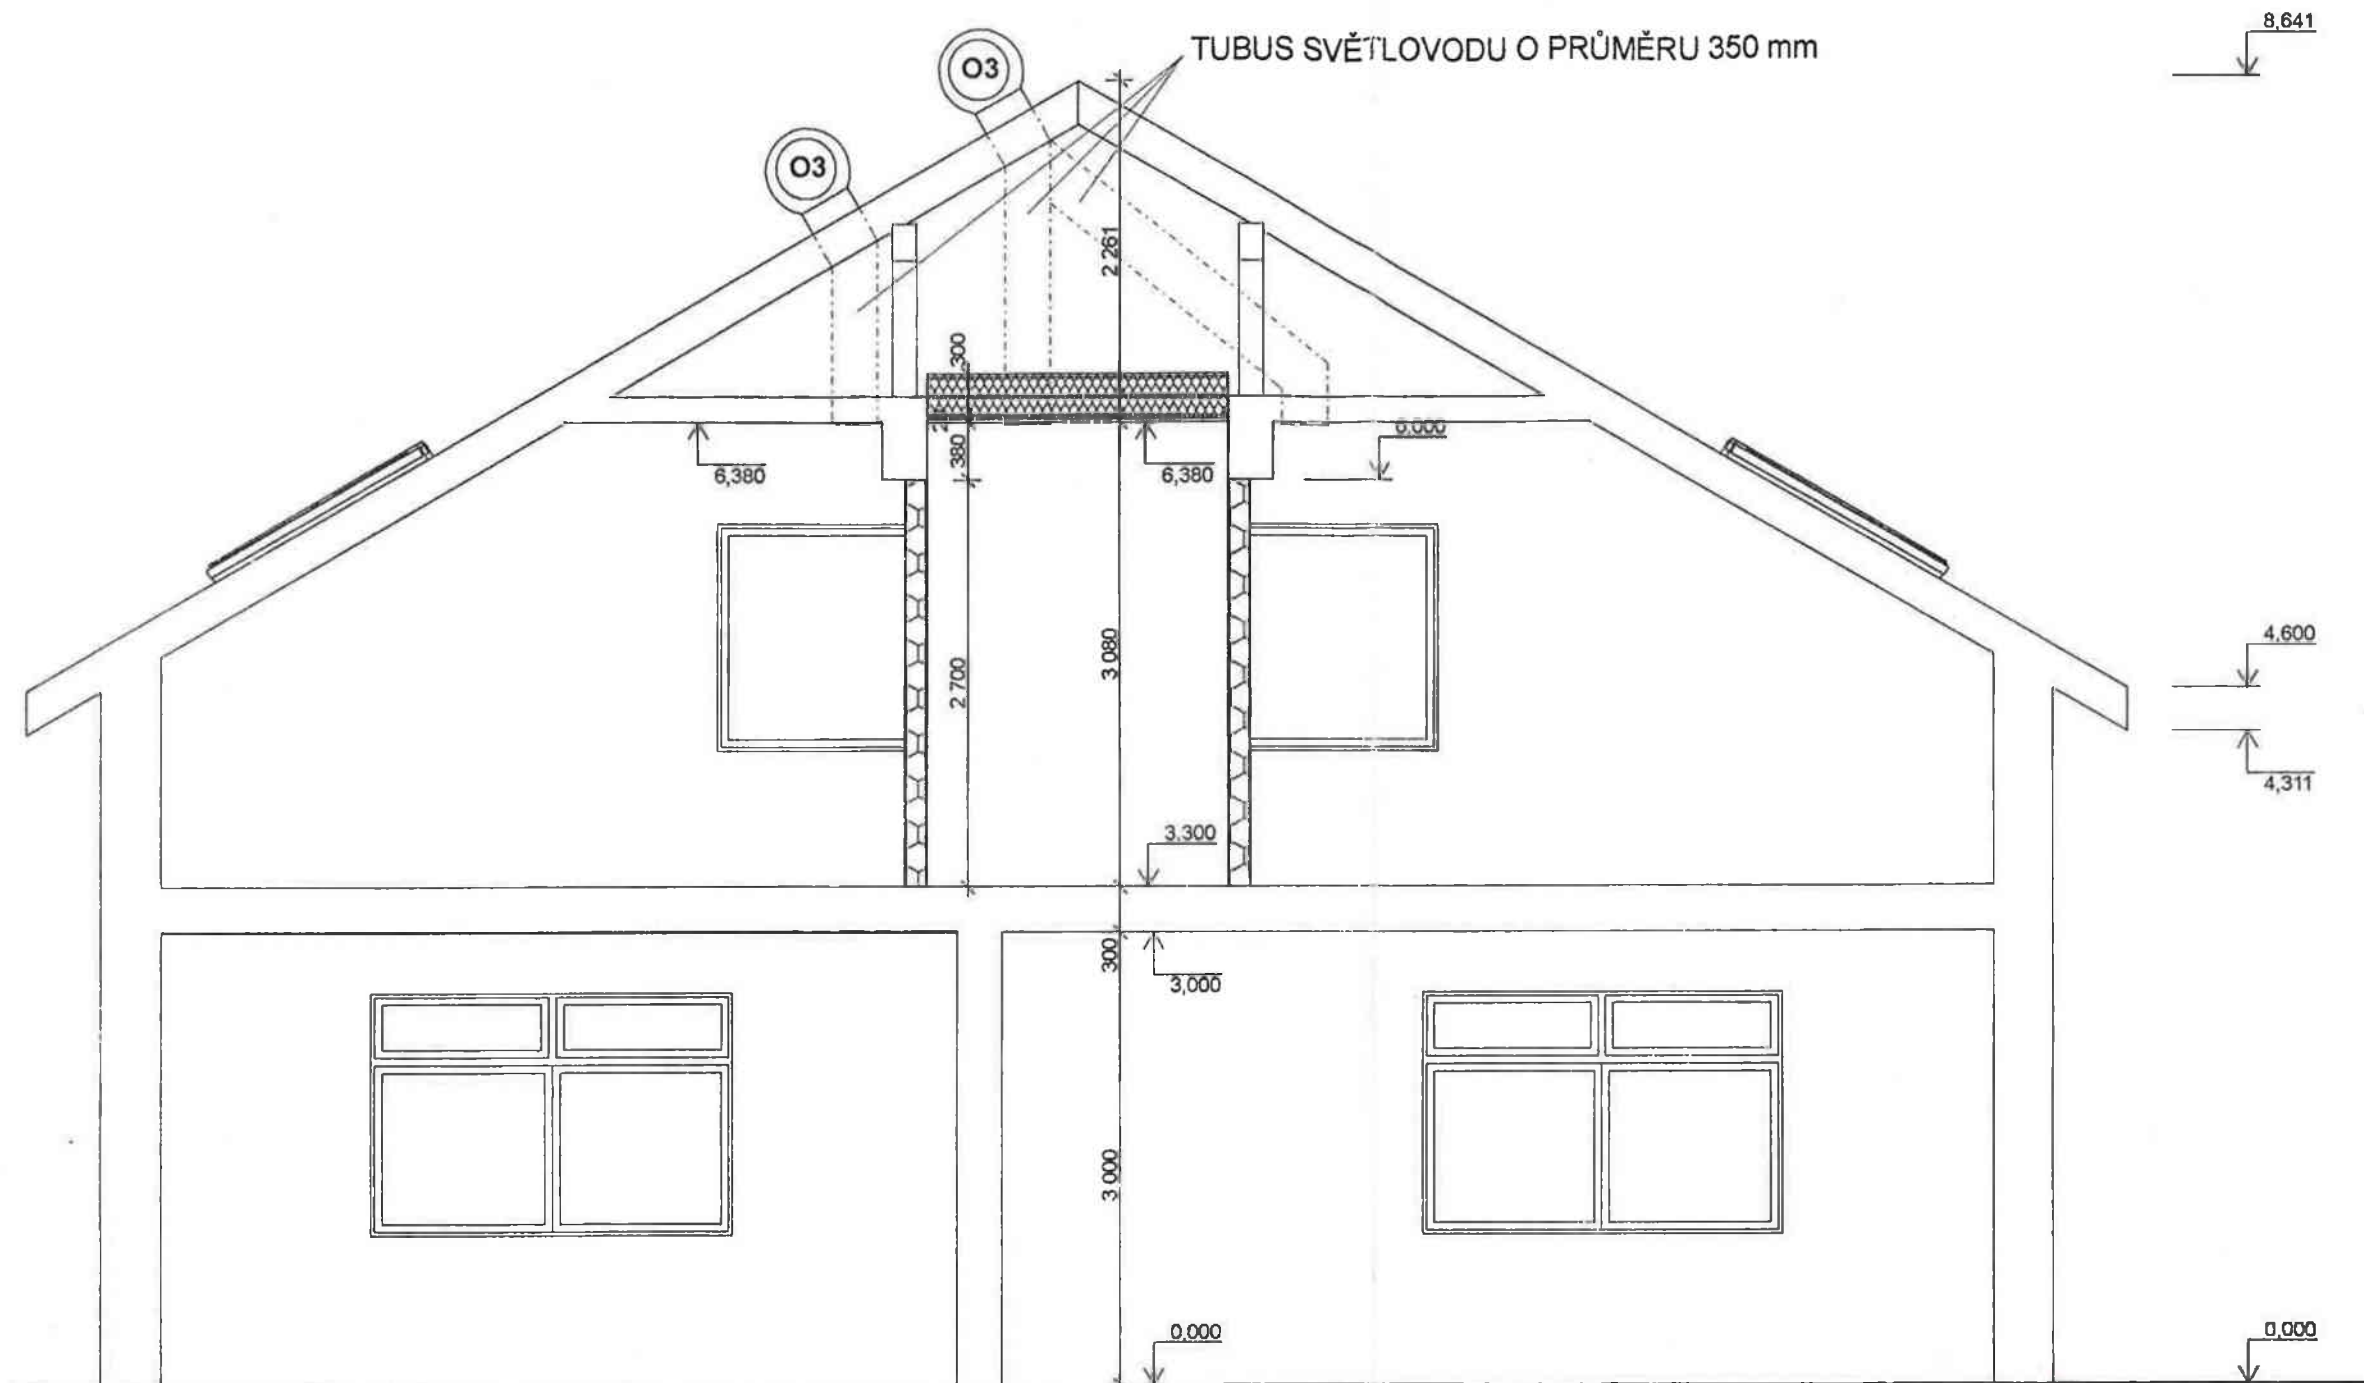

LEGENDA :



STÁVAJÍCÍ KONSTRUKCE



SÁDROKARTONOVÁ PŘÍČKA KNAUF
W 112, TLOUŠŤKA 150 mm



SÁDROKARTONÝ PODHLED KNAUF
G 112, TLOUŠŤKA 320 mm

O3

SVĚTLOVOD VELUX S PEVNÝM TUBUSEM
TLR 014, PRŮMĚR 350 mm, ČTVERCOVÝ
RÁM S TVRZENÝM SKLEM SE SAMOČISTÍCÍ
ÚPRAVOU - 3 ks
SVĚTLOVODY OSADIT DO STŘECHY VE
DVORNÍ ČÁSTI A DIFUZÉRY OSADIT DO
CHODBY A Z KANCELÁŘI

PROJEKT PRO " STAVEBNÍ POVOLENÍ "

Zodpovědný projektant :	Vypracoval :	Ing. Zdeněk Vašák Stary Mateřov 66, 530 02 Pardubice provozovna : Družby 340, 530 09 Pardubice IČ : 123 38 834 tel. : + 420 777 092 200 e-mail : zdenek.vasak@seznam.cz
Ing. Zdeněk Vašák	Ing. Zdeněk Vašák	
Okres : Rychnov nad Kněžnou	M.Ú. : Rychnov nad Kněžnou	Datum : srpen 2011 Měřítko : 1 : 50 Číslo zakázky : 19711
Investor : SÚS Královéhradeckého kraje, Kutnohorská 59, Hradec Králové	Akce : ÚPRAVY ADMINISTRATIVNÍ BUDOVY na stp.č.2461/48 v k.ú. Rychnov n. K.	
Stavební část : ŘEZ A-A - NOVÝ STAV		Číslo výkresu : FA - 05

PŮDORYS 2.NP

Návrh 2 klimatizačních multisplit systémů ve 2.NP admin. budovy v Rychnově n Kněžnou

