


Nástavba operačních sálů a sterilizace na dvorním traktu laboratoří Městské nemocnice a.s. Dvůr Králové nad Labem

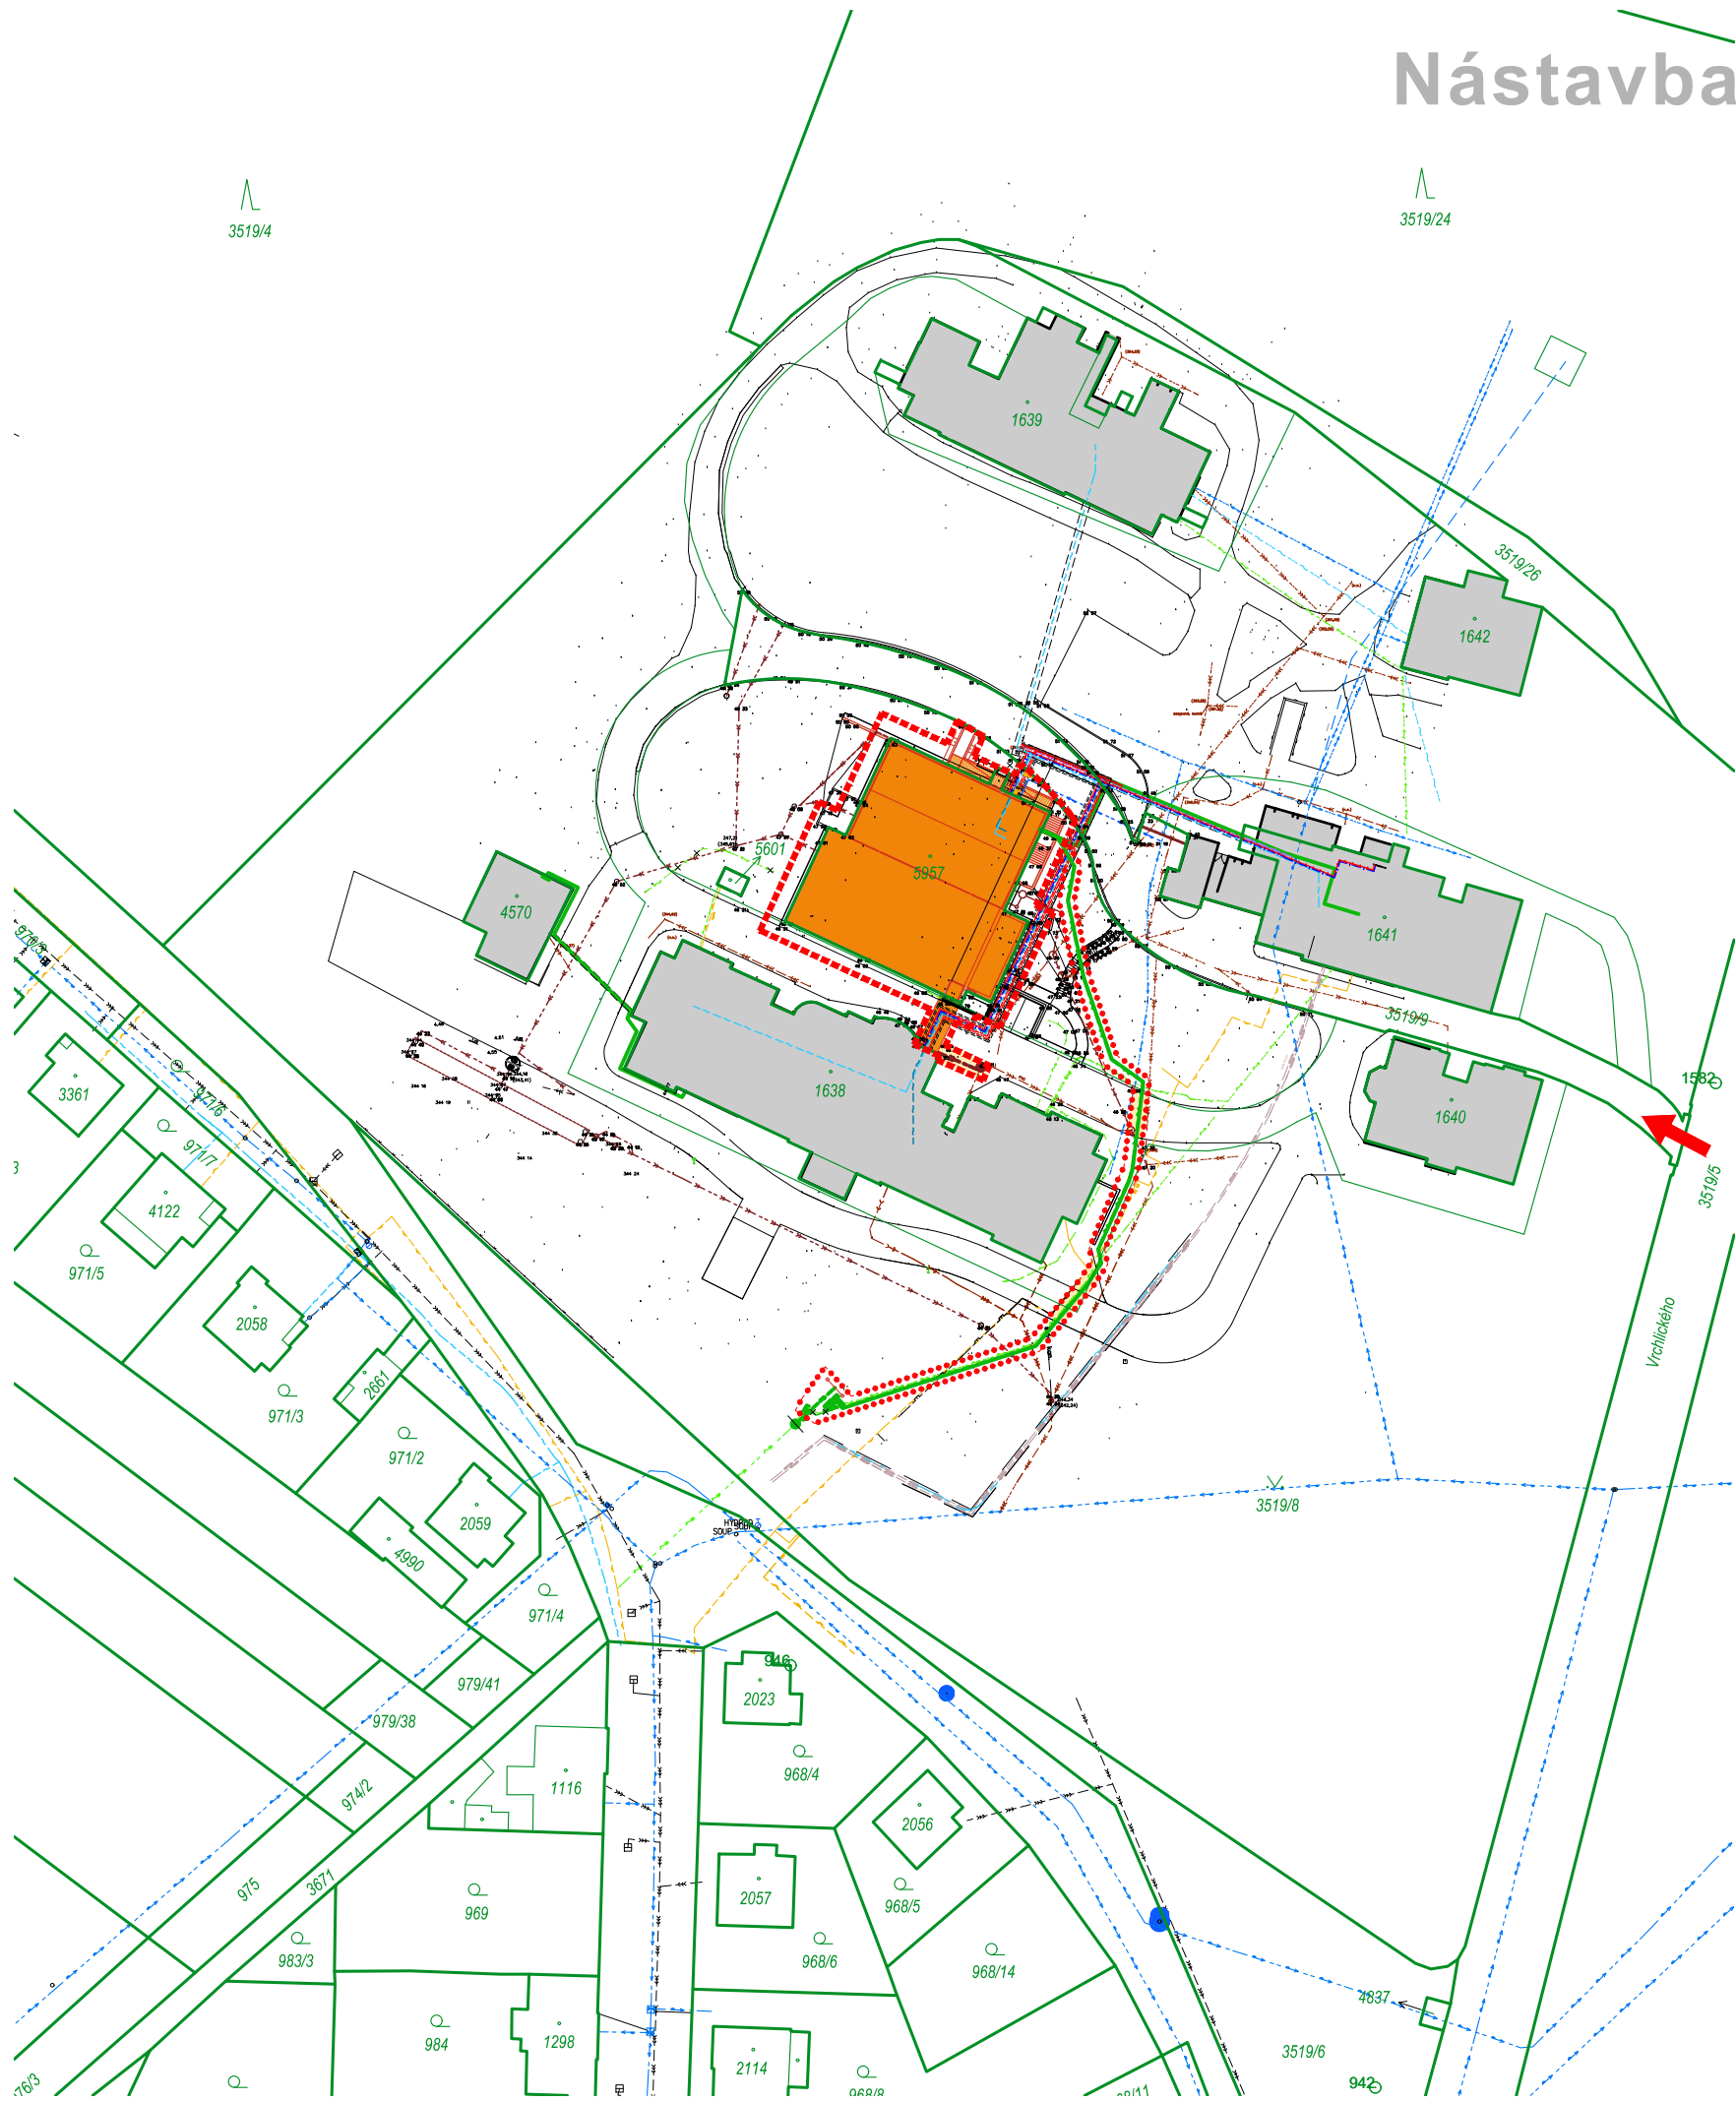

LEGENDA

- hranice řešeného území - trvalá / dočasná
- řešený objekt
- navržené objekty - na úrovni terénu
- navržené objekty - pod úrovní terénu
- stávající konstrukce / areálové objekty

STÁVAJÍCÍ SÍTĚ (jsou znázorněny tenčí)

- kanalizace jednotná
- kanalizace - splašková
- kanalizace dešťová
- vodovod
- voda teplá
- voda teplá - cirkulace
- plynovod - NTL
- el. vedení - kabel NN
- el. vedení - kabel VN
- optický kabel
- telefonní kabel
- kabel VO
- kyslíkovod
- teplovod - přívod
- teplovod - zpětné
- horkovod
- zrušené trasy sítí

NÁVRŽENÉ SÍTĚ (jsou znázorněny silně)

- kanalizace dešťová
- el. vedení - kabel VN
- el. vedení - kabel NN

AKTUALIZACE DOKUMENTACE 2020			± 0,000 = 347,70 mn.m. Bpvp	
VEDOUcí PROJEKTU: ING. ARCH. TEREZA JIRÁSKOVÁ		HLAVNÍ INŽENÝR PROJEKTU: ING. JIŘÍ HÁJEK		ATELIER H1 & ATELIER HÁJEK s.r.o. JIŽNÍ 870, 500 03 HRADEC KRÁLOVÉ IČO: 64792374, DIČ: CZ 64792374 tel, fax: +420 495546539, e-mail: h1h@hsc.cz
ZODPOVĚDNÝ PROJEKTANT		VYPRACOVAL	KONTROLOVAL	
STAVEBNÍ ČÁST: ING. JIŘÍ HÁJEK	PROFESE:			
INVESTOR: Královéhradecký kraj, Pivovarské náměstí 1245, 500 03 Hradec Králové		Ing. arch. T. JIRÁSKOVÁ JIŘÍ HÁJEK		ČÍSLO ZAKÁZKY 41-H-2016
Nástavba operačních sálů a sterilizace na dvorním traktu laboratoří Městské nemocnice a.s. Dvůr Králové nad Labem		SITUACE - ŠIRŠÍ VZTAHY		DATUM 02.2021
				DRUH PROJEKTU: PROJEKT DPS
				TYP PROFESE: STAVEBNÍ ČÁST
				MĚŘÍTKO: 1:1000
				PŘÍLOHA: C1