


PŮDORYS:

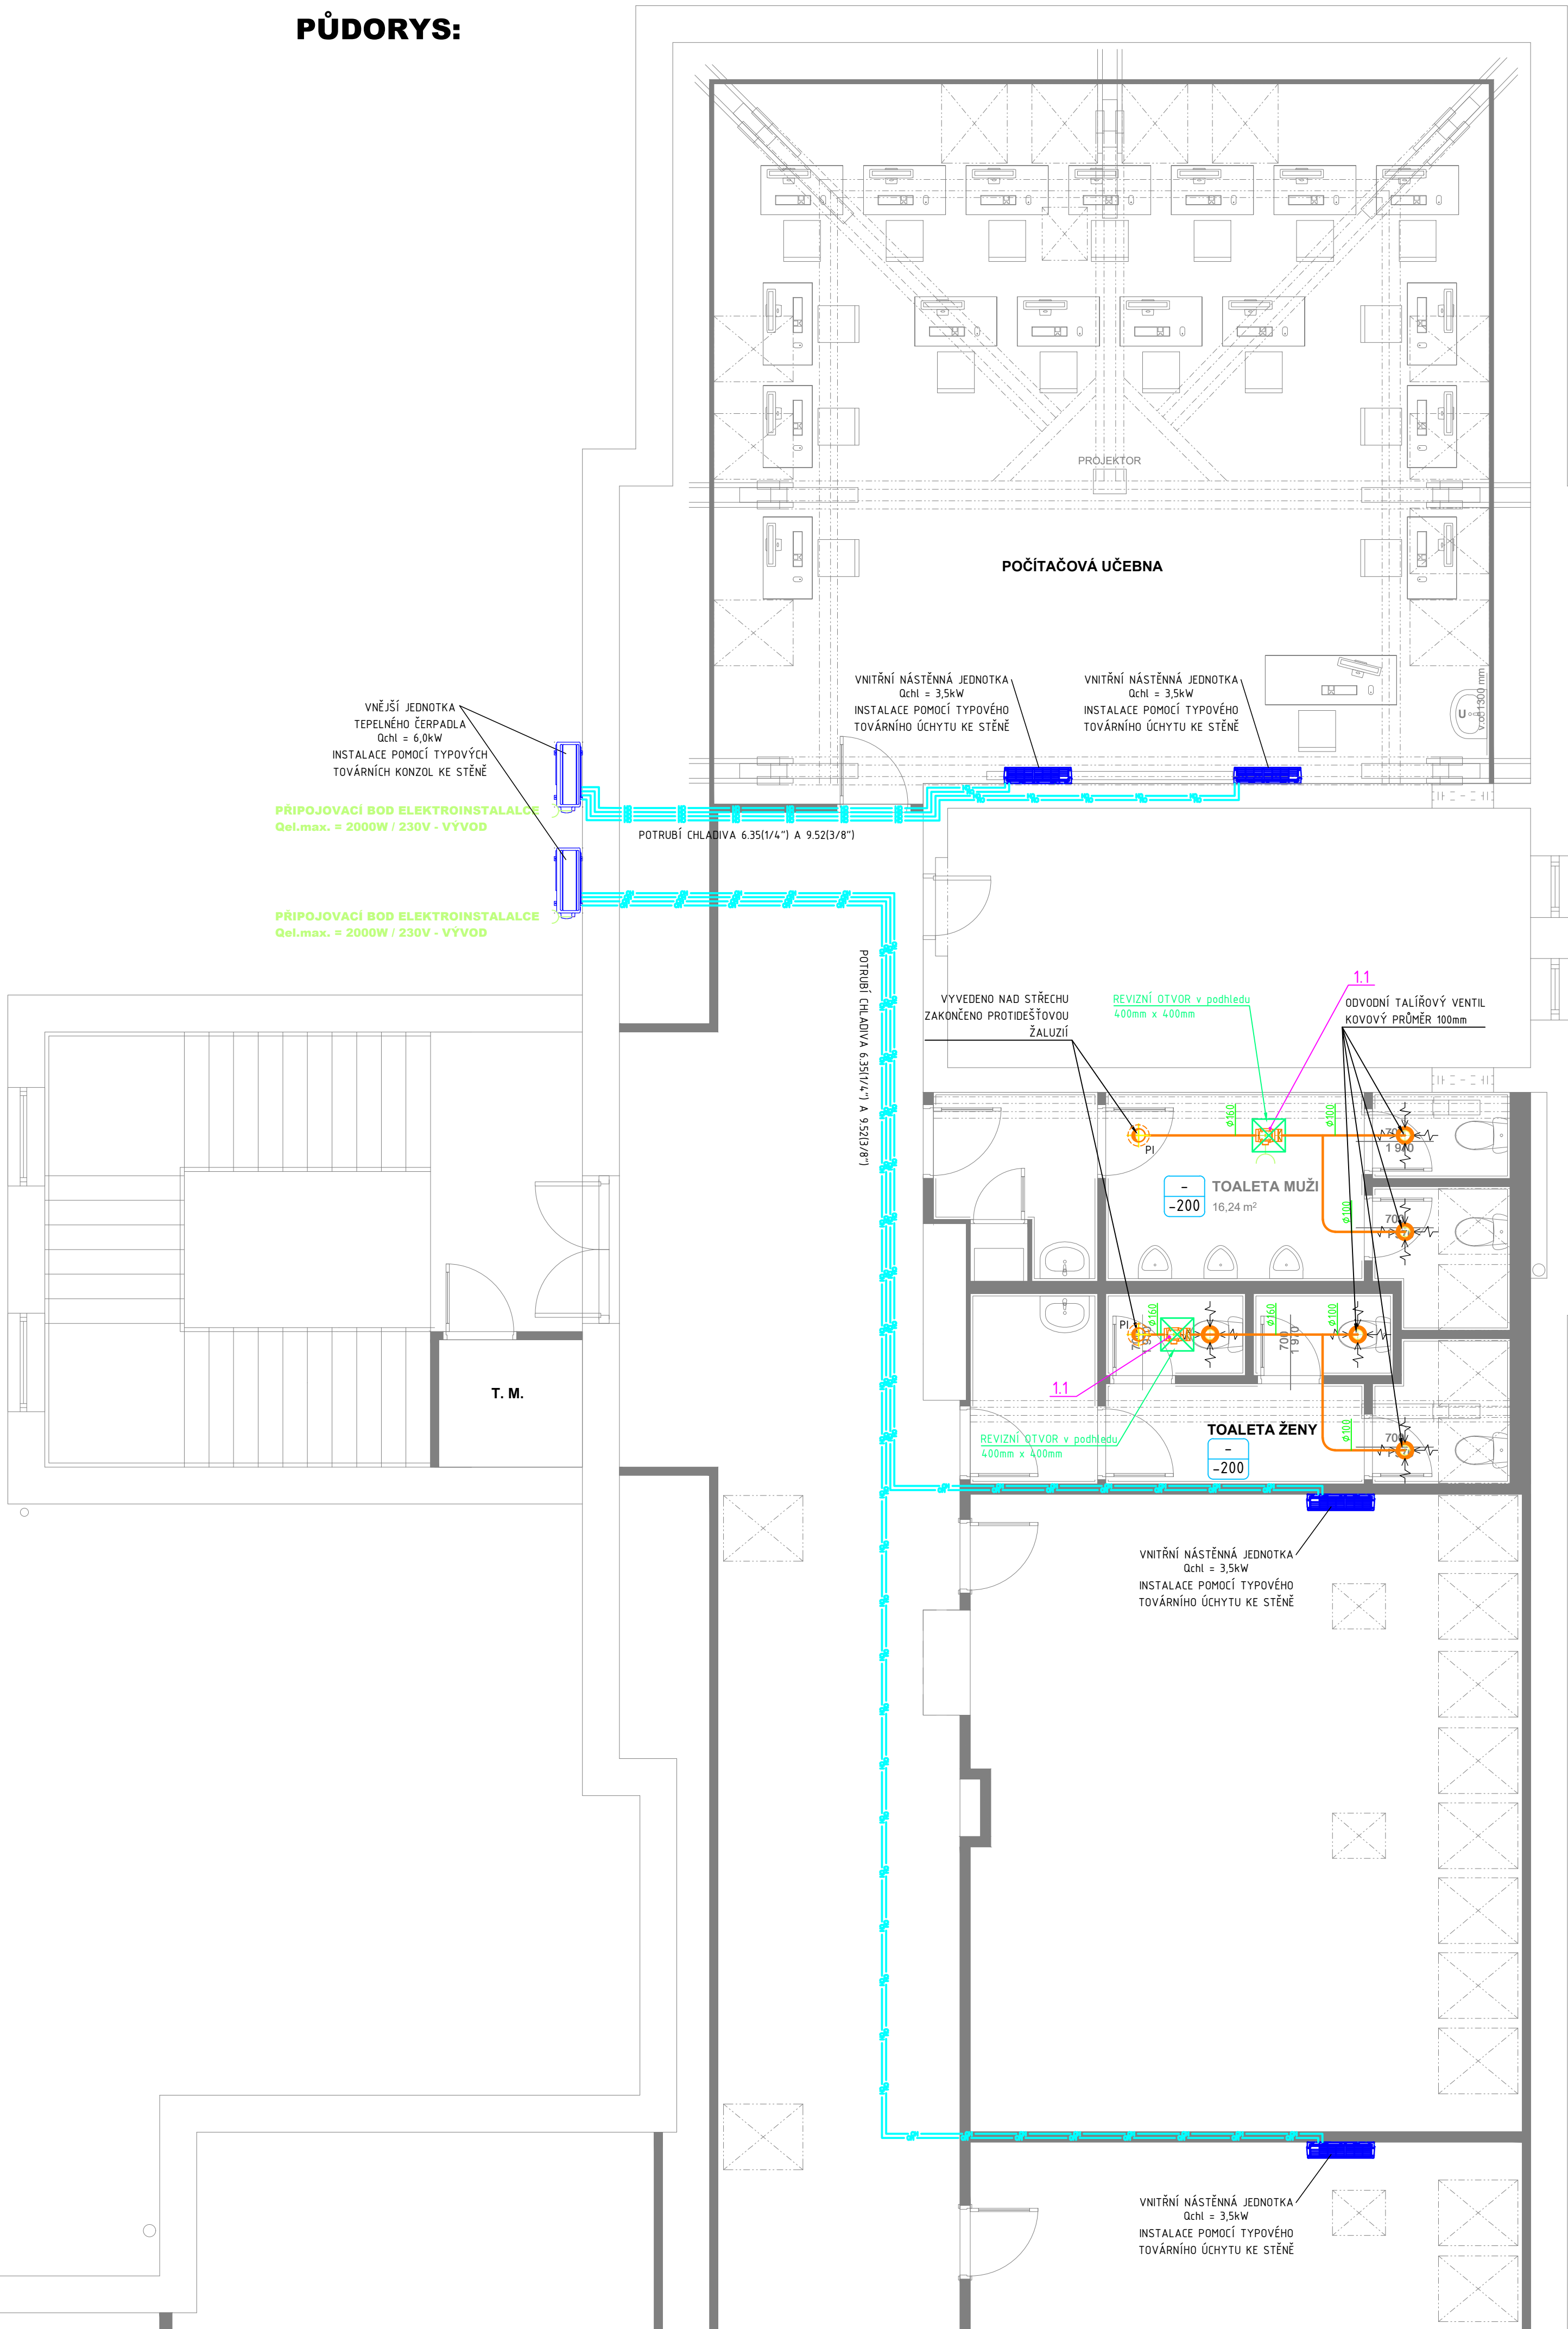

LEGENDA VZT

- ✱ Přívod/odtah vzduchu (m3/h)
ø160 Dimenze potrubí (mm)

ZAŘÍZENÍ

- DIAGONÁLNÍ VENTILÁTOR S MONTÁŽÍ DO KRUHOVÉHO POTRUBÍ
KOVOVÝ TALÍŘOVÝ VENTIL ODVODNÍ


POTRUBÍ

 
- VZT_ODTAH HYGIENICKÉ ZÁZEMÍ
CH_POTRUBÍ CHLADIVA

IZOLACE

- VZT_IZ_tepelná a požární 40 mm

SCHÉMA ZAPOJENÍ CHLADÍCIHO SYSTÉMU:

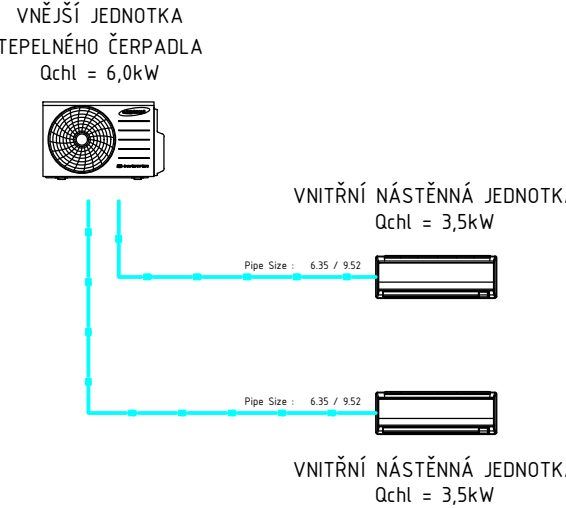

ZODPOVĚDNÝ POJEKTANT:		VYPRACOVAL:	KONTROLOVAL:	<div><div>TZB ONDŘEJ ZIKÁN</div><div>PROJEKTANT V OBORU TZB</div><div>E. ondrejzikan@seznam.cz</div><div>T. 608 816 937</div></div>	
STAVEBNÍ ČÁST:	PROFESE:	Ondřej Zikán	Ing. Jan Vosáhlo		
Ing. Radek Říčař	Ondřej Zikán				
					
INVESTOR: Lepařovo gymnázium, Jčm, Bratškova 30			Čís. ZAKÁZKY: 489-2020		DATUM: 07/2021
NÁZEV: POČÍTAČOVÁ UČEBNA A HYGIENICKÉ ZAŘÍZENÍ budovy lepařova gymnázia			STUPEŇ PD: DSP		
			FORMÁT A4: 6A4		MĚŘÍTKO: 1:50
			PRÍLOHA:		Č. PARE:
ČÁST: D.1.4.VZT + CH - ZAŘÍZENÍ PRO VĚTRÁNÍ A OCHLAZOVÁNÍ STAVBY			02		
OBSAH: Výkresová část					