


PŮDORYS 1.NP - STÁVAJÍCÍ STAV:

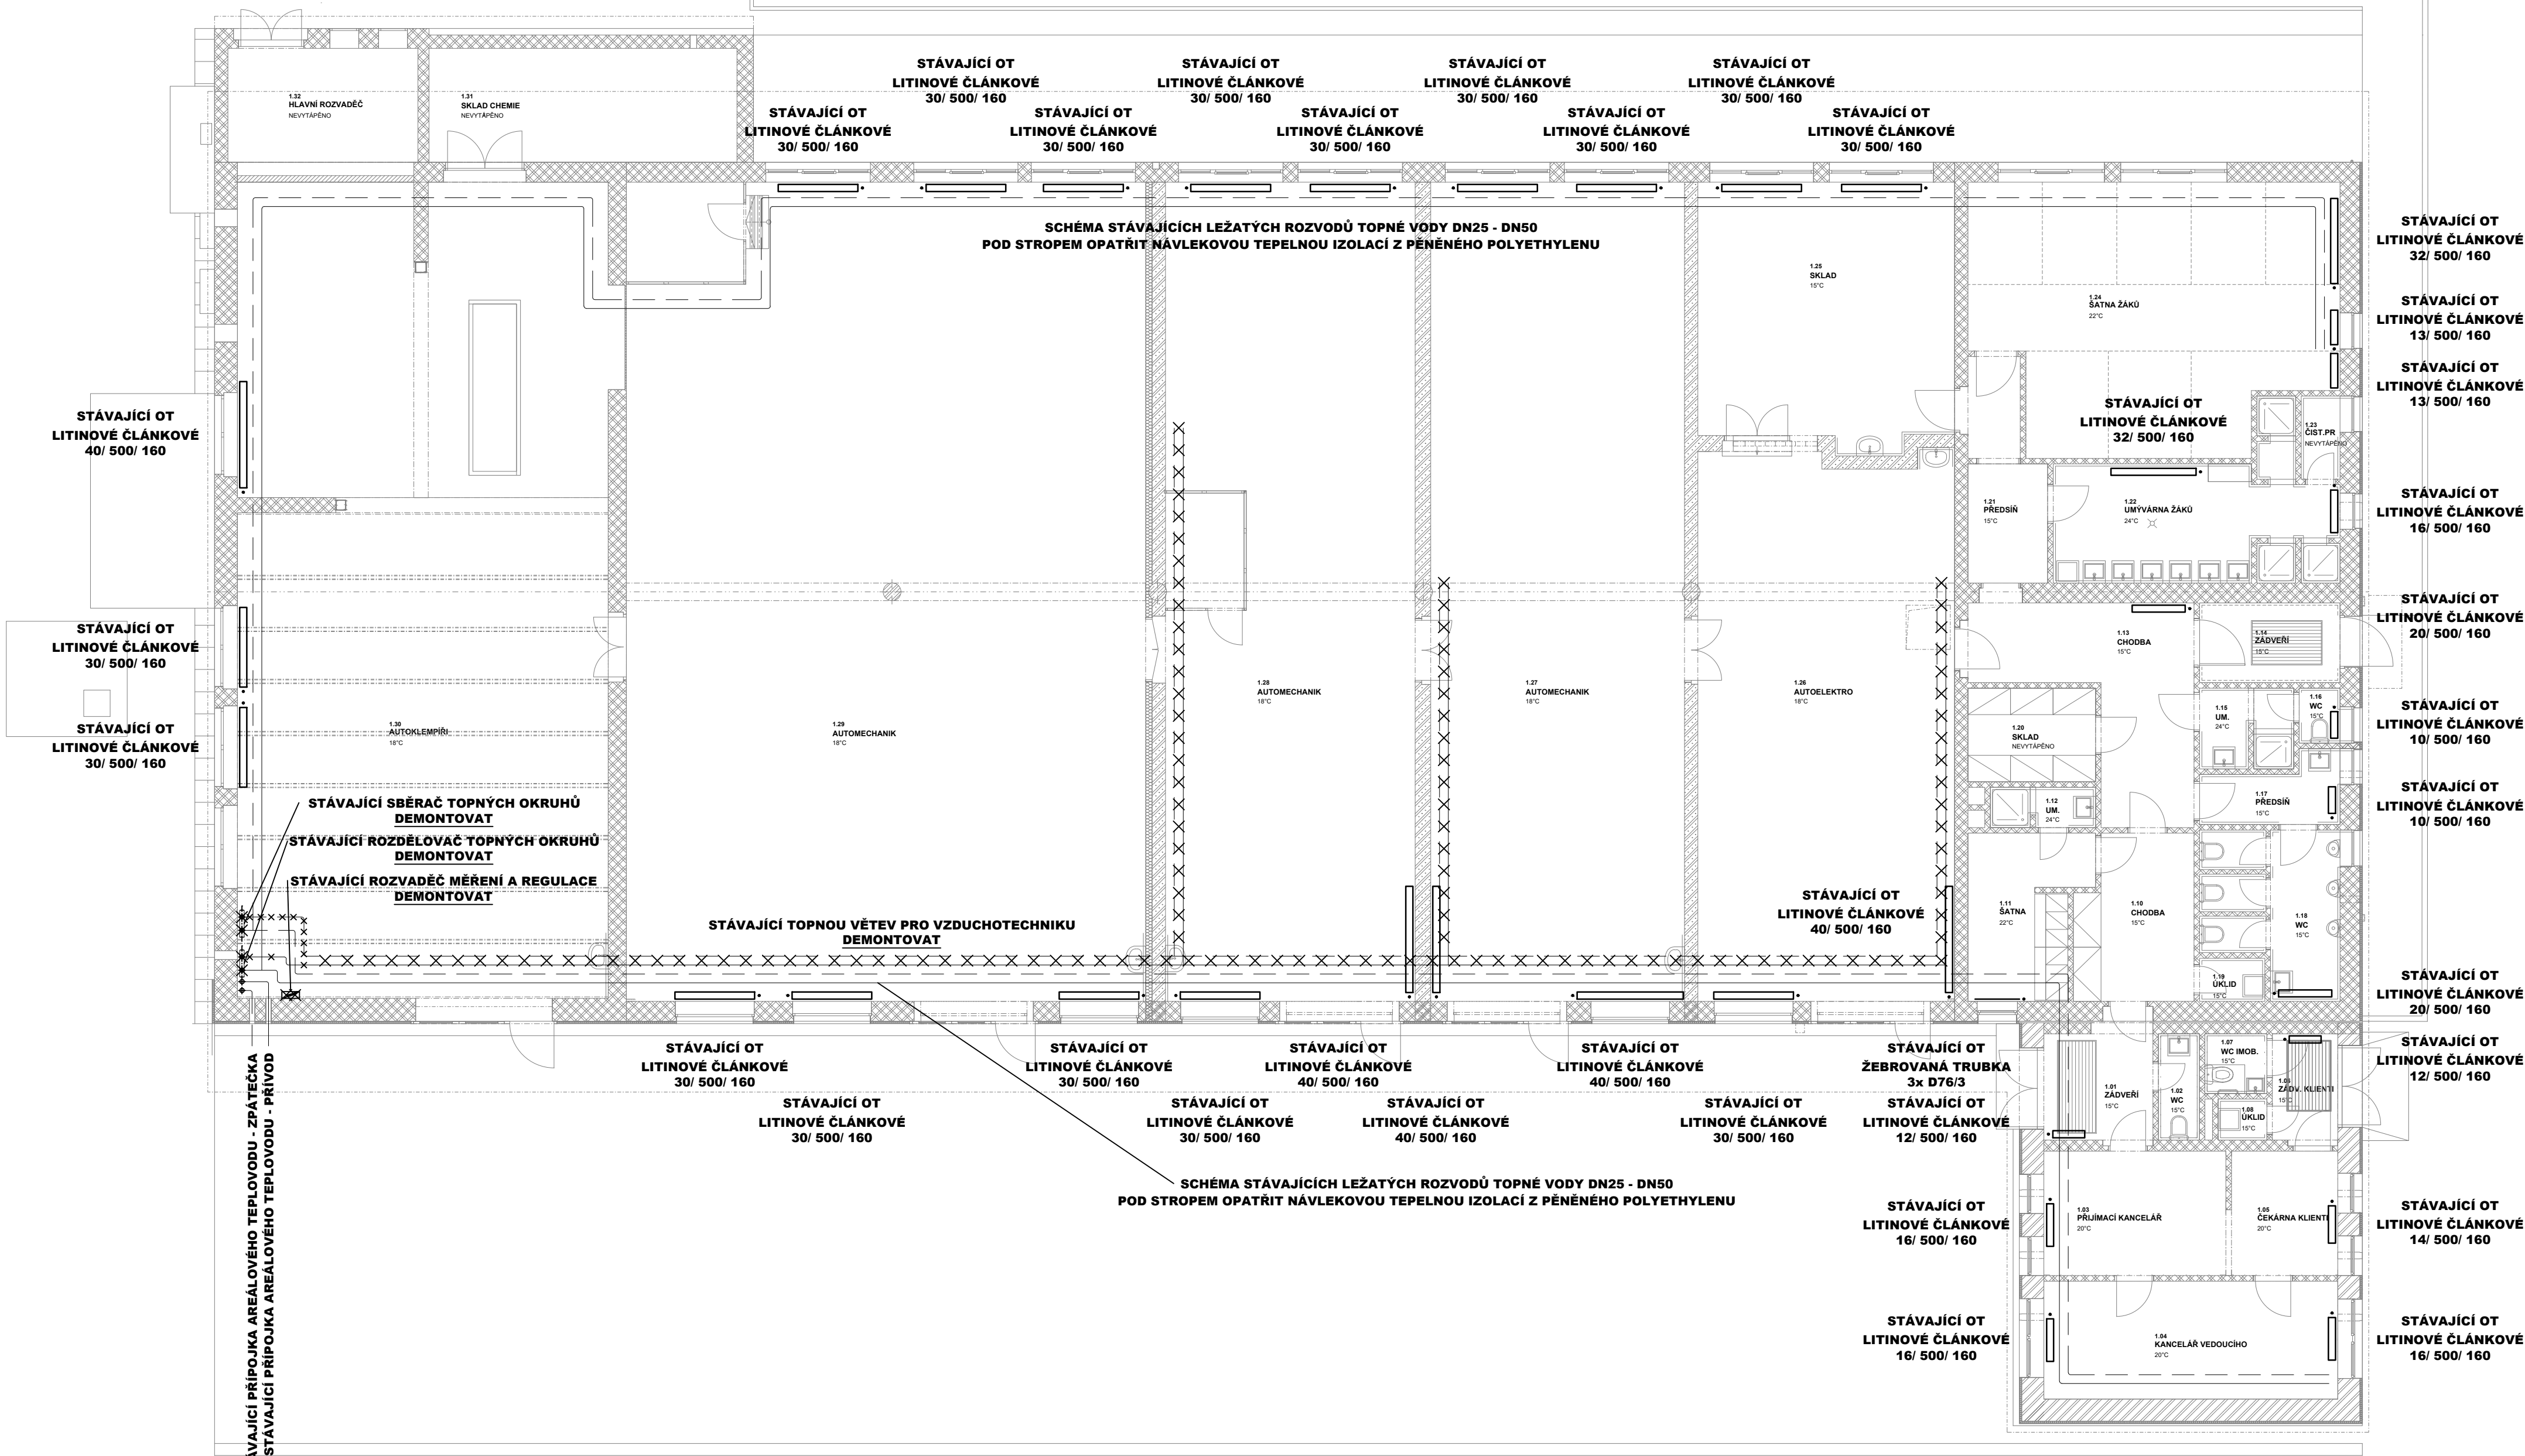

LEGENDA:

| ZNAČKA | POPIS | TYP |
|--------|---|--------------------------------------|
| — | STÁVAJÍCÍ POTRUBÍ TOPNÉ VODY - přívod | potrubi ocelové spojované svařováním |
| — | STÁVAJÍCÍ POTRUBÍ TOPNÉ VODY - zpátečka | potrubi ocelové spojované svařováním |
| × × × | DEMONTOVANÉ POTRUBÍ TOPNÉ VODY - přívod | potrubi ocelové spojované svařováním |
| × × × | DEMONTOVANÉ POTRUBÍ TOPNÉ VODY - zpátečka | potrubi ocelové spojované svařováním |
| — | NAVRŽENÉ POTRUBÍ TOPNÉ VODY - přívod | potrubi ocelové spojované svařováním |
| — | NAVRŽENÉ POTRUBÍ TOPNÉ VODY - zpátečka | potrubi ocelové spojované svařováním |

LEGENDA OTOPNÉ PLOCHY:

| ZNAČKA | POPIS |
|--------|---|
| ● | STÁVAJÍCÍ LITINOVÉ ČLÁNKOVÉ TĚLESO |
| — | STÁVAJÍCÍ TRUBKOVÉ TĚLESO |
| TPV | TERMOSTATICKÝ VENTIL PRO OTOPNÁ TĚLESA 1/2" PŘÍMÝ PRO SAMOTIŽNÉ A JEDNOTRUBKOVÉ SOUSTAVY |
| PŠ | UZAVÍRACÍ A REGULAČNÍ ŠROUBENÍ PRO OTOPNÁ TĚLESA 1/2" PŘÍMÉ S VYPOUŠTĚNÍM |
| TH1 | TERMOSTATICKÁ HLAVICE OTOPNÝCH TĚLES SE ZAJIŠTĚNÍM PROTI ZCIZENÍ POMOCÍ BEZPEČNOSTNÍHO KROUŽKU S REGULAČNÍM ROZSAHEM 6 °C - 28 °C |

HLAVNÍ PROJEKTANT:

Energy Benefit Centre a.s.
Křenova 438/3, 162 00 Praha 6
tel: +420 270 003 300
e-mail: kontakt@energy-benefit.cz
internet: www.energy-benefit.cz

ZPRACOVATEL ČÁSTI:

HONNEM spol. s r.o.
Opodno 31, 440 01 Loupy
tel: +420 774 841 229
e-mail: hon@honnem.cz
internet: www.honnem.cz

Vypracoval: Ondřej Zikán
Zodp. projektant: Ondřej Zikán

PROJEKT:

Snižení energetické náročnosti budovy - SOŠ a SOU Vocolova, Vážní 1098, Hradec Králové

Vážní č.p. 1098, 500 03 Hradec Králové

STAVEBNÍK:

Královéhradecký kraj
Pivovarské náměstí 1245, 500 03 Hradec Králové

Část, PROFESE:

VYTÁPĚNÍ STAVBY

PŮDORYS 1.NP - STÁVAJÍCÍ STAV

Zakázkové číslo: 0418122
Datum: 07/2019

Část: D.1.4a
Stupeň: DPS
Změna: 00

Č.výkr.: D.1.4a.02
Formát: 8xA4
Měřítko: 1:100

razítko a podpis