
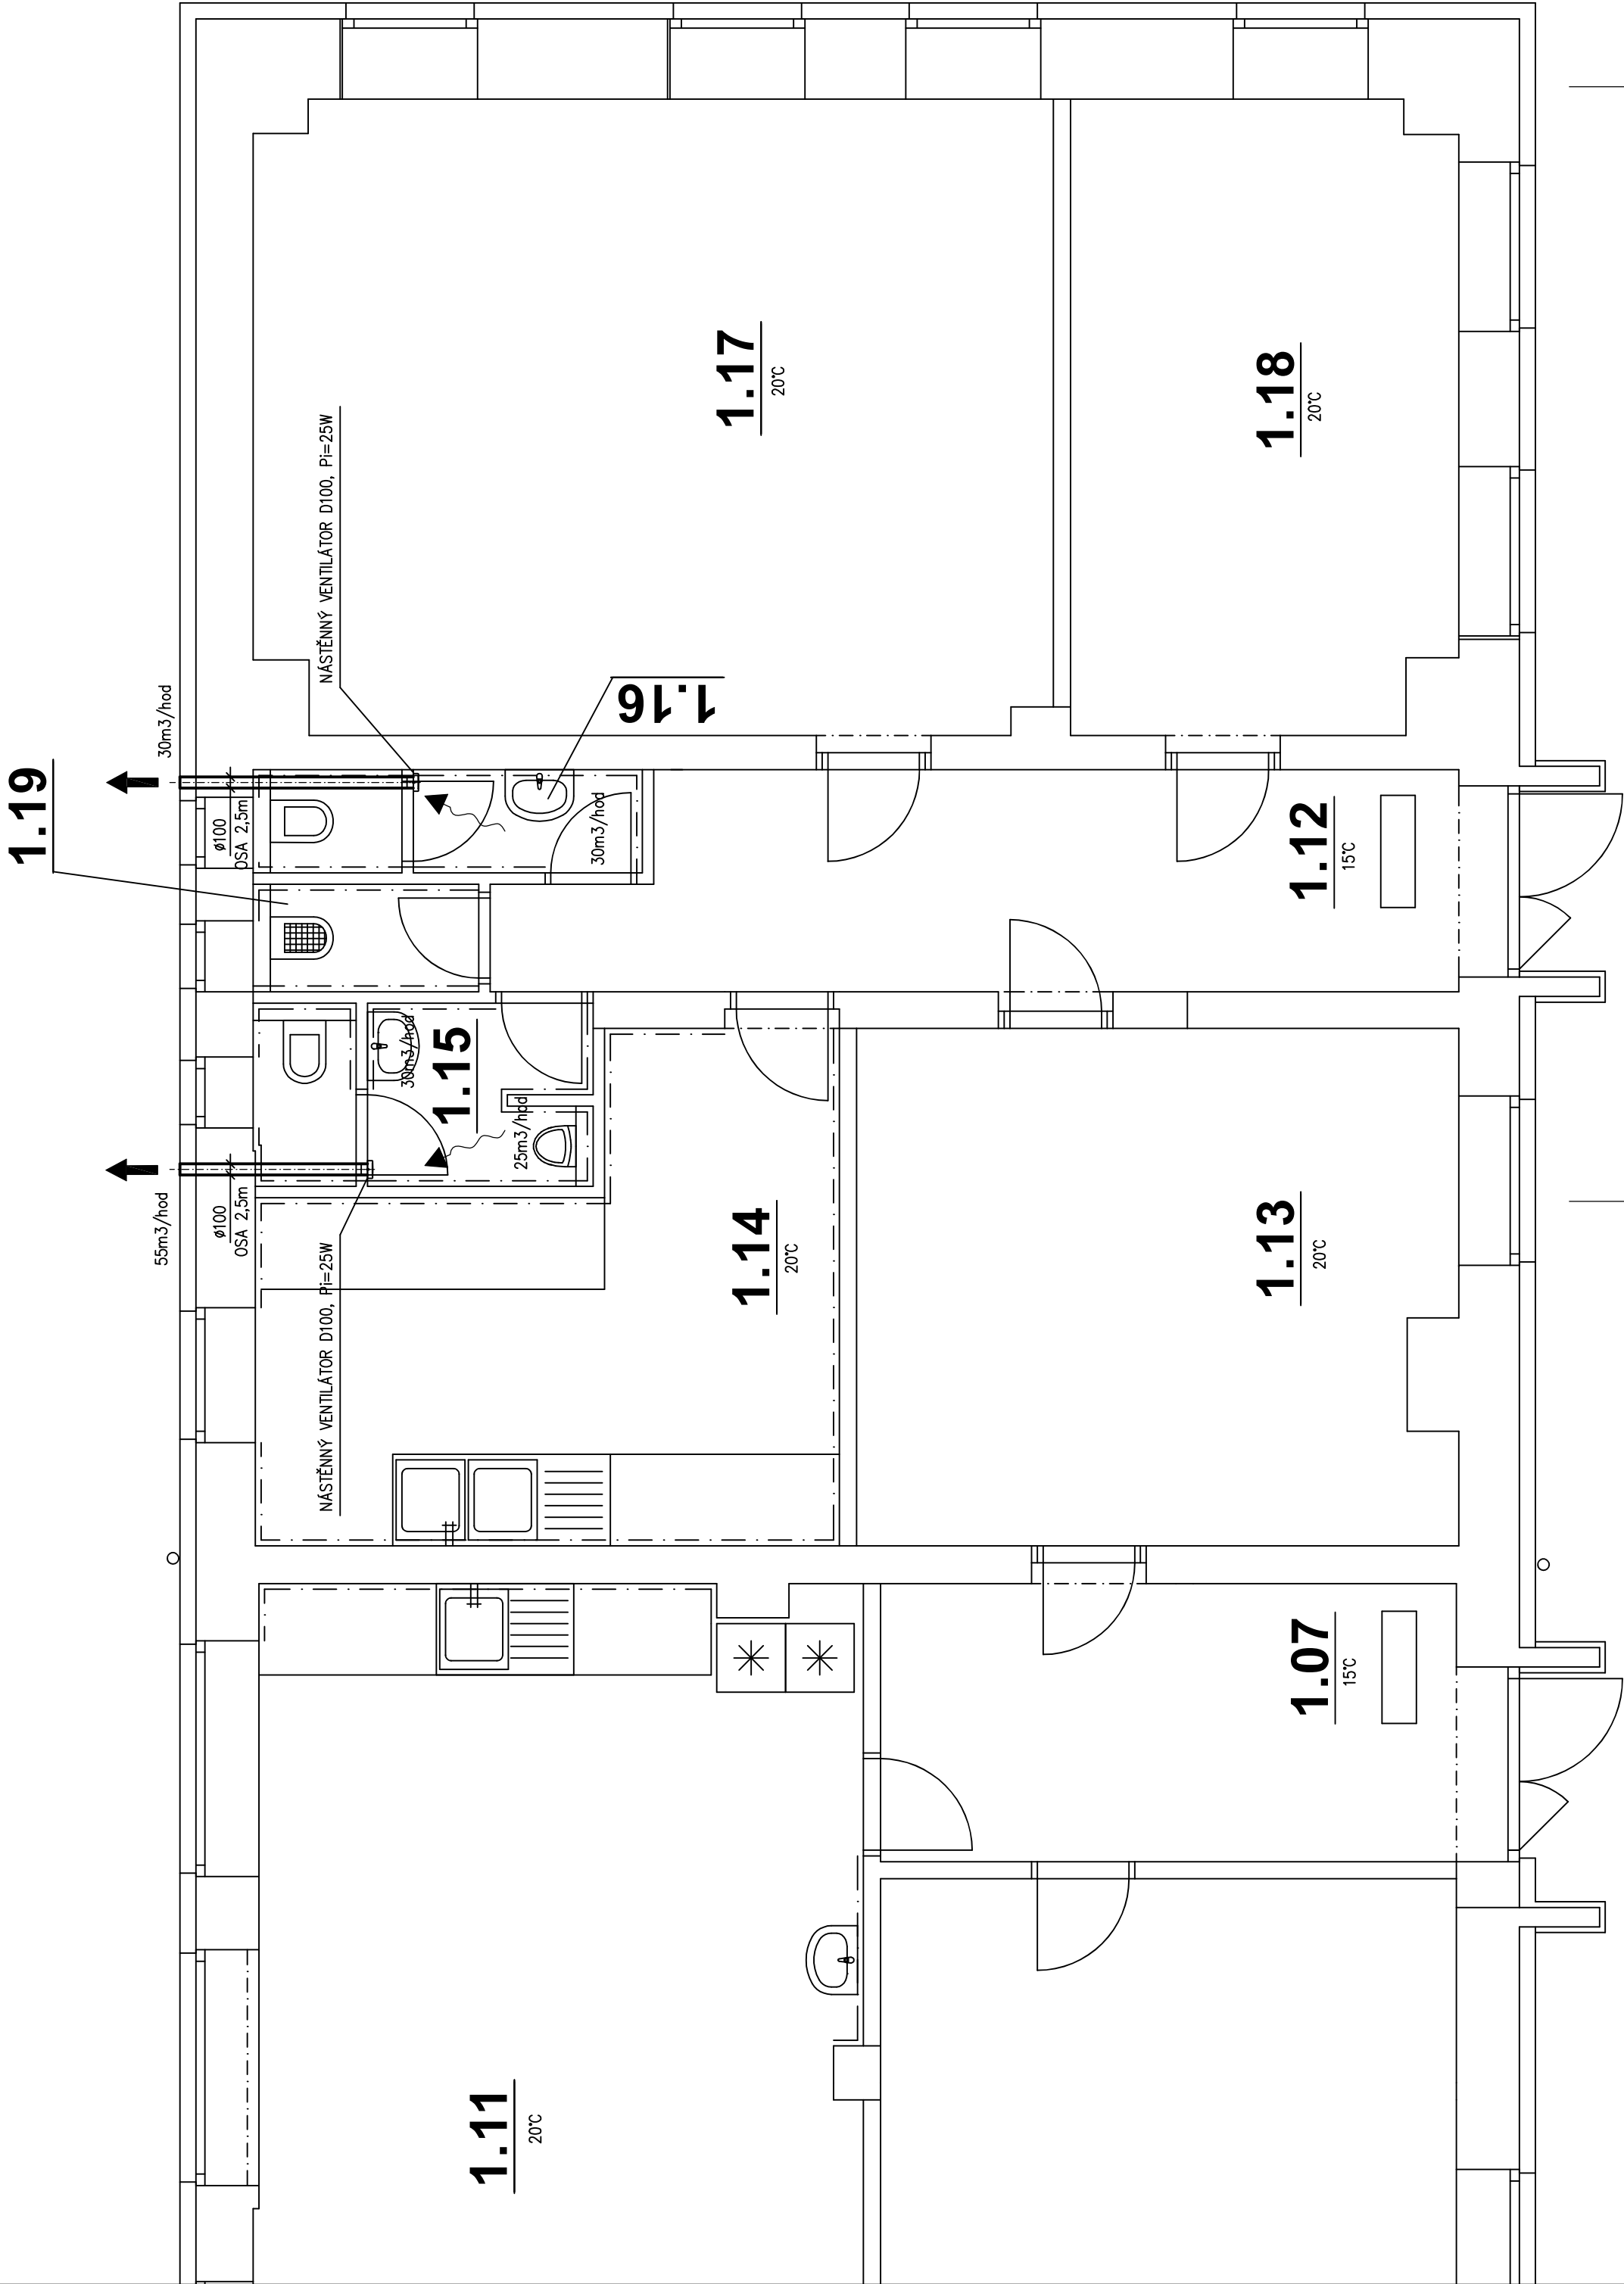


LEGENDA MÍSTNOSTÍ


Poř.	Název místnosti
1.01	SKLAD
1.02	SKLAD
1.03	CHODBA + SCHODIŠTĚ
1.04	SKLAD
1.05	ÚČEBNA
1.06	SKLAD
1.07	CHODBA
1.08	SKLAD
1.09	SKLAD
1.11	JÍDELNA
1.12	CHODBA
1.13	SKLAD KUCHYNĚ
1.14	KUCHYNĚ
1.15	WC – MUŽI
1.16	WC – ŽENY
1.17	ÚČEBNA
1.18	KANCELÁŘ
1.19	ÚKLIDOVÁ KOMORA

LEGENDA:

POTRUBÍ OCELOVÉ SPIRO
NÁSTĚNNÉ VENTILÁTORY SE ZPĚTNOU KLAPKOU A DOBĚHEM SPOUŠTĚNÉ OD SVĚTLA

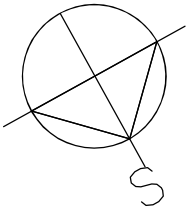

HLAVNÍ PROJEKTANT:



Energy Benefit Centre a.s.

Křenova 439/3, 182 00 Praha 6

tel.: +420 270 003 300

e-mail: kontakt@energy-benefit.cz

internet: www.energy-benefit.cz

ZPRACOVATEL ČÁSTI:

Vypracoval: Martin Fejk

Zodpovědný projektant: Martin Fejk

PROJEKT:

Zateplení objektu SPŠ Trutnov

– pracoviště pro praktické vyučování Mladé Buky

Mladé Buky 5/6, 542 23 Mladé Buky – HLAVNÍ BUDOVA

STAVEBNÍK:

SPŠ Trutnov, Školní 101

Školní 101, 541 01 Trutnov

ČÁST, PROFESE:

S002 – TECH.–HOSPOD. BUDOVA, VĚTRÁNÍ

VÝKRES:

PŮDORYS 1.NP

razítka a podpis

Zakázkové číslo: 190137

Paré:

Datum: 09/2019

Část: Stupeň: Změna: 00

Č.výkr.: VZT2

Formát: 3xA4

Měřítko: 1:50