


KOORDINAČNÍ SITUACE KM ZÚ - 1,200 1:1000

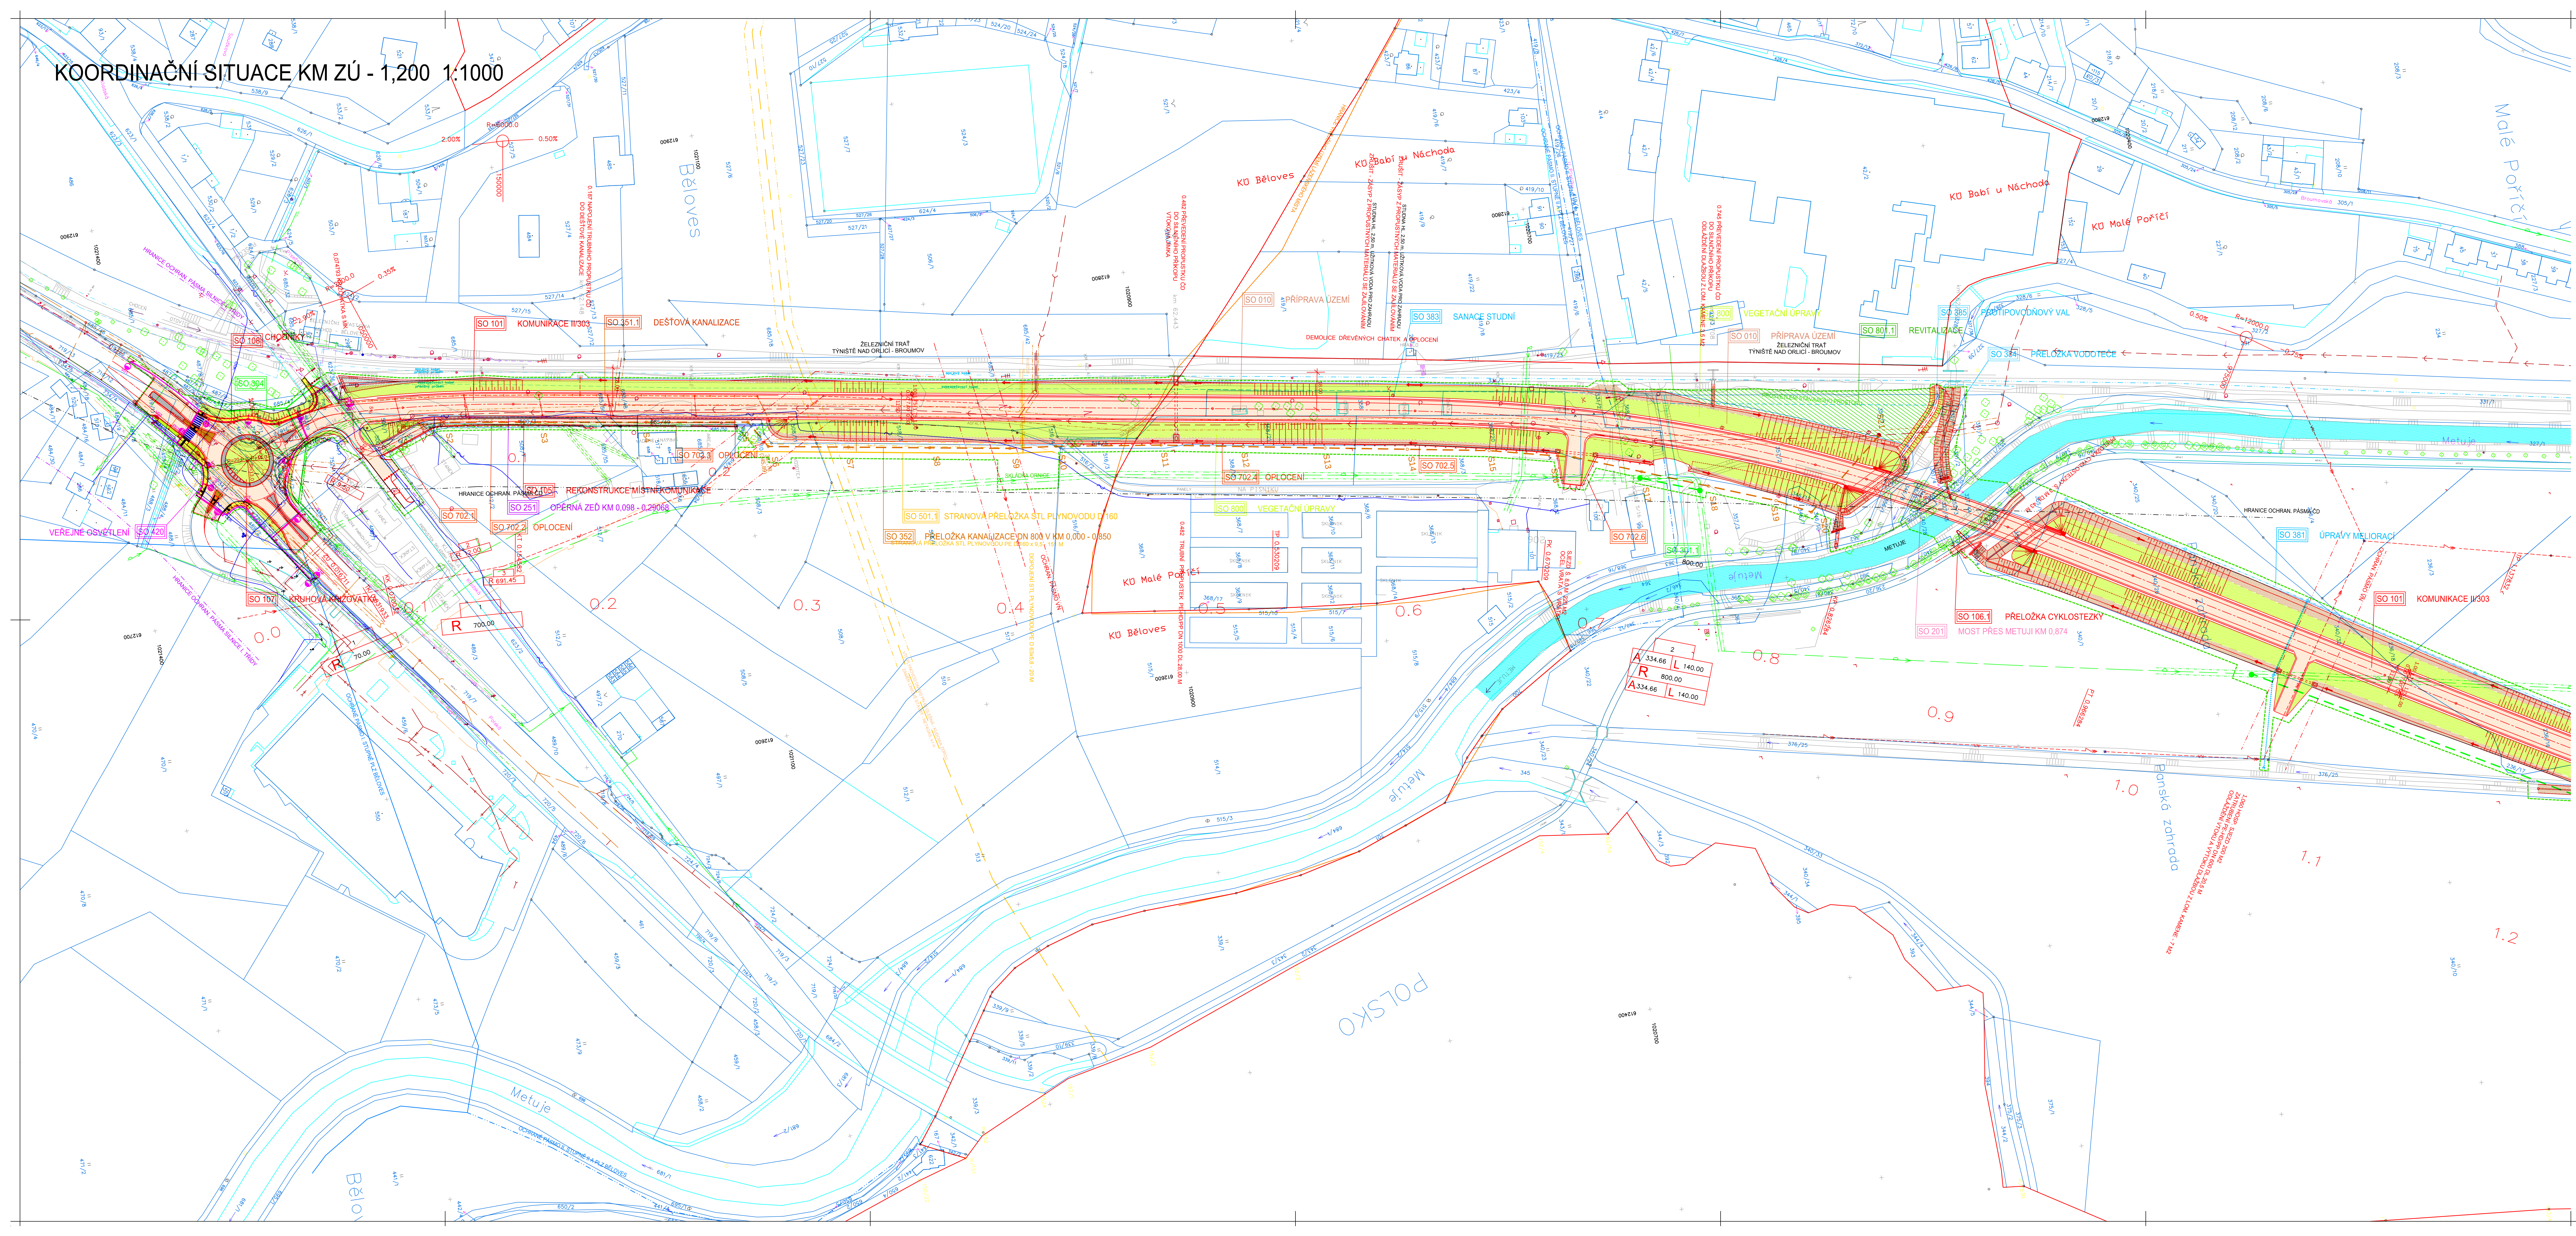

LEGENDA:

- VODOVOD
- KANALIZACE DEŠŤOVÁ (RSD)
- KANALIZACE VE SPRÁVĚ VVN NACHOD
- PLYNOVOD
- KABELOVÉ VEDENÍ NN - ČD
- SPJOJOVÝ KABEL - ČD
- ZABEZPEČOVACÍ KABEL - ČD
- ZAMĚŘENÝ PRŮBĚH METELICKÉHO NEBO OPTICKÉHO KABELU
- VRCHNÍ SÍŤOVACÍ VEDENÍ
- NEPROVOZOVANÉ SÍTĚ CETIN
- KABELOVÉ VEDENÍ NN
- VRCHNÍ VEDENÍ NN
- VRCHNÍ VEDENÍ VVN
- VRCHNÍ VEDENÍ VVN
- KABELOVÉ VEDENÍ VO
- VRCHNÍ KABELOVÉ VEDENÍ VO
- INŽENÝRSKÉ SÍTĚ JSOU ZAKRESLENY DLE TECHNICKÉ DOKUMENTACE JEDNOTLIVÝCH SPRÁVCŮ. PŘED ZAHÁJENÍM ZEMNÍCH PRACÍ JE NUTNÉ PROVĚST JEJICH VYTÝČENÍ !!

OCHRANNÁ PÁSMA

- OCHRANNÉ PÁSMA DRÁHY - 80 M
- OCHRANNÉ PÁSMA SILNICE I. TŘÍDY - 50 M
- OCHRANNÉ PÁSMA PLYNOVODU
- OCHRANNÉ PÁSMA VEDENÍ VVN A VVN
- OCHRANNÉ PÁSMA VEDENÍ NN
- OCHRANNÉ PÁSMA KANALIZACE
- OCHRANNÉ PÁSMA VEDENÍ VODOVODU
- HRANICE VNĚJŠÍHO ÚZEMÍ LAŽEŘSKÉHO MÍSTA
- OCHRANNÉ PÁSMA I. STUPNE PŘÍRODNÍCH LÉČIVÝCH ZDROJŮ LAŽEŘSKÉHO MÍSTA BÉLOVES
- OCHRANNÉ PÁSMA I. STUPNE PŘÍRODNÍCH LÉČIVÝCH ZDROJŮ V HROVĚ
- KATASTRALNÍ HRANICE

HRANICE POZEMKŮ

- HRANICE STAVĚNOSTÍ
- VOZOVKA
- CHODNÍKY
- NÁSPY
- ZÁŘEZ
- REALIZACE MOKRÁDNÍCH BIOTOPŮ
- ÚPRAVA STAJÁVICÍCH BIOTOPŮ
- VOVNÍ PLOCHA

PŘELOŽKY INŽENÝRSKÝCH SÍTÍ

- PŘELOŽKY VODOVODŮ
- PŘELOŽKA SBERNÉ KANALIZACE
- DEŠŤOVÁ KANALIZACE
- PŘELOŽKY PLYNOVODU
- PŘELOŽKY VEŘEJNÉHO OSVĚTLENÍ
- PŘELOŽKY V SPRÁVĚ ČEZ A CETIN NEJSOU SOUČÁSTÍ PROJEKTOVÉ DOKUMENTACE

STAVEBNÍ OBJEKTY

- SO 010 PŘÍPRAVA ÚZEMÍ
- SO 101 KOMUNIKACE II/303
- SO 102 PŘELOŽKA MÍSTNÍ KOMUNIKACE
- SO 103 PŘELOŽKA SILNICE II/303/22
- SO 104 PŘELOŽKA POULNÍ CESTY
- SO 105 REKONSTRUKCE MÍSTNÍ KOMUNIKACE
- SO 106 PŘELOŽKA CYKLOSTEZKY
- SO 107 OKRUŽNÍ KŘÍŽOVATKA
- SO 108 CHODNÍKY
- SO 109 PROVOZOVNÍ VOZOVKA
- SO 201 MOST PŘES METUJI KM 0,874
- SO 202 MOST PŘES METUJI KM 2,113
- SO 203 MOST POULNÍ CESTY KM 2,438
- SO 204 LÁVKA PRO PĚŠÍ
- SO 205 PROVIZORNÍ PŘEMOSTĚNÍ
- SO 206 OPĚRNÁ ZĚD KM 0,088 - 0,29082
- SO 207 OPĚRNÁ ZĚD KM 1,42800 - 1,51684
- SO 208 ZÁRUBNÍ ZĚD KM 3,158 - 3,205
- SO 301 PŘELOŽKA VODOVODU DN 800
- SO 302 PŘELOŽKA VODOVODU VE STANICI 2,400 KM
- SO 303 PŘELOŽKA VODOVODU PŘÍPOJKY VE STANICI 3,090 KM
- SO 304 PŘELOŽKA VODOVODU DN 80 VE STANICI 0,000 KM
- SO 305 DEŠŤOVÁ KANALIZACE
- SO 306 PŘELOŽKA KANALIZACE DN 800
- SO 307 OBETONOVÁNÍ KANALIZACE DN 1000
- SO 308 ÚPRAVA MELIORACÍ
- SO 309 PŘELOŽKA MELIORAČNÍHO KANÁLU
- SO 310 SANACE STUDNÍ
- SO 311 PŘELOŽKA VODOTEČE
- SO 312 PROTIPOVODNÝ VAL
- SO 313 PŘELOŽKA VO OKRUŽNÍ KŘÍŽOVATKY
- SO 314 PŘELOŽKA VO KOMUNIKACE PRO PĚŠÍ
- SO 315 PŘELOŽKA STL PLYNOVODU d 160
- SO 316 PŘELOŽKA STL PLYNOVODU d 63
- SO 317 PŘECHOD VTL PLYNOVODU DN 300
- SO 318 PROTIHLUKOVÉ ZDI
- SO 319 VEGETAČNÍ ÚPRAVY
- SO 320 REVITALIZACE

ZABEZPEČOVACÍ KABEL ČD PODÉL TRATI BUDE PŘELOŽEN V RÁMCI REVITALIZACE TRATI TYNĚŠTE NAD ORLÍCI - BROUMOV

SOUŘADNICOVÝ SYSTÉM: JTSK
VÝŠKOVÝ SYSTÉM: Bp

SPOLEČNOST "STRADA - PRIS - BÉLOVES - VELKÉ POŘÍČÍ"
JEČNÁ 510, 500 03 HRADEC KRÁLOVÉ

HL. INŽ. PROJEKTU ING. A. DEJANEK	ZDOP. PROJEKTANT ING. A. DEJANEK	VYPRACOVAV ING. A. DEJANEK	KONTROLOVAL ING. R. ŠKOBRA	ZNAČKOVÉ ČÍSLO 1318	STRADA HK spol. s r.o. PROJEKT, DOPRAVNÍ STAVBY HRADEC KRÁLOVÉ PRIS PROJEKTOVÁČNÍ A INŽENÝRSKÁ FIRMÁ, s.r.o. ODVOZUJE SE ZE SVĚTOVÉHO
OBEC : NACHOD	DOKRESLIL DOKRESLIL	DOKRESLIL DOKRESLIL	DOKRESLIL DOKRESLIL	DOKRESLIL DOKRESLIL	
INVESTOR : KRAJŮVĚHRADECKÝ KRAJ, PŘÍROVNĚSKÉ NÁMĚSTÍ 1245, 500 03 HRADEC KRÁLOVÉ					
AKCE : PŘELOŽKA SILNICE II/303 BÉLOVES - VELKÉ POŘÍČÍ AKTUALIZACE					
PŘÍLOHA : KOORDINAČNÍ SITUACE KM 0,000 - 1,200					
FORMÁT : A4 DATUM : 3.2017 VÝŠK : 0,00 MĚŘÍTKO : 1:1000					SOUPRAVA : B.2.1