



LEGENDA MÍSTNOSTÍ 2.N.P. - 2. ODDĚLENÍ :

Č.	MÍSTNOST	PLOCHA m²	PODLAHA	POVRCH			POZNÁMKA
				STĚNY	SOKL	STROP	
223	Spojovací chodba	30,45 m²	PVC	Sádr. stěrka+omýv. nátěr	PVC	Sádrová stěrka	
224	Inspekční pokoj	9,24 m²	PVC	Sádr. stěrka+omýv. nátěr	PVC	Sádrová stěrka	
225	Inspekční pokoj	13,02 m²	PVC	Sádr. stěrka+omýv. nátěr	PVC	Sádrová stěrka	
226	Chodba	20,34 m²	PVC	Sádr. stěrka+omýv. nátěr	PVC	Sádrová stěrka	
227	WC sester	2,54 m²	Ker.dlažba	Ker.obklad+sádr. stěrka		Sádrová stěrka	
228	Sprcha sester	2,54 m²	Ker.dlažba	Ker.obklad+sádr. stěrka		Sádrová stěrka	
229	Šatna sester	10,57 m²	PVC	Sádr. stěrka+omýv. nátěr	PVC	Sádrová stěrka	
230	Pokoj (1 osoba)	12,87 m²	PVC	Sádr. stěrka+omýv. nátěr	PVC	Sádrová stěrka	
231	Pokoj (2 osoby)	17,78 m²	PVC	Sádr. stěrka+omýv. nátěr	PVC	Sádrová stěrka	
232	Pokoj (2 osoby)	15,29 m²	PVC	Sádr. stěrka+omýv. nátěr	PVC	Sádrová stěrka	
233	Pokoj (2 osoby)	15,09 m²	PVC	Sádr. stěrka+omýv. nátěr	PVC	Sádrová stěrka	
234	Pokoj (2 osoby)	15,29 m²	PVC	Sádr. stěrka+omýv. nátěr	PVC	Sádrová stěrka	
235	Pokoj (2 osoby)	15,27 m²	PVC	Sádr. stěrka+omýv. nátěr	PVC	Sádrová stěrka	
236	Pokoj (1 osoba)	10,12 m²	PVC	Sádr. stěrka+omýv. nátěr	PVC	Sádrová stěrka	
237	Chodba	4,02 m²	PVC	Sádr. stěrka+omýv. nátěr	PVC	Sádrová stěrka	
238	WC klientů + úklid. kout	8,31 m²	Ker.dlažba	Ker.obklad+sádr. stěrka		Sádrová stěrka	
239	Schodiště	7,54 m²	Teraco stáv.	Sádr. stěrka+omýv. nátěr		Sádrová stěrka	
240	Koupelna klientů	8,93 m²	Ker.dlažba	Keramikový obklad		Sádrová stěrka	
241	Chodba	7,82 m²	PVC	Sádr. stěrka+omýv. nátěr	PVC	Sádrová stěrka	
242	Hala / aktivizační místnost	22,31 m²	PVC	Sádr. stěrka+omýv. nátěr	PVC	Sádrová stěrka	
243	Koupelna klientů	8,97 m²	Ker.dlažba	Keramikový obklad		Sádrová stěrka	
244	Chodba	4,10 m²	PVC	Sádr. stěrka+omýv. nátěr	PVC	Sádrová stěrka	
245	Schodiště	7,54 m²	Teraco stáv.	Sádr. stěrka+omýv. nátěr		Sádrová stěrka	

LEGENDA:

- WC

WC ZÁVĚSNÉ, KERAMICKÉ (L 53 cm), BÍLÉ + SPLACHOVACÍ ZAŘÍZENÍ PRO PŘEDZEDNÍ nebo ZAZDĚNÍ, HORNÍ HRANA SEDÁTKA 46 cm
- WC1

WC ZÁVĚSNÉ INVALIDNÍ (L 70 cm), KERAMICKÉ, BÍLÉ + SPLACHOVACÍ ZAŘÍZENÍ PRO PŘEDZEDNÍ nebo PŘEDZEDNÍ + SADA PODPĚR (NOŽÍČKY) PRO ZDĚNÉ SYSTÉMY, HORNÍ HRANA SEDÁTKA 46 cm
- WC2

WC ZÁVĚSNÉ, KERAMICKÉ (L 53 cm), BÍLÉ + SPLACHOVACÍ ZAŘÍZENÍ DO SDK (SÁDROKARTONOVÝCH) KČI, BEZBARIÉROVÉ PŘEVODNÍ (MOŽNOST KOTVENÍ BOČNÍCH MADEL), HORNÍ HRANA SEDÁTKA 46 cm
- U

UMÝVADLO, 50 cm, KERAMICKÉ, BÍLÉ, STOJÁNKOVÁ PAKOVÁ BATERIE BEZ OTVÍRÁNÍ ODPADU, SIFON CLICK/CLACK
- U1

UMÝVADLO, 60 cm, KERAMICKÉ, BÍLÉ, PODOMÍTKOVÝ UMÝVADLOVÝ SIFON, DN 40, STOJÁNKOVÁ PAKOVÁ BATERIE S PRODLOUŽENOU LÉKÁRKOU RUČKOU BEZ OTVÍRÁNÍ ODPADU, SIFON CLICK/CLACK
- S

SPRCHOVÝ KOUT ZDĚNÝ – KERAMICKÁ DLAŽBA VE SPÁDU (SMIŽNĚ PODLAHA), PODLAHOVÁ VPUSŤ DN 50, SVISLÝ OPAD, S KOMBINOVANÝM VODNÍM A MECHANICKÝM ZAPACHOVÝM UZÁVĚREM, Q_{kap.} 0,50 l/s, BATERIE SPRCHOVÁ, NÁSTĚNNÁ, TERMOSTATICKÁ + NÁSTĚNNÝ SPRCHOVÝ KOMPLET (DLE VÝROBCE) ZAPACHOVOU UZÁVĚRKOU, S NEREZOVÝM RÁMEM, BATERIE SPRCHOVÁ NÁSTĚNNÁ TERMOSTATICKÁ + NÁSTĚNNÝ SPRCHOVÝ KOMPLET
- SI

DŘEZ ČTVRTKRUH, 90 cm, SPRCHOVÉ ZASTĚNA A DVEŘE PROSKLENÉ, SPRCHOVÁ VANÍČKA KERAMICKÁ, NÍZKÁ, POLOZAPUŠTĚNÁ, SE TYPOVOU (DLE VÝROBCE) ZAPACHOVOU UZÁVĚRKOU, S NEREZOVÝM RÁMEM, BATERIE SPRCHOVÁ NÁSTĚNNÁ TERMOSTATICKÁ + NÁSTĚNNÝ SPRCHOVÝ KOMPLET
- D

DŘEZ 47x47 cm, S OTVOREM PRO BATERII, BATERIE STOJÁNKOVÁ, STÓVJÍČÍ, SIFON CLICK/CLACK
- DI

DŘEZ NEREZOVÝ 80x50 cm, S ODKAPÁVAČEM, S OTVOREM PRO BATERII, BATERIE STOJÁNKOVÁ, STÓVJÍČÍ, SIFON CLICK/CLACK
- VL

VÝLEVKA, ZÁVĚSNÁ, KERAMICKÁ, VČT. ODNÍMATELNÉ PLASTOVÉ MŘÍŽKY + PODOMÍTKOVÝ MODUL PRO VÝLEVKY DO ZDĚNÝCH nebo SDK KONSTRUKCÍ S DVOUTYTM SPLACHOVÁNÍM, BATERIE DŘEZOVÁ, NÁSTĚNNÁ, S PRODLOUŽENÝM VÝTOKOVÝM RAMENKEM 300 mm + SPRCHOVÝ SET NA ČISTĚNÍ WC (VÝLEVKY) S KULATOU SPRCHOU (ZAPNUTO/VYPNUTO)
- APV

AUTOMATICKÝ PŘÍVZDUŠNOVACÍ VENTIL, INTERIÉROVÝ, Q 14 l/s
- VH


SOUPRAVA VĚTRACÍ HLAVICE, POLYPROPYLENOVÁ
- SV

STUDENÁ VODA, POTRUBÍ PLASTOVÉ VÍCEVRSTVÉ PP-RCT (S ČEDIČOVÝM_SKELNÝM... VLÁKNEM), S 3,2 (DŘEVĚ PN 16)
- TV

TEPLÁ VODA, POTRUBÍ PLASTOVÉ VÍCEVRSTVÉ PP-RCT (S ČEDIČOVÝM_SKELNÝM... VLÁKNEM), S 3,2 (DŘEVĚ PN 16)
- CIR

CIRKULACE, POTRUBÍ PLASTOVÉ VÍCEVRSTVÉ PP-RCT (S ČEDIČOVÝM_SKELNÝM... VLÁKNEM), S 3,2 (DŘEVĚ PN 16)
- PŘÍPOJOVACÍ A ODPADNÍ POTRUBÍ PP HT
- PŘÍPOJOVACÍ A ODPADNÍ POTRUBÍ PP HT VEDENÉ U STROPU
- PŘÍPOJOVACÍ A ODPADNÍ POTRUBÍ PP HT VEDENÉ U STROPU O PATRO NIŽE

PŮDORYSNÉ SCHEMA 2.N.P.

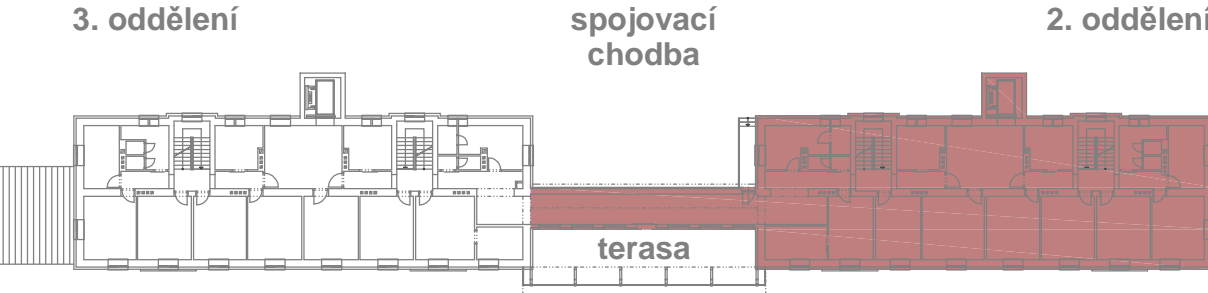

ATP
ATELIER PAVLÍČEK

ATELIER PAVLÍČEK - architektonická a inženýrská kancelář
Rooseveltova 2855, 544 01 Dvůr Králové n/L, IČ: 412 27 221
mobil: (+420) 603 202 456 , www.atelierpavlicek.cz

PARÉ Č. :

VEDOUČÍ PROJEKTU:
ING. MAREK PAVLÍČEK

ZODPOVĚDNÝ PROJEKTANT:
AUT. ING. MAREK PAVLÍČEK

VYPRACOVAL:
TOMÁŠ VINŠÁLEK

MÍSTO: TMAVÝ DŮL
KRAJ: KRÁLOVÉHRADECKÝ

Č. ZAK.
06 / 22

STUPEŇ:
DPS

DATUM:
06 / 2022

MĚŘÍTKO:
1 : 50

FORMÁT:
05 x A4

INVESTOR: KRÁLOVÉHRADECKÝ KRAJ, PIVOVARSKÉ NÁMĚSTÍ 1245, 600 03 HRADEC KRÁLOVÉ

AKCE: ZKVALITNĚNÍ POBYTOVÉHO ZAŘÍZENÍ DD TMAVÝ DŮL
2. ODDĚLENÍ
ZDRAVOTNÍ TECHNIKA - PŮDORYS 2NP

VÝKR. Č. :
ZT.02