


HYDROTECHNICKÁ SITUACE - SO 301

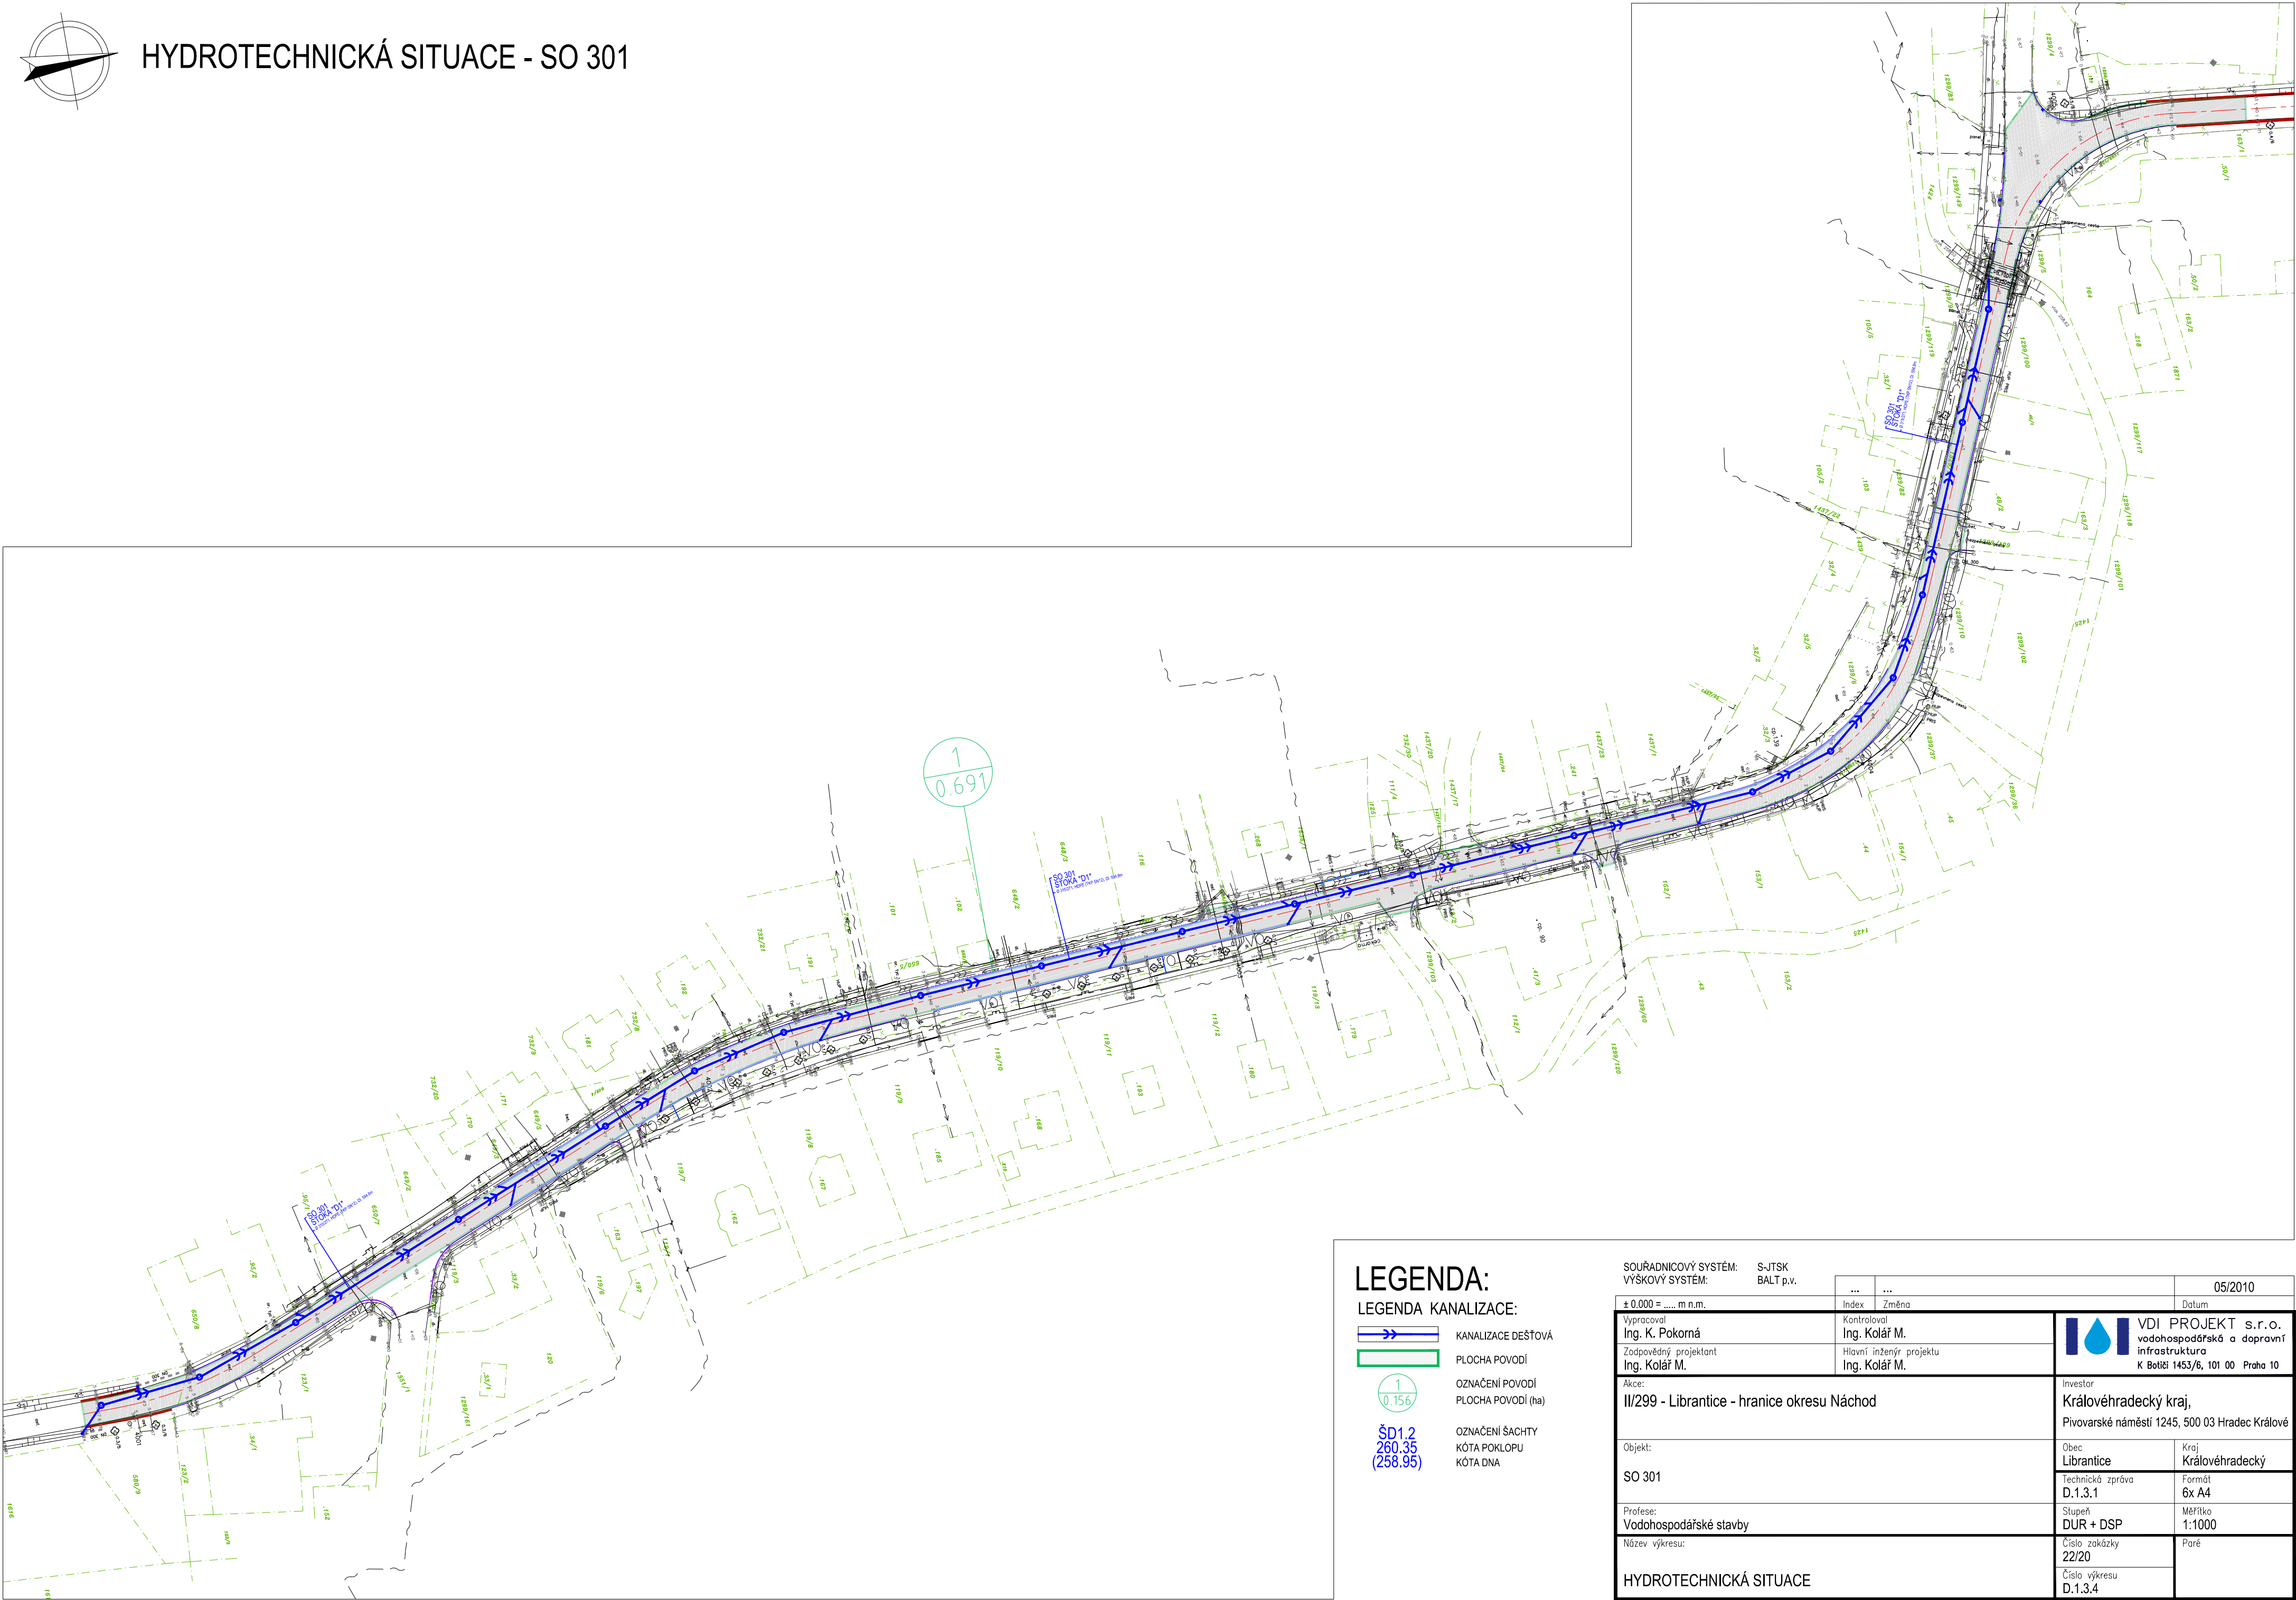

LEGENDA:

LEGENDA KANALIZACE:

- KANALIZACE DEŠŤOVÁ
- PLOCHA POVODÍ
- OZNAČENÍ POVODÍ
- PLOCHA POVODÍ (ha)
- OZNAČENÍ ŠACHTY
- KÓTA POKLOPU
- KÓTA DNA

SOURADNICOVÝ SYSTÉM: S-JTSK
VÝŠKOVÝ SYSTÉM: BALT p.v.

± 0.000 = m n.m.	Index	Změna	Datum
0.000	05/2010
Vypracoval Ing. K. Pokorná	Kontroloval Ing. Kolář M.	VDI PROJEKT s.r.o. vodo hospodářská a dopravní infrastruktura K Bořiti 1453/6, 101 00 Praha 10	
Zodpovědný projektant Ing. Kolář M.	Hlavní inženýr projektu Ing. Kolář M.		
Akce: II/299 - Librantice - hranice okresu Náchod		Investor Královéhradecký kraj, Pivovarské náměstí 1245, 500 03 Hradec Králové	
Objekt: SO 301		Obec Librantice	Kraj Královéhradecký
Profese: Vodohospodářské stavby		Technická zpráva D.1.3.1	Formát 6x A4
Název výkresu: HYDROTECHNICKÁ SITUACE		Stupeň DUR + DSP	Měřítko 1:1000
		Číslo zakázky 22/20	Paré
		Číslo výkresu D.1.3.4	