


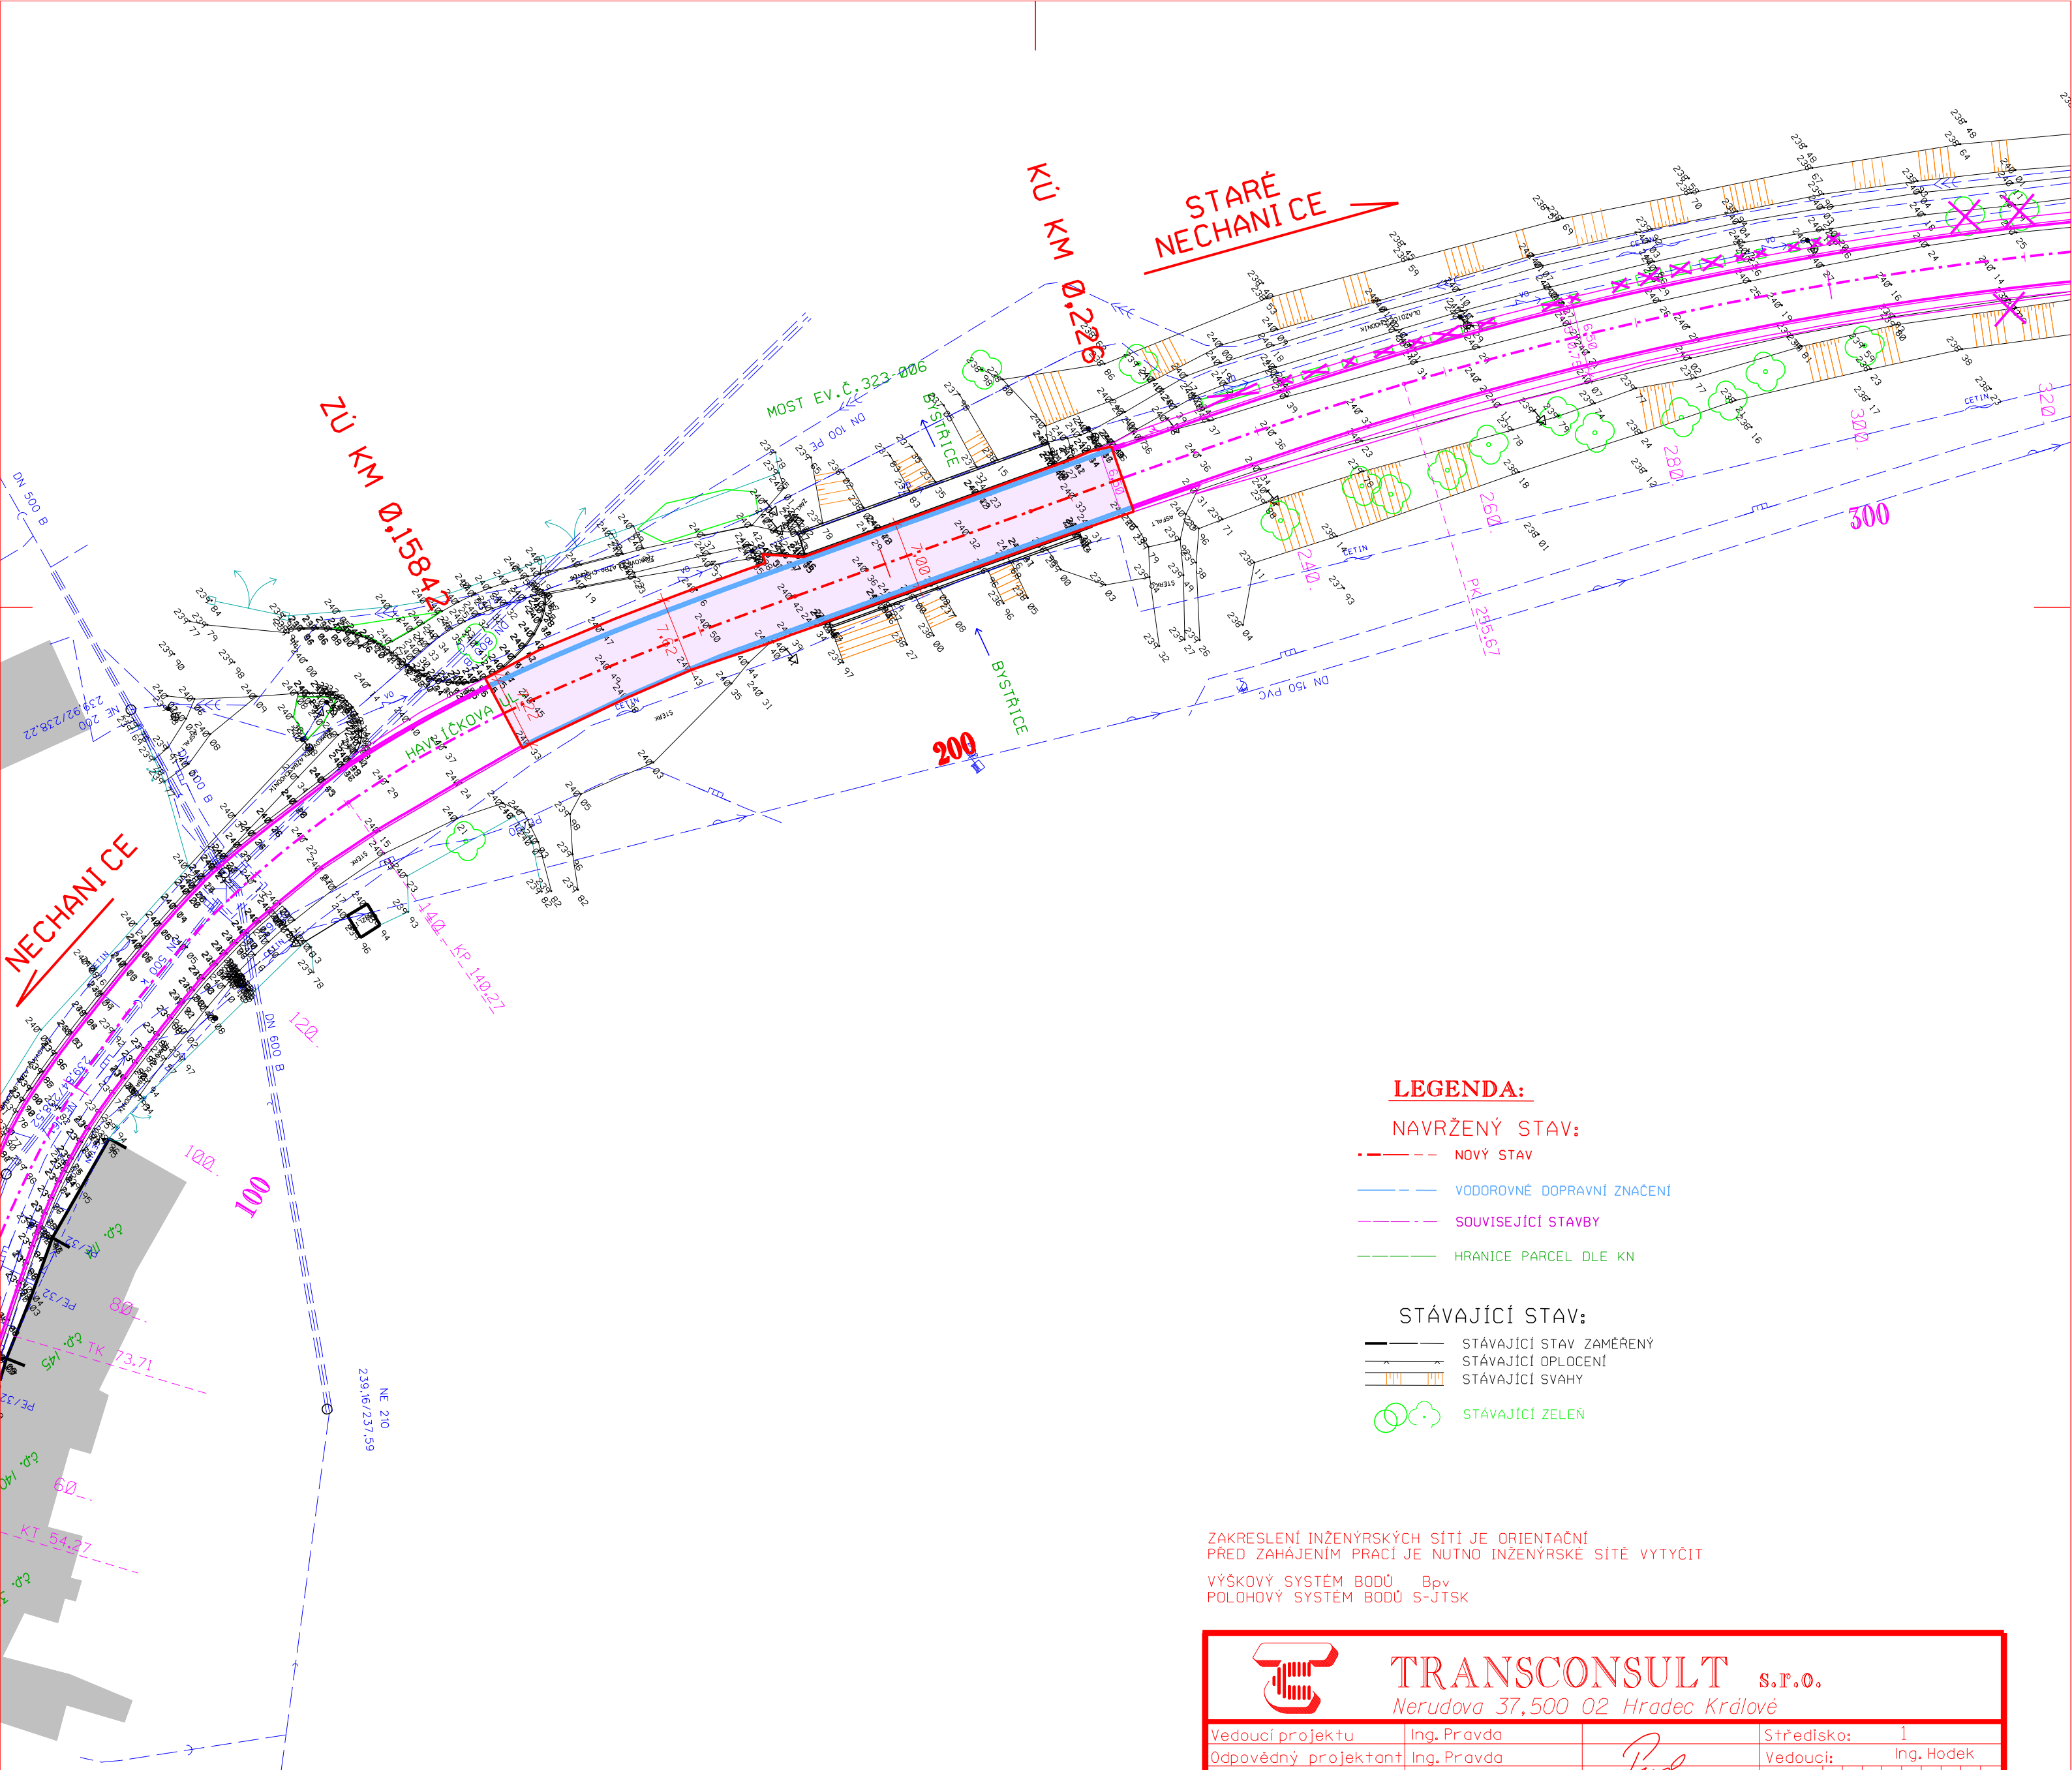

LEGENDA STÁVAJÍCÍCH INŽENÝRSKÝCH SÍTÍ

- PODZEMNÍ VEDENÍ NÍZKÉHO NAPĚTÍ (ČEZ DISTRIBUCE A.S.)
- NADZEMNÍ VEDENÍ VYSOKÉHO NAPĚTÍ (ČEZ DISTRIBUCE A.S.)
- NADZEMNÍ VEDENÍ NÍZKÉHO NAPĚTÍ (ČEZ DISTRIBUCE A.S.)
- PODZEMNÍ VEDENÍ VEŘEJNÉHO OSVĚTLENÍ (MĚSTO NECHANICE, SPRÁVCE; OSVĚTLENÍ ES A.S.)
- NADZEMNÍ SDĚLOVACÍ VEDENÍ (ČESKÁ TELEKOMUNIKAČNÍ INFRASTRUKTURA A.S.)
- PODZEMNÍ SDĚLOVACÍ VEDENÍ - METALICKÝ KABEL (ČESKÁ TELEKOMUNIKAČNÍ INFRASTRUKTURA A.S.)
- PODZEMNÍ SDĚLOVACÍ VEDENÍ - OPTICKÝ KABEL (ČESKÁ TELEKOMUNIKAČNÍ INFRASTRUKTURA A.S.)
- NADZEMNÍ VEDENÍ VEŘEJNÉHO ROZHLASU (MĚSTO NECHANICE)
- STŘEDOTLAKÝ PLYNOVOD (RWE GASNET S.R.O.)
- JEDNOTNÁ KANALIZACE (KRÁLOVÉHRADECKÁ PROVOZNÍ A.S.)
- TLAKOVÁ KANALIZACE (KRÁLOVÉHRADECKÁ PROVOZNÍ A.S.)
- VODOVOD (KRÁLOVÉHRADECKÁ PROVOZNÍ A.S.)

LEGENDA:

NAVRŽENÝ STAV:

- NOVÝ STAV
- VODOROVNÉ DOPRAVNÍ ZNAČENÍ
- SOUVISEJÍCÍ STAVBY
- HRANICE PARCEL DLE KN

STÁVAJÍCÍ STAV:

- STÁVAJÍCÍ STAV ZAMĚŘENÝ
- STÁVAJÍCÍ OPLOCENÍ
- STÁVAJÍCÍ SVAHY
- STÁVAJÍCÍ ZELEN

ZAKRESLENÍ INŽENÝRSKÝCH SÍTÍ JE ORIENTAČNÍ
PŘED ZAHÁJENÍM PRACÍ JE NUTNO INŽENÝRSKÉ SÍTĚ VYTYČIT

VÝŠKOVÝ SYSTÉM BODŮ B_{pv}
POLOHOVÝ SYSTÉM BODŮ S-JTSK



TRANSCONSULT s.r.o.

Nerudova 37,500 02 Hradec Králové

Vedoucí projektu	Ing. Pravda	Středisko:	1
Odpovědný projektant	Ing. Pravda	Vedoucí:	Ing. Hodek
Zpracovatel	Ing. Pravda	Zak. č.	163013002
Průzkoušel	Ing. Šejbal	Arch. č.	00720
Kontroloval	Ing. Hodek	Datum:	6/2021
Zadavatel	KRÁLOVÉHRADECKÝ KRAJ	Účel:	PDPS

II/323 NECHANICE - STARÉ NECHANICE
SO 199 ÚDRŽBOVÉ PRÁCE NA SILNIČNÍM TĚLESE

Část dok.

B

SITUACE

Měřítko

1:500

Č.přílohy