


KOORDINAČNÍ SITUAČNÍ VÝKRES

M 1:250

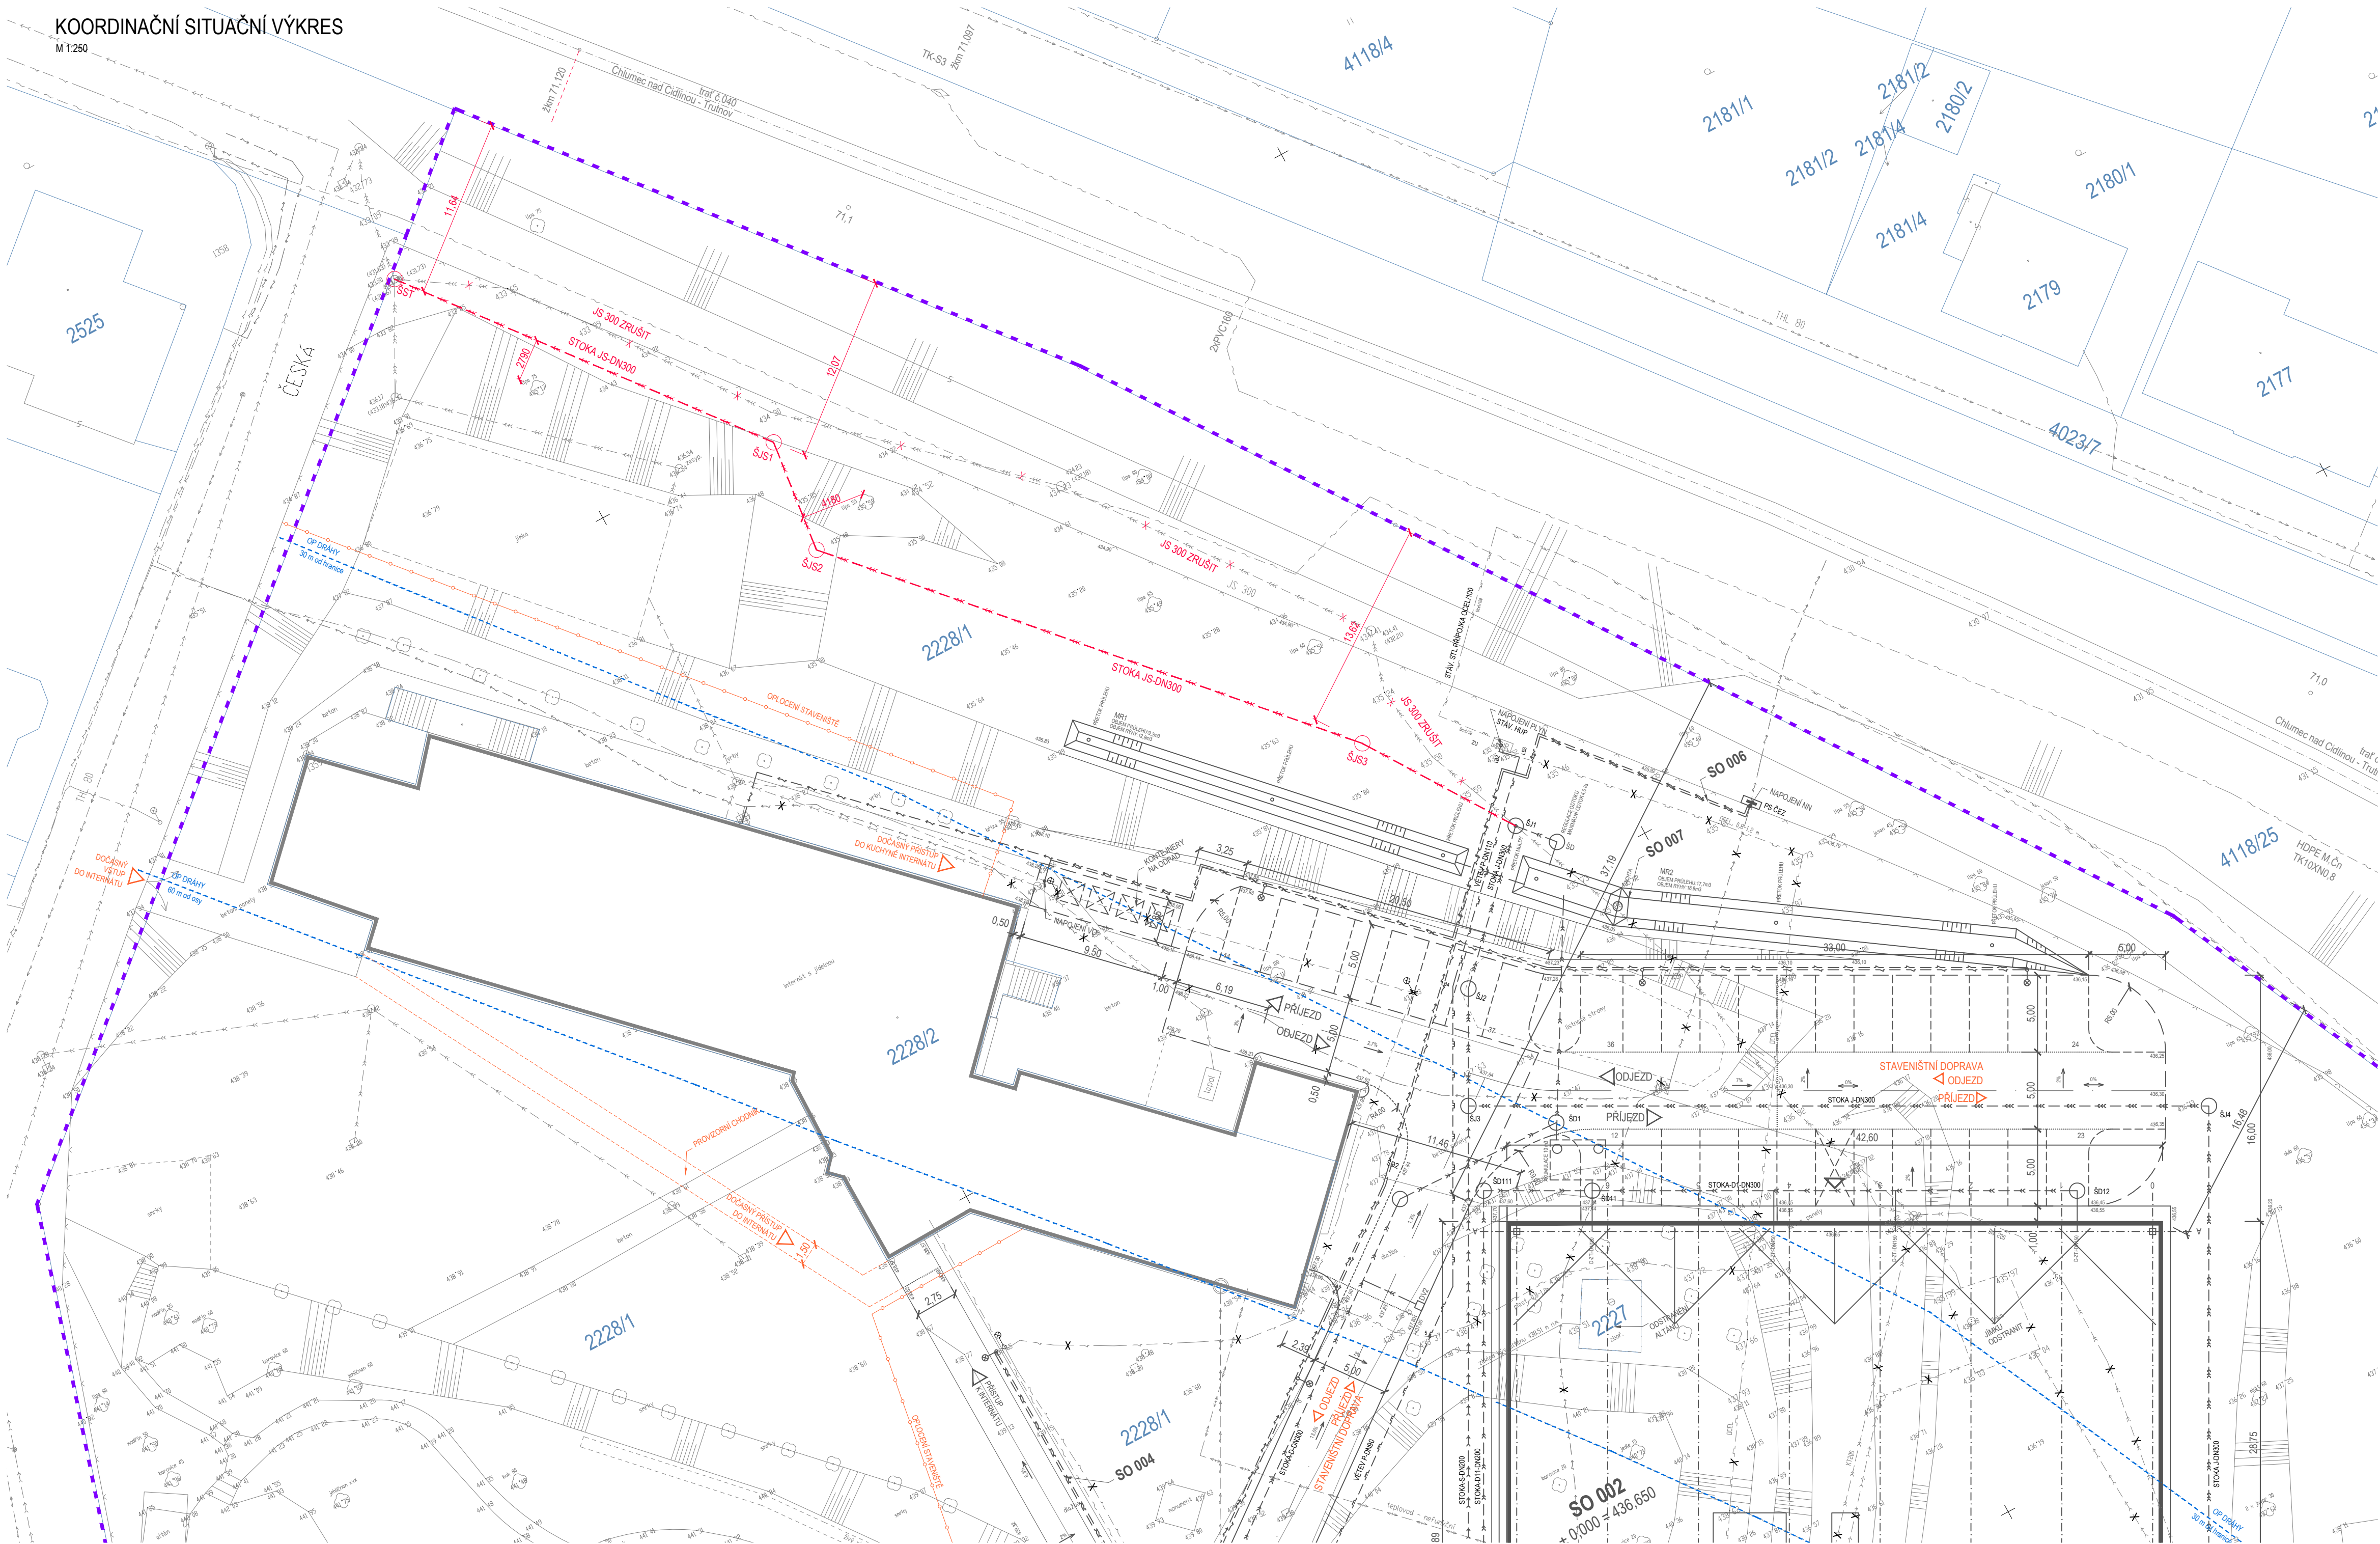

LEGENDA/ LEGEND:

- OPLOČENÍ
- KATASTRÁLNÍ HRANICE POZEMKŮ
- HRANICE POZEMKŮ INVESTORA
- OCHRANNÉ PÁSMO DRÁHY

- STAVEBNÍ OBJEKT - STÁVAJÍCÍ
- STAVEBNÍ OBJEKT - NAVRHOVANÝ

NAVRHOVANÉ OBJEKTY:

- SO 001 HRUBÉ TERÉNNÍ ÚPRAVY
- SO 002 SPORTOVNÍ HALA
- SO 003 PŘELOŽKA AREÁLOVÉHO PLYNOVODU
- SO 004 VENKOVNÍ OSVĚTLENÍ
- SO 005 AREÁLOVÁ KANALIZACE A VODOVOD
- SO 006 PŘÍPOJKY NN - přeložky
- SO 007 HOSPODAŘENÍ S DEŠŤOVÝMI VODAMI
- SO 008 SADOVÉ ÚPRAVY
- SO 101 KOMUNIKACE A ZPEVNĚNÉ PLOCHY

INŽENÝRSKÉ SÍTĚ - STÁVAJÍCÍ

- KANALIZACE DEŠŤOVÁ
- KANALIZACE SPLAŠKOVÁ
- KANALIZACE JEDNOTNÁ
- PITNÁ VODA
- PLYNOVOD STL
- KABELY NN
- KABELY SLP
- TEPLOVOD PODZEMNÍ

INŽENÝRSKÉ SÍTĚ - NOVÉ

- KANALIZACE DEŠŤOVÁ
- KANALIZACE SPLAŠKOVÁ
- KANALIZACE JEDNOTNÁ
- PLYNOVOD NTL - přeložka
- AREÁLOVÝ VODOVOD
- VENKOVNÍ OSVĚTLENÍ - přeložka
- KABELY NN - přeložka


NOVÉ STAVEBNÍ OBJEKTY:

- SO 010 AREÁLOVÁ KANALIZACE - oprava

POZNÁMKA:

- ODSTRANĚNÍ STAVEB na p.č. 2227 a 2228/3 ŘEŠÍ SAMOSTATNÁ DOKUMENTACE BOURACÍCH PRACÍ
- SO 001 až SO 008 a SO 101 JSOU PŘEDMĚTEM DOKUMENTACE "SPOTROVNÍ HALA PRO TĚLESNOU VÝCHOVU - Nová Paka"

M 1:250

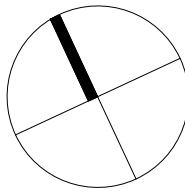

±0,000 = 436,650 m n.m = úroveň podlahy stávající tělocvičny

Číslo revize	Datum revize	Popis revize	Vydal

ARCHITECTONICKÉ ŘEŠENÍ, GENERÁLNÍ PROJEKTANT:

AUTOR:

PROJEKTOVÁ A INŽENÝRSKÁ SPOLEČNOST			INTER PLAN	
DESIGN AND ENGINEERING COMPANY			Purkylova 73a, 612 00 Brno Czech Republic E-mail: info@interplan.cz tel: +420 541 597 244 fax: +420 541 597 223	
ROLE / ROLE	JMENO / NAME	PODPIS / SIGNATURE	DATUM VYDÁNÍ VÝKRESU / DATE	31/08/2021
VEDOUcí PROJEKTANT / APPROVED	Ing. Tomáš Gryc		FORMÁT / SIZE	A4
ZODPOVĚDNÝ PROJEKTANT / CHECKED	Ing. Ladislav Pílař		MĚŘÍTKO / SCALE:	1:250
VYPRACOVAL / DRAWN	Ing. Ladislav Pílař		ZAKÁZKOVÉ č. / CONTRACT NO.	201672/6
INVESTOR / INVESTOR	Královéhradecký kraj, IČO 70889546		STAVEBNÍ ÚŘAD / BUILDING OFFICE	MÚ Nová Paka
NÁZEV PROJEKTU Oprava části kanalizace na pozemku p.č. 2228/1, k.ú. Nová Paka			PROFESÍ:	C - SITUAČNÍ ŘEŠENÍ
PROJECT NAME			DISCIPLINE:	
SOPS UNIT			STUPEŇ:	DOKUMENTACE PRO PROVÁDĚNÍ STAVBY
DESIGN PHASE:			SOUBOR / FILE:	201672_6_5_0000_C123_0_situace_211019.dwg
NÁZEV VÝKRESU: DRAWING NAME:			POR. / NO.	003
C.3 - KOORDINAČNÍ SITUAČNÍ VÝKRES			ARCHIVNÍ č. / ARCHIVE NO.	201672/6-6-0000-C003/0
			REVIZE	0