


PŮDORYS I.NP - LEŽATÁ KANALIZACE


HLOUBKY POČÍTÁNY OD PODLAHY KUCHYNĚ

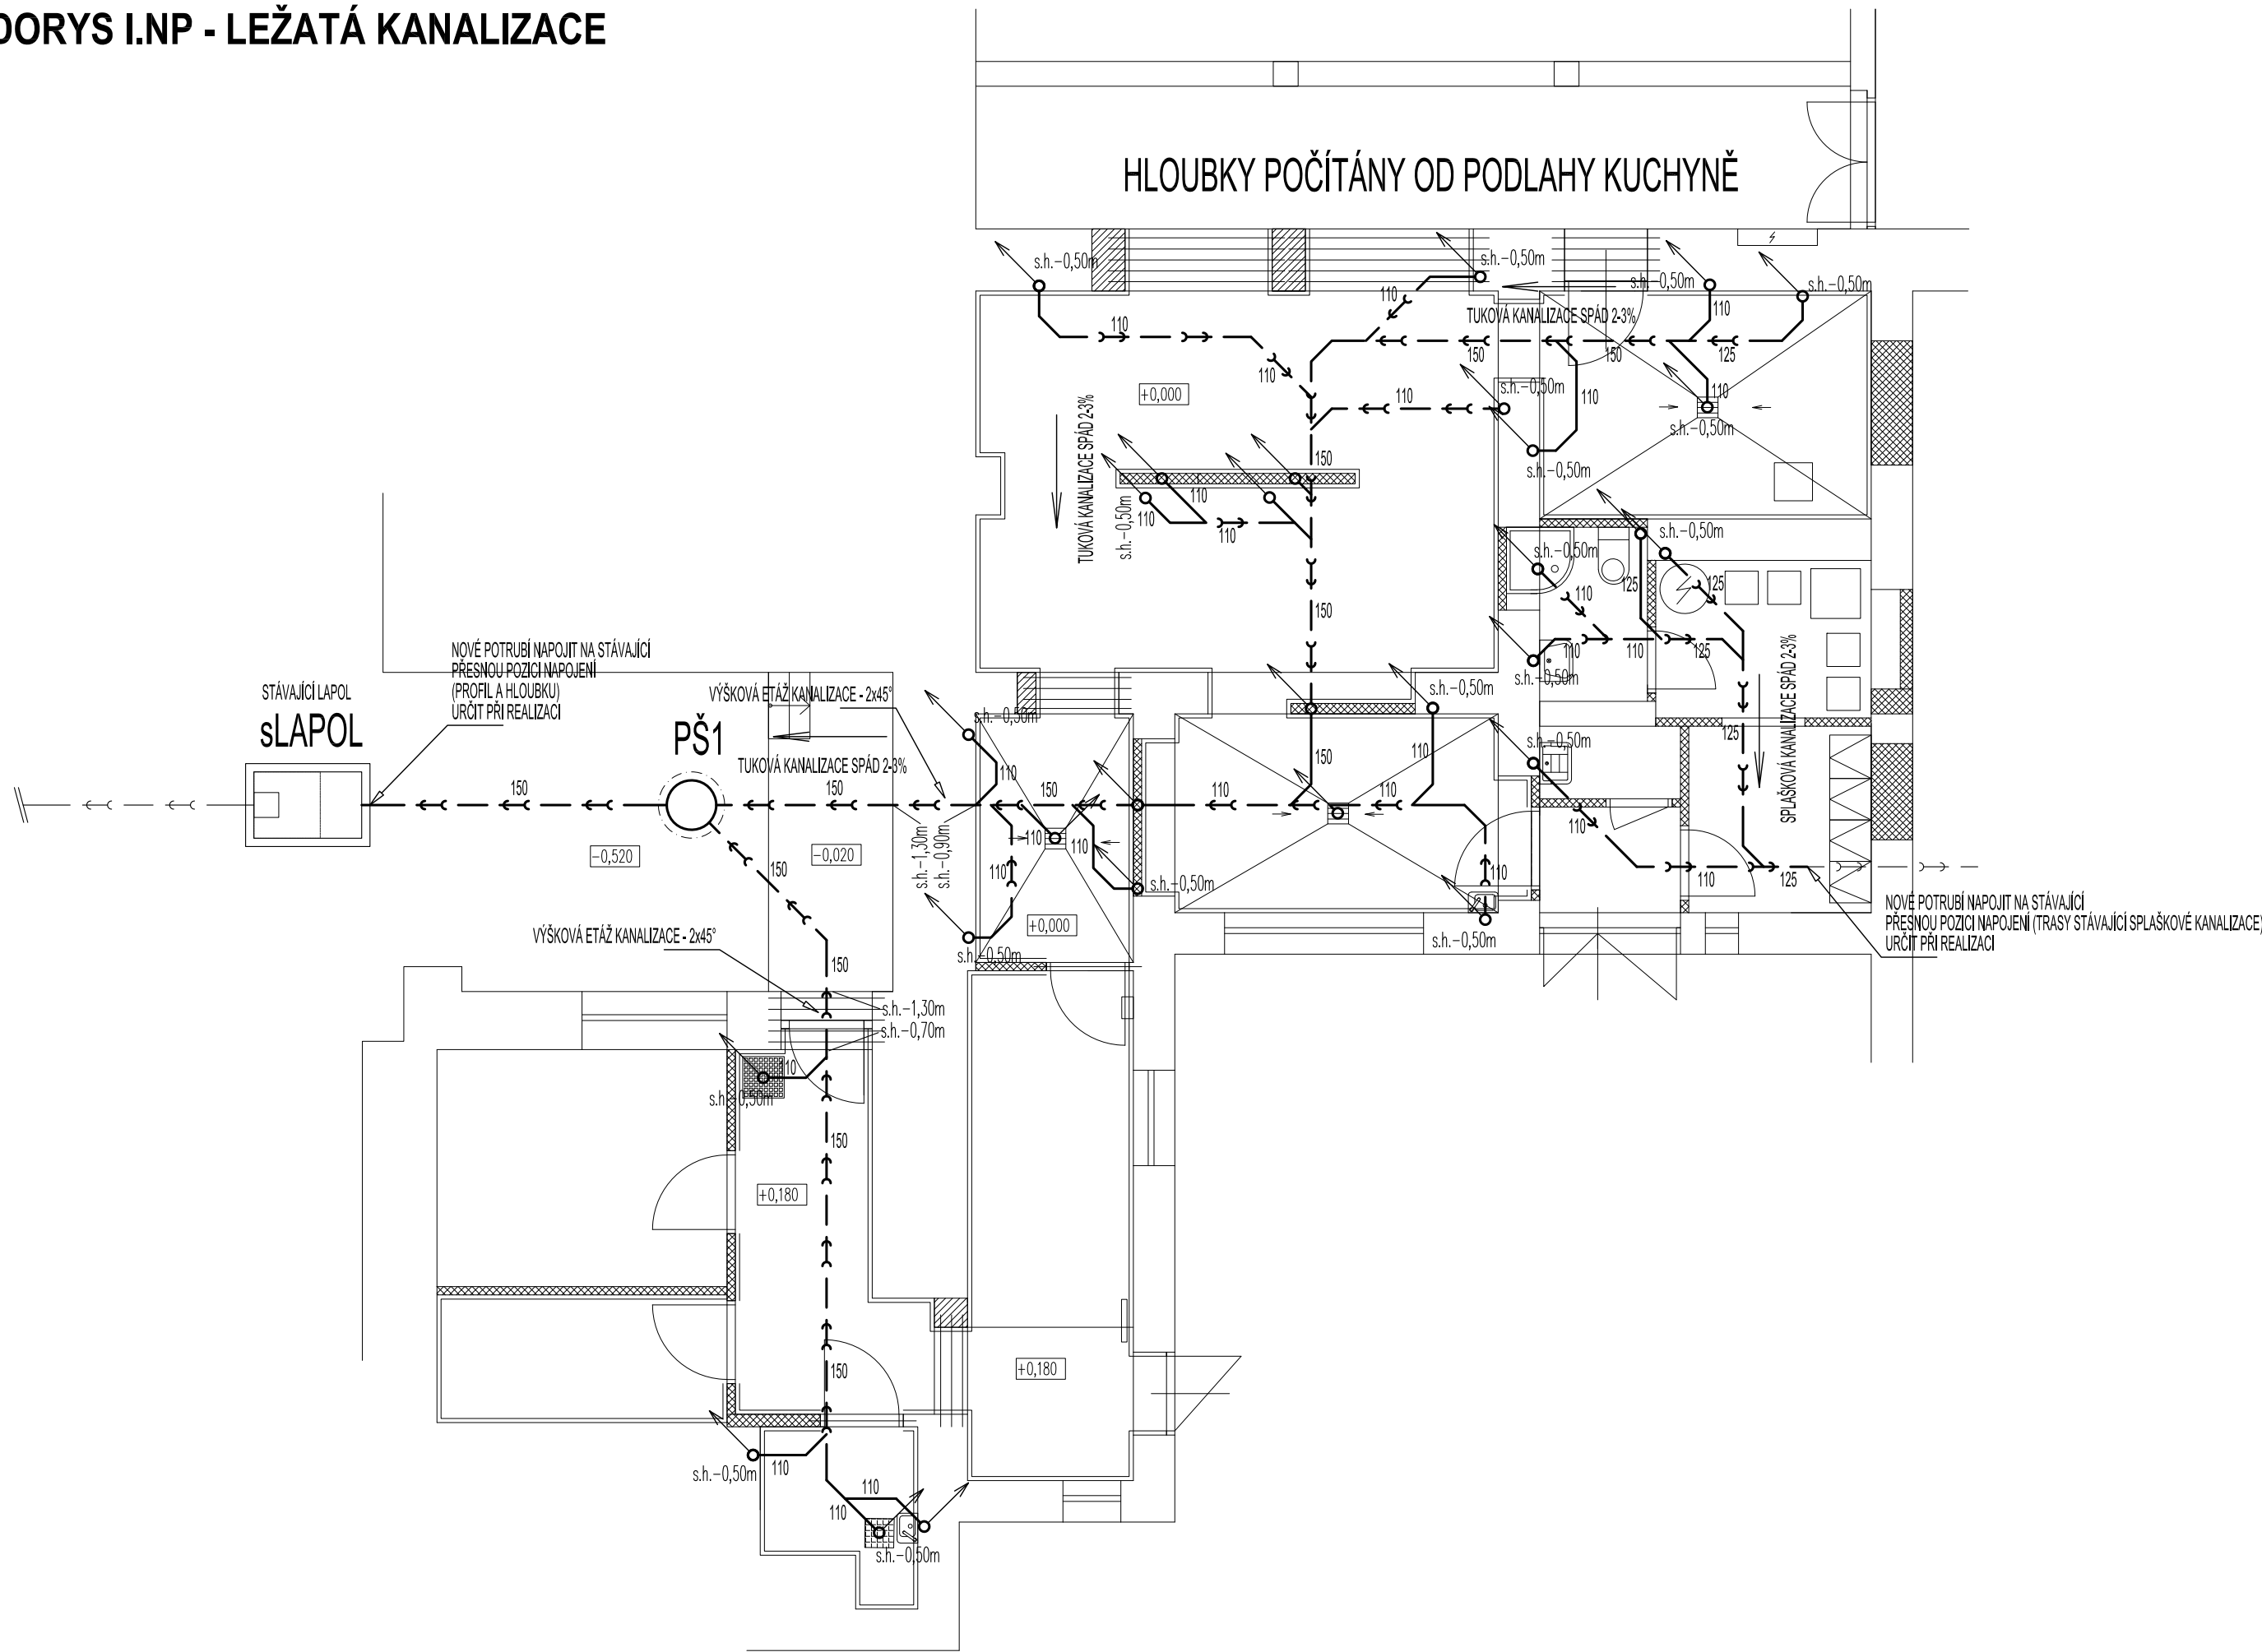


LEGENDA:

ZNAČKA	POPIS	TYP
—	PŘIPOJOVACÍ POTRUBÍ KANALIZACE	HT - SYSTÉM
— → —	SVODNÉ POTRUBÍ SPLAŠKOVÉ KANALIZACE	KG - SYSTÉM
— → —	SVODNÉ POTRUBÍ TUKOVÉ KANALIZACE	SYSTÉM PRAGMA
PŠ	PLASTOVÁ REVIZNÍ ŠACHTA	-
S1	ODPADNÍ POTRUBÍ SPLAŠKOVÉ KANALIZACE	HT - SYSTÉM

- POZNÁMKA:
- PŘIPOJOVACÍ A ODPADNÍ POTRUBÍ VNITŘNÍ KANALIZACE BUDE PROVEDENO Z MATERIÁLU PP HT - SYSTÉM, SVODNÉ POTRUBÍ BUDE PROVEDENO Z PVC KG-SYSTÉM.
 - PŘIPOJOVACÍ A ODPADNÍ POTRUBÍ BUDE VEDENO V DRÁŽKÁCH VE STĚNÁCH, UPEVNĚNO PŘÍCHÝTKAMI A ZAZDĚNO.
 - SVODNÉ POTRUBÍ VNITŘNÍ KANALIZACE BUDE VEDENO POD TERÉNEM, ULOŽENO NA PÍSKOVÉ LOŽE A ZASYPÁNO.
 - MONTÁŽ KANALIZAČNÍCH POTRUBÍ BUDE PROVÁDĚNA DLE MONTÁŽNÍCH PŘEDPISŮ VÝROBCE.
 - VŠECHNY PROSTUPY POTRUBÍ MEZI POŽÁRNÍMI ÚSEKY BUDOU OPATŘENY PROTIPOŽÁRNÍMI MANŽETAMI PŘÍSLUŠNÉHO PROFILU.
 - VÝBĚR ZAŘÍZOVACÍCH PŘEDMĚTŮ BUDE KONZULTOVÁN S INVESTOREM A ARCHITEKTEM.

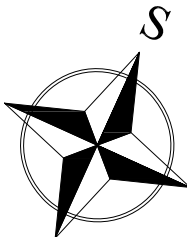

ZODP. PROJEKTANT :	Ing. Radek Vondra	<div><p>pridos</p><p>Na Potoce 648, Hradec Králové 11 tel,fax.: 495539037, IČO:132 07 245 e-mail: pridoss@cmail.cz</p></div>
KRESLIL:	T. Balažovič	
INVESTOR :	SŠŘ a ZŠ Hořice, Havlíčkova 54, Hořice	
MÍSTO :	SŠŘ a ZŠ Hořice	
ODDÍL :	D.1.4. TECHNIKA PROSTŘEDÍ STAVEB	
AKCE : STŘEDNÍ ŠKOLA ŘEMESEL A ZÁKLADNÍ ŠKOLA HOŘICE REKONSTRUKCE KUCHYNĚ		DATUM : 10/2021
		STUPEŇ : DPS
		MĚŘÍTKO : 1:75
PŮDORYS I.NP - LEŽATÁ KANALIZACE		02