


PŮDORYS 1.NP - VZDUCHOTECHNIKA:

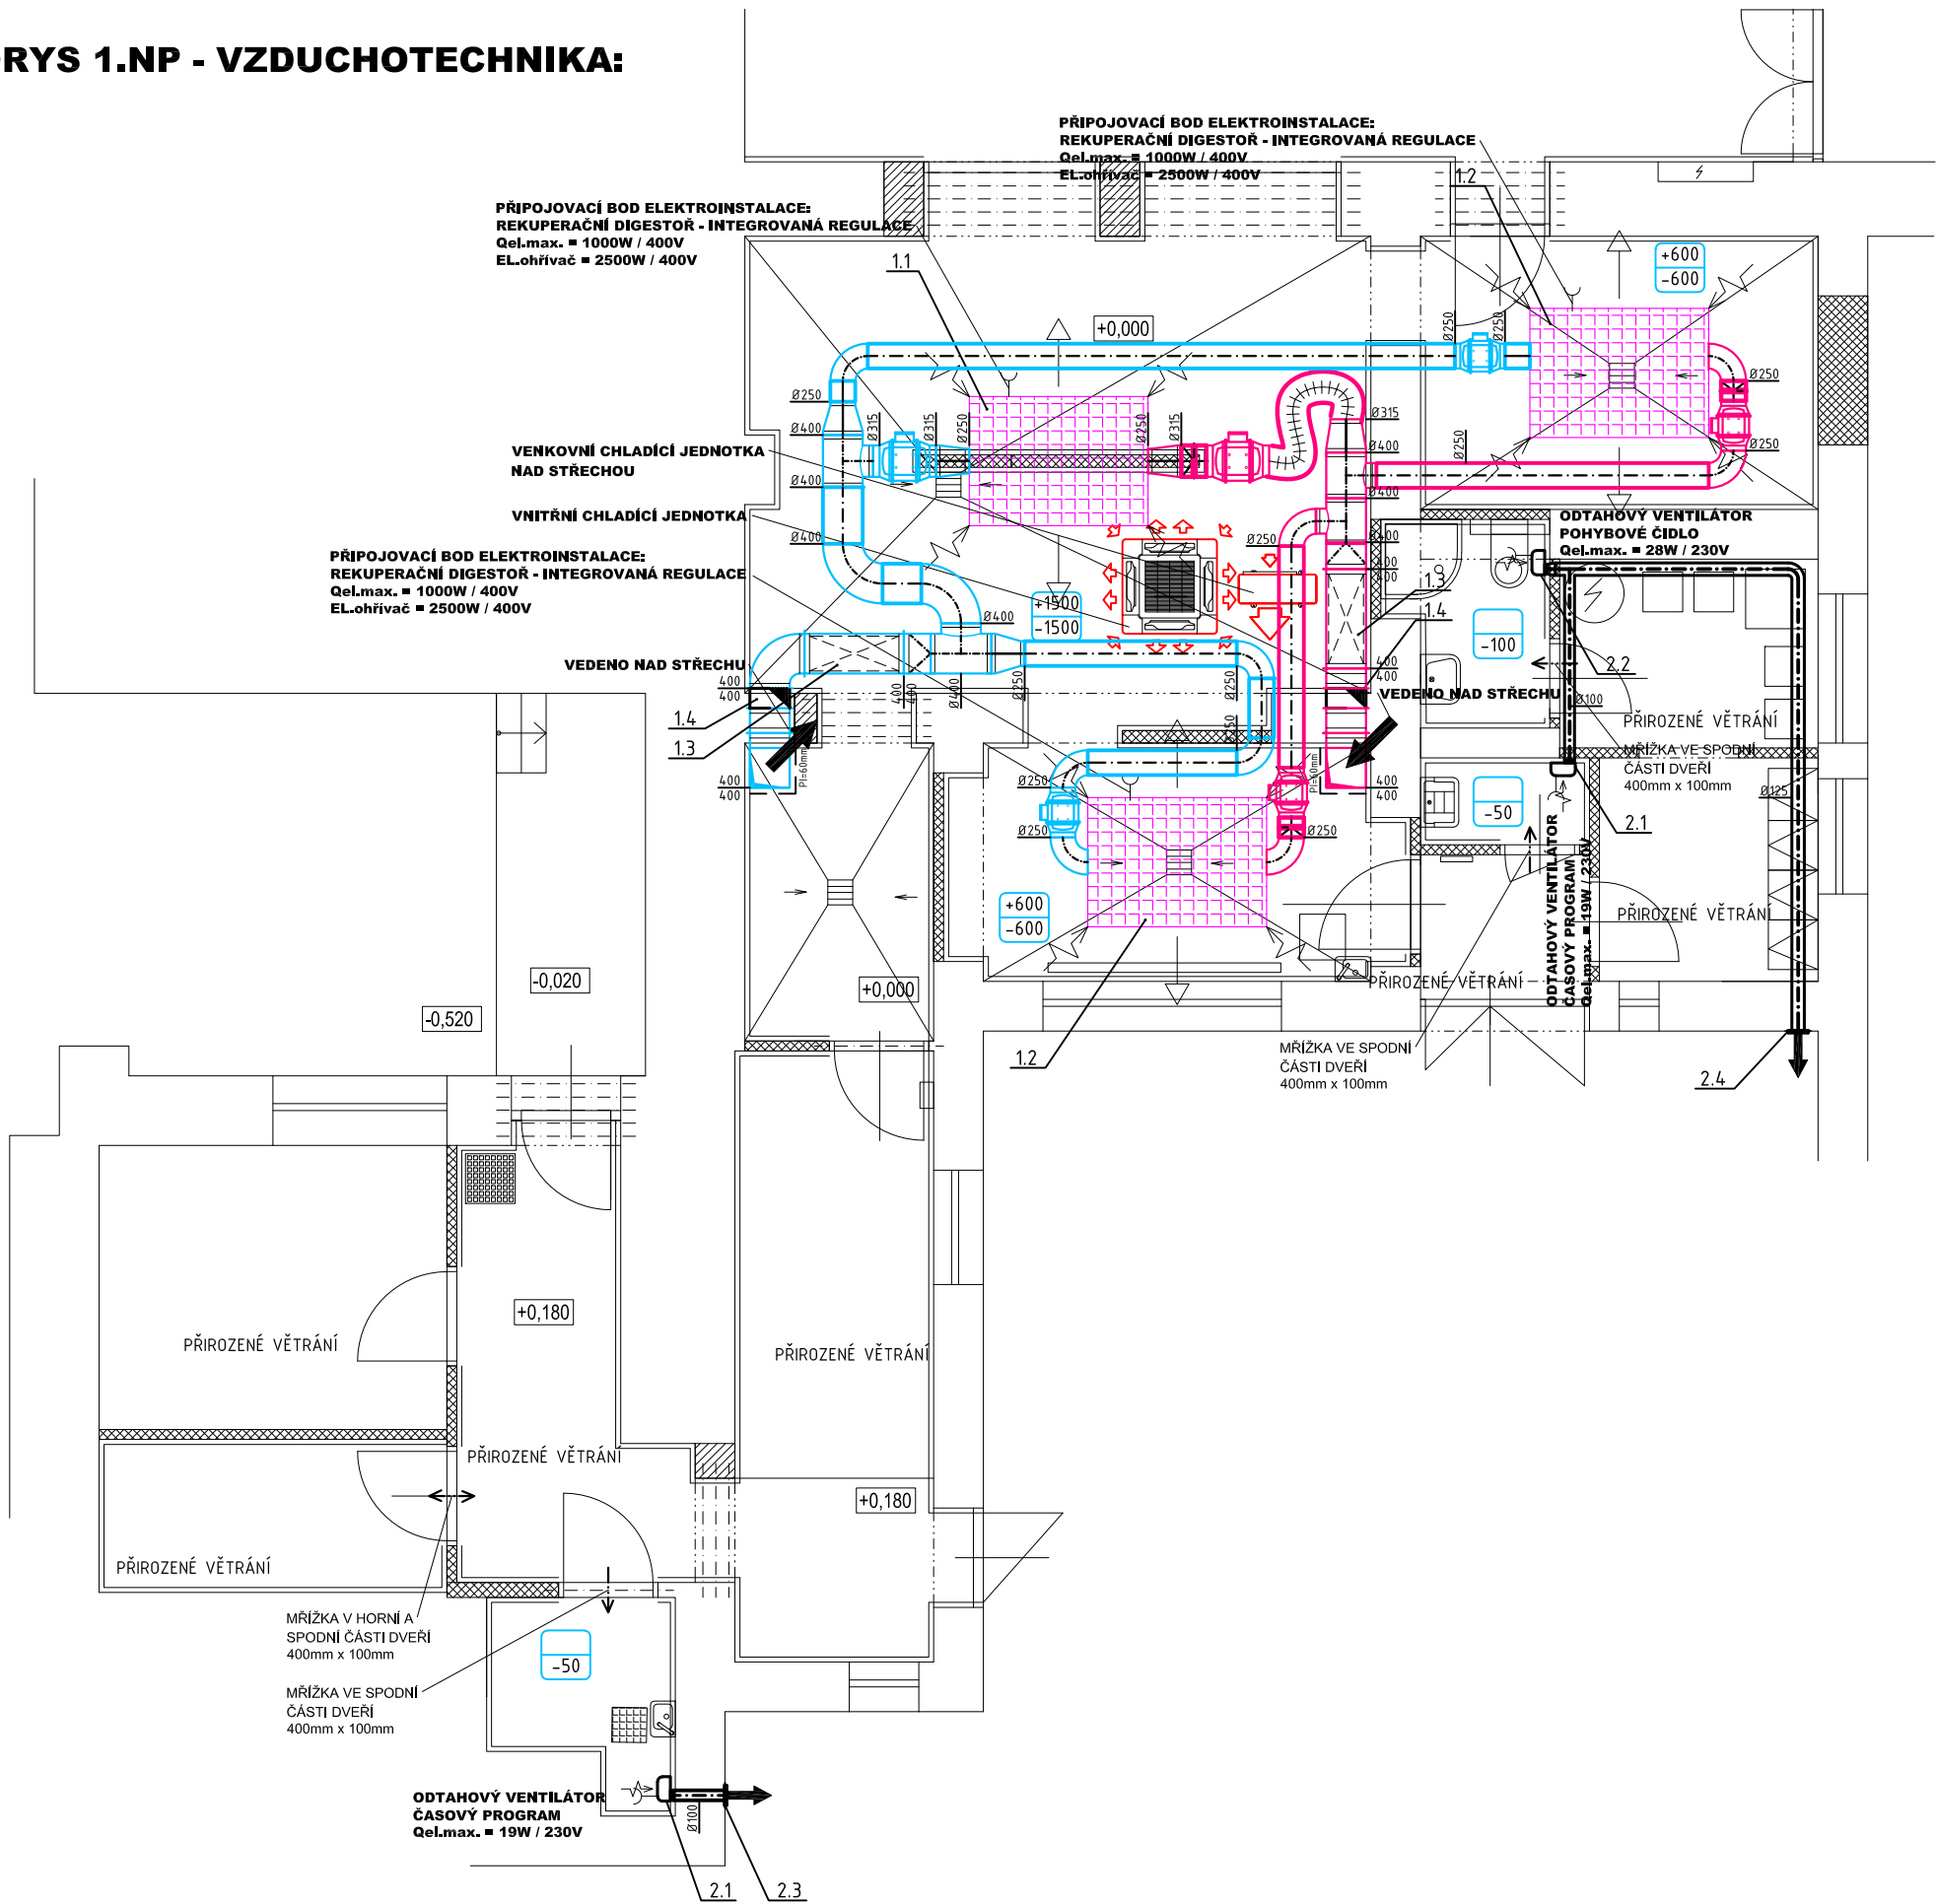

LEGENDA VZT

POZNÁMKA :

- ← - PŘEDPOKLÁDANÝ SMĚR PROUDĚNÍ VZDUCHU
- ← - VÝFUK ZNEHODNOCENÉHO VZDUCHU
- ← - SÁNÍ VENKOVNÍHO ČERSTVÉHO VZDUCHU
- ← - ODVOD ZNEHODNOCENÉHO VZDUCHU
- ← - PŘÍVOD ČERSTVÉHO VZDUCHU
- H.H.+0,1m - HORNÍ HRANA POTRUBÍ VZDÁLENA 100 [mm] OD STROPU
- S.H.+3,1m - SPODNÍ HRANA POTRUBÍ VZDÁLENA 3100 [mm] OD ČISTÉ PODLAHY
- OS.+2,0m - OSA POTRUBÍ VZDÁLENA 2000 [mm] OD ČISTÉ PODLAHY
- +125 - NUCENÉ PŘÍVÁDĚNÉ MNOŽSTVÍ ČERSTVÉHO VZDUCHU DO MÍSTNOSTI 125 [m3/h]
- 100 - NUCENĚ ODVÁDĚNÉ MNOŽSTVÍ VZDUCHU Z MÍSTNOSTI 100 [m3/h]
- 250/100 - ROZMĚR POTRUBÍ 250 [mm] x 100 [mm] (BEZ TLOUŠTKY IZOLACE)
- Ø200 - PRŮMĚR POTRUBÍ 200 [mm] (BEZ TLOUŠTKY IZOLACE)

ZAŘÍZENÍ :

- ↑ - PODŘÍZNUTÉ DVEŘE O VÝŠCE MEZERY 20 mm
- ↑ - MŘÍŽKA VE DVEŘÍCH - DODÁVKA STAVBY
- ↑ - PROTIPOŽÁRNÍ Klapka; POŽÁRNÍ STĚNOVÝ UZÁVĚR; POŽÁRNÍ VYPĚŇOVACÍ MŘÍŽKA
- ↑ - TLUMIČ HLUKU KRUHOVÝ/HRANATÝ
- ↑ - PŘÍVODNÍ/ODVODNÍ TALÍŘOVÝ VENTIL
- ↑ - MŘÍŽKA NEBO VYÚSTKA NA POTRUBÍ/DO STĚNY
- ↑ - UZAVÍRACÍ Klapka SE SERVOPOHONEM
- ↑ - UZAVÍRACÍ Klapka SE SERVOPOHONEM
- ↑ - ZPĚTNÁ Klapka
- ↑ - ODTAHOVÝ VENTILÁTOR S MONTÁŽÍ DO PODHLEDU
- ↑ - ODTAHOVÝ VENTILÁTOR S MONTÁŽÍ NA STĚNU
- ↑ - PROTIDEŠTOVÁ ŽALUZIE

POTRUBÍ

- VZT\_sání/interiér
- VZT\_výtlak/exteriér
- VZT\_výtlak/interiér
- VZT\_sání/exteriér
- VZT\_PŘÍVOD NUCENÝ
- VZT\_ODVOD NUCENÝ
- VZT\_ODTAH
- VZT\_POTRUBÍ\_OHEBNÉ

IZOLACE

- VZT\_IJ\_protipožární 40, 60 mm
- VZT\_IJ\_tepelná 40, 60 mm
- FLEXIBILNÍ POTRUBÍ S HLINÍKOVOU VLOŽKOU TL. IZOLACE 25 mm
- FLEXIBILNÍ POTRUBÍ S HLINÍKOVOU VLOŽKOU TL. IZOLACE 50 mm

protipožární izolace tl. 60 mm



ZODP. PROJEKTANT :	Ing. Radek Vondra	<div> <b>pridos</b> Na Potoce 648, Hradec Králové 11 tel.,fax.: 495539037, iČO:132 07 245 e-mail: pridos@cmail.cz</div>
VYPRACOVAL :	Ondřej Zikán	
INVESTOR :	SŠŘ a ZŠ Hořice, Havlíčkova 54, Hořice	
MÍSTO :	SŠŘ a ZŠ Hořice, Havlíčkova 54, Hořice	
ODDÍL :	D.1.4. TECHNIKA PROSTŘEDÍ STAVEB	
AKCE : STŘEDNÍ ŠKOLA ŘEMESEL A ZÁKLADNÍ ŠKOLA HOŘICE REKONSTRUKCE KUCHYNĚ		DATUM : 10/2021
PŮDORYS I.NP		STUPĚŇ : DPS
		MĚŘÍTKO : 1:75
		03