


Tabulka místností		
Číslo	Jméno	Plocha [m²]
1001	ASISTOVANÉ MYTÍ	7,68
1002	WC MUŽI	5,54
1003	PŘEDSÍN MUŽI	2,58
1004	OKLID. MÍST.	2,2
1005	WC INVALIDÉ	2,5
1006	PŘEDSÍN ŽENY	4,1
1007	WC ŽENY	2,23
1008	CHODBA	137,11
1009	POKOJ	19,98
1010	POKOJ	15,79
1011	POKOJ	20,89
1012	POKOJ	15,57
1013	PŘÍPRAVNA	30,27
1014	BARYOVÁ KUCHYŇE	4,36
1015	OVĚADOVNÁ	6,69
1016	RTG INTERNÍ	32,16
1017	ČISTICI MÍSTNOST	4,4
1018	BOX	1,17
101	BOX	1,19
1020	WC	1,15
1021	CHODBA	7,02
1022	DENNÍ MÍST. SESTER	6,33
1023	KUCHYŇKA	4,39
1024	SKLAD	3,49
1025	SCHODIŠTĚ	29,71
1026	SKLAD PRADLA	1,41
1027	WC ŽENY	2,09
1028	SPRCHA	2,29
1029	POKOJ	27,75
1030	POKOJ	16,17
1031	POKOJ	14,34
1032	POKOJ	14,28
1033	VYŠETŘOVNÁ	14,28
1034	AMBULANCE	16,36
1035	AMBULANCE	7,77
1036	LÉKÁRNA	19,26
1037	TEMNÁ KOMORA	8,2
1038	OVĚADOVNÁ	5,44
1039	SVĚTLÁ KOMORA	7,92
1040	VÝTAH 1	6,83
1041	RTG	28,84
1042	BOX	1,53
1043	BOX	2,12
1044	ULTRAZVUK	29,83
1045	BOX	1,52
1046	BOX	2,23
1047	PŘÍPRAVNA DIABETOLOGIE	20,53
1048	AMBULANCE DIABETOLOGIE	19,25
1049	PRAC. VED. LÉKÁRNKA	7,18
1050	VÝDEJNÁ LÉKŮ	35,08
1051	VSTUP	9,82
1052	ZÁDVEŘÍ	13,16
1053	RECEPCE	12,77
1054	SATNA	4,75
1055	CHODBA	138,47
1056	SCHODIŠTĚ	25,16
1057	ZÁDVEŘÍ	3,05
1058	SKLAD	2,23
1059	VENKOVNÍ SCHODIŠTĚ	5
1060	POPISOVNÁ	17,74
1061	DENNÍ MÍSTNOST	14,02
1062	PŘEDSÍN	4,97
1063	WC	1,14
1064	SPRCHA	1,28
1065	WC	1,08
1066	OKLID. MÍST.	1,86
1067	PŘEDSÍN	3,29
1068	PŘEDSÍN	4,1
1069	WC	2,7
1070	PŘEDSÍN	1,72
1071	ČEKÁRNA	22,90
1072	SOCIÁLNÍ ZÁZEMÍ	4,1
1073	ARCHIV	25,70
1074	CHODBA	13,17
1075	SKLAD	10,15
1076	WC ŽENY	6,05
1077	WC MUŽI	6,08
1078	WC INVALIDÉ	2,43
1079	OKLID. MÍST.	2,14
1080	CHIRURGICKÁ AMBULANCE	35,96
1081	CHIRURGICKÁ AMBULANCE	17,93
1082	SESTRA CHIR. AMB.	17,31
1083	PŘEVLEKÁRŇ	11,53
1084	PŘEDSÍN	5,03
1085	SPRCHA	1,92
1086	ERGOMETRIE	29,66
1087	ČEKÁRNA	16,89
1088	ENDOSKOPIE	30,3

1089	ČEKÁRNA	17,81	1111	WC ŽENY PERS.	1,38
1090	CHIRURGICKÁ AMBULANCE	20,63	1112	PŘEDSÍN ŽENY PERS.	2,9
1091	DENNÍ MÍSTNOST	16,87	1113	SCHODIŠTĚ	21,33
1092	ORDINACE 1	16,61	1114	SADROVNÁ	15,33
1093	SESTERNA 1	14,72	1115	WC MUŽI	7,38
1094	ČEKÁRNA	15,93	1116	WC ŽENY	8,96
1095	SESTERNA 2	14,55	1117	WC PERSONÁL	1,86
1096	ORDINACE 2	15,18	1118	OKLID. MÍST.	2,04
1097	ČEKÁRNA 2	14,49	1119	CHODBA	138,47
1098	SATNA PERSONÁLU	8,86	1120	VÝTAH 2	7,07
1099	SESTERNA 3	10,95	1121	CHODBA	19,7
1100	ORDINACE 3	18,01	1122	INTERNÍ AKUTNÍ AMBULANCE	51,31
1101	ODBĚROVÁ MÍSTNOST	15,03	1123	SESTRA RZP	14,12
1102	CHODBA	54,07	1124	RÍDÍČ RZP	14,39
1103	WC INVALIDÉ	4,52	1125	SESTRA RLP	13,74
1104	PŘEDSÍN ŽENY	6,42	1126	RÍDÍČ RLP	14,12
1105	WC ŽENY	2,74	1127	CHODBA	10,1
1106	WC MUŽI	4,42	1128	CHODBA	63,68
1107	PŘEDSÍN MUŽI	2,94	1129	SCHODIŠTĚ	6,45
1108	PŘEDSÍN MUŽI PERS.	3,65	1130	SATNA RLP/RZP	15,56
1109	WC MUŽI PERS.	3,73	1131	SKLAD ARCHIV	39,3
1110	OKLID. MÍST.	1,38	1132	CHODBA	9,05

1133	LÉKÁŘ RLP	21,99
1134	DENNÍ MÍSTNOST	24,69
1135	PŘEDSÍN	3,11
1136	WC	1,19
1137	WC	1,68
1138	SPRCHY ŽENY	1,68
1139	SPRCHY MUŽI	1,68
1140	VÝTAH 3	4,56
1141	OKLID. MÍST.	4,82
1142	UMÝVÁRNA NÁDOBI	14,26
1143	VÝDEJ JIDEL	16,7
1144	JIDELNA 2	106,12
1145	JIDELNA 1	24,95
1146	STROJOVNÁ VZT	7,4
1147	STROJOVNÁ VZT	63,29
1148	KOMPRESOROVNÁ	24,44
1149	PŘEDSÍN	3,62
1150	CHODBA	64,11
1151	WC	1,19

Celková plocha [m²]: 2361,73

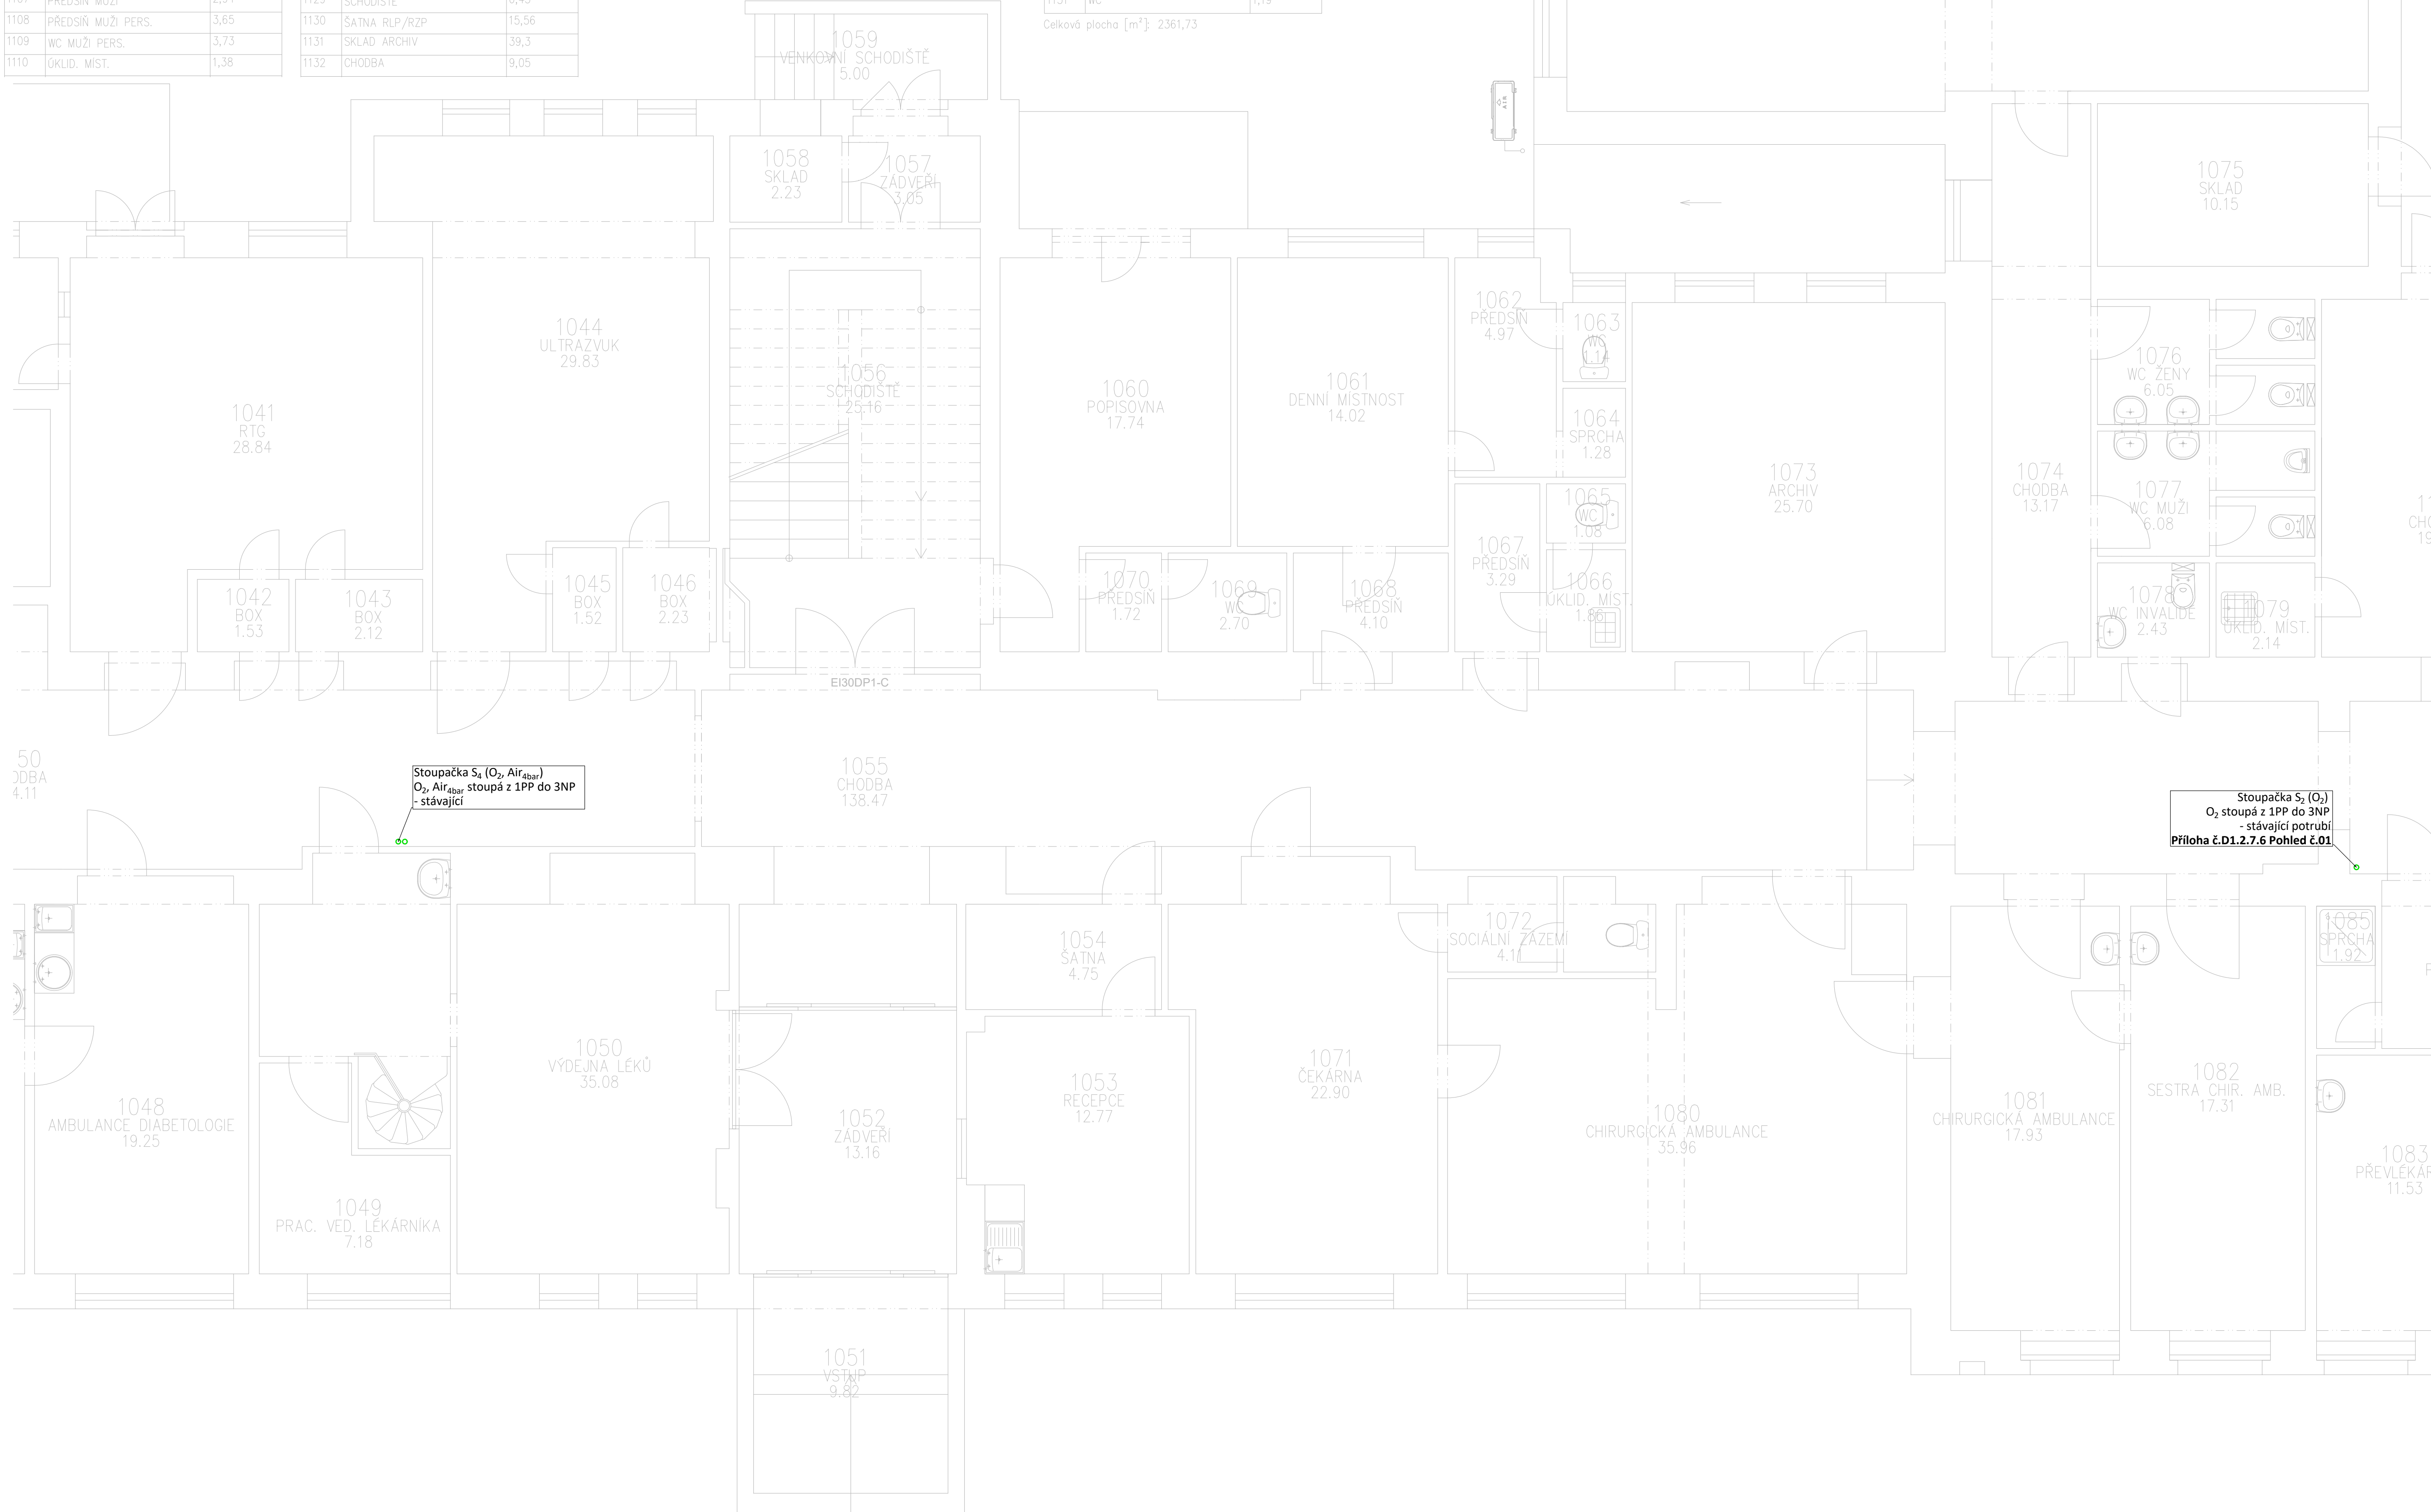

TABULKA DOPORUČ. VZDÁL. PODPĚR POTRUBÍ	
Cu TRUBKA	MIN. VZDÁLENOST (m)
Ø8x1	1,5
Ø12x1	1,5
Ø18x1	1,5
Ø22x1	2,0
Ø28x1,5	2,0
Ø42x1,5	2,5
Ø54x2	2,5
>Ø54	3,0

TABULKA POUŽITÝCH OCEL. CHRÁNÍČEK	
Cu TRUBKA	CHRÁNÍČKA
Ø8x1	TR Ø21,6x2,6
Ø12x1	TR Ø26,9x2,6
Ø18x1	TR Ø31,8x2,6
Ø22x1	TR Ø38x2,6
Ø28x1,5	TR Ø44,5x3,2
Ø42x1,5	TR Ø57x3,2
Ø54x2	TR Ø76x3,2
Ø70x3	TR Ø89x3,6

LEGENDA

— O2 —	— O2 —
— O2 —	— O2 —
— AIR 4bar —	— AIR 4bar —
— AIR 4bar —	— AIR 4bar —
— VAC —	— VAC —


Potrubi kyslíku - Cu trubka 4 bar
Potrubi kyslíku - Cu trubka 4 bar - stávající
Potrubi stlačeného vzduchu pro dýchání pacientů - Cu trubka 4 bar
Potrubi stlačeného vzduchu pro dýchání pacientů - Cu trubka 4 bar - stávající
Rozvodné potrubí vakua - Cu trubka 850 mbar

Poznámky:

Poznámka č. 1:
Potrubi medicínálních plynů bude vedeno ve větraném nehořlavém podhledu na konzolkách

Poznámka č. 2:
Potrubi vakua je projektováno jako příprava pro budoucí napojení na vakuovou stanici.

Poznámka č. 3:
Pro připojování stoupaček je nutné na nezbytnou dobu odstavit část nemocnice od dodávek medicínálních plynů. Tyto odstávky musí být prováděny a koordinovány s uživateli.

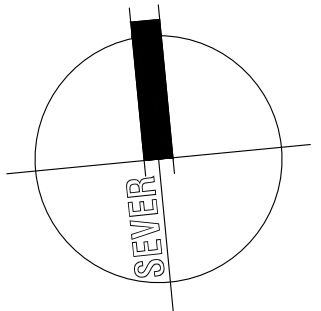

HLAVNÍ ING. PROJEKTU LIBOR KLUBAL, DIS	ZODP. PROJEKTANT ING. ZDENĚK KVAPIL	VYPRACOVAL JIRÍ STAHER	MĚŘÍTKO : 1:50 FORMAT : 10x44 DATUM : 11/2017	iNs ATELIER projektový a inženýrský s.r.o.
INVESTOR : KRÁLOVÉHRADSKÝ KRAJ, PIVOVARSKÉ NÁMĚSTÍ 1245, 500 03 HRADEC KRÁLOVÉ				
AKCE : NEMOCNICE BROUMOV – STAVEBNÍ ÚPRAVY 2NP JIP – ETAPA 2B Na parcele st.p.č. 308/1, p.p.č. 300/1, 300/6 katastrální území: BROUMOV				
D – DOKUMENTACE OBJEKTU D.1 STAVEBNÍ OBJEKTY D.1.1 SO 01 STAVEBNÍ ÚPRAVY JIP – ETAPA 2B D.1.1.7 MEDICINÁLNÍ PLYNY				
PROJEKT PRO PROVEDENÍ STAVBY			Č. PARE	ZPRACOVATEL: ML MZ LIBEREC s.r.o. U Nay 362/6 46001 Liberec
NÁZEV PŘÍLOHY : PŮDORYS 1.NP				EV. Č. AKCE 1566 44 17
				ČÍSLO PŘÍLOHY D. 1. 1. 7. 4