


Tabulka místností		
Číslo	Jméno	Plocha [m ²]
0001	UMÝVADLO V 001 PŘEPOJIT Z NOVÉHO ROZVODU	
0002	NOVÁ STOUPAČKA TV, CV, SV PROTAŽENO DO 1.NP	
0003		
0004	UMÝVADLO V 004 PŘEPOJIT Z NOVÉHO ROZVODU	
0005		
0006	STÁVAJÍCÍ ARMATURNÍ ŠACHTA ROZVOD Ø25 ZASLEPIT, ARMATURY DEMONTOVAT	
0007		
0008		
0009		
0010		
0011		
0012		
0013		
0014		
0015		
0016		
0017		
0018		
0019		
0020		
0021		
0022	REHABILITACE AMBULANCE	
0023		
0024		
0025		
0026		
0027		
0028		
0029		
0030		
0031		
0032		
0033		
0034		
0035		
0036		
0037		
0038		
0039		
0040		
0041		
0042		
0043		
0044		
0045		
0046		
0047		
0048		
0049		
0050		
0051		
0052		
0053		
0054		
0055		
0056		
0057		
0058		
0059		
0060		
0061		
0062		

- ROZSAH ÚPRAV CÍRKULAČNÍHO OKRUHU :
- DEMONTÁŽ PÁTEŘNÍHO STÁVAJÍCÍHO OKRUHU
 - NOVÝ ROZVOD V DIMENZI DLE PD
 - PODCHYCENÍ VEŠKERÝCH STOUPAČEK CÍRKULACE
 - NA KAŽDÉ STOUPAČCE REGULAČNÍ VENTIL A VYPOUŠTĚCÍ KOHOUT
 - NOVÁ STOUPAČKA Č. V41 - PROTAŽENÁ POD STROP 1.NP (SV, TeV, CV)
 - NA STOUPAČCE PODCHYTIT VEŠKERÉ STÁVAJÍCÍ ROZVODY V TRASE
 - DODRŽET DIMENZE REGULAČNÍCH ARMATUR !!

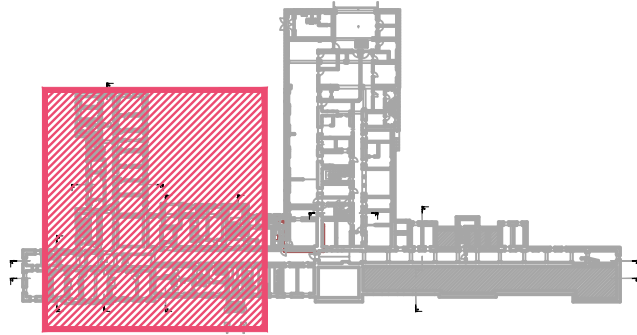

LEGENDY, POPISY, ODKAZY - VIZ VÝKRES Č. 1.1.4.8

HLAVNÍ ING. PROJEKTU	ZODP. PROJEKTANT	VYPRACOVAL	MĚŘÍTKO : 1:75	
LIBOR KLUBAL DIS.	ING. JIŘÍ LITOŠ	ING. JIŘÍ LITOŠ	FORMÁT : 8'A4	
<i>Libor Klubal</i>		<i>Ing. Jiří Litoš</i>	DATUM : 11/2017	
INVESTOR: KRÁLOVÉHRADECKÝ KRAJ, PIVOVARSKÉ NÁMĚSTÍ 1245, 500 03 HRADEC KRÁLOVÉ				
AKCE :				
NEMOCNICE BROUMOV - STAVEBNÍ ÚPRAVY 2NP JIP - ETAPA 2A1				
Na parcele st.p.č. 308/1, p.p.č. 300/1, 300/6 katastrální území: BROUMOV				
D - DOKUMENTACE OBJEKTU				
D.1 STAVEBNÍ OBJEKTY				
D.1.1 SO 01 STAVEBNÍ ÚPRAVY JIP - ETAPA 2A1				
D.1.1.4 ZDRAVOTNÍ TECHNIKA				
PROJEKT PRO PROVEDENÍ STAVBY				Č. PARÉ
NÁZEV PŘÍLOHY :				
PŮDORYS KANALIZACE A VODOVODU 1.NP				
				ZPRACOVATEL : ING. JIŘÍ LITOŠ Palachova 1742 547 01 NÁCHOD GSM 737 813 409 litos.jiri@seznam.cz ev.č. 400.41 2017
				EV. Č. AKCE 1566 44 17
				ČÍSLO PŘÍLOHY D.1.1.4.2