


SITUACE A VYTÝČENÍ KOMUNIKACE, M:250

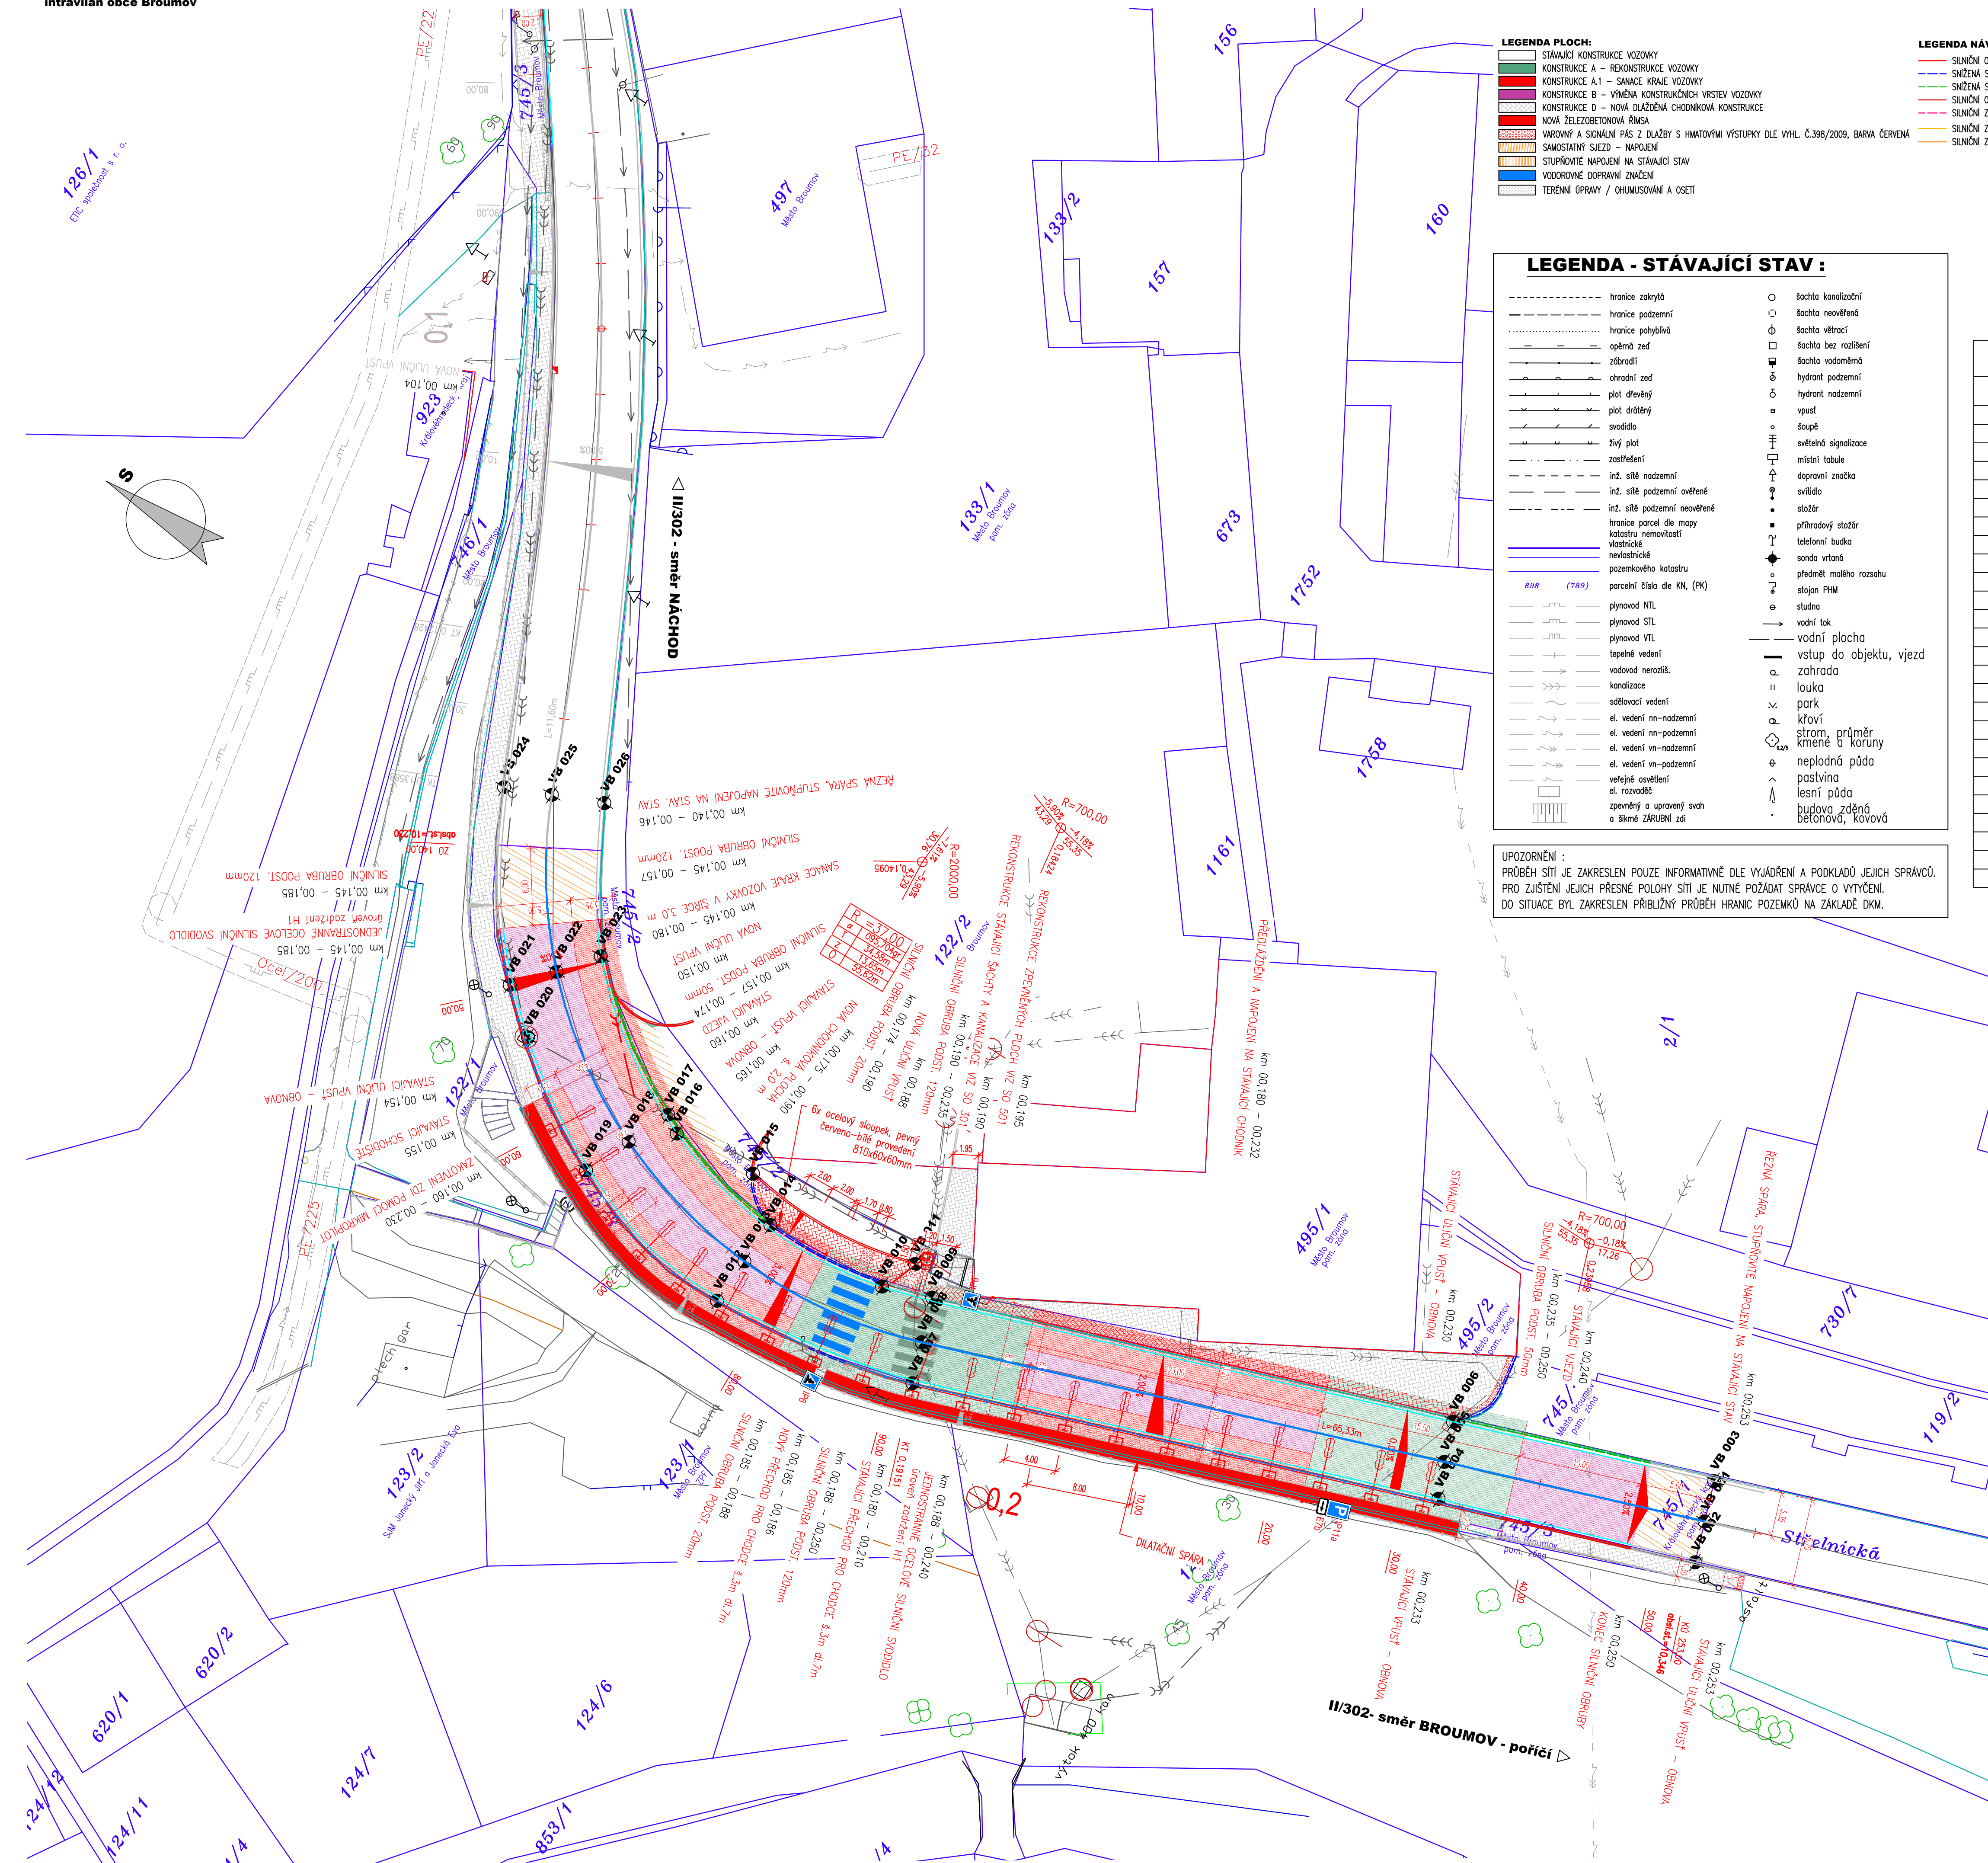

Vytýčovací body				
Ozn.	X	Y	Z	Poznámka
VB 001	-601156,297	-1004804,149	401,406	
VB 002	-601159,325	-1004805,223	401,249	
VB 003	-601153,319	-1004803,093	401,406	
VB 004	-601165,851	-1004786,087	401,695	
VB 005	-601163,241	-1004784,94	401,76	
VB 006	-601160,297	-1004783,85	401,795	
VB 007	-601180,189	-1004747,479	403,562	
VB 008	-601177,175	-1004746,392	403,44	
VB 009	-601173,883	-1004745,204	403,282	
VB 010	-601175,233	-1004741,527	403,529	
VB 011	-601172,423	-1004742,723	403,546	
VB 012	-601182,969	-1004731,507	404,309	
VB 013	-601179,314	-1004731,638	404,2	
VB 014	-601175,911	-1004731,811	403,975	
VB 015	-601173,31	-1004728,558	404,319	
VB 016	-601173,886	-1004722,003	404,583	
VB 017	-601173,033	-1004720,676	404,681	
VB 018	-601176,391	-1004719,225	404,956	
VB 019	-601180,002	-1004717,69	405,099	
VB 020	-601173,862	-1004708,442	405,63	
VB 021	-601171,23	-1004705,097	405,851	
VB 022	-601168,462	-1004707,569	405,811	
VB 023	-601165,627	-1004709,769	405,714	
VB 024	-601158,765	-1004696,556	406,665	
VB 025	-601157,277	-1004699,94	406,718	
VB 026	-601155,641	-1004703,66	406,633	

- Souřadnicový systém S-JTSK
- Výškový systém Bpv

03		
02		
01		
ZMĚNA	POPIS	DATUM

ING. IVAN ŠÍR

PROJEKTOVÁNÍ DOPRAVNÍCH STAVEB CZ s.r.o.

Halkova 1714/3, 500 02 Hradec Králové, tel: +420 603 181 473, sir@sirivan.cz, www.sirivan.cz

IC: 259 62 914

Objektname: **Královéhradecký kraj**

Pivovarské náměstí 1245, Hradec Králové, 500 03

"II/302 Broumov - Střelnice

■ kraj:
Královéhradecký

■ MÚ / OU:
Broumov

■ stupeň utajení:
bez utajení

■ datum:
07/2017

■ základkové číslo:
O17 021

■ stupeň PD:
DSP a PDPS

■ odpovědný projektant stavby:
Ing. Ivan Šír

■ odpovědný projektant objektu:

■ vypracoval:
Ing. Ondřej Tupa

■ kontroloval:
Ing. Martin Fejks

■ změna číslo:
00

■ měřítko:
M 1:250

fs

Fejks

OBJEKTY POZEMNÍCH KOMUNIKACÍ

NOVÝ STAV - SITUACE A VYTÝČENÍ

C.1.1.03