


SITUACE ODVODNĚNÍ, M 1:250  
intravilán obce Broumov

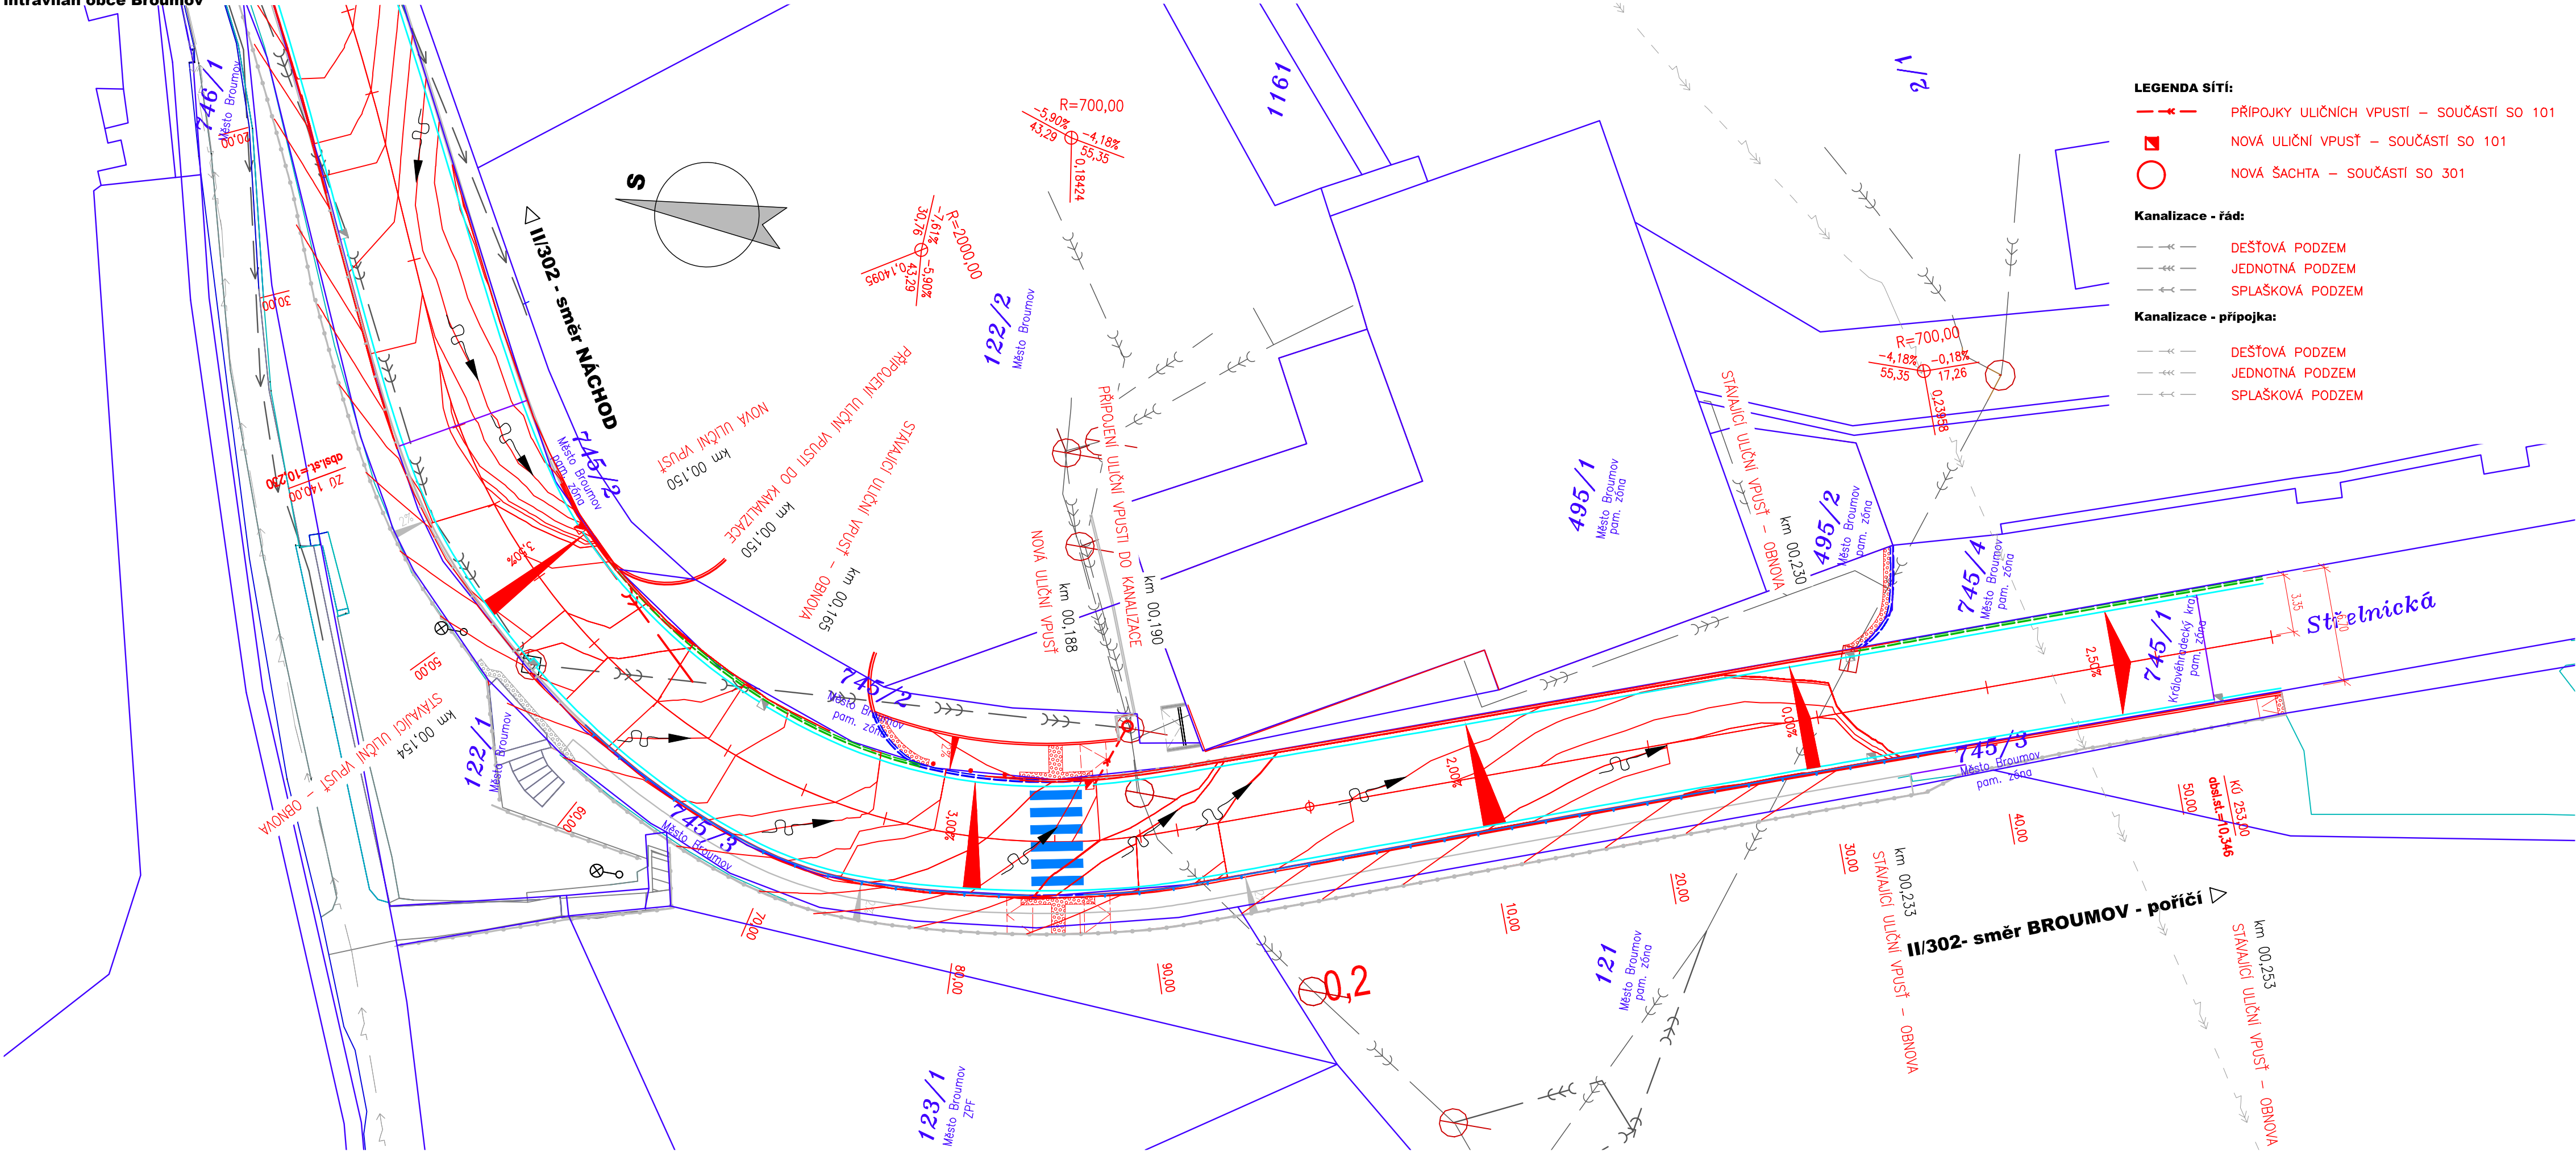

- Souřadnicový systém S-JTSK  
- Výškový systém Bpv

03		
02		
01		
ZMĚNA	POPIS	DATUM



**ING. IVAN ŠÍR**  
PROJEKTOVÁNÍ DOPRAVNÍCH STAVEB CZ s.r.o.  
Haškova 1714/3, 500 02 Hradec Králové, tel: +420 603 181 473, sir@sirivan.cz, www.sirivan.cz  
IČ: 259 62 914

Objednatel: Královéhradecký kraj  
Pivovarské náměstí 1245, Hradec Králové, 500 03

**"II/302 Broumov - Střelnice"**

■ kraj:  
Královéhradecký

■ MÚ / OU:  
Broumov

■ stupeň utajení:  
bez utajení

■ datum:  
07/2017

■ zakázkové číslo:  
O17 021

■ stupeň PD:  
DSP a PDPS

■ odpovědný projektant stavby:  
Ing. Ivan Šír

■ odpovědný projektant objektu:

■ vypracoval:  
Ing. Ondřej Tupa

■ kontroloval:  
Ing. Martin Fejks

■ změna číslo:  
00

■ měřítko:  
M 1:250

*Fejks*

OBJEKTY POZEMNÍCH KOMUNIKACÍ  
NOVÝ STAV - SITUACE ODVODNĚNÍ

**C.1.1.04**