


# KOUPELNA "B"

M 1:20

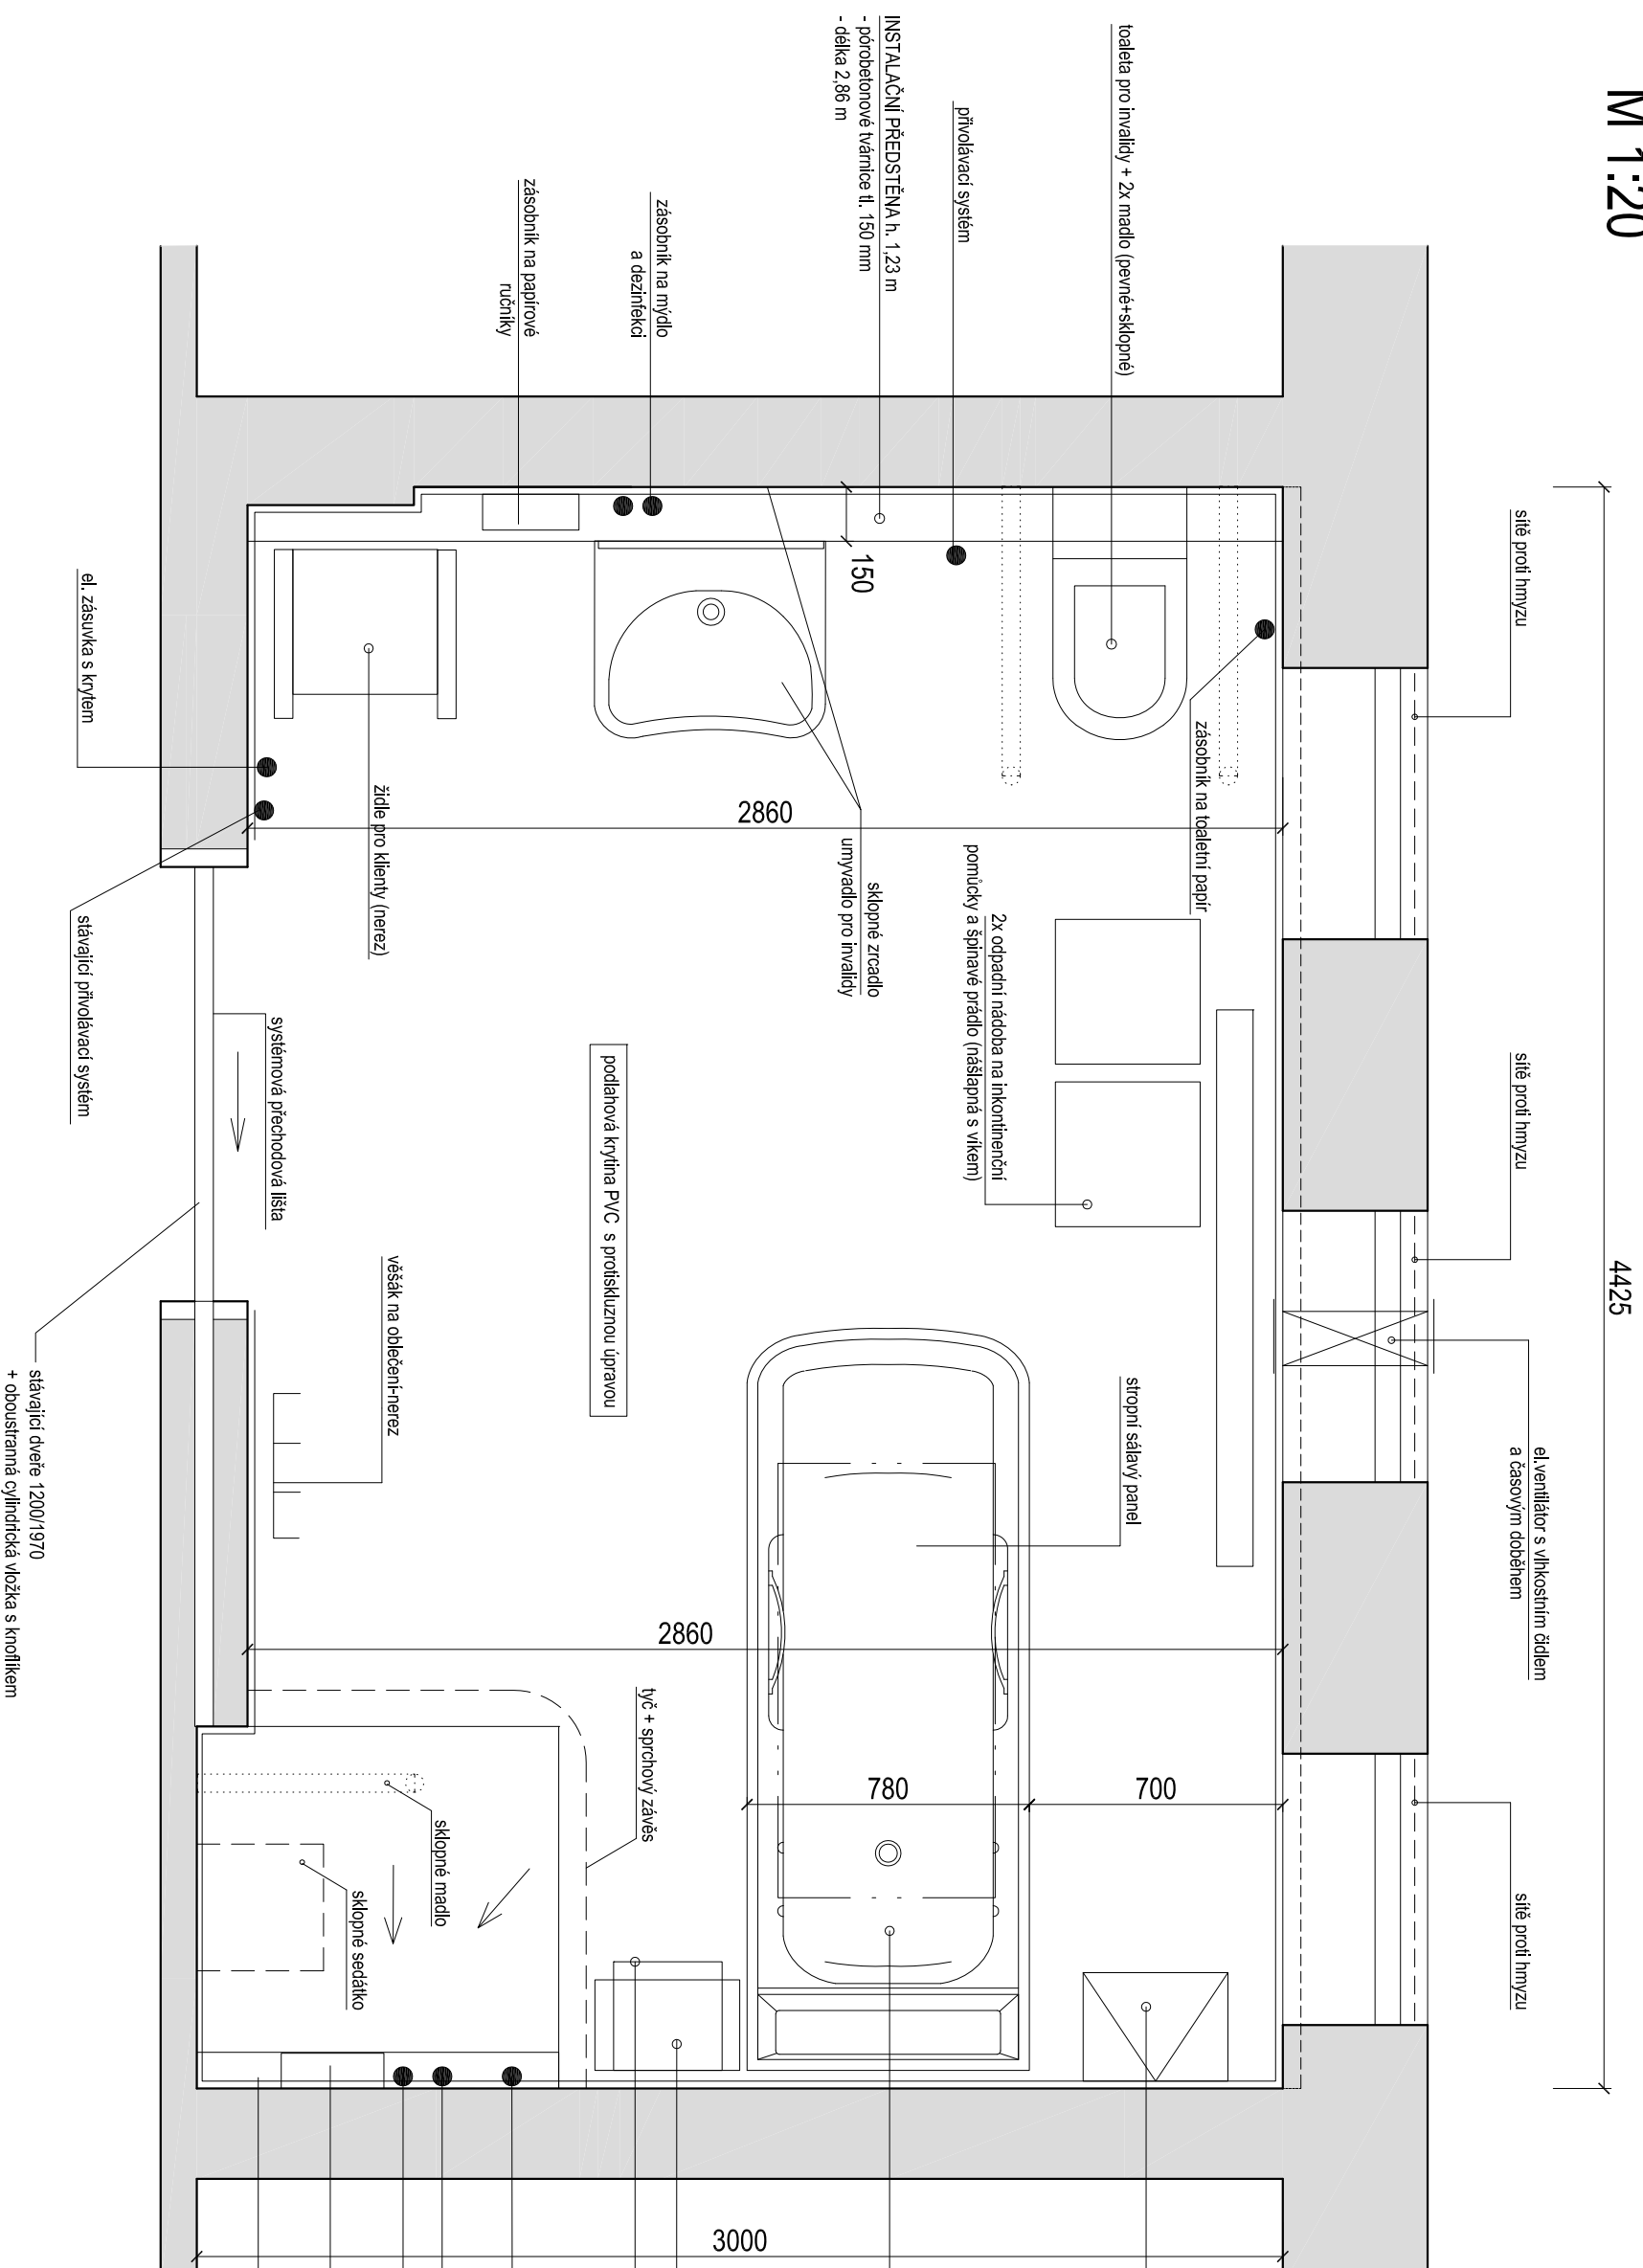

## POPIS NAVRHOVANÝCH ÚPRAV:

- ① Zapravení drážek ve zdivu + výztužná tkanina  
- 100x50 mm - délka 2,1 m  
- 200x50 mm - délka 1,5 m
- ② Vyrovnání stěn po vybourání keramických obkladů + zapravení drážek po vedení elektroinstalace
- ③ Přebroušení povrchu podlahy
- ④ Vyzdění instalační předstěny tl.150 mm - pórobeton, výška dle spárovězu obkladu cca 1230 mm
- ⑤ Provedení hydroizolační stěrky s vytažením na stěny 150 mm včetně systémových pásek
- ⑥ Osazení podlahového žlabu z nerezové oceli s limcem ke stěně a nerezovým roštěm, délka 900 mm
- ⑦ Položení podlahové krytiny PVC + vytažení na stěny 50 mm včetně systémového ukončení a napojení na odtokový žlabek + přechodová lišta u dveří d.900 mm
- ⑧ Keramický obklad na výšku místnosti 2550 mm + systémové lišty včetně parapetu, ostění a nadpraží
- ⑨ Výmalba stropu
- ⑩ Montáž zařizovacích předmětů a vybavení:
  - a) nerezová polička na mycí potřeby
  - b) sklopné sedátko do sprchy 450x450 mm, výška 460 mm nad podlahou
  - c) 1x sklopné madlo, 1x pevné vodotěrné madlo
  - d) lýtč na sprchový závěs
  - e) zásobník na mýdlo
  - f) směšovač na dezinfekci
  - g) nástěnná polička, nerezová konstrukce + plastové mísky
  - h) uzamykatelná závěsná skříň 440x300 mm, v.1500 mm
  - i) madla u WC - 1x pevné, 1x sklopné
  - j) zásobník na papírové papír
  - k) zásobník na papírové ručníky
  - l) věšák na oblečení z nerezové oceli
  - m) sklopné zrcadlo bez ovládací páky
- ⑪ Zpětná montáž přívlačovacího systému
- ⑫ Osazení sítě proti hmyzu do oken, 3x velikost 750x750 mm
- ⑬ Osazení nových plastových dveřík na HUV, 400x400 mm
- ⑭ Přenosné vybavení: - odpadkový koš s víkem, nášlapný - židle pro klienty nerezová

zvedací vana  
funkce dezinfekce


nástěnná polička  
odpadkový koš  
(nášlapný s víkem)

pevné systé. madlo d.500 mm

přívlačovací systém

sprchová hlavice horní + sprchovací hadice se sprchou  
termosátická baterie  
polička na mycí potřeby

podlahový žlab z nerezové oceli s pevným limcem  
ke stěně a s nerezovým roštěm, délka 850-950 mm  
nosnost do 300 kg

ZODP. PROJEKTANT :	Ing. Radek Vondra	 <p><b>pridos</b> Ih. Potope 648, Hradec Králové, 11 tel./fax: 495539371, 400 322 07 245 e-mail: prid@scom.nic.cz</p>
KRESLIL:	Ing. Monika Pospíšilová	
INVESTOR :	Domov u Bříččků, K Bříčče 1240, Nový Hradec Králové	
MÍSTO :	Hradec Králové	
ODDIL. :	D.1.1. Architektonicko-stavební řešení	
AKCE : DOMOV U BŘIČČKŮ, K BŘIČČE 1240, Hradec Králové REKONSTRUKCE KOUPELNY "B"		DATUM : 11/2018 STUPEŇ : DPS MĚŘÍTKO : 1:20
NOVÝ STAV		05