


SITUACE  
1:250

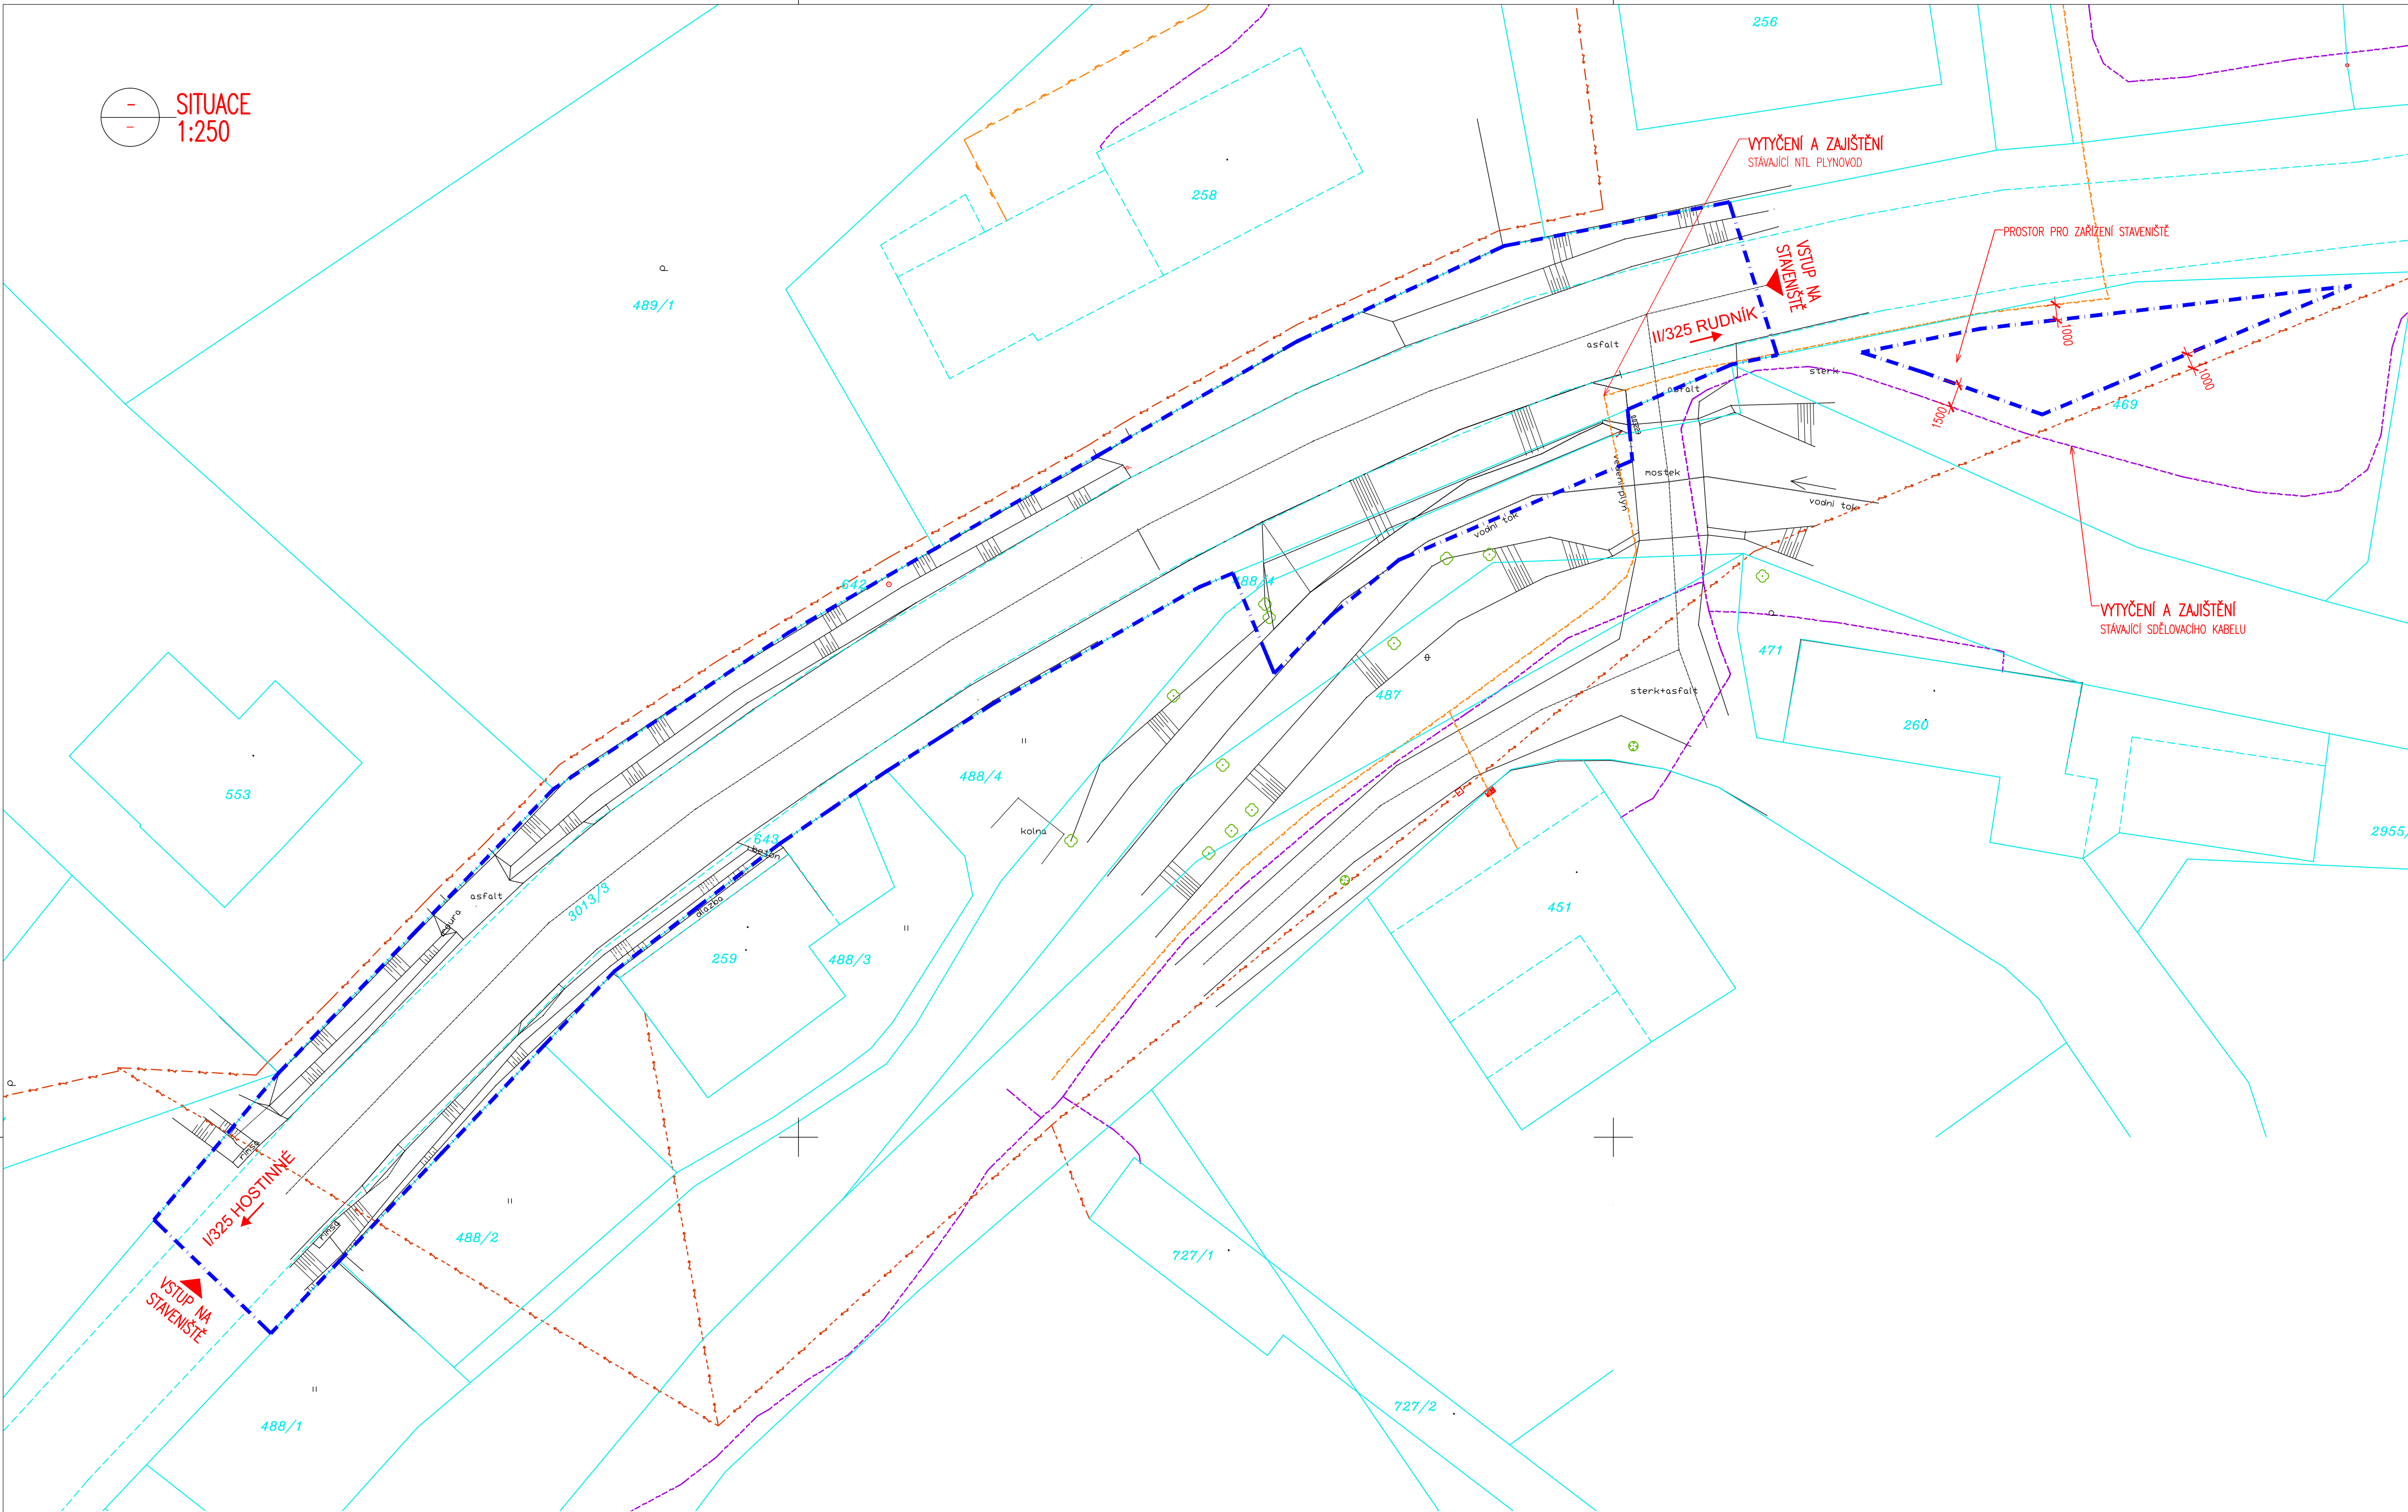

LEGENDA STÁVAJÍCÍCH INŽENÝRSKÝCH SÍTÍ:

- ELEKTRICKÉ VEDENÍ NN NADZEMNÍ – ČEZ DISTRIBUCE a.s.
- ELEKTRICKÉ VEDENÍ NN PODZEMNÍ – ČEZ DISTRIBUCE a.s.
- TELEFONICA O2 CZECH REPUBLIC, A.S.
- STL PODZEMNÍ PLYNOVOD – RWE DISTRIBUČNÍ SLUŽBY S.R.O.

LEGENDA – STÁVAJÍCÍ STAV:

- STÁVAJÍCÍ STAV
- HRANICE PARCEL DLE KATASTRÁLNÍ MAPY
- PARCELNÍ ČÍSLO DLE KATASTRÁLNÍ MAPY
- STÁVAJÍCÍ ZELEN


LEGENDA:

- OBVOD STAVENIŠTĚ

DOS+PDPS

SOUŘADNICOVÝ SYSTÉM: S-JTSK

VÝŠKOVÝ SYSTÉM: BpV

HL.INŽ.PROJEKTU	ZODP.PROJEKTANT	VYPRACOVAL	KONTROLOVAL	 sídlo: Škroupova 719, 500 02 Hradec Králové projekce: Husova 1697, 530 03 Pardubice	
Ing. Kučera M. <i>Kučera M.</i>	Ing. P. Kulhavý <i>Kulhavý</i>	Ing. P. Kulhavý <i>Kulhavý</i>	Ing. Kučera M. <i>Kučera M.</i>	FORMÁT	6 A4
OBEC : RUDNÍK				DATUM	07/2013
INVESTOR : KRÁLOVÉHRADECKÝ KRAJ				ÚČEL	DOS+PDPS
AKCE :				Č.ZAKÁZKY:	PARÉ :
II/325 Rudník - oprava opěrné zdi a svahu - povodňové škody				13_041	
				Č. ARCHIVNÍ :	
DOKUMENTACE PRO OHLÁŠENÍ STAVBY A PROVÁDĚNÍ STAVBY				0	
PŘÍLOHA :				MĚŘÍTKO :	Č.PŘÍLOHY :
SITUACE - ZOV - DÍL 2				1:250	D.2.2

MĚŘÍTKO:

1:250

