




PŮDORYS

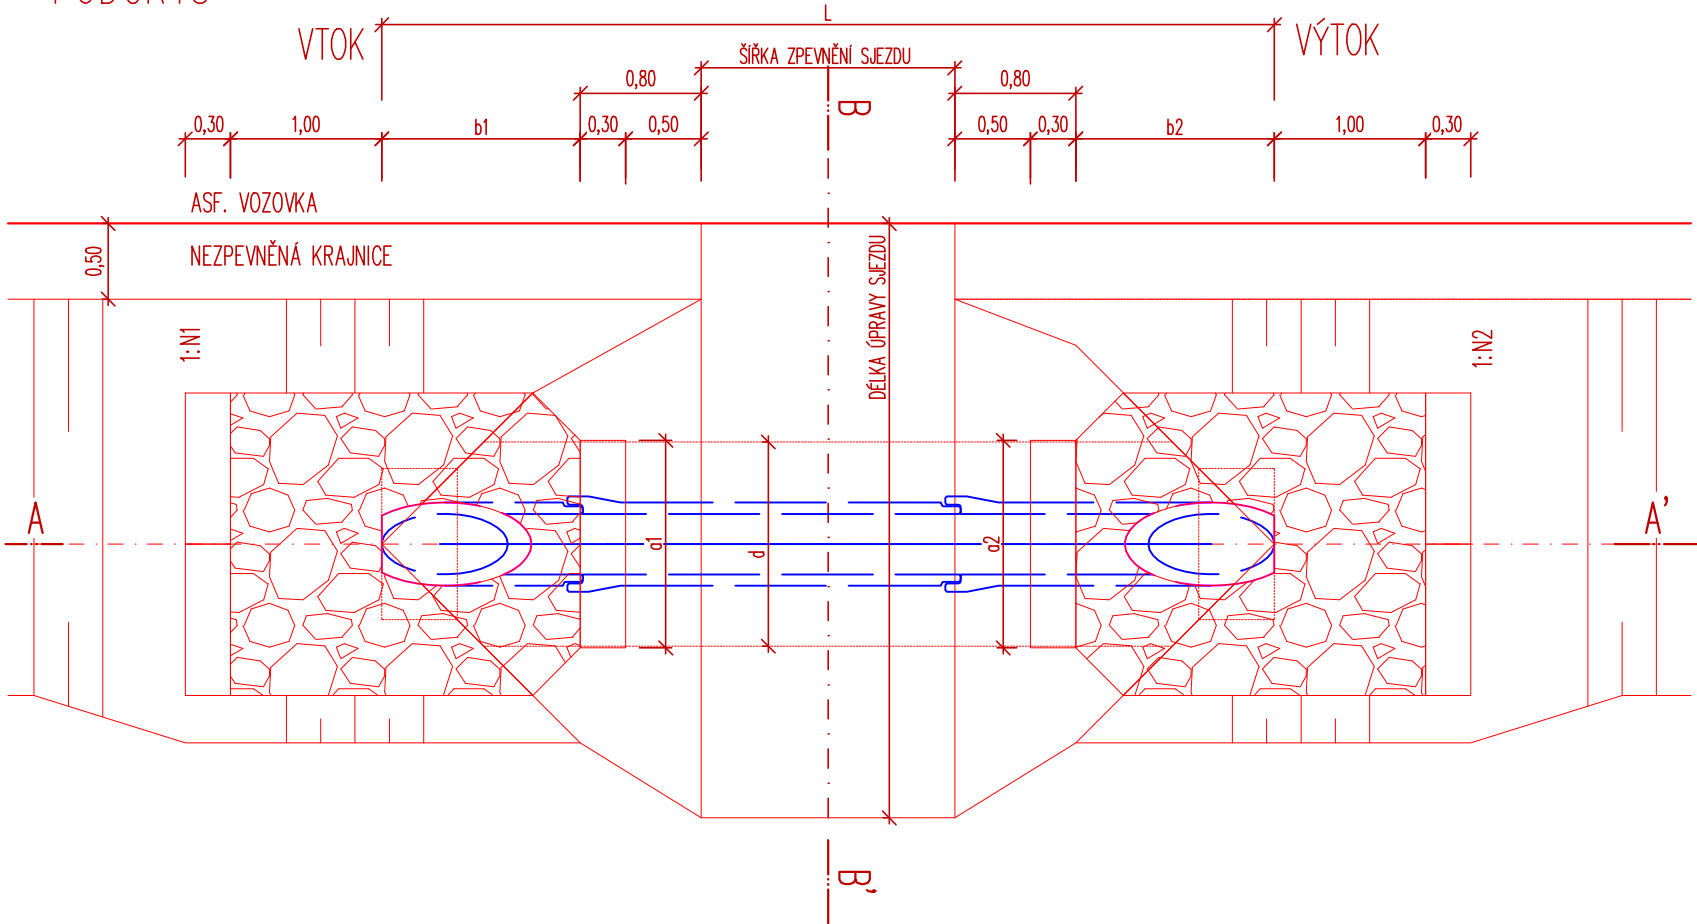

ŘEZ A-A'

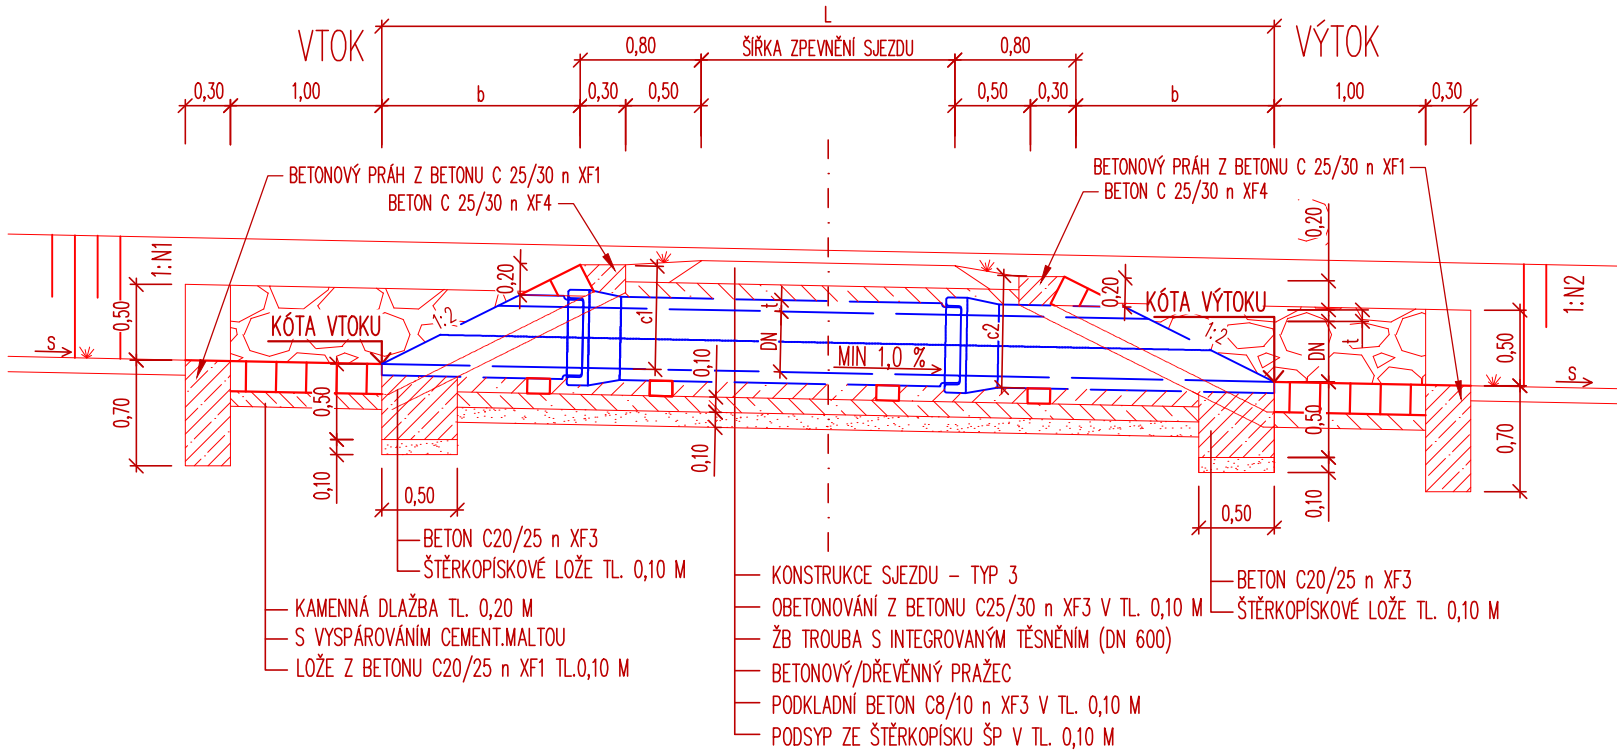

ŘEZ B-B'

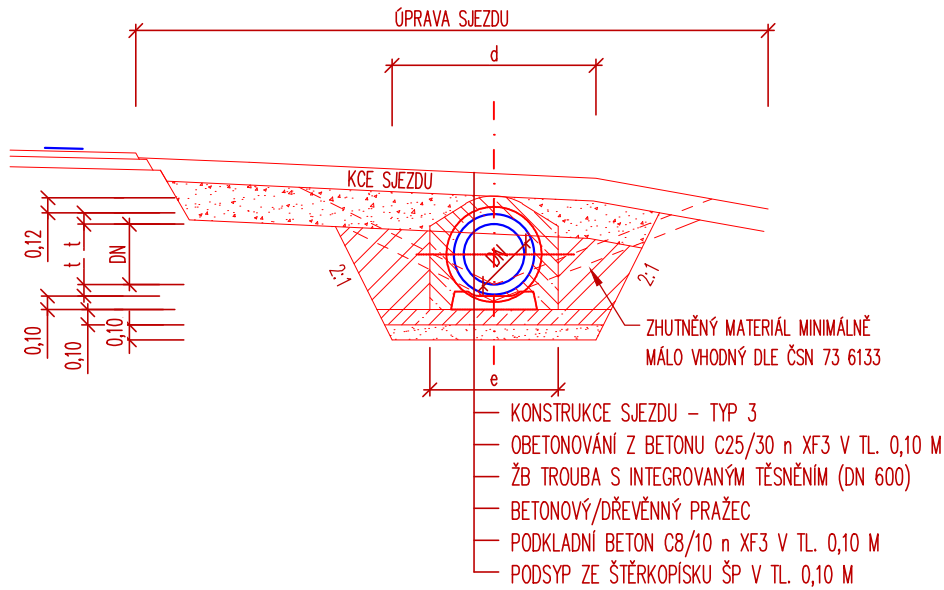

SOUŘADNICOVÝ SYSTÉM: JTSK
VÝŠKOVÝ SYSTÉM: BALT p.v.

± 0.000 = m n.m.	04/2018
Vypracoval Ing. Tomko P.	Kontroloval Ing. Kučera M.	Index	Změna
Zodpovědný projektant Ing. Kučera M.	Hlavní inženýr projektu Ing. Kučera M.	Datum	
Akce		Investor	
II /327 CHLUMEC NAD CIDLINOU - ZÁBĚDOV		Královéhradecký kraj Pivovarské nám.1245/2,Hradec Králové 50003	
Objekt		Obec Chlumec n.Cidlinou	Kraj Královéhradecký
SO 106 - ÚSEK 6; km 4,970 17 - km 5,596 25		Technická zpráva	Formát A3
Profese Dopravní stavby		Stupeň PDPS	Měřítko 1:50
Název přílohy		Číslo přílohy 55/17	Paré
VZOROVÉ ZATrubnění SJEZDU		Číslo přílohy C.6.2.7	