


LEGENDA POTRUBÍ

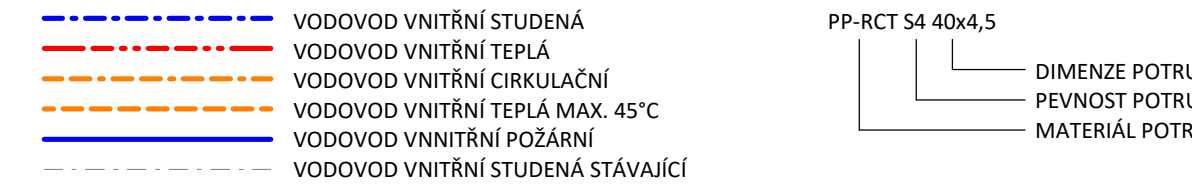

LEGENDA ZNAČEK A SYMBOLŮ

AVV	AUTOMATICKÝ TERMOSTATICKÝ VYVAŽOVACÍ VENTIL, dimenze dle potrubí
KKV	KULOVÝ KOHOUT S VYPOUŠTĚNÍM, PAKOVÝ, PN16, dimenze dle potrubí
ZK	ZPĚTNÁ KLAPKA NEREZOVÁ, PN16, dimenze dle potrubí
UM	UMÝVADLO
WC-Z	TOAILETA ZÁVĚSNÁ
VÝ	VÝLEVKVA
S	SPRCHA
P	PISOÁR

POZNÁMKY

- V PŘÍPADĚ DISPOZIČNÍCH ZMĚN OVĚŘIT KOLIZE S OSTATNÍM INSTALAČNÍM VEDENÍM A PŘÍPADNĚ UVEDENÉ VÝSKOVÉ ÚDAJE POTRUBÍ UPRAVIT.
- MATERIÁL VNITŘNÍHO VODOVODU – PP RCT S4.
- VŠEKERÉ POTRUBÍ ROZVODY TEPLÉ VODY NUTNĚ IZOLOVAT DLE VÝHLÁŠKY 193/2007.
- U ZAŘIŽOVACÍCH PŘEDMĚTŮ NEBO BATERIE JE NUTNÉ JEDNOTLIVĚ VÝSKOVÉ POZICE UPRAVIT DLE ZVOLENÉHO VÝROBCE.
- KONEČNOU PODOBU A POLOHU NAVRŽENÝCH ZAŘIŽOVACÍCH PŘEDMĚTŮ JE NUTNÉ PŘED MONTÁŽÍ KOORDINOVAT S INVESTOREM STAVBY.
- SKLON POTRUBÍ SMĚREM K VYPOUŠTĚCÍM VENTILŮM MIN. 0,3 ‰.
- VŠEKERÁ MONTÁŽ PROBĚHNE V SOULADU S INSTRUKCEMI OD VÝROBCE.
- VŠEKERÉ VNITŘNÍ ROZVODY BUDOU PROVEDENY DLE POŽADAVKU ČSN 75 5409

IZOLACE POTRUBÍ V CHRÁNĚNÝCH/TEMPEROVANÝCH PROSTORECH:

POTRUBÍ ROZVODU STUDENÉ VODY: TLOUŠTKA 10 mm.

POTRUBÍ ROZVODU TEPLÉ VODY NUTNĚ IZOLOVAT DLE VÝHLÁŠKY 193/2007 – $\lambda \leq 0,040 \text{ W/m.K}$:

- 16x2,2 – MIN. TLOUŠTKA IZOLACE 13 mm
- 20x2,3 – MIN. TLOUŠTKA IZOLACE 20 mm
- 25x2,8 – MIN. TLOUŠTKA IZOLACE 20 mm

IZOLACE POTRUBÍ V NECHRÁNĚNÝCH PROSTORECH POTRUBÍ ROZVODU STUDENÉ A TEPLÉ VODY:

TLOUŠTKA 25 mm.

k.ú. Třeběš - 647047, č.parc.: 1089; 367/201; 367/203; 367/209; 367/211; 367/212; 367/214; 367/312; 367/313; 367/318; 367/319 ± 0,000 = 102,032 m n. m. (Bpv)

Generální projektant		
S V I Ž N		
Autor SVIŽN s.r.o. korespondenční adresa Zlatnická 10, 110 00, Praha 1 sidlo Milady Horákové 298/123, 160 00, Praha 6 iČO 033 01 087 kontakt tel.: 606 062 636 mail.: info@svizn.com	HIP Michal Volbrecht kontakt tel.: +420 732 340 333 mail.: volbrecht@svizn.com Zodpovědný projektant Ing. arch. Marta Ševčíková číslo autorizace ČKA 04 407	Vypracoval Ing. Lenka Linhartová Ing. Filip Spindler

Akce Centrum komplexní odborné podpory pro klienty se sluchovým postižením Štefánikova 549/27, 500 11 Hradec Králové			
Stavebník VOŠ, SŠ a MŠ Hradec Králové, Štefánikova 594, Hradec Králové			
Stupeň DPS	Měřítko 1:50	Revize	Datum 4/2019

Označení části D.5	Část DOKUMENTACE STAVEBNÍHO OBJEKTU
Číslo profese D.5.4.1	Profese ZDRAVOTNÉ TECHNICKÉ INSTALACE
Číslo přílohy D.5.4.1.b – 04	Příloha SCHEMA - VODOVOD

LEGENDA ZAŘIŽOVACÍCH PŘEDMĚTŮ

UM.01 - umyvadlo pravouhlé 55 x 38cm s otvorem, bílé, s přepadem a otvorem na baterii, RKK15, výška napojení na vodovod 230mm, výška napojení na odpad 180mm, vč. odpadního sifonu DN50 z chromu, horní hrana 500mm nad podlahou
- umyvadlová stojánková baterie pouze na jednu vodu, chrom, bez automatické zátky

UM.02 - umyvadlo pravouhlé 55 x 46,5cm, bílé, s přepadem a otvorem na baterii, 2x RKK15, výška napojení na vodovod 580mm, výška napojení na odpad 530mm, vč. odpadního sifonu DN50 z chromu, horní hrana 850mm nad podlahou
- umyvadlová stojánková páková baterie, chrom, s automatickou zátkou

UM.03 - umyvadlo pravouhlé 66 x 55cm s otvorem, bílé, s přepadem a otvorem na baterii, 2x RKK15, výška napojení na vodovod 530mm, výška napojení na kanalizaci 430mm, vč. podomítkového sifonu DN50, horní hrana 800mm nad podlahou
- umyvadlová páková baterie s prodlouženou pákou pro handicapované, vč. příslušenství

UM.04 - umyvadlo pravouhlé 55 x 38cm s otvorem, bílé, s přepadem a otvorem na baterii, 2x RKK15, výška napojení na vodovod 580mm, výška napojení na odpad 530mm, vč. odpadního sifonu DN 50 z chromu, horní hrana 850mm nad podlahou
- umyvadlová stojánková páková baterie, chrom, s automatickou zátkou

WC-Z 01 - závěsná toaleta dětská s hlubokým splachováním, keramická, vč. příslušenství, podomítkový modul pro závěsné WC + souprava pro ukotvení do stěny 112 cm, se splachovací nádrží pod omlítku Sigma 12 cm, výška napojení na vodovod 950mm RV 1/2", výška napojení na kanalizaci 130mm, vč. odpadního sifonu, horní hrana 300mm nad podlahou

WC-Z 02 - závěsná toaleta s hlubokým splachováním, keramická, vč. příslušenství, podomítkový modul pro závěsné WC + souprava pro ukotvení do stěny 112 cm, se splachovací nádrží pod omlítku Sigma 12 cm, výška napojení na vodovod 1050mm RV 1/2", výška napojení na kanalizaci 230mm, vč. odpadního sifonu, horní hrana 400mm nad podlahou

WC-Z 03 - závěsná toaleta s hlubokým splachováním, délka 700 mm, keramická, vč. příslušenství, podomítkový modul pro závěsné WC + souprava pro ukotvení do stěny 112 cm bezbariérový pro podpěry, se splachovací nádrží pod omlítku Sigma 12 cm, výška napojení na vodovod 1130mm RV 1/2", výška napojení na kanalizaci 310mm, vč. odpadního sifonu, horní hrana 480mm nad podlahou

S01 - sprchový žlab s lícem ke stěně, viditelná délka 1150mm, šířka 60mm, nerezová perforovaná krycí mřížka, vč. odpadního sifonu DN40, sprchový set nástěnný, výška napojení na vodovod 850mm

S02 - sprchový žlab s lícem ke stěně, viditelná délka 750mm, šířka 60mm, nerezová perforovaná krycí mřížka, vč. odpadního sifonu DN50, sprchový set nástěnný, výška napojení na vodovod 1100mm

S03 - sprchová vanička s instalačním rámem, sprchová odpadní souprava DN40, sprchový set nástěnný, výška napojení na vodovod 850mm nad sprchovou vaničkou
- závěsná keramická výlevka s plastovou mřížkou, výška napojení na vodovod 1100mm, výška napojení na kanalizaci 225mm

Vý - umyvadlová nástěnná baterie, raménko 225 mm, vč. příslušenství
P - pisoár s vnitřním napojením vody s elektromagnetickým ventilem, keramický, bílý, výška napojení na vodovod 320mm, výška napojení na kanalizaci 320mm, horní hrana pisoáru 500mm nad podlahou

D+MN - dřež 85 x 55cm s přepadem a otvorem na baterii, 2x RKK15, výška napojení vodovodu 500mm, výška napojení na odpad 400mm, vč. odpadního sifonu s odbočkou na připojení odpadu myčky
ZU-VZT - zápachová uzavíratka vzduchotechnické chladicí jednotky, podomítková, výška napojení vodovodu 500mm

definováno při realizaci