


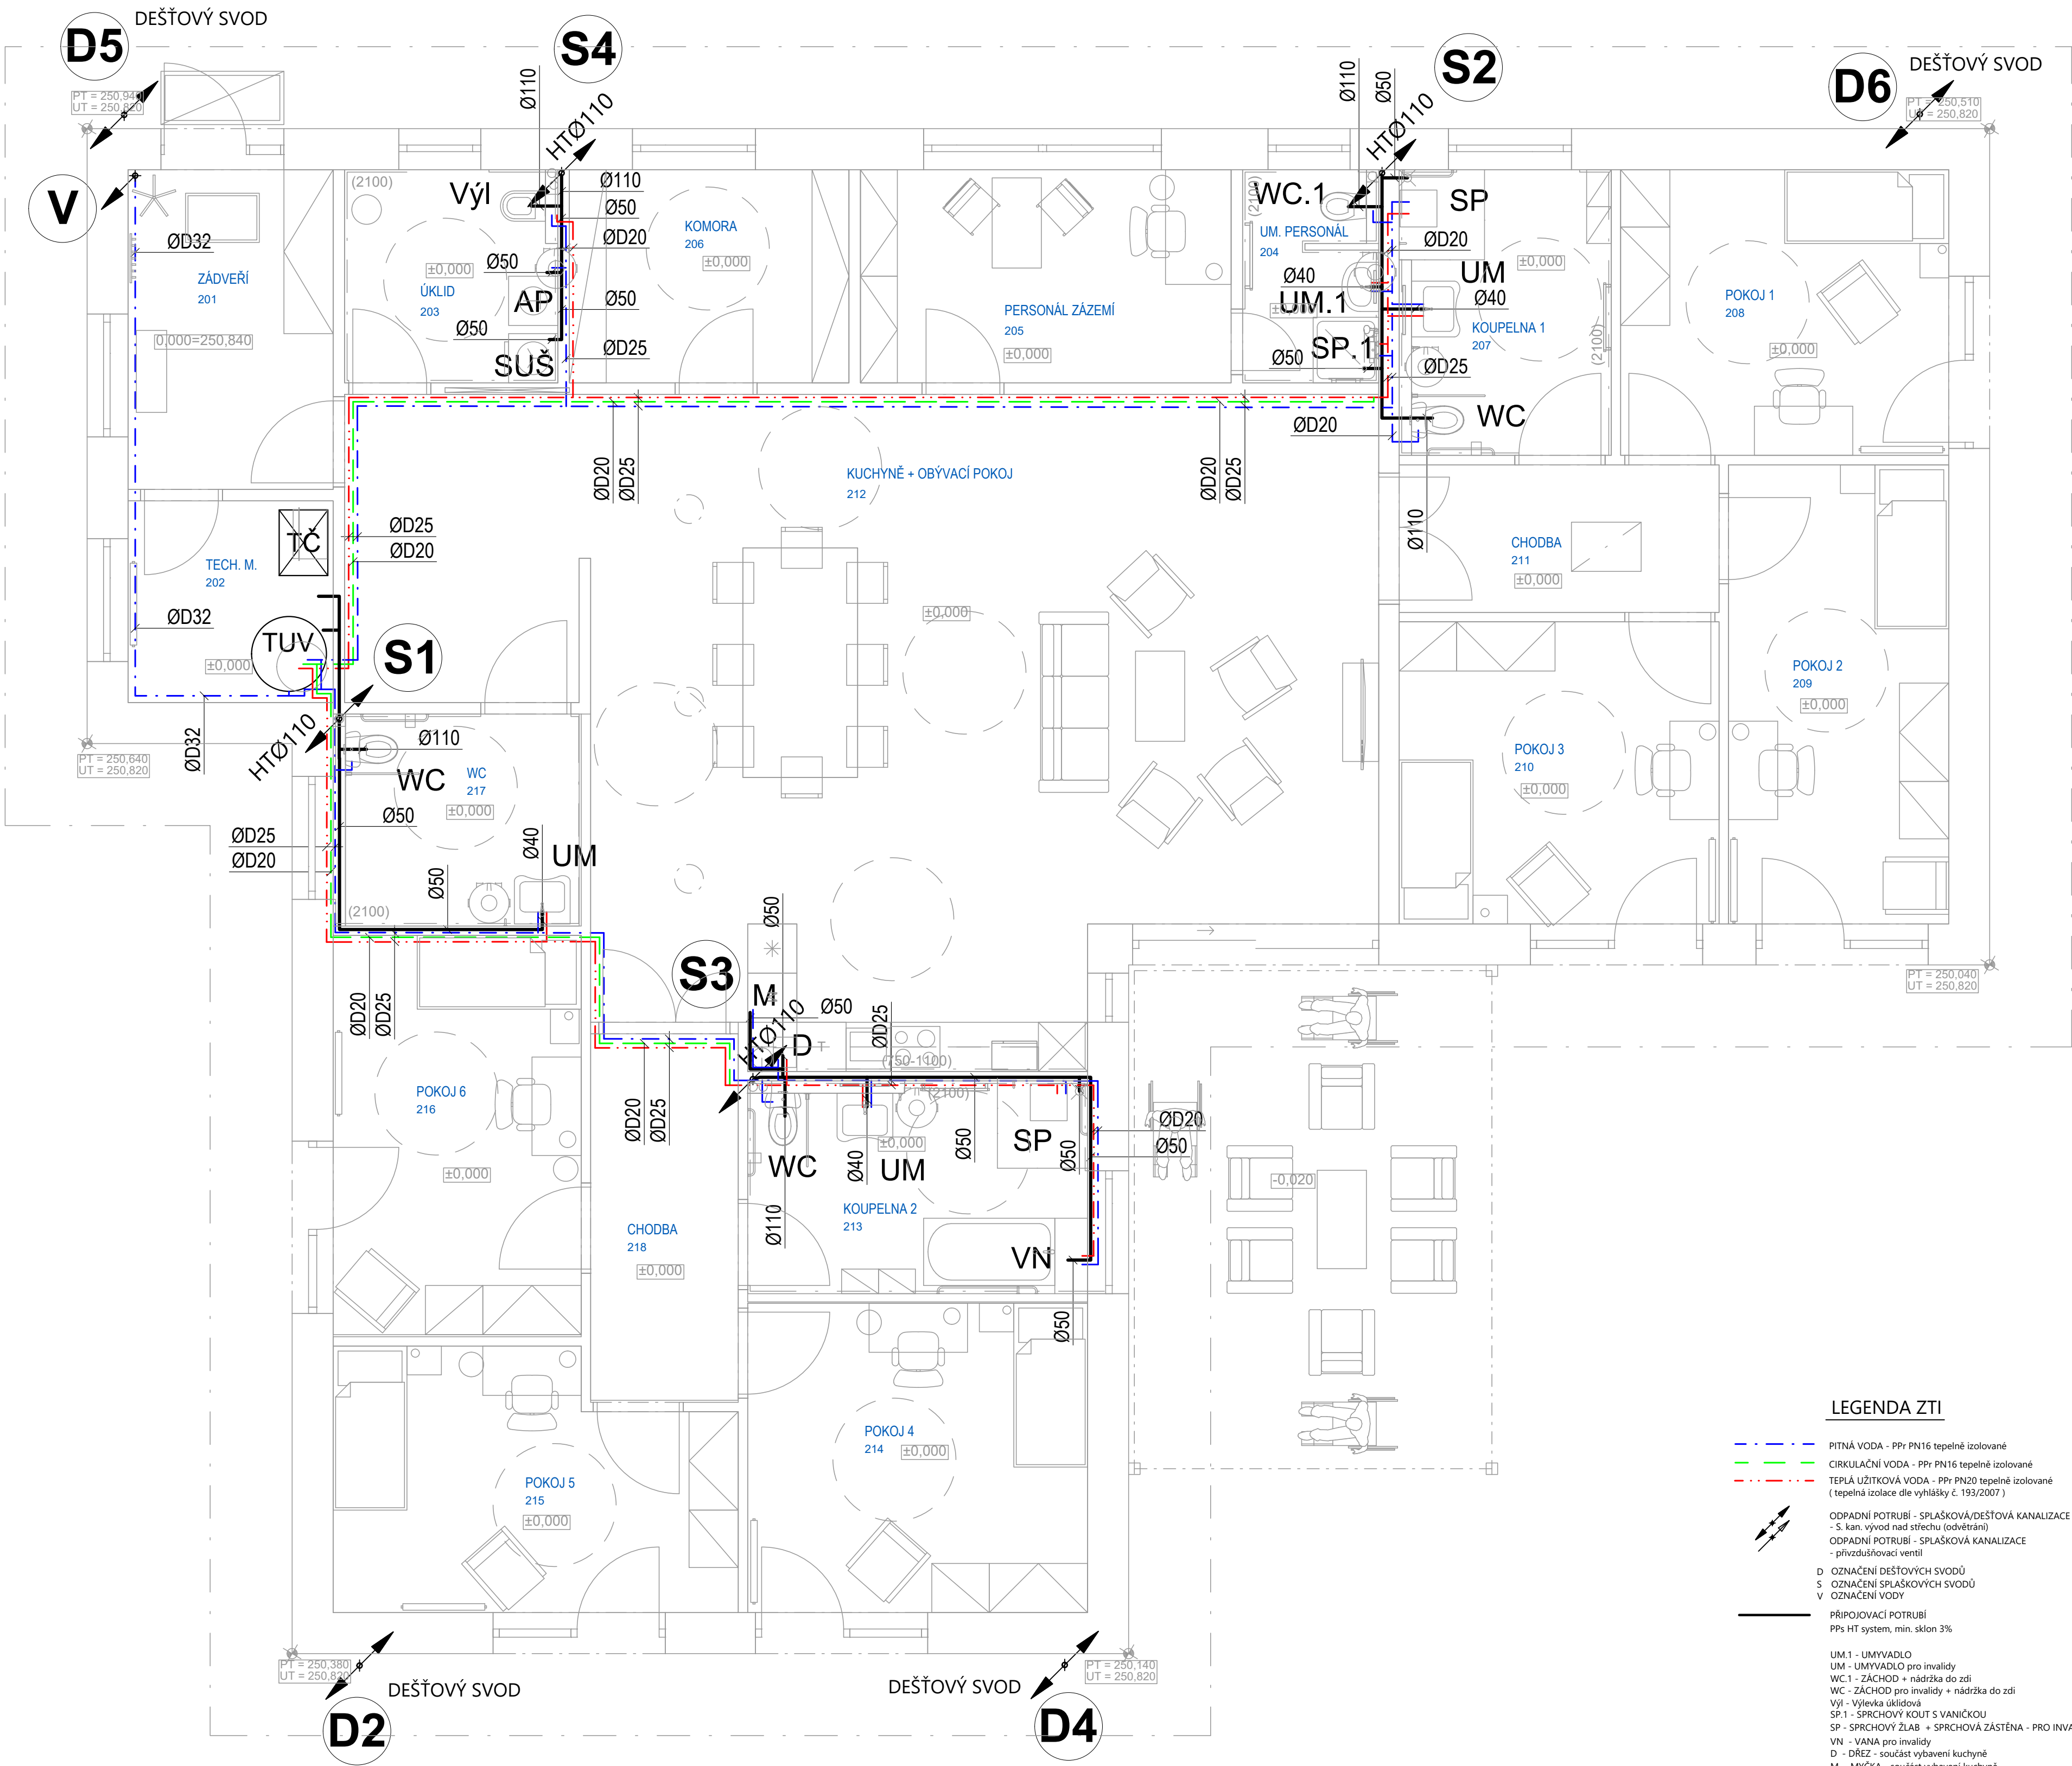

LEGENDA ZTI

- PITNÁ VODA - PP: PN16 tepelně izolované
- CIRKULAČNÍ VODA - PP: PN16 tepelně izolované
- TEPLÁ UŽITKOVÁ VODA - PP: PN20 tepelně izolované (tepelná izolace dle vyhlášky č. 193/2007)
- ODPADNÍ POTRUBÍ - SPLAŠKOVÁ/DEŠŤOVÁ KANALIZACE - S, kan. vývod nad střechu (odvětrání)
- ODPADNÍ POTRUBÍ - SPLAŠKOVÁ KANALIZACE - přívzdušovací ventily
- D - OZNAČENÍ DEŠŤOVÝCH SVODŮ
- S - OZNAČENÍ SPLAŠKOVÝCH SVODŮ
- V - OZNAČENÍ VODY
- PŘIPOJOVACÍ POTRUBÍ - PP: HT systém, min. sklon 3%
- UM.1 - UMYVADLO
- UM - UMYVADLO pro invalidy
- WC.1 - ZÁCHOD + nádržka do zdi
- WC - ZÁCHOD pro invalidy + nádržka do zdi
- Výl - Výlevka úklidová
- SP.1 - SPRCHOVÝ KOUT s VANÍČKOU
- SP - SPRCHOVÝ ŽLAB + SPRCHOVÁ ZÁSTĚNA - PRO INVALIDY
- VN - VANA pro invalidy
- D - DŘEZ - součást vybavení kuchyně
- M - MYČKA - součást vybavení kuchyně
- AP - AUTOMATICKÁ PRAČKA
- SUŠ - SUŠIČKA PRADELNA
- TČ - VENKOVNÍ JEDNOTKA TEPELNÉHO ČERPADLA
- TČ-VJ - VNITŘNÍ JEDNOTKA TEPELNÉHO ČERPADLA
- TUV - NEPŘÍMOTOPNÝ ZÁSOBNIKOVÝ OHŘÍVAČ VODY - 800l

DOZP B

- D.1.4.a) SO01a - ZDRAVOTNĚ TECHNICKÉ ZAŘÍZENÍ – DOZP A
- D.1.4.a) SO01b - ZDRAVOTNĚ TECHNICKÉ ZAŘÍZENÍ – DOZP B
- D.1.4.a) SO02 – DOZP A - VENKOVNÍ VEDENÍ VODOVODU
- D.1.4.a) SO02 – DOZP B – VENKOVNÍ VEDENÍ VODOVODU
- D.1.4.a) SO03 – DOZP A – VENKOVNÍ VEDENÍ SPLAŠKOVÉ KANALIZACE
- D.1.4.a) SO03 – DOZP B – VENKOVNÍ VEDENÍ SPLAŠKOVÉ KANALIZACE
- D.1.4.a) SO04 – DOZP A – DEŠŤOVÁ KANALIZACE
- D.1.4.a) SO04 – DOZP B – DEŠŤOVÁ KANALIZACE



Jan Bedlivý, Zahradní 631, Kaplice 382 41

PROJEKTOVÁ A INŽENÝRSKÁ ČINNOST

IČ: 03567559, tel.: 773 616 205

POP. PROJEKTANT

JAN BEDLIVÝ

KRESLIL

JAN BEDLIVÝ

DATUM

08/2019

VYKRES Č.

03

POZEMEK

1688/11, 1689/1, 1689/2, st. 1349

MÍSTO AKCE

Třebechovice pod Orebem

STUPĚN

DPS

STAVBA

Záměr výstavby zařízení pro zdravotně postižené v Třebechovicích pod Orebem

MĚŘÍTKO

1:50

STAVEBNÍK

Královéhradecký kraj, Pivovarské náměstí 1245, 500 03 Hradec Králové

PŘÍLOHA

PŮDORYS - DOZP B

PARÉ Č.