



# J.02 NP – GYNEKOLOGIE AMBULANCE

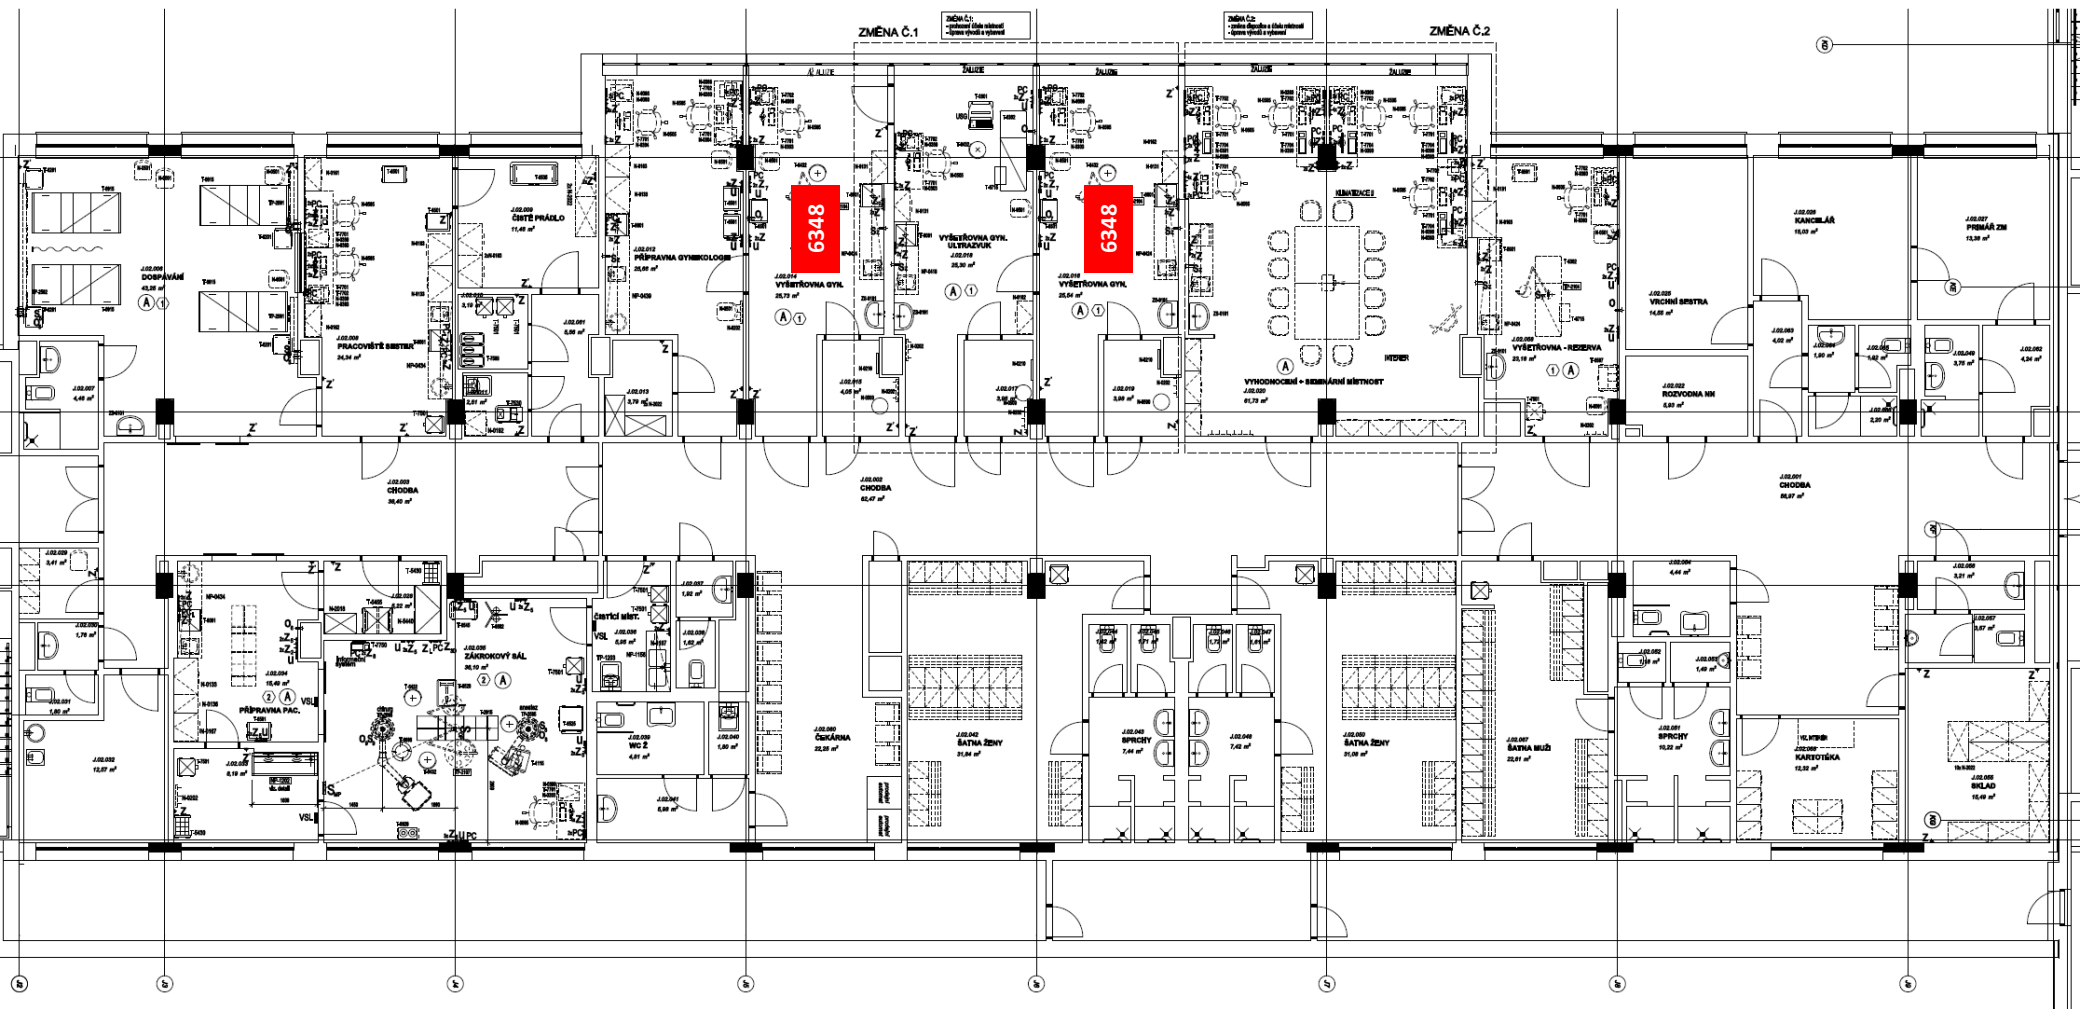



# J.07 NP – PORODNICE

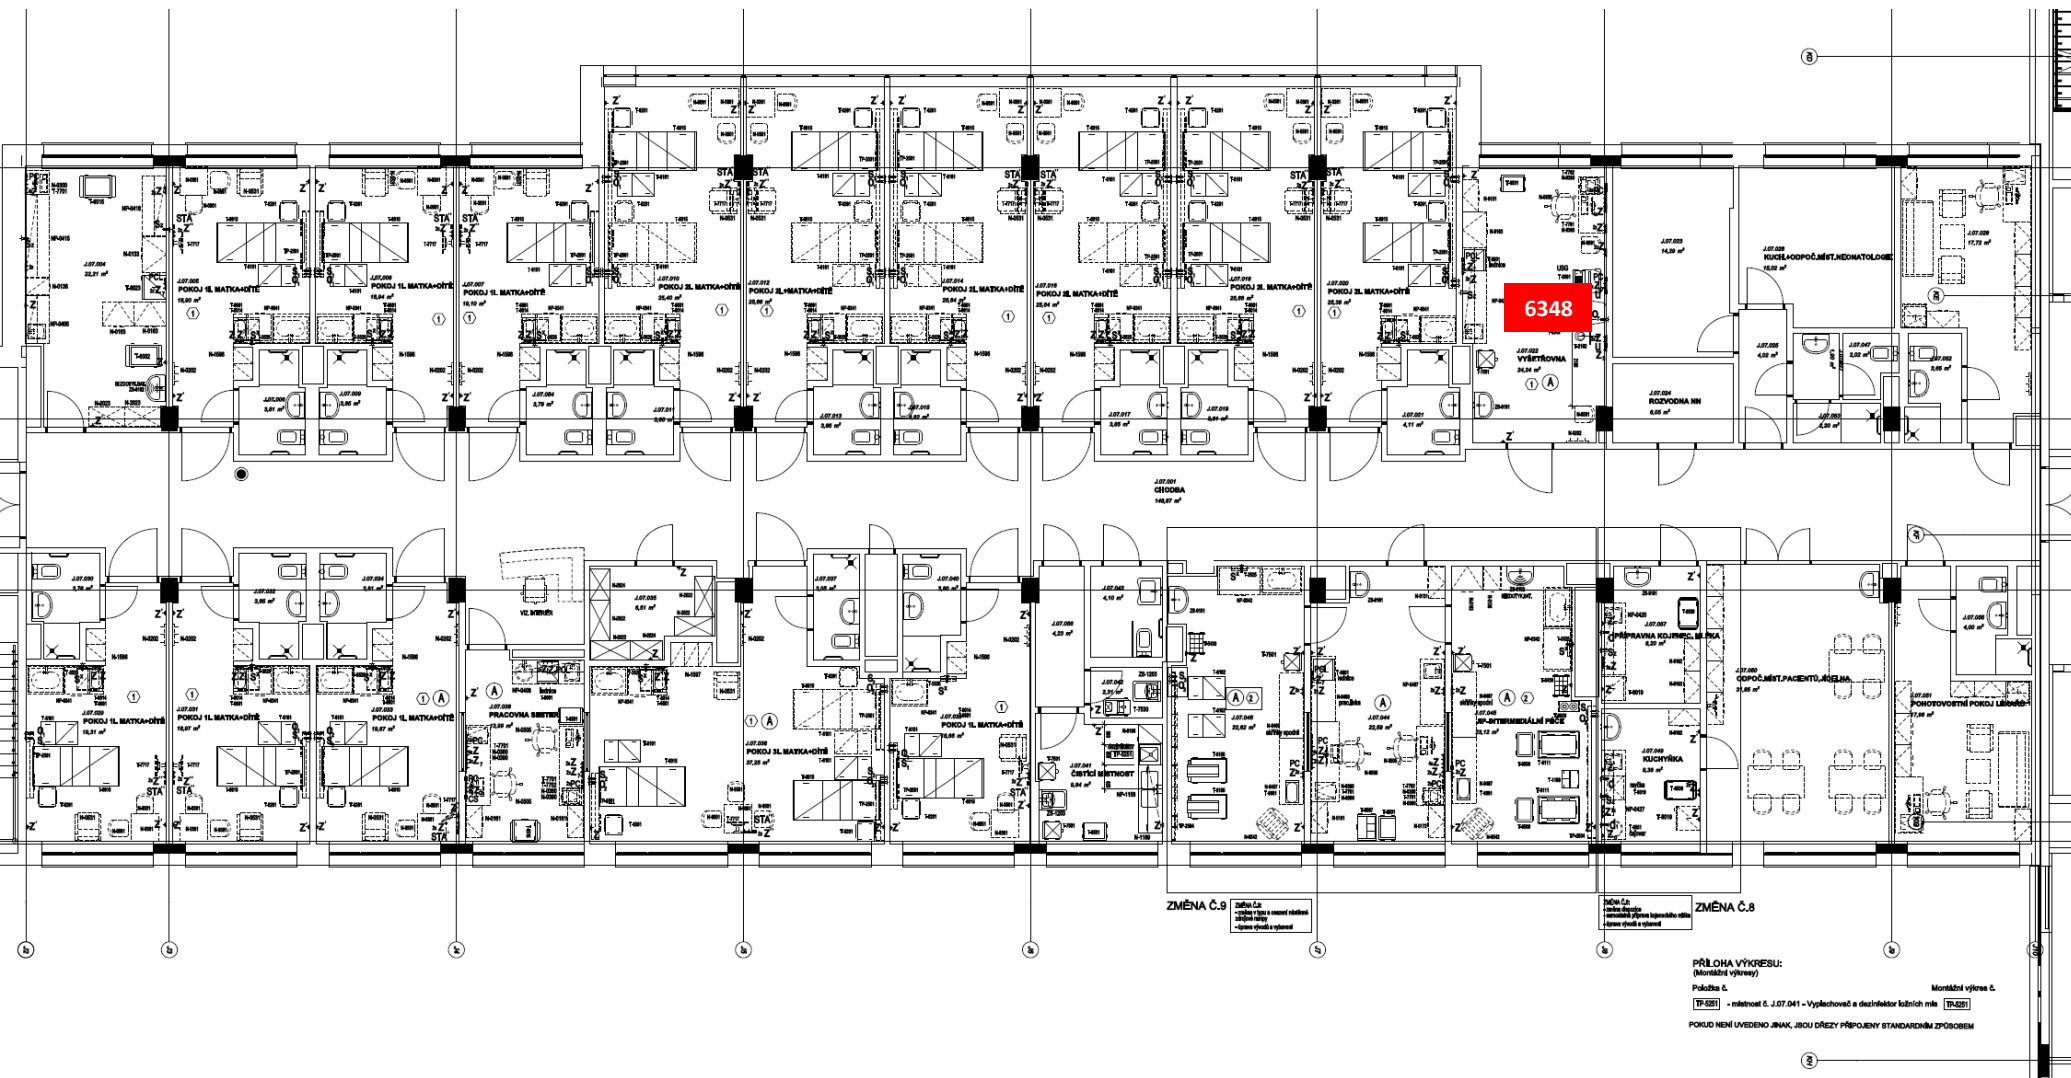


ZMĚNA Č.9

ZMĚNA Č.8

PŘÍLOHA VÝKRESU:  
 (Mocné výtisky)  
 Půdoba č. 1  
 - měřítko č. 1:07.041 - Vyplechová a dezinfekční kůlně [P-202]  
 Montážní výkres č. 1  
 POKUD NEMÍ UVĚDĚNO INAK, JSOU DŘEZY PŘIPOJENY STANDARDNĚ ZPŮSOBEM

# K.07 NP – PORODNICE

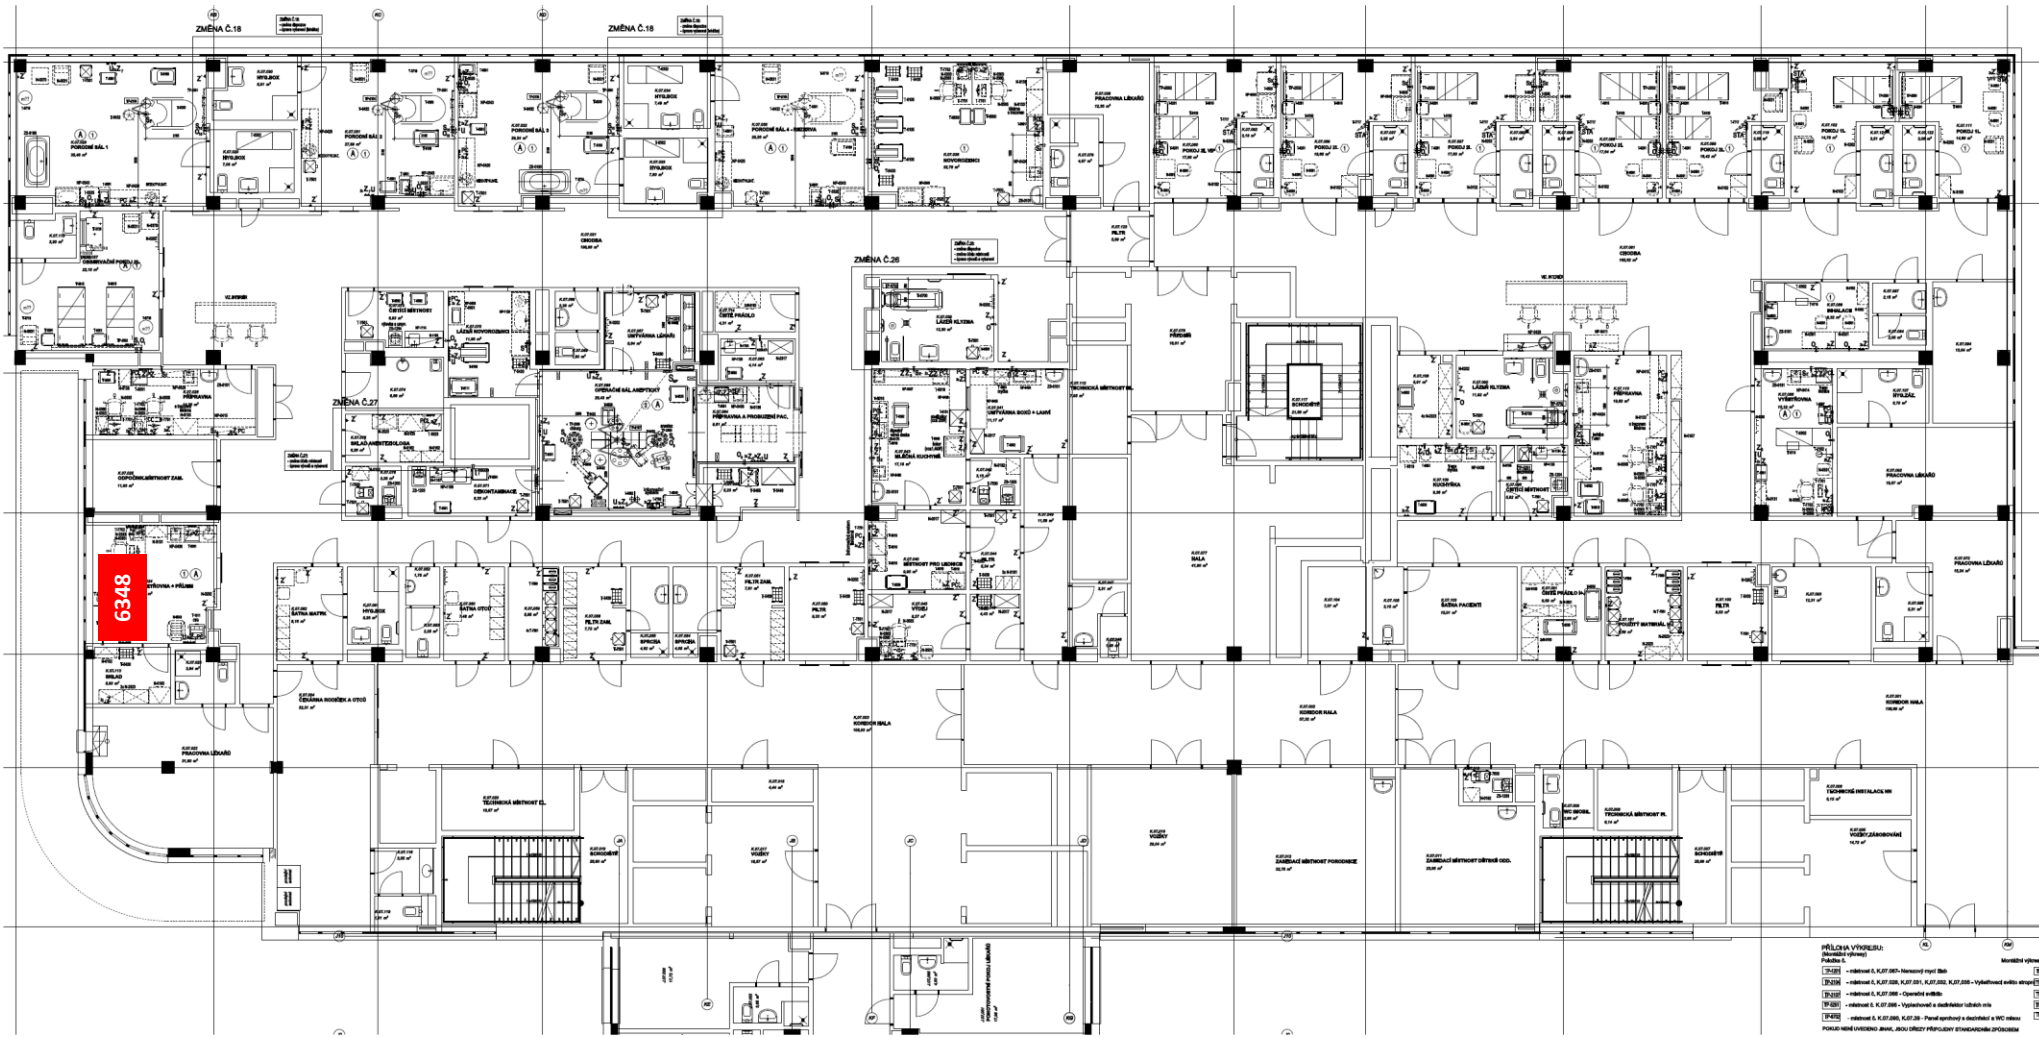

6348

PŮDORYS VÝŠKOVÝ  
 (Měřítko 1:100)  
 PŮDORYS

[K.07] - oddělení A, K.07.001 - oddělení příjmu  
 [K.07.01] - oddělení A, K.07.011 - oddělení příjmu, K.07.012 - oddělení příjmu s oddělením  
 [K.07.02] - oddělení A, K.07.021 - oddělení příjmu  
 [K.07.03] - oddělení A, K.07.031 - oddělení příjmu a oddělení příjmu  
 [K.07.04] - oddělení A, K.07.041 - oddělení příjmu a oddělení příjmu s WC oddělením  
 Půdorys oddělení porodnice, který obsahuje všechny oddělení

Měřítko výškové  
 1:100