

PŮDORYS 2.NP
ÚROVEŇ +8,000 AŽ +6,600

6


5

4

3

2

1

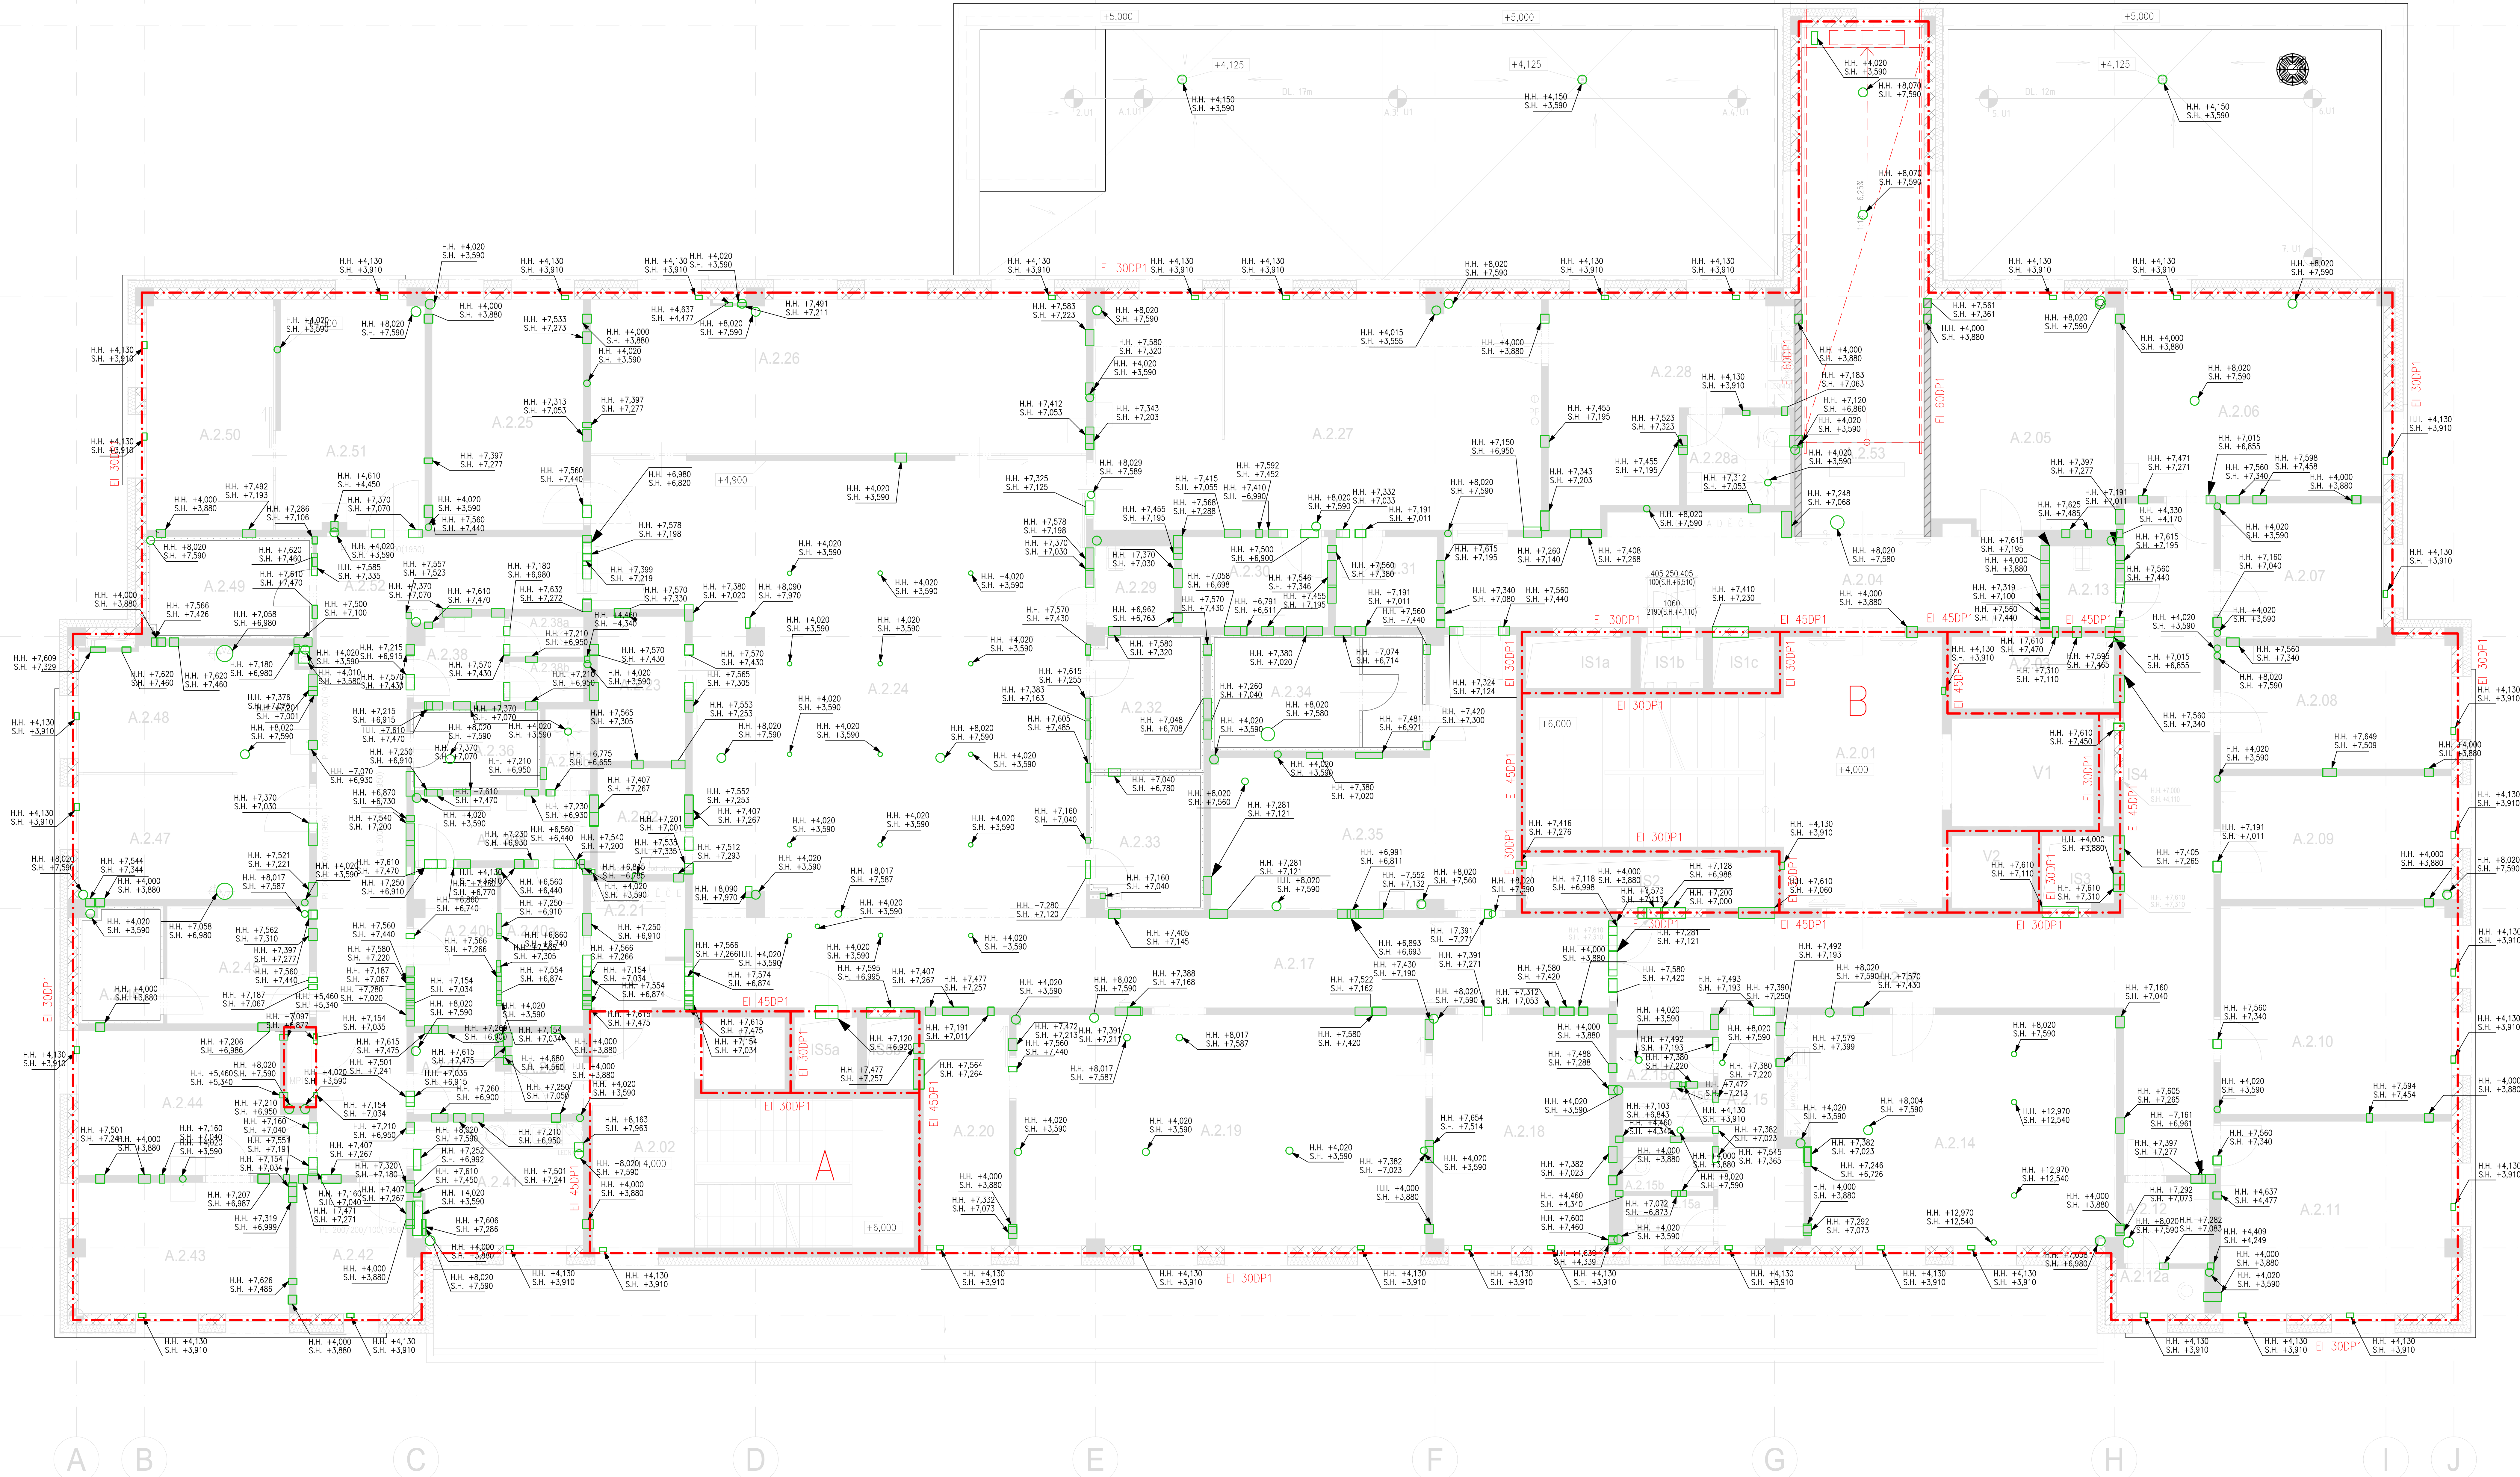

POZNÁMKY
DIMENZE A UMÍSTĚNÍ PROSTUPŮ ŽB KONSTRUKCEM VIZ VÝKRESY TVARU JEDNOTLIVÝCH PODLAŽÍ – KONSTRUKČNÍ ČÁST
DIMENZE A UMÍSTĚNÍ TRUBEK PRO ROZVODY ELEKTRO V ŽB KONSTRUKCÍCH A PŘÍBOROVÝCH VIZ ČÁST ELEKTRO
DIMENZE A UMÍSTĚNÍ PROSTUPŮ MUSÍ BÝT PŘÍPOSOBENO SKUTEČNÉMU PROVĚZENÍ INSTALACÍ
NAD PROSTUPY ŠÍŘKA VĚTVÍ NEŽ 500mm, JELIŽŽI HORNÍ HRANA JE VICE NEŽ 150mm POD ŽB STROPNÍ KONSTRUKCI JE
VÝSTUPNÍ PRVKY INSTALACÍ ŽBOU SOUČASTÍ DODÁVKY JEDNOTLIVÝCH PROFESÍ
POŽÁRNÍ ÚPRAVY ŽBOU SOUČASTÍ DODÁVKY JEDNOTLIVÝCH PROFESÍ
NEJEDNOLINOU SOUČASTÍ VÝKRESOVÉ DOKUMENTACE JE TECHNICKÁ ZPRÁVA A VÝKRESY JEDNOTLIVÝCH PODLAŽÍ
OPLÁŠENÍ INSTALACÍ SAKROKARTONEM BUDE PŘÍPOSOBENO SKUTEČNÉMU PROVĚZENÍ ROZVODŮ
KONKRETNÍ PRVKY INSTALACÍ ŽBOU SOUČASTÍ DOKUMENTACE PŘÍSLUŠNÝCH PROFESÍ

Souřadnicový systém: JTSK
Výškový systém: BvN
±0,000=288,70 m n.m.

OBJEDNATEL

KRÁLOVÉHRADECKÝ KRAJ,
PIVOVARSKÉ NÁMĚSTÍ 1245
500 03 HRADEC KRÁLOVÉ

TECHNICKÝ PROJEKTANT	ING. ONDŘEJ FABIAN
ZOOP. PROJEKTANT	ING. ONDŘEJ FABIAN
VÝPRACOVATEL	ING. ARCH. JANUŠKA
KONTROLA	ING. ONDŘEJ FABIAN
KRAJ: KRÁLOVÉHRADECKÝ	STAV. ÚŘAD: JČM

NAZEV AKCE: NOVOSTAVBA PAVILONU "A"
STAVEBNÍ ÚPRAVY Č.P. 511 PRO LABORATOŘ A ONKOLOGII
OBJEKT: NOVOSTAVBA PAVILONU "A"

NAZEV OBJEKTU: PAVILON A
NAZEV PRÁCE: PROSTUPY NAD ÚROVNI PODHLÉDŮ 2.NP

KANIA
KRAJ: KRÁLOVÉHRADECKÝ
STAV. ÚŘAD: JČM
STUPEN: DPS
DATUM: 06/2021
FORMÁT: A4
POČET STR.: 1/1
MĚŘÍTKO: 1:50
OBJEDNATEL: KRÁLOVÉHRADECKÝ KRAJ
C. ZAK.: 15033
SOUHRN: 01/01
C. PRŮJEDY: 01/01
C. SOUPRAVY: 01/01