

PŮDORYS 4.NP
ÚROVEŇ +12,000

6


5

4

3

2

1

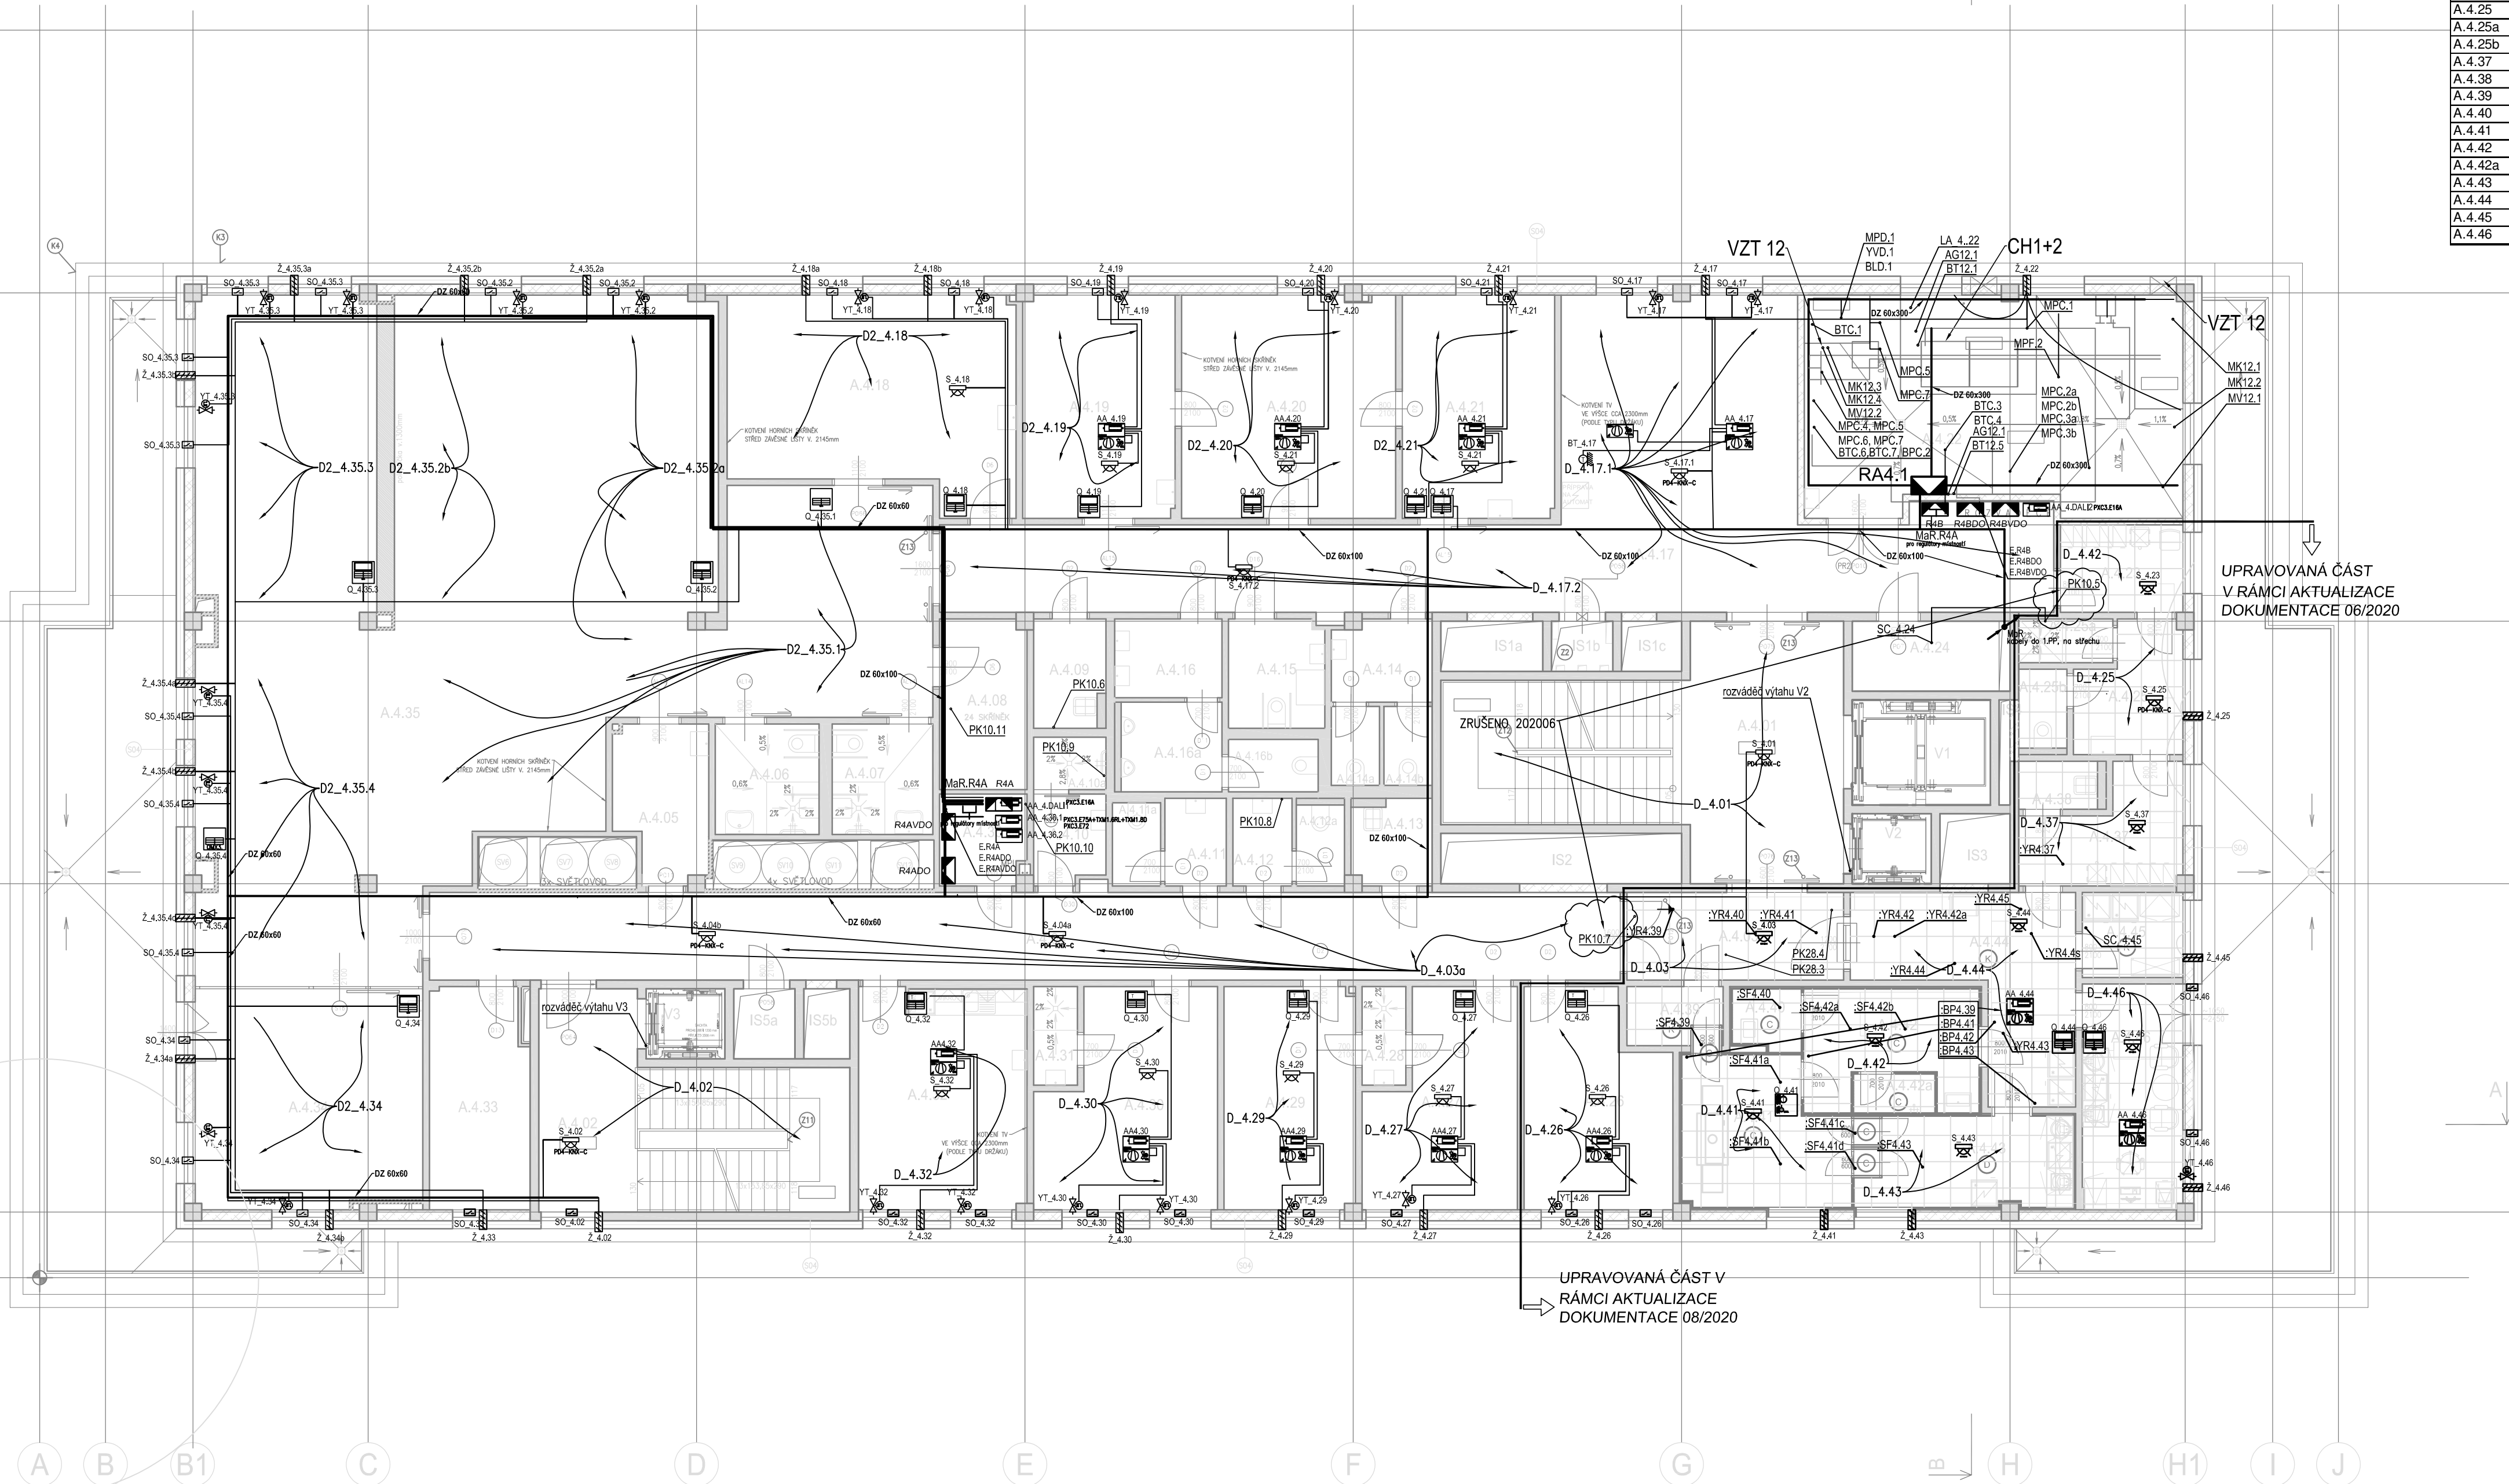

LEGENDA MaR

- ROZVÁDEČ MaR
HLAVNÍ KABELOVÁ TRASA
KABELOVÁ TRASA MaR
STOUPAČKA-TRASA MaR
nahoru / dolů / průběžně
EF61 PŘÍSTROJ MaR, UMÍSTĚNÍ
CH1 TECHNOLOGICKÉ ZAŘÍZENÍ
DETEKCE PLYNU, UZVENTIL
SNÍMAČ TEPLOTY PROSTOROVÝ
SNÍMAČ RELVLVOSTI PROSTOROVÝ
jednotka FCU
REGULAČNÍ AUTOMAT MÍSTNOSTI
Dx_y.zz SKUPINA OVLÁDÁNÍ SVÍTEL DALI

LEGENDA MÍSTNOSTÍ

Č. MÍSTN.	POPIS MÍSTNOSTI	PODLAHOVÁ PLOCHA [m²]	S.V. [m]
A.4.01	SCHODIŠTĚ	39.81	3.70
A.4.02	SCHODIŠTĚ	26.12	3.70
A.4.03	CHODBA	20.19	2.80
A.4.04	CHODBA	54.90	2.80
A.4.05	ČISTIČÍ MÍSTNOST	7.20	2.80
A.4.06	SPRCHA + WC PACIENTI - ŽENY	6.11	2.80
A.4.07	SPRCHA + WC PACIENTI - MUŽI	5.81	2.80
A.4.08	SATNA PACIENTI	7.74	2.60
A.4.09	UKLID	4.21	2.60
A.4.10	SPRCHA PERSONAL PŘEDSÍN	3.29	2.60
A.4.10a	SPRCHA PERSONAL	1.98	2.60
A.4.11	WC PERSONAL PŘEDSÍN	2.80	2.60
A.4.11a	WC PERSONAL	2.04	2.60
A.4.12	WC PERSONAL PŘEDSÍN	2.70	2.60
A.4.12a	WC PERSONAL	2.04	2.60
A.4.13	UKLID	3.64	2.60
A.4.14	WC PACIENTI ŽENY PŘEDSÍN	4.19	2.60
A.4.14a	WC PACIENTI ŽENY	1.82	2.60
A.4.14b	WC PACIENTI ŽENY	1.81	2.60
A.4.15	WC PACIENTI IMOBILNÍ	5.43	2.60
A.4.16	WC PACIENTI MUŽI PŘEDSÍN	4.41	2.60
A.4.16a	WC PACIENTI MUŽI	4.37	2.60
A.4.16b	WC PACIENTI MUŽI	2.15	2.60
A.4.17	ČEKÁRNA + CHODBA	80.89	3.00
A.4.18	AMBULANCE	29.29	3.00
A.4.19	AMBULANCE	17.71	3.00
A.4.20	SESTERNA	24.88	3.00
A.4.21	AMBULANCE	17.75	3.00
A.4.22	STROJOVNA CHLAZENÍ	44.16	3.70
A.4.23	SPRCHA	6.76	2.60
A.4.24	ROZVODNA SLP	5.76	3.70
A.4.25	PRACOVNA	18.81	3.00
A.4.26	PRACOVNA LÉKAŘU ONKOLOGIE	18.58	3.00
A.4.27	PRACOVNA LÉKAŘU ONKOLOGIE	15.35	3.00
A.4.28	SPRCHA	2.25	2.60
A.4.29	PRACOVNA LÉKAŘU ONKOLOGIE	15.26	3.00
A.4.30	PRACOVNA PRIMÁRE ONKOLOGIE	18.66	3.00
A.4.31	SPRCHA	2.25	2.60
A.4.32	DENNÍ MÍSTNOST PERSONAL, KUCHYŇKA	19.60	3.00
A.4.33	SKLAD ZDRAVOTNICKÉHO MATERIÁLU	11.35	3.00
A.4.34	STACIONÁŘ 2L	26.96	3.00
A.4.35	ONKOLOGICKÝ STACIONÁŘ 12+1 L	179.38	3.00
A.4.36	ROZVODNA SIL	4.06	3.70
A.4.37	SKLAD SYSTÉMU PRÁDIA	4.03	2.60
A.4.38	SKLAD SPINAVÉHO PRÁDIA	15.24	2.60
A.4.39	SKLAD CYTOSTATICKÉHO ODPADU	7.88	2.60
A.4.40	SKLAD CYTOSTATICKÉHO ODPADU	837.63	2.60

V1	VÝTAH LŮŽKOVÝ EVAKUAČNÍ	7.56	25.2
V2	VÝTAH OSOBNÍ	2.88	25.2
V3	VÝTAH OSOBNÍ	2.88	20.9
		13.32	

IS1a	INSTALAČNÍ ŠACHTA	2.68	24.165
IS1b	INSTALAČNÍ ŠACHTA	1.61	24.165
IS1c	INSTALAČNÍ ŠACHTA	1.58	24.165
IS2	INSTALAČNÍ ŠACHTA	6.33	24.165
IS3	INSTALAČNÍ ŠACHTA	2.56	24.165
IS4	INSTALAČNÍ ŠACHTA	0.60	24.165
IS5a	INSTALAČNÍ ŠACHTA	2.24	19.865
IS5b	INSTALAČNÍ ŠACHTA	1.68	19.865
		19.28	

Souřadnicový systém : JTSK
Výškový systém : Bpv
±0,000=289,70 m.n.m.

AKTUALIZACE PROJEKTOVÉ DOKUMENTACE 08/2020

OBJEDNATEL : KRÁLOVÉHRADECKÝ KRAJ, PIVOVARSKÉ NÁMĚSTÍ 1245 500 03 HRADEC KRÁLOVÉ		
VEDOUČÍ PROJEKTANT : ING. ONDŘEJ FABIÁN ZODP. PROJEKTANT : ING. ONDŘEJ FABIÁN VYPRACOVAL : ING. TOMÁŠ VESELÝ KONTROLOVAL : ING. PETR HAVLENA KRAJ : KRÁLOVÉHRADECKÝ STAV. ÚŘAD : JIČÍN		
NÁZEV AKCE : NOVOSTAVBA PAVILONU "A" (STAVEBNÍ ÚPRAVY Č.P. 511 PRO LABORATOŘE A ONKOLOGII OBLASTNÍ NEMOCNICE JIČÍN A.S.)		 KANIA, a.s. Spálová 80/9, 702 00 Ostrava - Přívoz tel : 595 243 487 e-mail : info@kania-ostrava.cz
NÁZEV OBJEKTU : SO01 PAVILON A ČÁST : MĚŘENÍ A REGULACE		
NÁZEV PŘÍLOHY : PŮDORYS 4.NP		STUPEN : DPS DATUM : 08/2020 FORMÁT/POČET STR. : A4/21 MĚŘÍTKO : 1:50 ARCHIVNÍ ČÍSLO : Č. ZAK. : 15033 SOUBOR : DWG ČÍSLO SOUPRAVY : Č. PŘÍLOHY : 15033-DPS-D.1.4.7-SO 01 - 07

420 x 881 (A2+1; 1:60)