


PŮDORYS II.NP - ÚSTŘEDNÍ VYTÁPĚNÍ

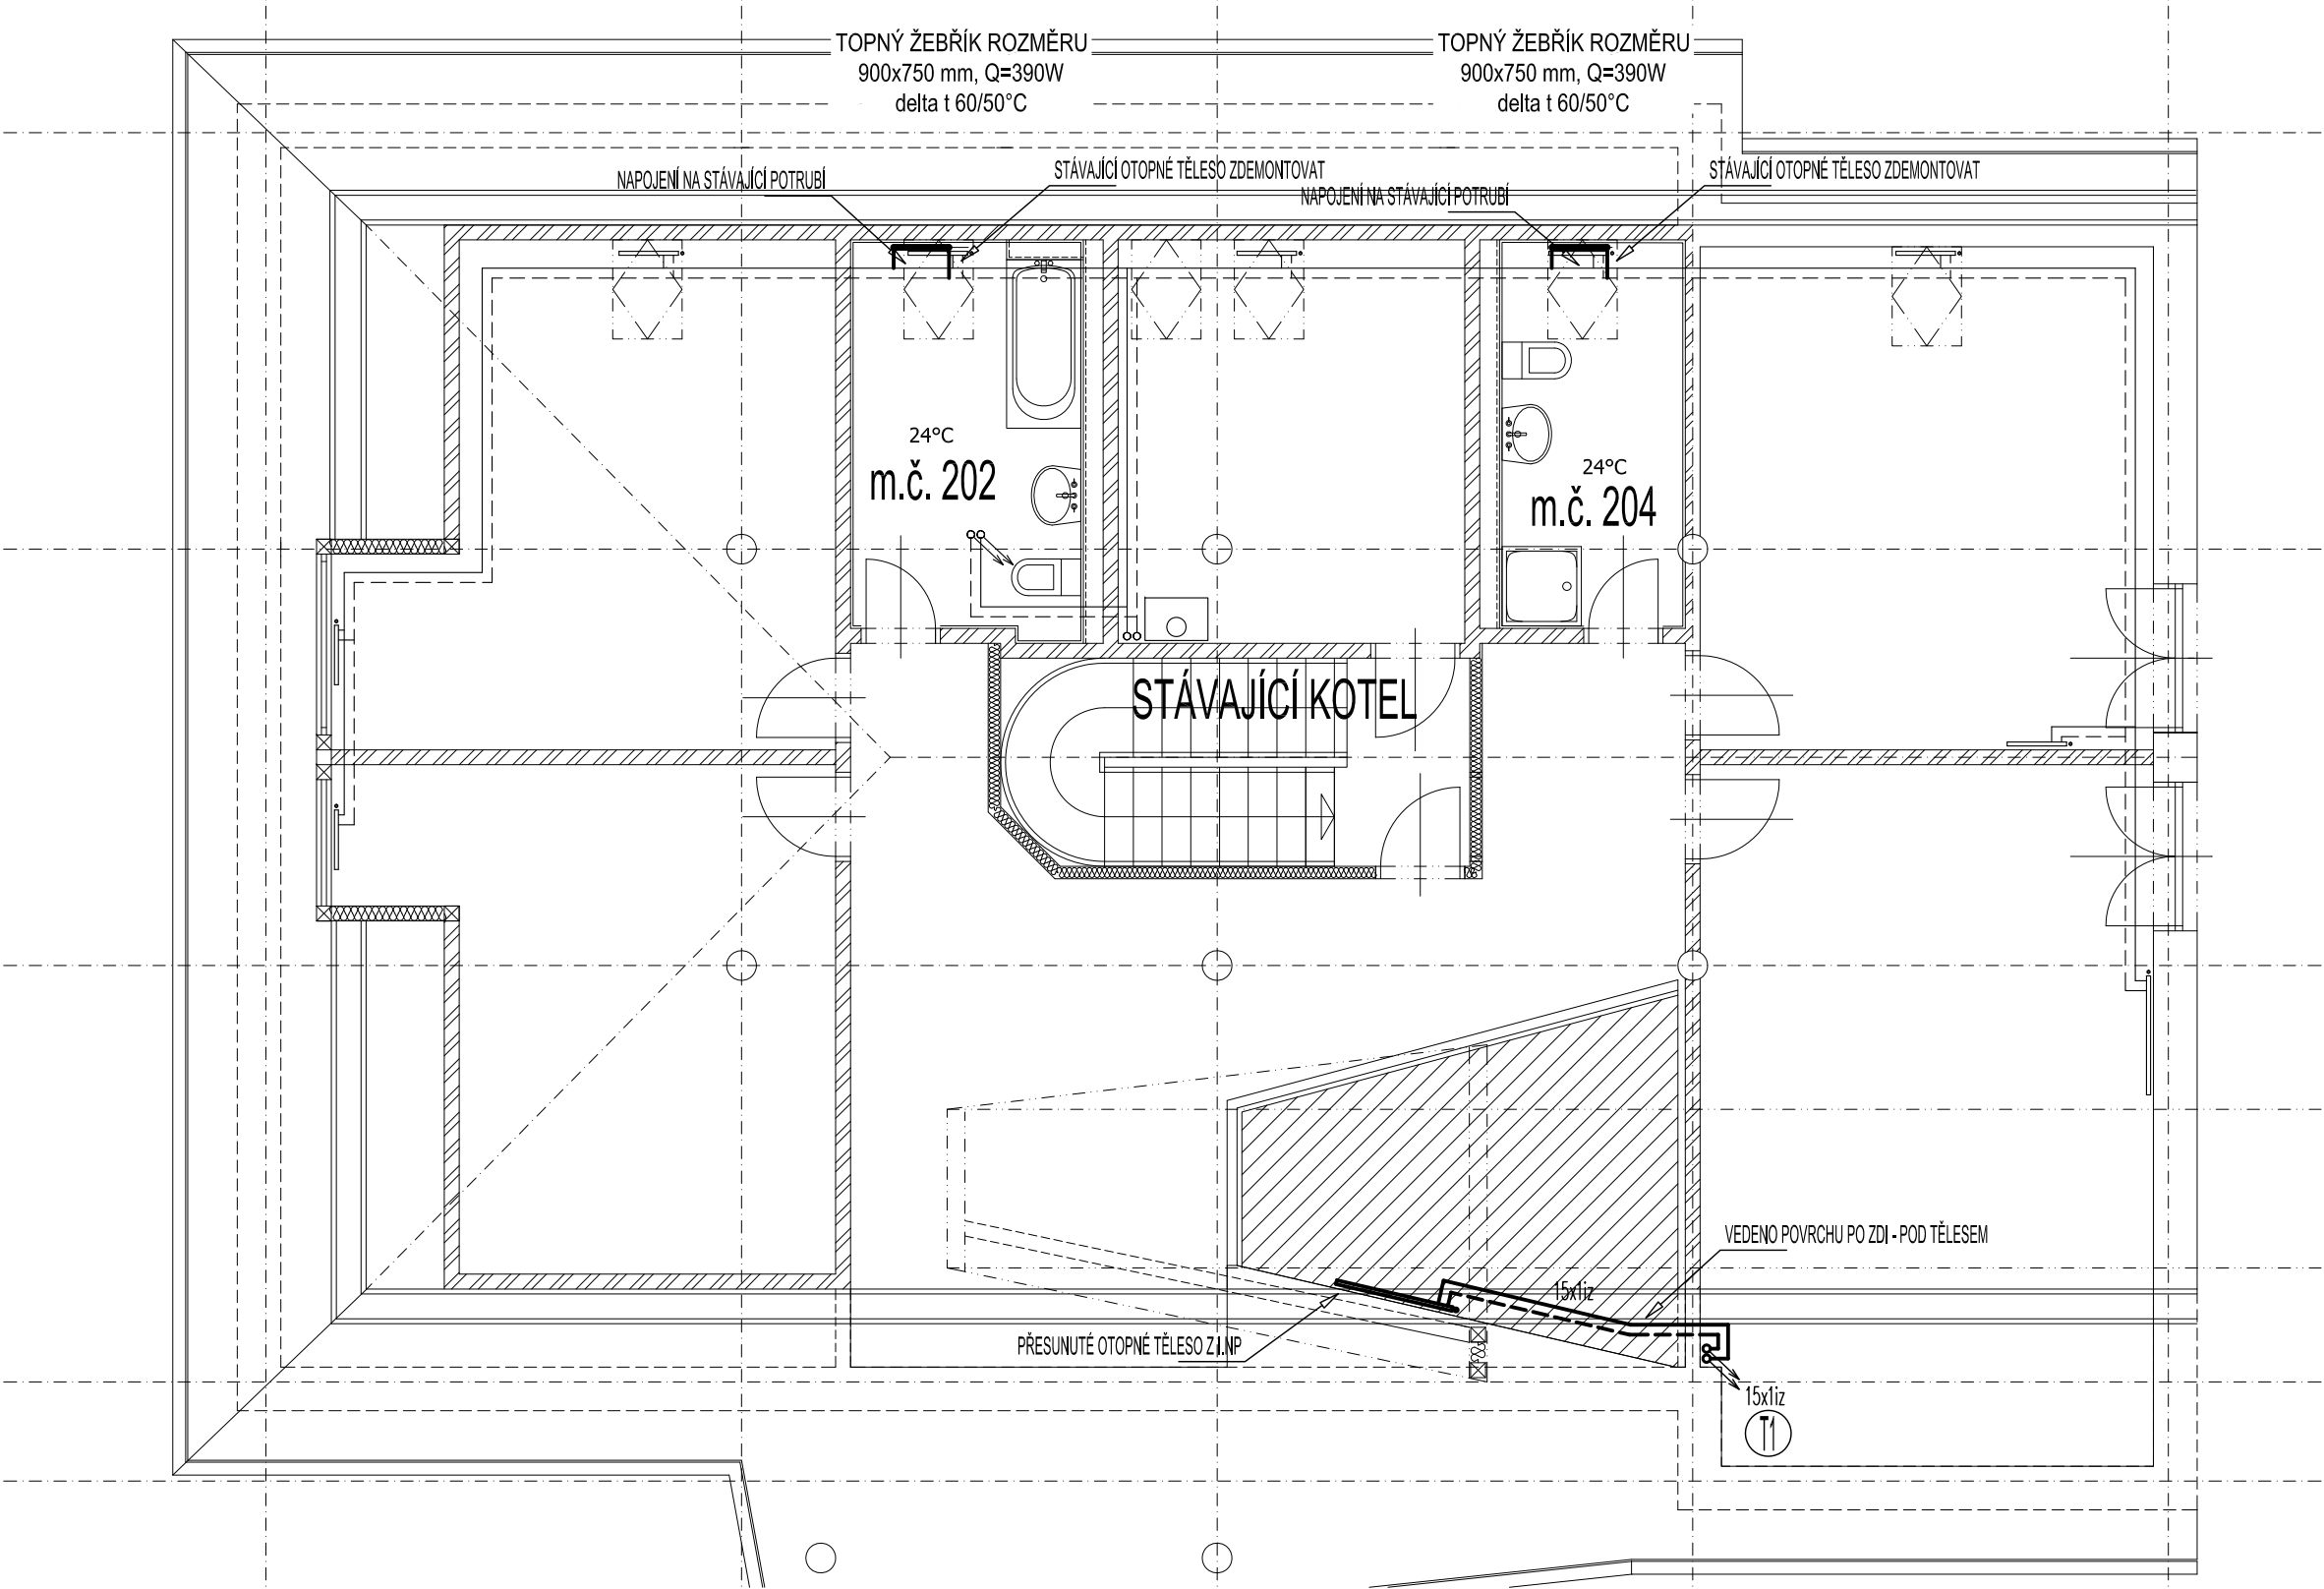

LEGENDA:

ZNAČKA	POPIS	TYP
	PŘÍVODNÍ POTRUBÍ TOPNÉ VODY	MĚĎ
	ZPĚTNÉ POTRUBÍ TOPNÉ VODY	MĚĎ
	OCELOVÉ DESKOVÉ TĚLESO	.
	OCELOVÉ TRUBKOVÉ TĚLESO	.

ZODP. PROJEKTANT :	Ing. Radko Vondra	 Na Potoce 648, Hradec Králové 11 tel., fax.: 495539037, IČO:132 07 245 e-mail: pridos@cmail.cz
KRESLIL:	T. Balažovič	
INVESTOR :	Královéhradecký kraj, Pivovarské nám. 1245, HK	
MÍSTO :	k.ú. Rychnov nad Kněžnou	
ODDÍL :	D.1.4. TECHNIKA PROSTŘEDÍ STAVEB	
AKCE : Stavební úpravy domácnosti pro specifickou cílovou skupinu - osoby s PAS, Rychnov nad Kněžnou		DATUM : 09/2020
		STUPEŇ : DPS
		MĚŘÍTKO : 1:75
PŮDORYS II.NP - ÚSTŘEDNÍ VYTÁPĚNÍ		03