


PŮDORYS I.NP - VNITŘNÍ KANALIZACE

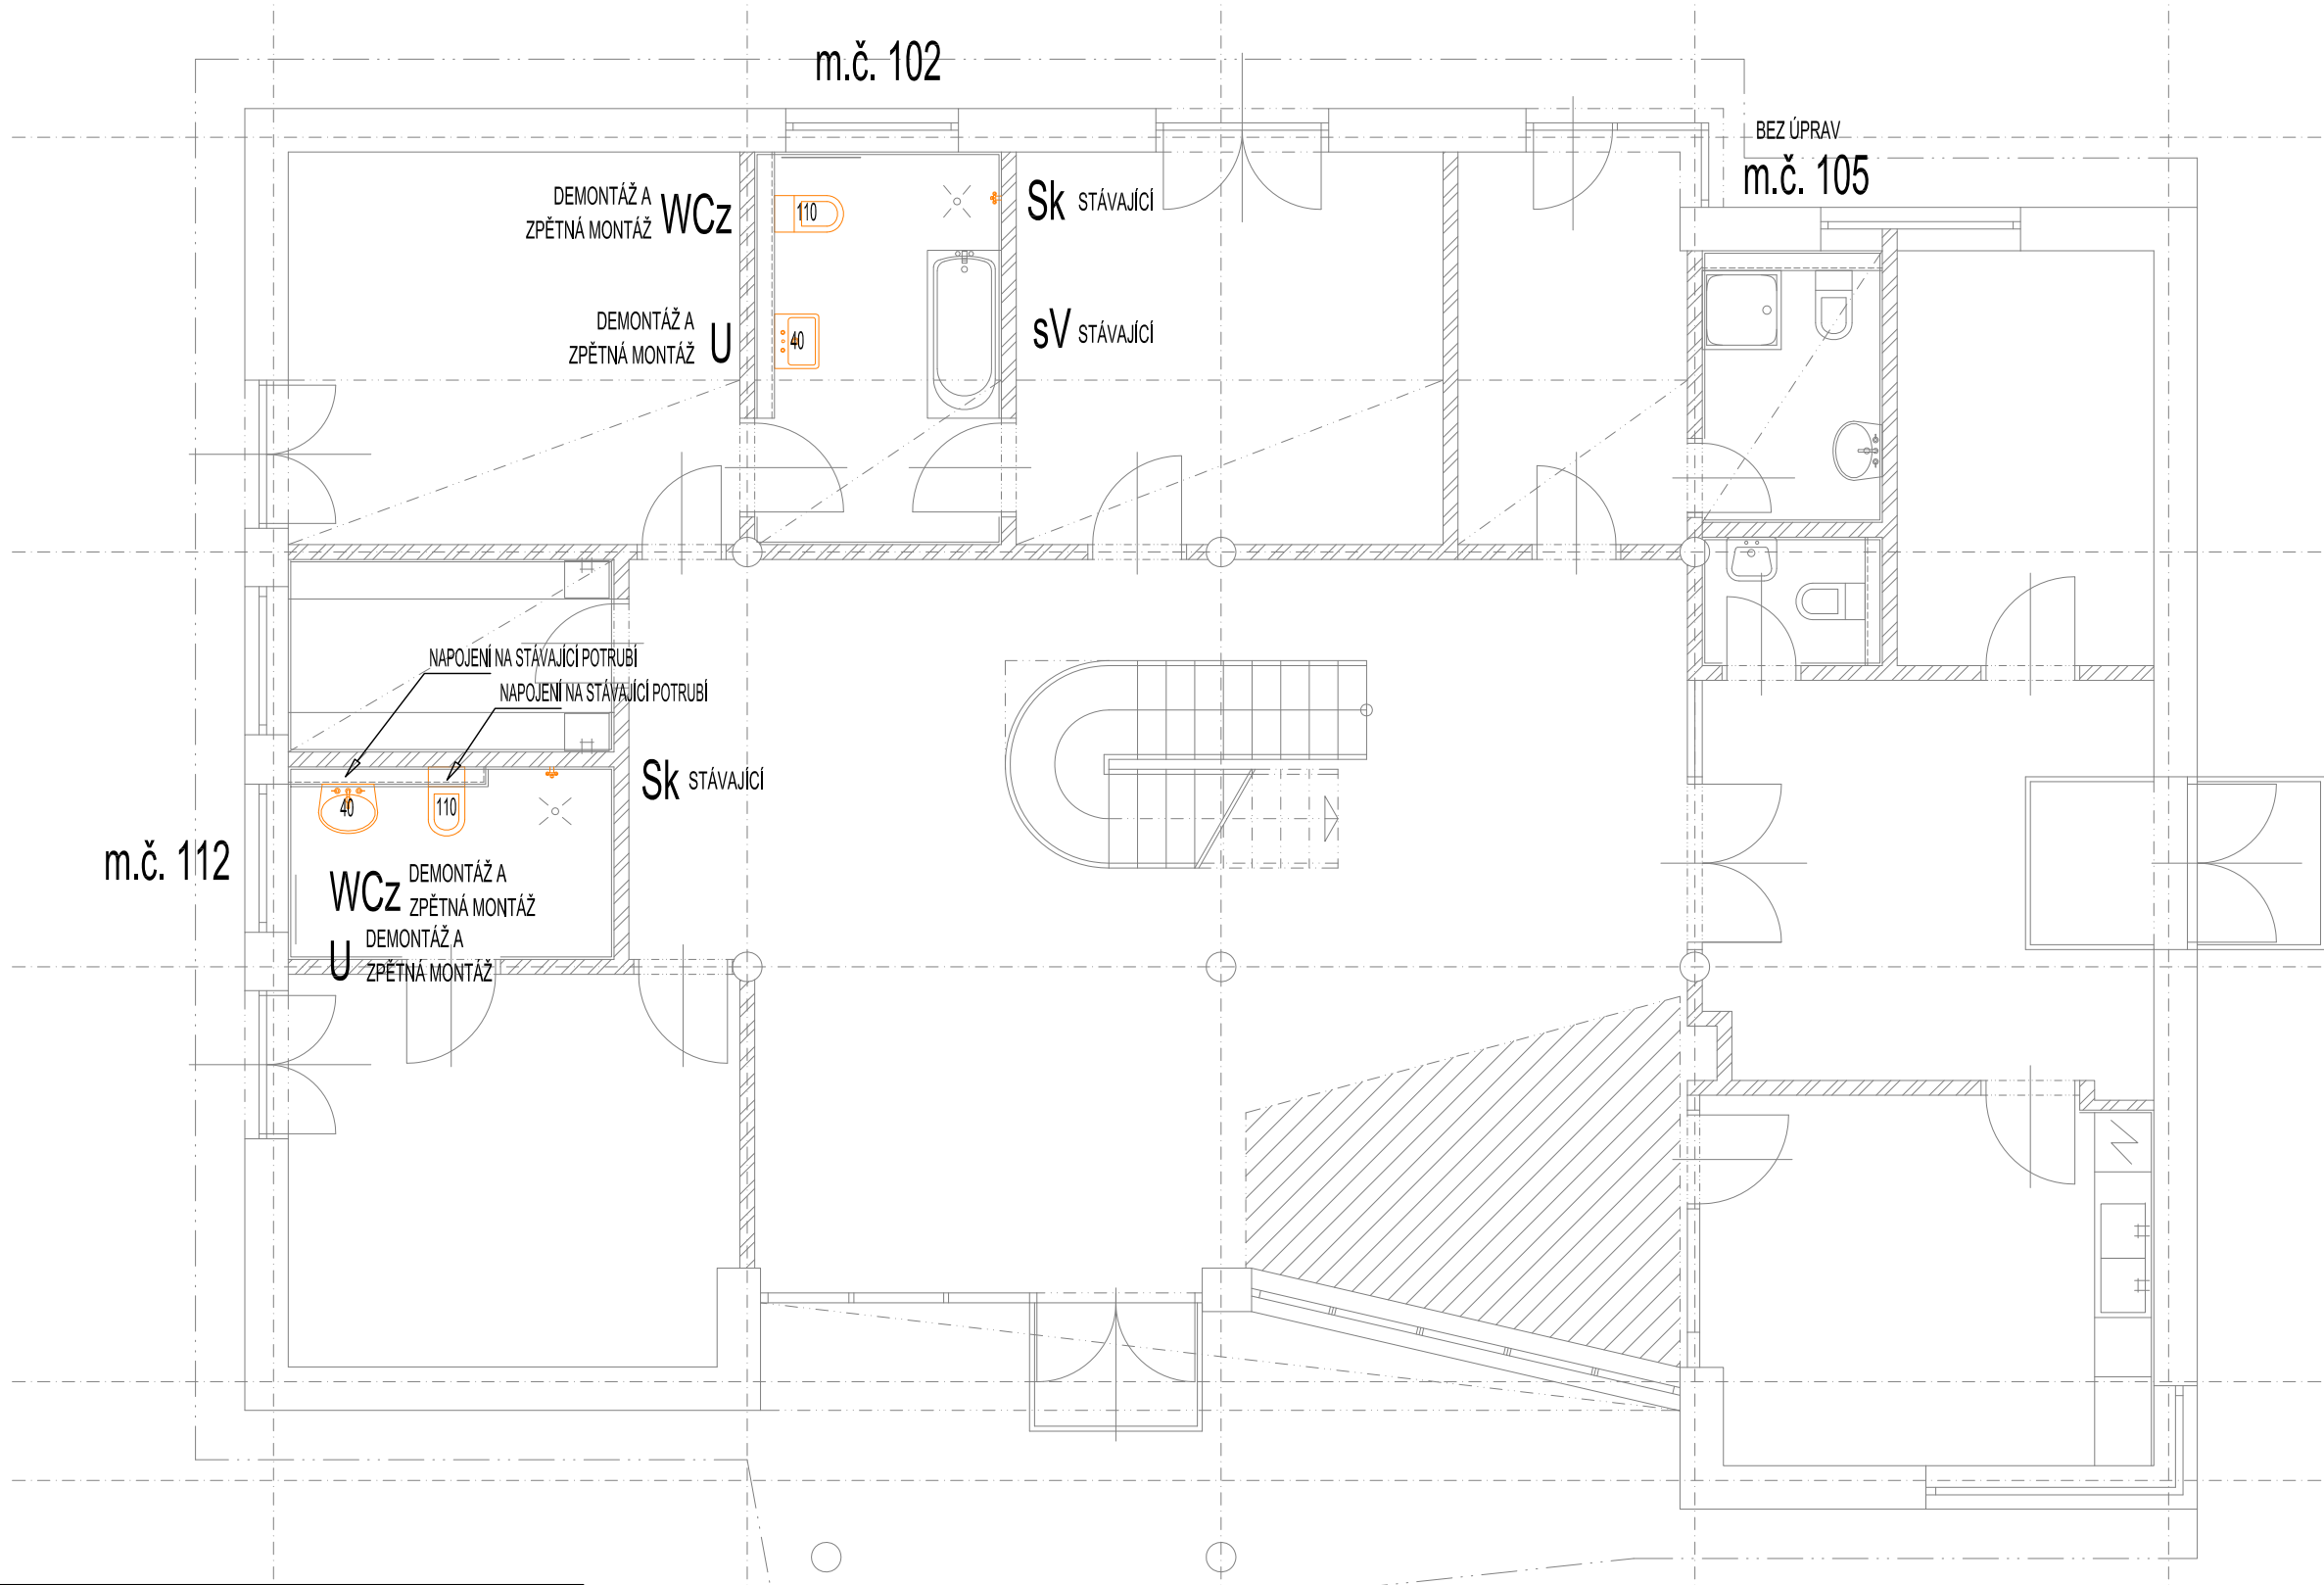

LEGENDA:

| ZNAČKA | POPIS | TYP |
|--|--------------------------------|-------------|
| | PŘIPOJOVACÍ POTRUBÍ KANALIZACE | HT - SYSTÉM |
| <p>POZNÁMKA:</p> <ul style="list-style-type: none">- PŘIPOJOVACÍ A ODPADNÍ POTRUBÍ VNITŘNÍ KANALIZACE BUDE PROVEDENO Z MATERIÁLU PP HT - SYSTÉM.- PŘIPOJOVACÍ A ODPADNÍ POTRUBÍ BUDE VEDENO V DŘÁŽKÁCH VE STĚNÁCH, UPEVNĚNO PŘÍCHYTKAMI A ZAZDĚNO.- MONTÁŽ KANALIZAČNÍCH POTRUBÍ BUDE PROVÁDĚNA DLE MONTÁŽNÍCH PŘEDPISŮ VÝROBCE.- VŠECHNY PROSTUPY POTRUBÍ MEZI POŽÁRNÍMI ÚSEKY BUDOU OPATŘENY PROTIPOŽÁRNÍMI MANŽETAMI PŘÍSLUŠNÉHO PROFILU.- VÝBĚR ZAŘÍZOVACÍCH PŘEDMĚTŮ BUDE KONZULTOVÁN S INVESTOREM A ARCHITEKTEM. | | |

| | | |
|---|--|--|
| ZODP. PROJEKTANT : | Ing. Radko Vondra | <p>Na Potoce 648, Hradec Králové 11 tel.,fax.: 495539037, IČO:132 07 245 e-mail: pridos@gmail.cz</p> |
| KRESLIL: | T. Balažovič | |
| INVESTOR : | Královéhradecký kraj, Pivovarské nám. 1245, HK | |
| MÍSTO : | k.ú. Rychnov nad Kněžnou | |
| ODDÍL : | D.1.4. TECHNIKA PROSTŘEDÍ STAVEB | |
| AKCE : Stavební úpravy domácnosti pro specifickou cílovou skupinu - osoby s PAS, Rychnov nad Kněžnou | | DATUM : 09/2020 |
| | | STUPEŇ : DPS |
| | | MĚŘÍTKO : 1:75 |
| PŮDORYS I.NP - VNITŘNÍ KANALIZACE | | 02 |