

STÁVAJÍCÍ INŽENÝRSKÉ SÍTĚ:

- Vodovodní potrubí
- Kanalizační potrubí
- Plynovodní potrubí
- Sdělovací kabely
- Nadzemí vedení vysokého napětí
- Nadzemí vedení nízkého napětí


LEGENDA NÁVRH

- DEŠŤOVÁ KANALIZACE
- Š1 533.24 (531.33) ŠACHTY km 0,01255

LEGENDA:

- Katastr nemovitostí
- Polohopis
- Komunikace
- Hranice katastrálního území

Vytyčovací body		
	Poloha X	Poloha Y
Š1	1020033.2763	643301.8678
Š2	1020021.1267	643294.0282

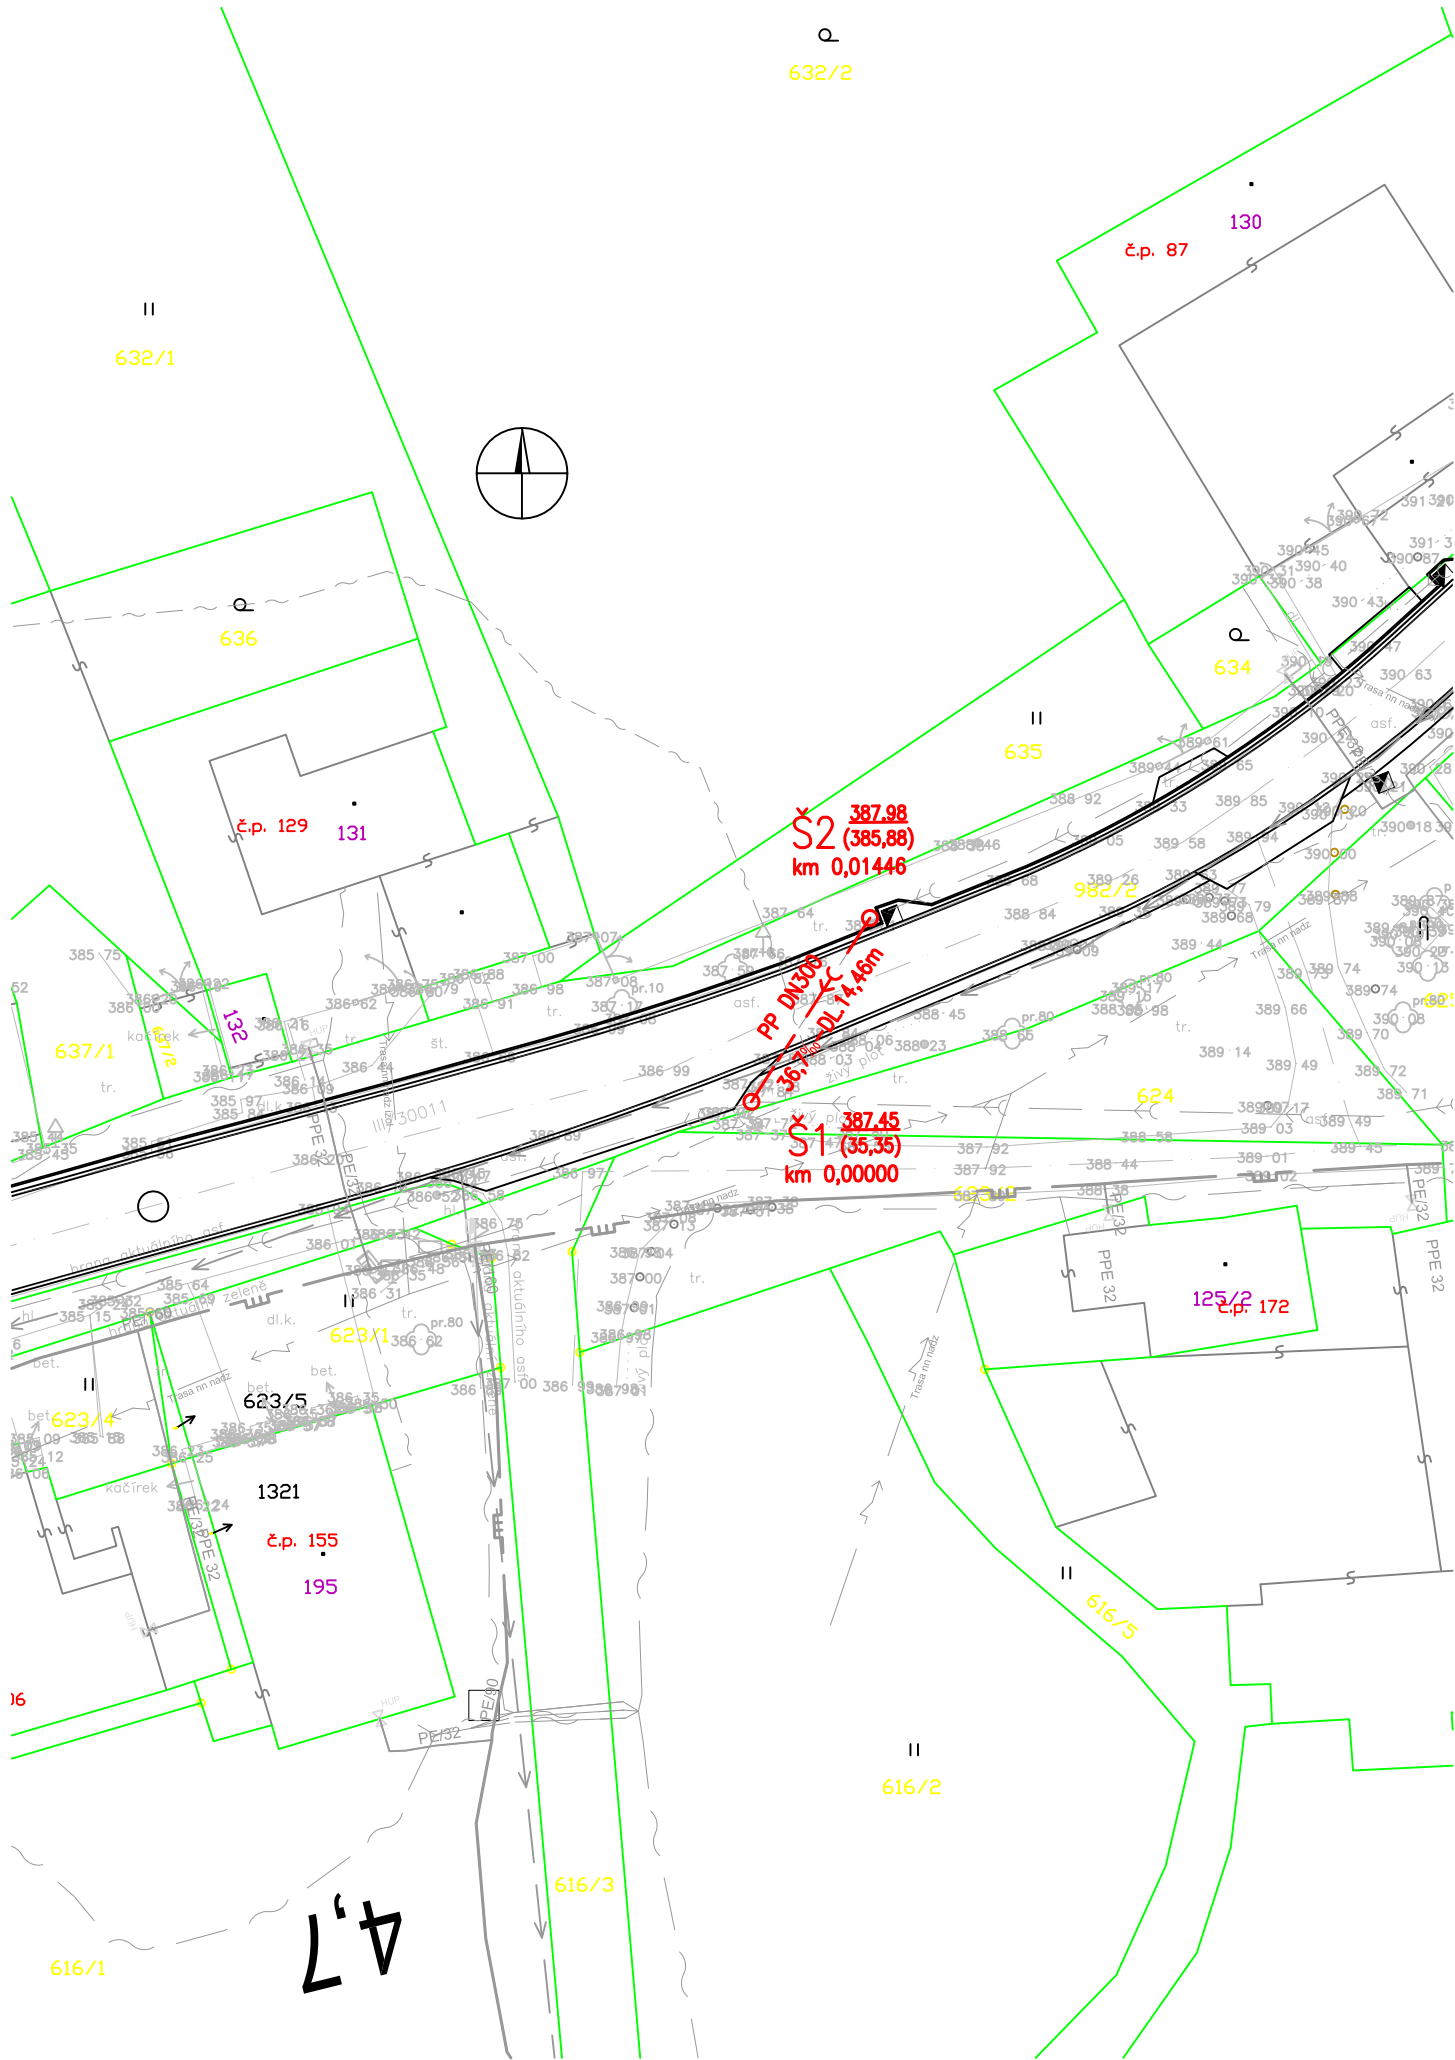

ČÁST D

VÝŠKOVÝ SYSTÉM BpV SOUŘADNICOVÝ SYSTÉM S-JTSK

Číslo změny:	Obsah změny:	Datum změny:
01	-	-
02	-	-
03	-	-

Objednatel:



Královéhradecký kraj
Pivovarské náměstí 1245
500 03 Hradec Králové

Generální projektant:



SUDOP PRAHA a.s.
Olšanská 1a, 130 80 Praha 3
tel.: +420 267 094 111
fax: +420 224 230 316
e-mail: praha@sudop.cz

Hlavní inženýr projektu:
ING. LUKÁŠ BURIANEC
Garant profese:
ING. PAVEL HORÁČEK

Zpracovatel částí:



Vedoucí střediska:

ING. MILOŠ BURIANEC

Odpovědný projektant SO, IO, PS:

ING. MILOŠ BURIANEC

Vypracoval:

ING. EVA NETOPILOVÁ

Kontroloval:

ING. MILOŠ BURIANEC

Název akce:

III/30011 Dvůr Králové Zálesí Doubravice,
stavba III/30011 Dvůr Králové žel. přejezd - Doubravice

Číslo smlouvy:

16-311.250

Projektový stupeň:

DSP/PDPS

Část:

REKONSTRUKCE KANALIZACE

Datum:

03/2019

Číslo části:

D

Název přílohy:

SITUACE

Měřítko:

1:500

Počet formátů:

3xA4

Číslo přílohy:

D1.3.2

DOKUMENT LZE UŽÍVAT POUZE VE SMYSLU PŘÍSLUŠNÉ SMLOUVY O DÍLO. ŽÁDNÁ JEHO ČÁST NEMŮŽE BÝT DLE ZÁKONA č.121/2000 Sb. KOPIROVÁNA NEBO JINÝM ZPŮSOBEM ROZŠÍŘOVÁNA BEZ SOUHLASU SUDOP PRAHA a.s.