


PŮDORYS 1.PP
NAVŘZENÝ STAV

LEGENDA MÍSTNOSTI

| POL. | NÁZEV MÍSTNOSTI | PLOCHA m² | SVĚTLÁ VÝŠKA MÍSTNOSTI m | POVRCHOVÁ ÚPRAVA | | |
|------|----------------------|--------------|-----------------------------|--|--|---|
| | | | | PODLAHA | STĚNY | STŘEP |
| S.01 | SCHODIŠŤOVÝ PROSTOR | 22,04 | 2,280 | Zátěžová heterogenní vinylová podlaha | Sanační vápenná omítka 2x vrstva 100% | Oprava VC omítkou 50%, štukovou omítkou 100% |
| S.02 | POMOCNÁ MÍSTNOST | 18,50 | 2,280 | Zátěžová heterogenní vinylová podlaha | Sanační vápenná omítka 2x vrstva 100% | Oprava VC omítkou 50%, štukovou omítkou 100% |
| S.03 | ZAHRADNÍ SKLAD | 17,96 | 2,280 | Zátěžová heterogenní vinylová podlaha | Sanační vápenná omítka 2x vrstva 100% | Oprava VC omítkou 50%, štukovou omítkou 100% |
| S.04 | ZÁZEMÍ PERSONÁLU | 15,44 | 2,280 | Zátěžová heterogenní vinylová podlaha | Sanační vápenná omítka 2x vrstva 100% | Oprava VC omítkou 50%, štukovou omítkou 100% |
| S.05 | SOCIALNÍ ZAŘÍZENÍ | 3,38 | 2,280 | Protisklizová homogenní vinylová podlaha s nápy | Sanační vápenná omítka + keramický obklad 250x250 | Oprava VC omítkou 50%, štukovou omítkou 100% |
| S.06 | CHODBA | 12,76 | 2,280 | Zátěžová heterogenní vinylová podlaha | Sanační vápenná omítka 2x vrstva 100% | SOK podhled z desek do vlnkého prostředí |
| S.07 | BEZBARIEOVÁ KOUPELNA | 3,21 | 2,280 | Protisklizová homogenní vinylová podlaha s nápy | Sanační vápenná omítka + keramický obklad 250x250 | Oprava VC omítkou 50%, štukovou omítkou 100% |
| S.08 | SKLAD | 10,26 | 2,280 | Zátěžová heterogenní vinylová podlaha | Sanační vápenná omítka 2x vrstva 100% | Oprava VC omítkou 50%, štukovou omítkou 100% |
| S.09 | SKLAD | 7,97 | 2,280 | Zátěžová heterogenní vinylová podlaha | Sanační vápenná omítka 2x vrstva 100% | Oprava VC omítkou 50%, štukovou omítkou 100% |
| S.10 | SKLAD | 7,27 | 1,875 – 2,100 | Zátěžová heterogenní vinylová podlaha | Sanační vápenná omítka 2x vrstva 100% | Oprava VC omítkou 50%, štukovou omítkou 100% |
| S.11 | SKLAD | 9,19 | 2,280 | Zátěžová heterogenní vinylová podlaha | Sanační vápenná omítka 2x vrstva 100% | Oprava VC omítkou 50%, štukovou omítkou 100% |
| S.12 | SKLAD | 7,64 | 2,280 | Zátěžová heterogenní vinylová podlaha | Sanační vápenná omítka 2x vrstva 100% | Oprava VC omítkou 50%, štukovou omítkou 100% |
| S.13 | TECHNICKÁ MÍSTNOST | 11,22 | 2,280 | Zátěžová heterogenní vinylová podlaha | Sanační vápenná omítka 2x vrstva 100% | Oprava VC omítkou 50%, štukovou omítkou 100% |
| S.14 | SKLAD | 1,35 | 2,280 | Zátěžová heterogenní vinylová podlaha | Sanační vápenná omítka 2x vrstva 100% | Oprava VC omítkou 50%, štukovou omítkou 100% |
| S.15 | TERASA | 20,45 | 2,280 | Zátěžová heterogenní vinylová podlaha | Sanační vápenná omítka 2x vrstva 100% | Oprava VC omítkou 50%, štukovou omítkou 100% |
| Σ | CELKEM | 168,64 | | | | |


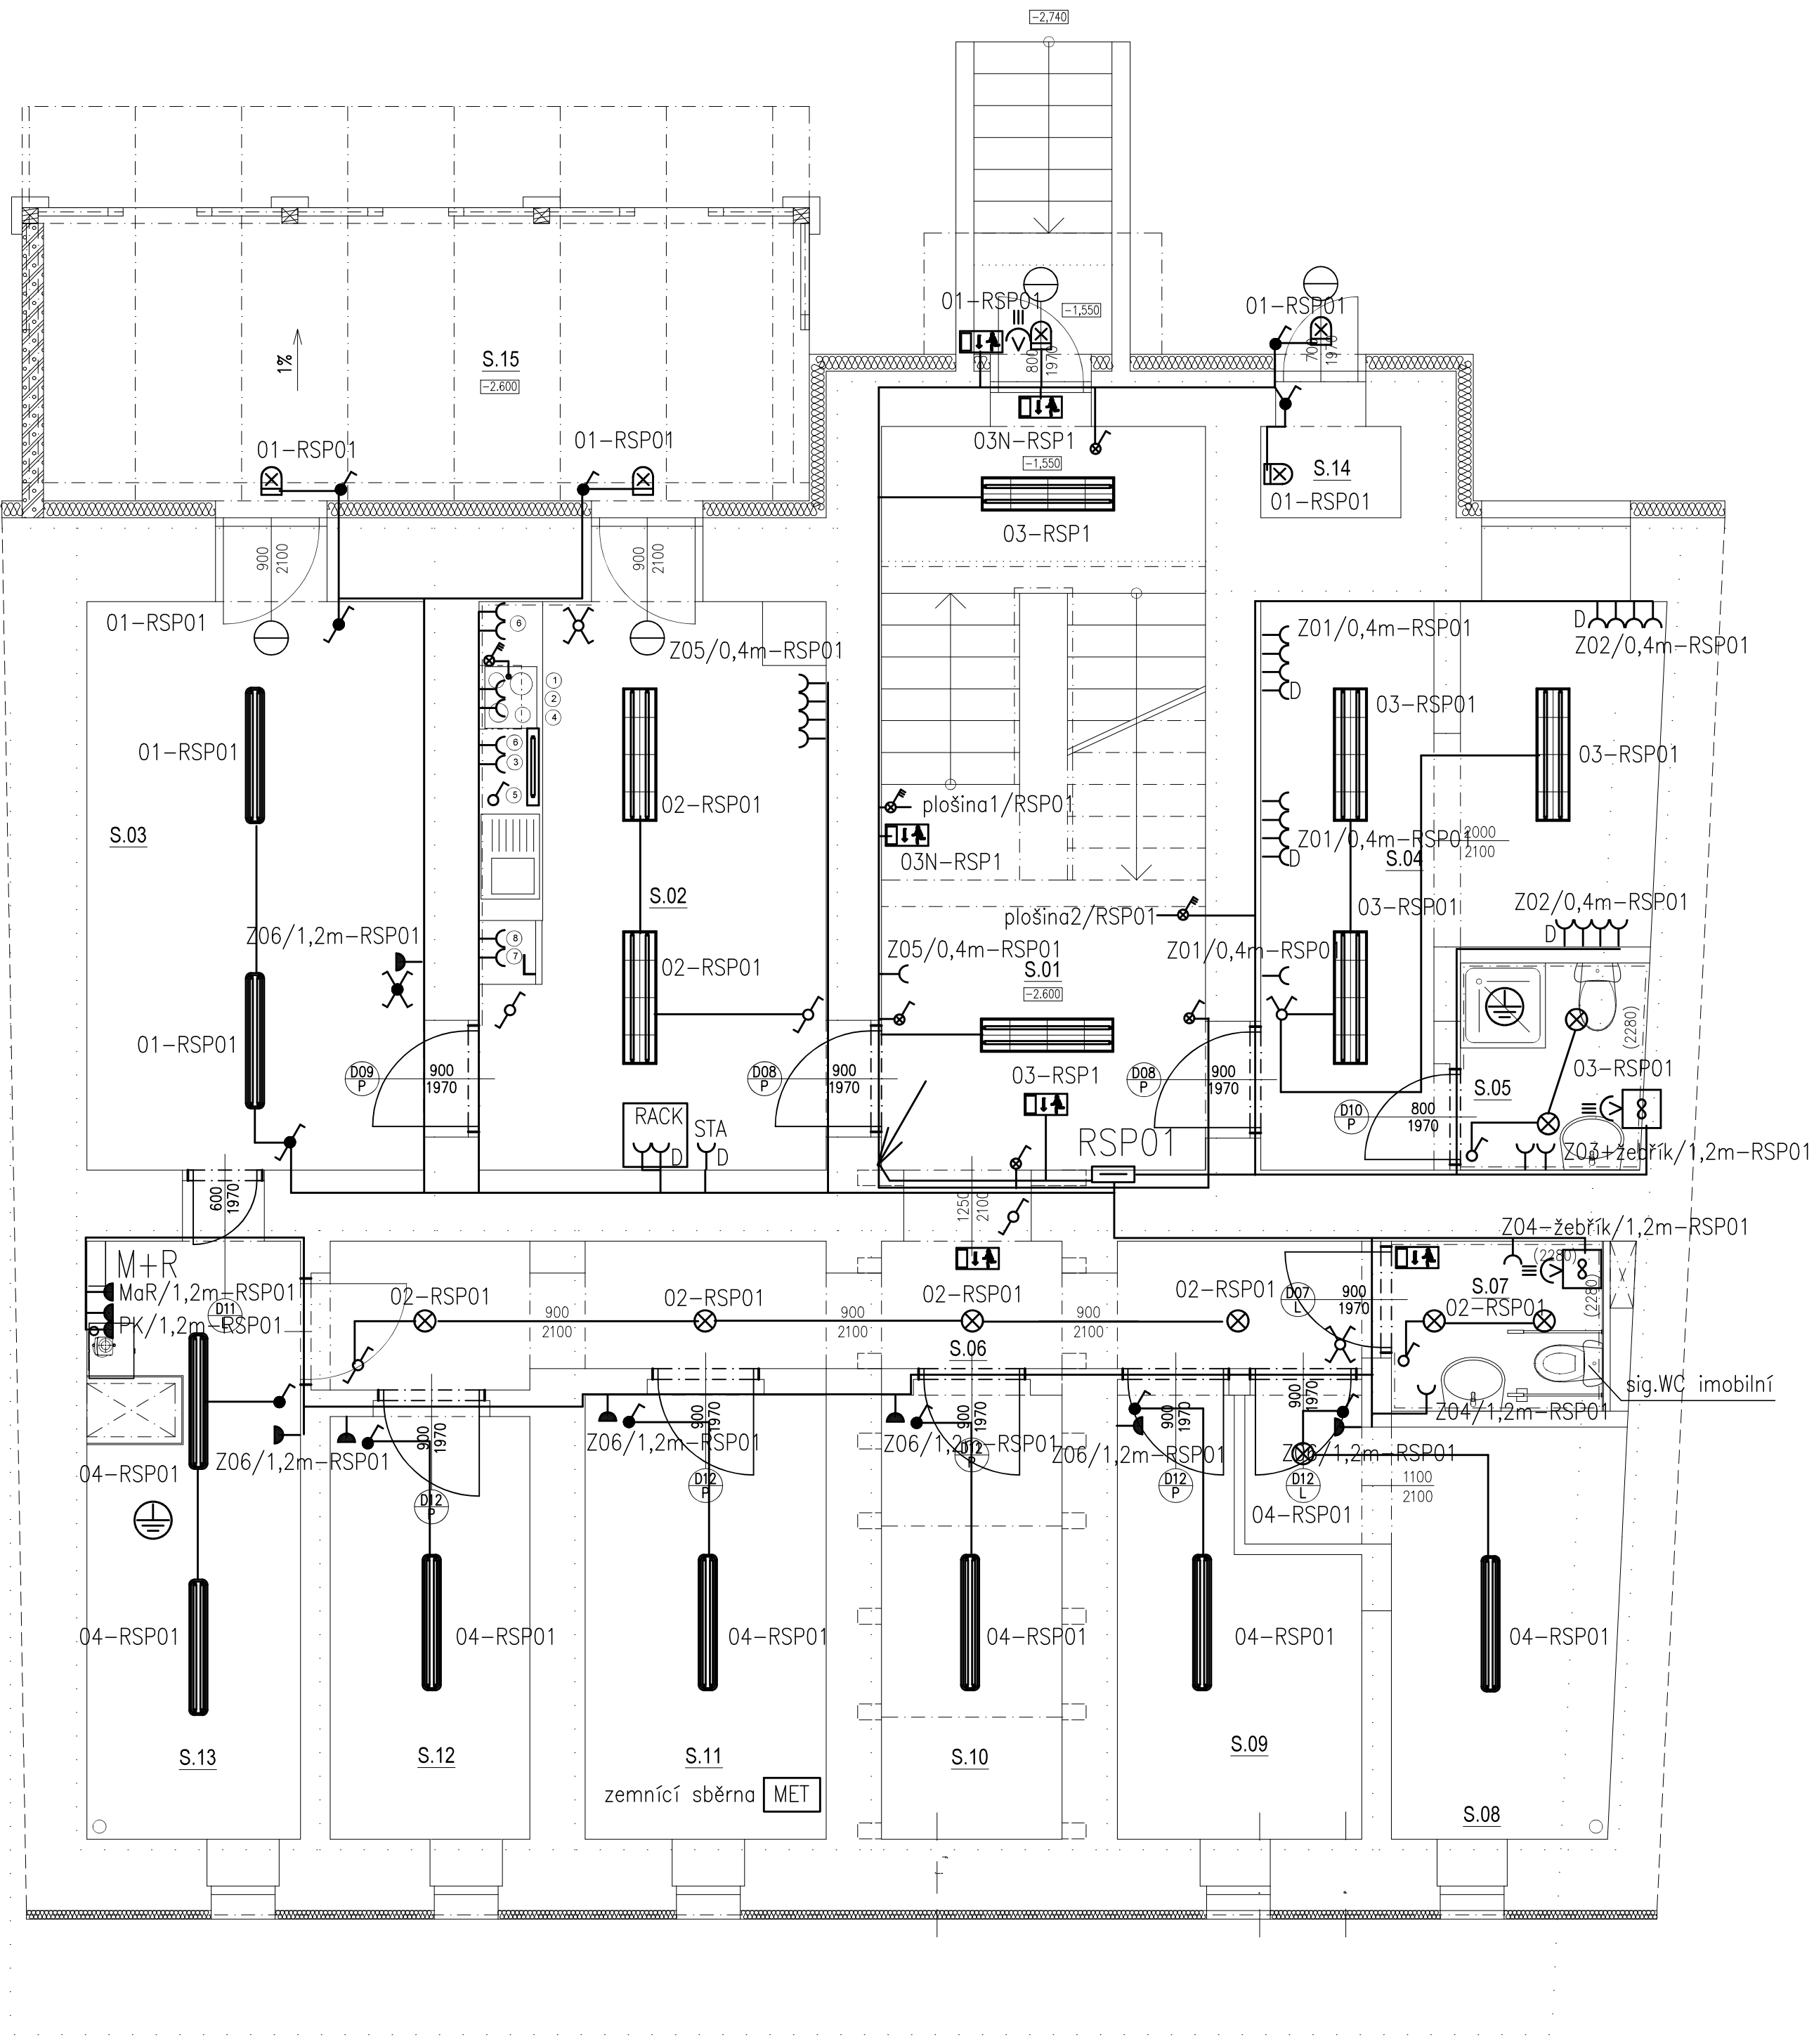


- Vypínač faz.1.IP20
- Vypínač faz.5.IP20
- Vypínač faz.6.IP20
- Vypínač faz.6+6.IP20
- Vypínač faz.7.IP20
- Vypínač faz.1.IP44
- Zásuvka 230V/16A IP20
- Zásuvka 230V/16A IP44
- Sporáková trojkombinace
- Spínač-tlačítko s doutnavkou

NORMY:


SOUSTAVA NAPĚTÍ
230/400V AC 50Hz TN-C-S
OCHRANA PŘED PORUCHOU
AUTOMATICKÝM ODPOJENÍM OD ZDROJE
DLE ČSN 33 2000-4-41 ED.3.

V akustických příčkách mezi byty nesmí být osazeny žádné instalační krabičky proti sobě.

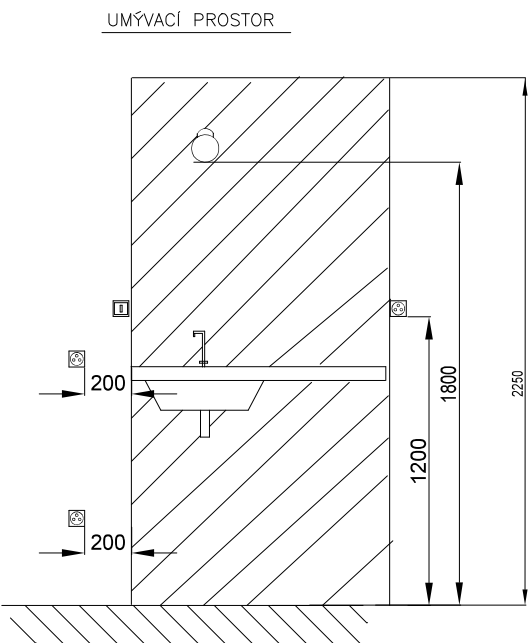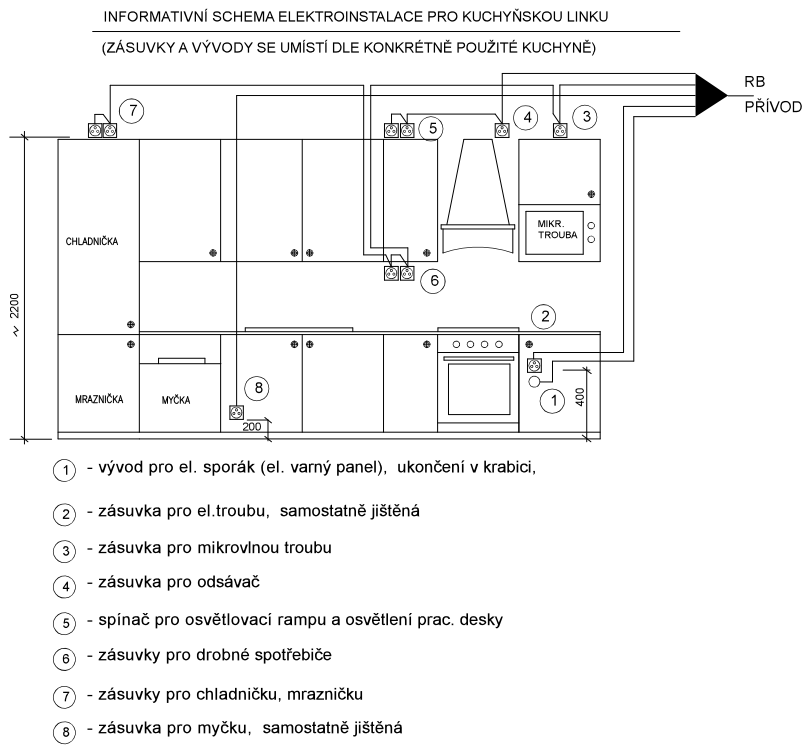

Legenda

- rozdávěč NN
- LED přisazené sv. 36W 4000K IP20
- LED přisazené sv. 36W 4000K IP54
- LED downlight 10W IP44
- Stropní LED svítidlo 15W IP44
- LED svítidlo nástěnné 10W IP44
- Vývod pro sv. nad umyvadlem (LED pásek IP44)
- Pohybový spínač pro LED / VZT 230V
- Koupební ventilátor s doběhem
- Nouzové svítidlo IP44 3W LED
doba zálohy baterie 1.hod při výpadku

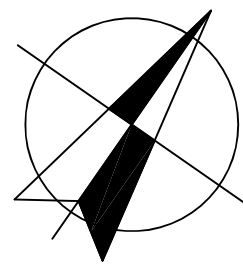

HLAVNÍ PROJEKTANT:
ENERGY BENEFIT
CENTRUM

Energy Benefit Centre a.s.
Křenova 438/3, 162 00 Praha 6
tel.: +420 270 003 300
e-mail: kontakt@energy-benefit.cz
internet: www.energy-benefit.cz

ZPRACOVATEL ČÁSTI:
Výpracoval:
Jiří Provazník
Zodpovědný projektant:
Ing. Jaroslav Bělohradský

PROJEKT:
ROZVOJ KOMUNITNÍCH SOCIÁLNÍCH SLUŽEB
CHRÁNĚNÉ BYDLENÍ V LOKALITĚ JIČÍN – PD

STAVEBNÍK:
Královéhradecký kraj
Pivovarské náměstí 1245, Hradec Králové, 500 03

ČÁST, PROFESÍ:
D.1.4 TPS ZAŘÍZENÍ SILNOPROUDÉ EL. A BLESKOSVOD

VÝKRES:
Silnoproud 1.pp

Základové číslo:
210127

Datum:
02/2022

Část, Stupeň:
DPS

Změna:
—

Číslo:
01

Formát:
8XA4

Měřítko:
1:50

Paré: