








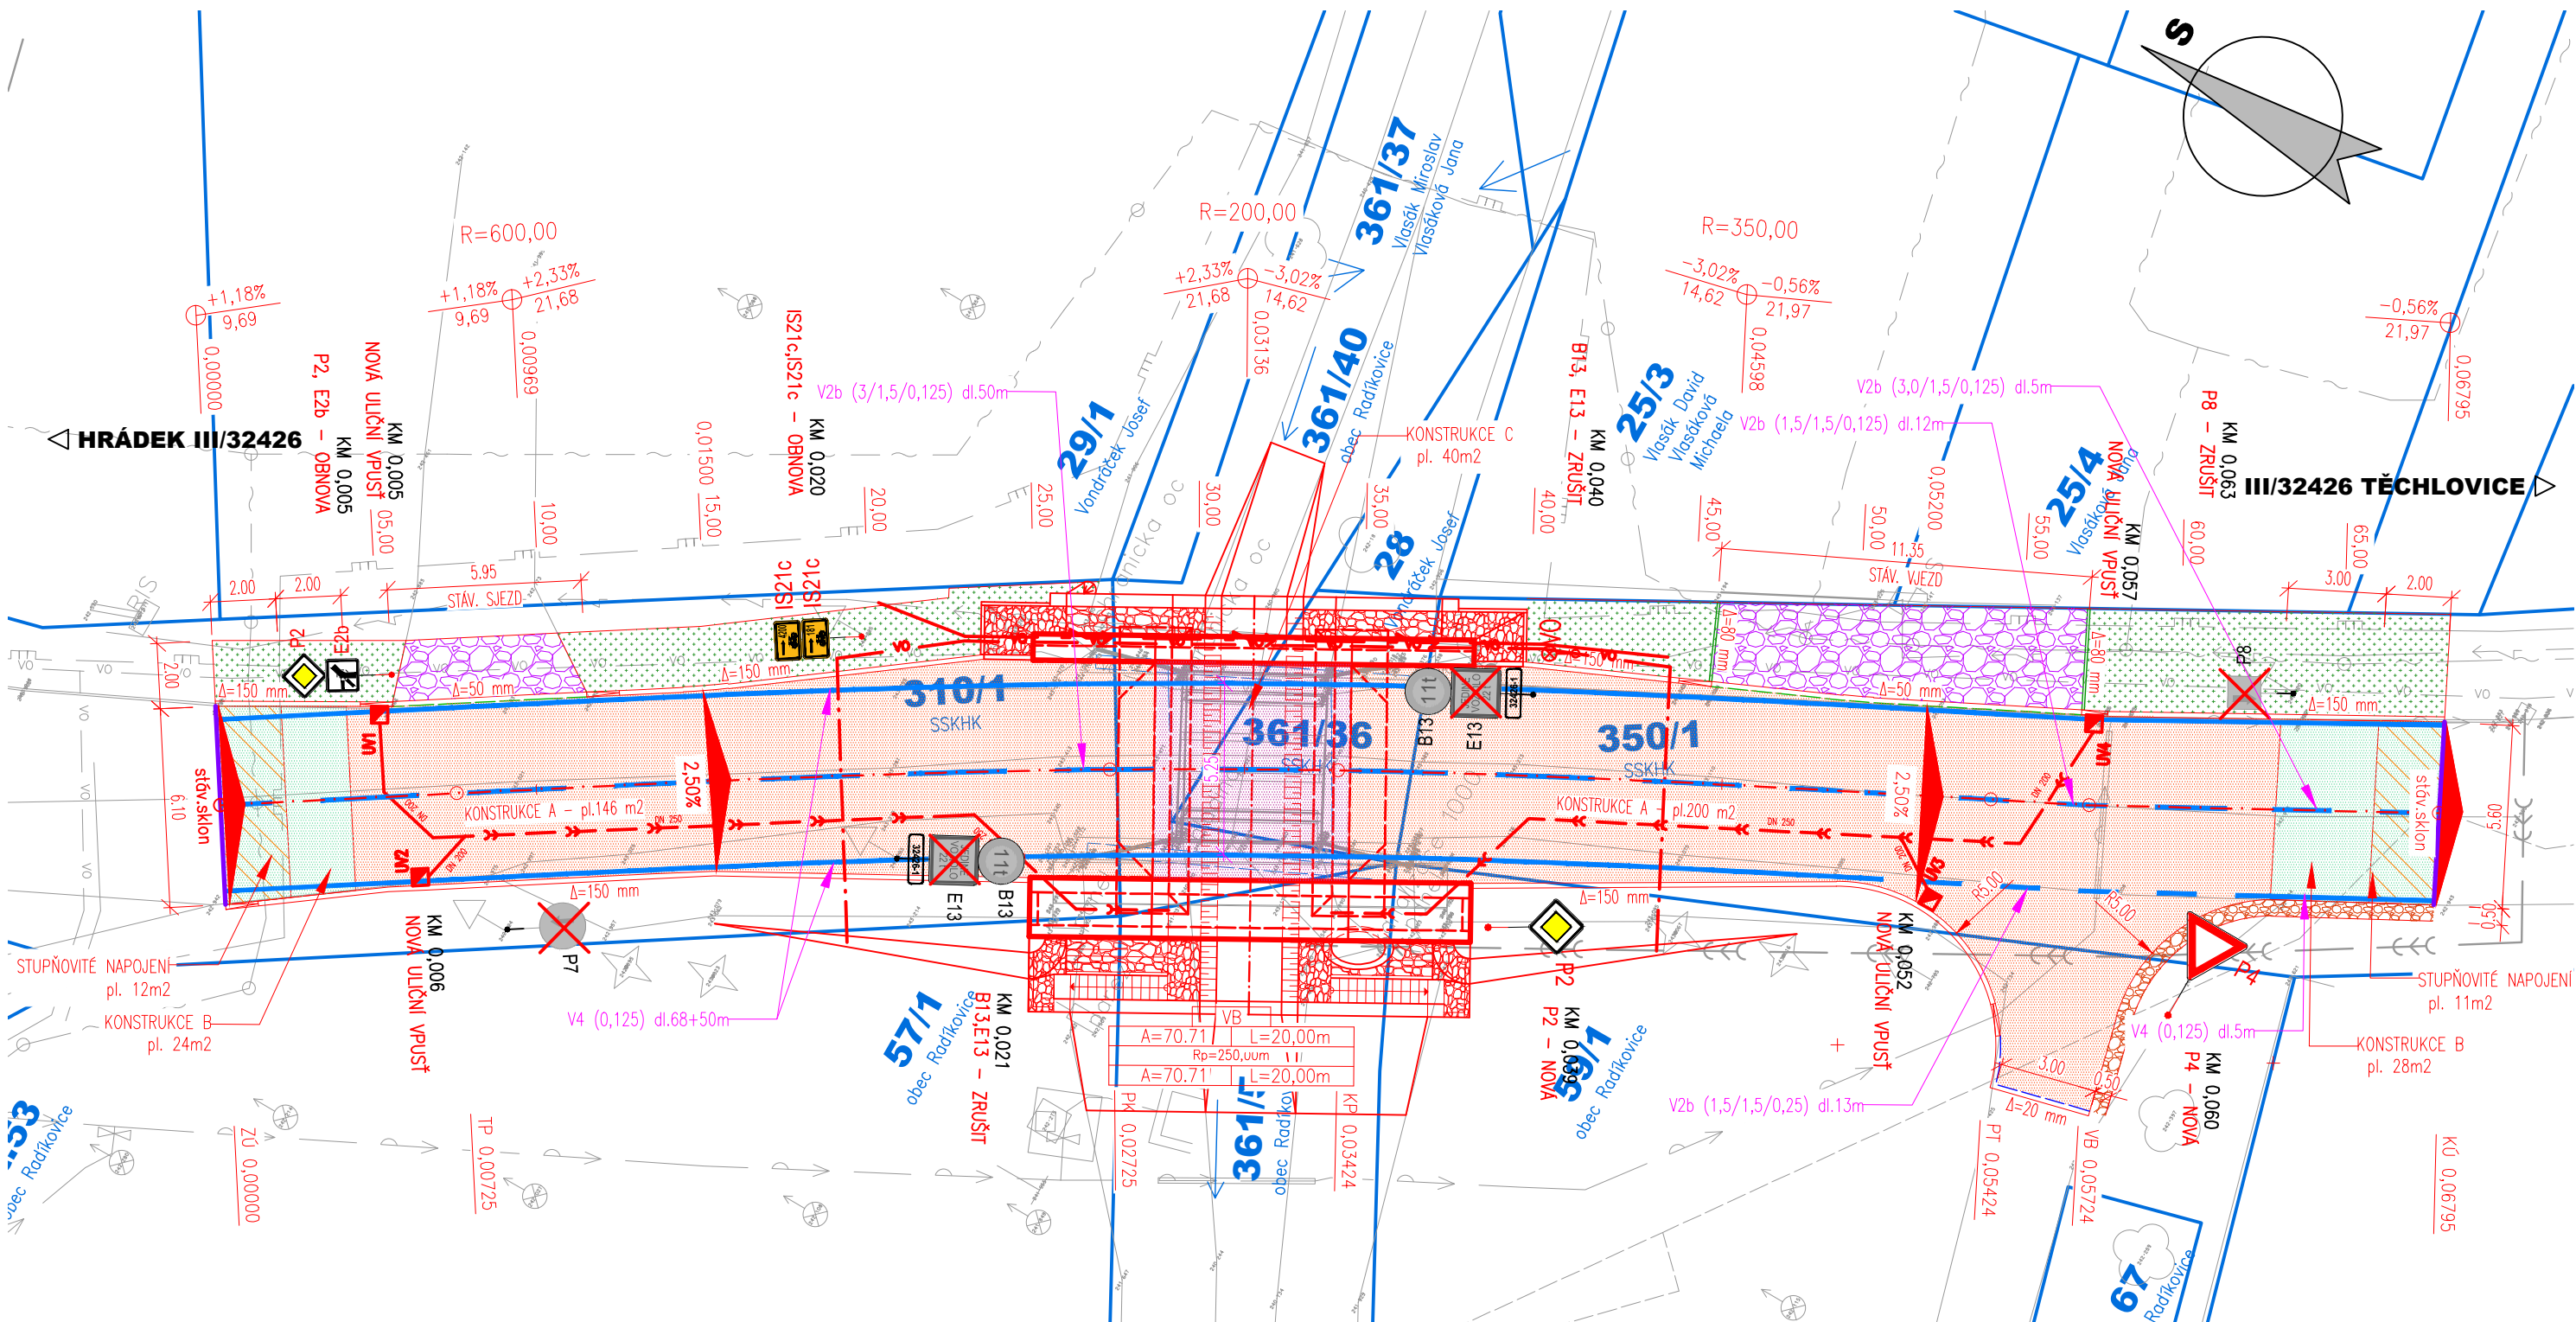

**M:1:200**



— ➤ — PŘÍPOJKY ULIČNÍCH VPUSTÍ – SOUČÁST SO 101

 NOVÁ ULIČNÍ VPUSŤ ŘEŠENÁ V RÁMCI SO 101

	ČEZ Distribuce, a.s. podzemní vedení NN
	ČETIN, a.s. podzemní vedení – optický kabel podzemní vedení – metalický kabel
	RWE Distribuční služby, s.r.o. plynovod STL
	Křálovéhradecká provozní, a.s. vodovod
	obec Radkovice dešťová kanalizace

	SAMOSTATNÝ SJEZD – R-MATERIÁL
	TERÉNNÍ ÚPRAVY / OHUMUSOVÁNÍ A OSETÍ
	VODOROVNÉ DOPRAVNÍ ZNAČENÍ

— SILNIČNÍ BETONOVÁ OBRUBA 1000/150/300 – PODSTUPNICE S VÝŠKOVÝM ROZDÍLEM 150mm  
 - - - - - SNIŽENÁ SILNIČNÍ BETONOVÁ OBRUBA 1000/150/250 – PODSTUPNICE S VÝŠKOVÝM ROZDÍLEM 20mm  
 - - - - - SNIŽENÁ SILNIČNÍ BETONOVÁ OBRUBA 1000/150/250 – PODSTUPNICE S VÝŠKOVÝM ROZDÍLEM 50mm  
 — CHODNÍKOVÁ BETONOVÁ OBRUBA 1000/80/250 – PODSTUPNICE S VÝŠKOVÝM ROZDÍLEM 80mm

03		
02		
01		
ZMĚNA	POPIS	DATUM



PROJEKTOVÁNÍ DOPRAVNÍCH STAVEB CZ s.r.o.  
Haškova 1714/3, 500 02 Hradec Králové, tel: +420 603 181 473, sir@sirivan.cz, www.sirivan.cz

IČ: 259 62 914

investor: **Královéhradecký kraj**  
Pivovarské náměstí 1245, 500 03, Hradec Králové

## Most ev.č. 32426-1 Radíkovice

- kraj: Královéhradecký  
 ■ MÚ/OU: Hradec Králové/Radikovice  
 ■ stupeň utajení: bez utajení  
 ■ datum: 03.2020  
 ■ zakázkové číslo: O16042  
 ■ stupeň PD: PDPS  
 ■ odpovědný projektant stavby: Ing. Ivan Šír  
 ■ odpovědný projektant objektu: Ing. Ivan Šír  
 ■ vypracoval: Bc. Karel Laš  
 ■ kontroloval: Ing. Jan Fiala  
 ■ změna číslo: 00  
 ■ měřítko: M 1:200

SO 101 KOMUNIKACE III/32426

## SITUACE POZEMNÍ KOMUNIKACE

### D.1.1.1.2