


PŮDORYS I.NP - PŘIPOJOVACÍ KANALIZACE GASTRO

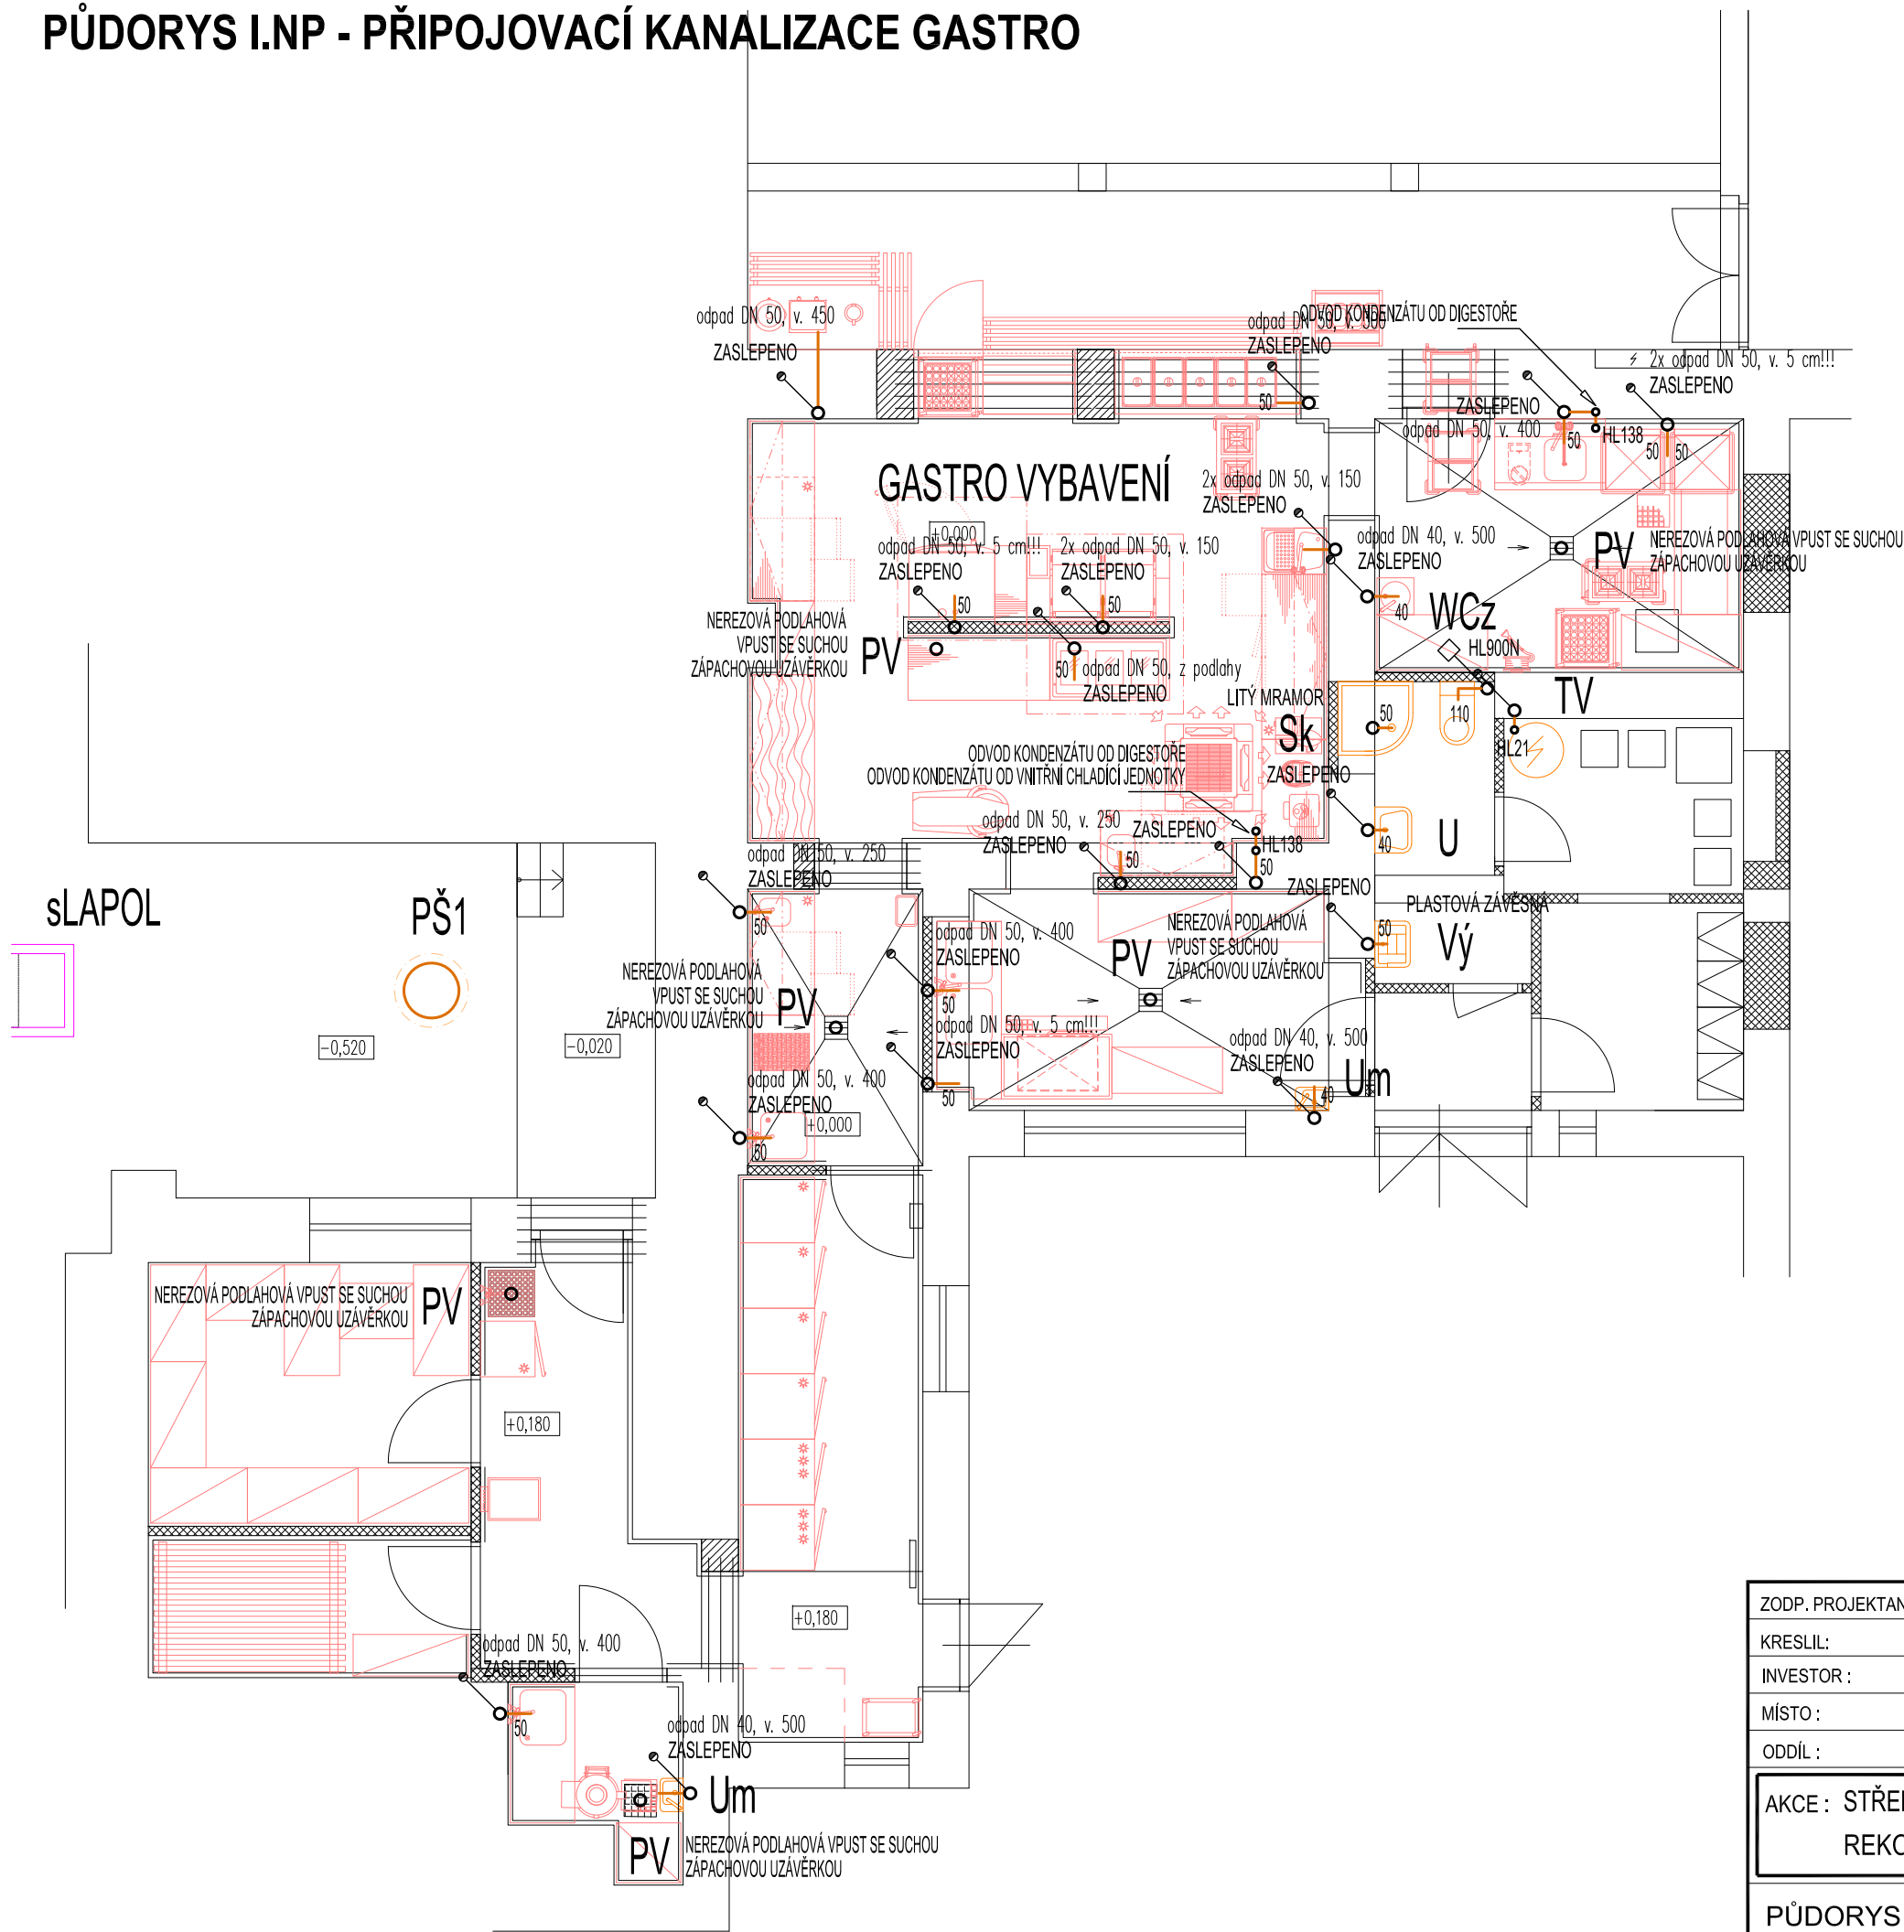


LEGENDA:

ZNAČKA	POPIS	TYP
	PŘIPOJOVACÍ POTRUBÍ KANALIZACE	HT - SYSTÉM
	SVODNÉ POTRUBÍ SPLAŠKOVÉ KANALIZACE	KG - SYSTÉM
	SVODNÉ POTRUBÍ TUKOVÉ KANALIZACE	SYSTÉM PRAGMA
PŠ	PLASTOVÁ REVIZNÍ ŠACHTA	-
S1	ODPADNÍ POTRUBÍ SPLAŠKOVÉ KANALIZACE	HT - SYSTÉM

POZNÁMKA:

- PŘIPOJOVACÍ A ODPADNÍ POTRUBÍ VNITŘNÍ KANALIZACE BUDE PROVEDENO Z MATERIÁLU PP HT - SYSTÉM, SVODNÉ POTRUBÍ BUDE PROVEDENO Z PVC KG-SYSTÉM.
- PŘIPOJOVACÍ A ODPADNÍ POTRUBÍ BUDE VEDENO V DRÁŽKÁCH VE STĚNÁCH, UPEVNĚNO PŘÍCHYTKAMI A ZAZDĚNO.
- SVODNÉ POTRUBÍ VNITŘNÍ KANALIZACE BUDE VEDENO POD TERÉNEM, ULOŽENO NA PÍSKOVÉ LOŽE A ZASYPÁNO.
- MONTÁŽ KANALIZAČNÍCH POTRUBÍ BUDE PROVÁDĚNA DLE MONTÁŽNÍCH PŘEDPISŮ VÝROBCE.
- VŠECHNY PROSTUPY POTRUBÍ MEZI POŽÁRNÍMI ÚSEKY BUDOU OPATŘENY PROTIPOŽÁRNÍMI MANŽETAMI PŘÍSLUŠNÉHO PROFILU.
- VÝBĚR ZAŘÍZOVACÍCH PŘEDMĚTŮ BUDE KONZULTOVÁN S INVESTOREM A ARCHITEKTEM.

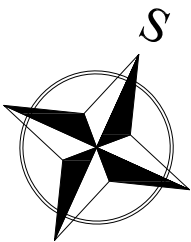

ZODP. PROJEKTANT :	Ing. Radek Vondra	 pridos Na Potoce 648, Hradec Králové 11 tel.,fax.: 495539037, IČO:132 07 245 e-mail: pridos@mail.cz
KRESLIL:	T. Balažovič	
INVESTOR :	SŠŘ a ZŠ Hořice, Havlíčkova 54, Hořice	
MÍSTO :	SŠŘ a ZŠ Hořice	
ODDÍL :	D.1.4. TECHNIKA PROSTŘEDÍ STAVEB	
AKCE : STŘEDNÍ ŠKOLA ŘEMESEL A ZÁKLADNÍ ŠKOLA HOŘICE REKONSTRUKCE KUCHYNĚ		DATUM : 10/2021
PŮDORYS I.NP - PŘIPOJOVACÍ KANALIZACE GASTRO		STUPEŇ : DPS
		MĚŘÍTKO : 1:75
		03