



PŮDORYS I.NP - ÚSTŘEDNÍ VYTÁPĚNÍ

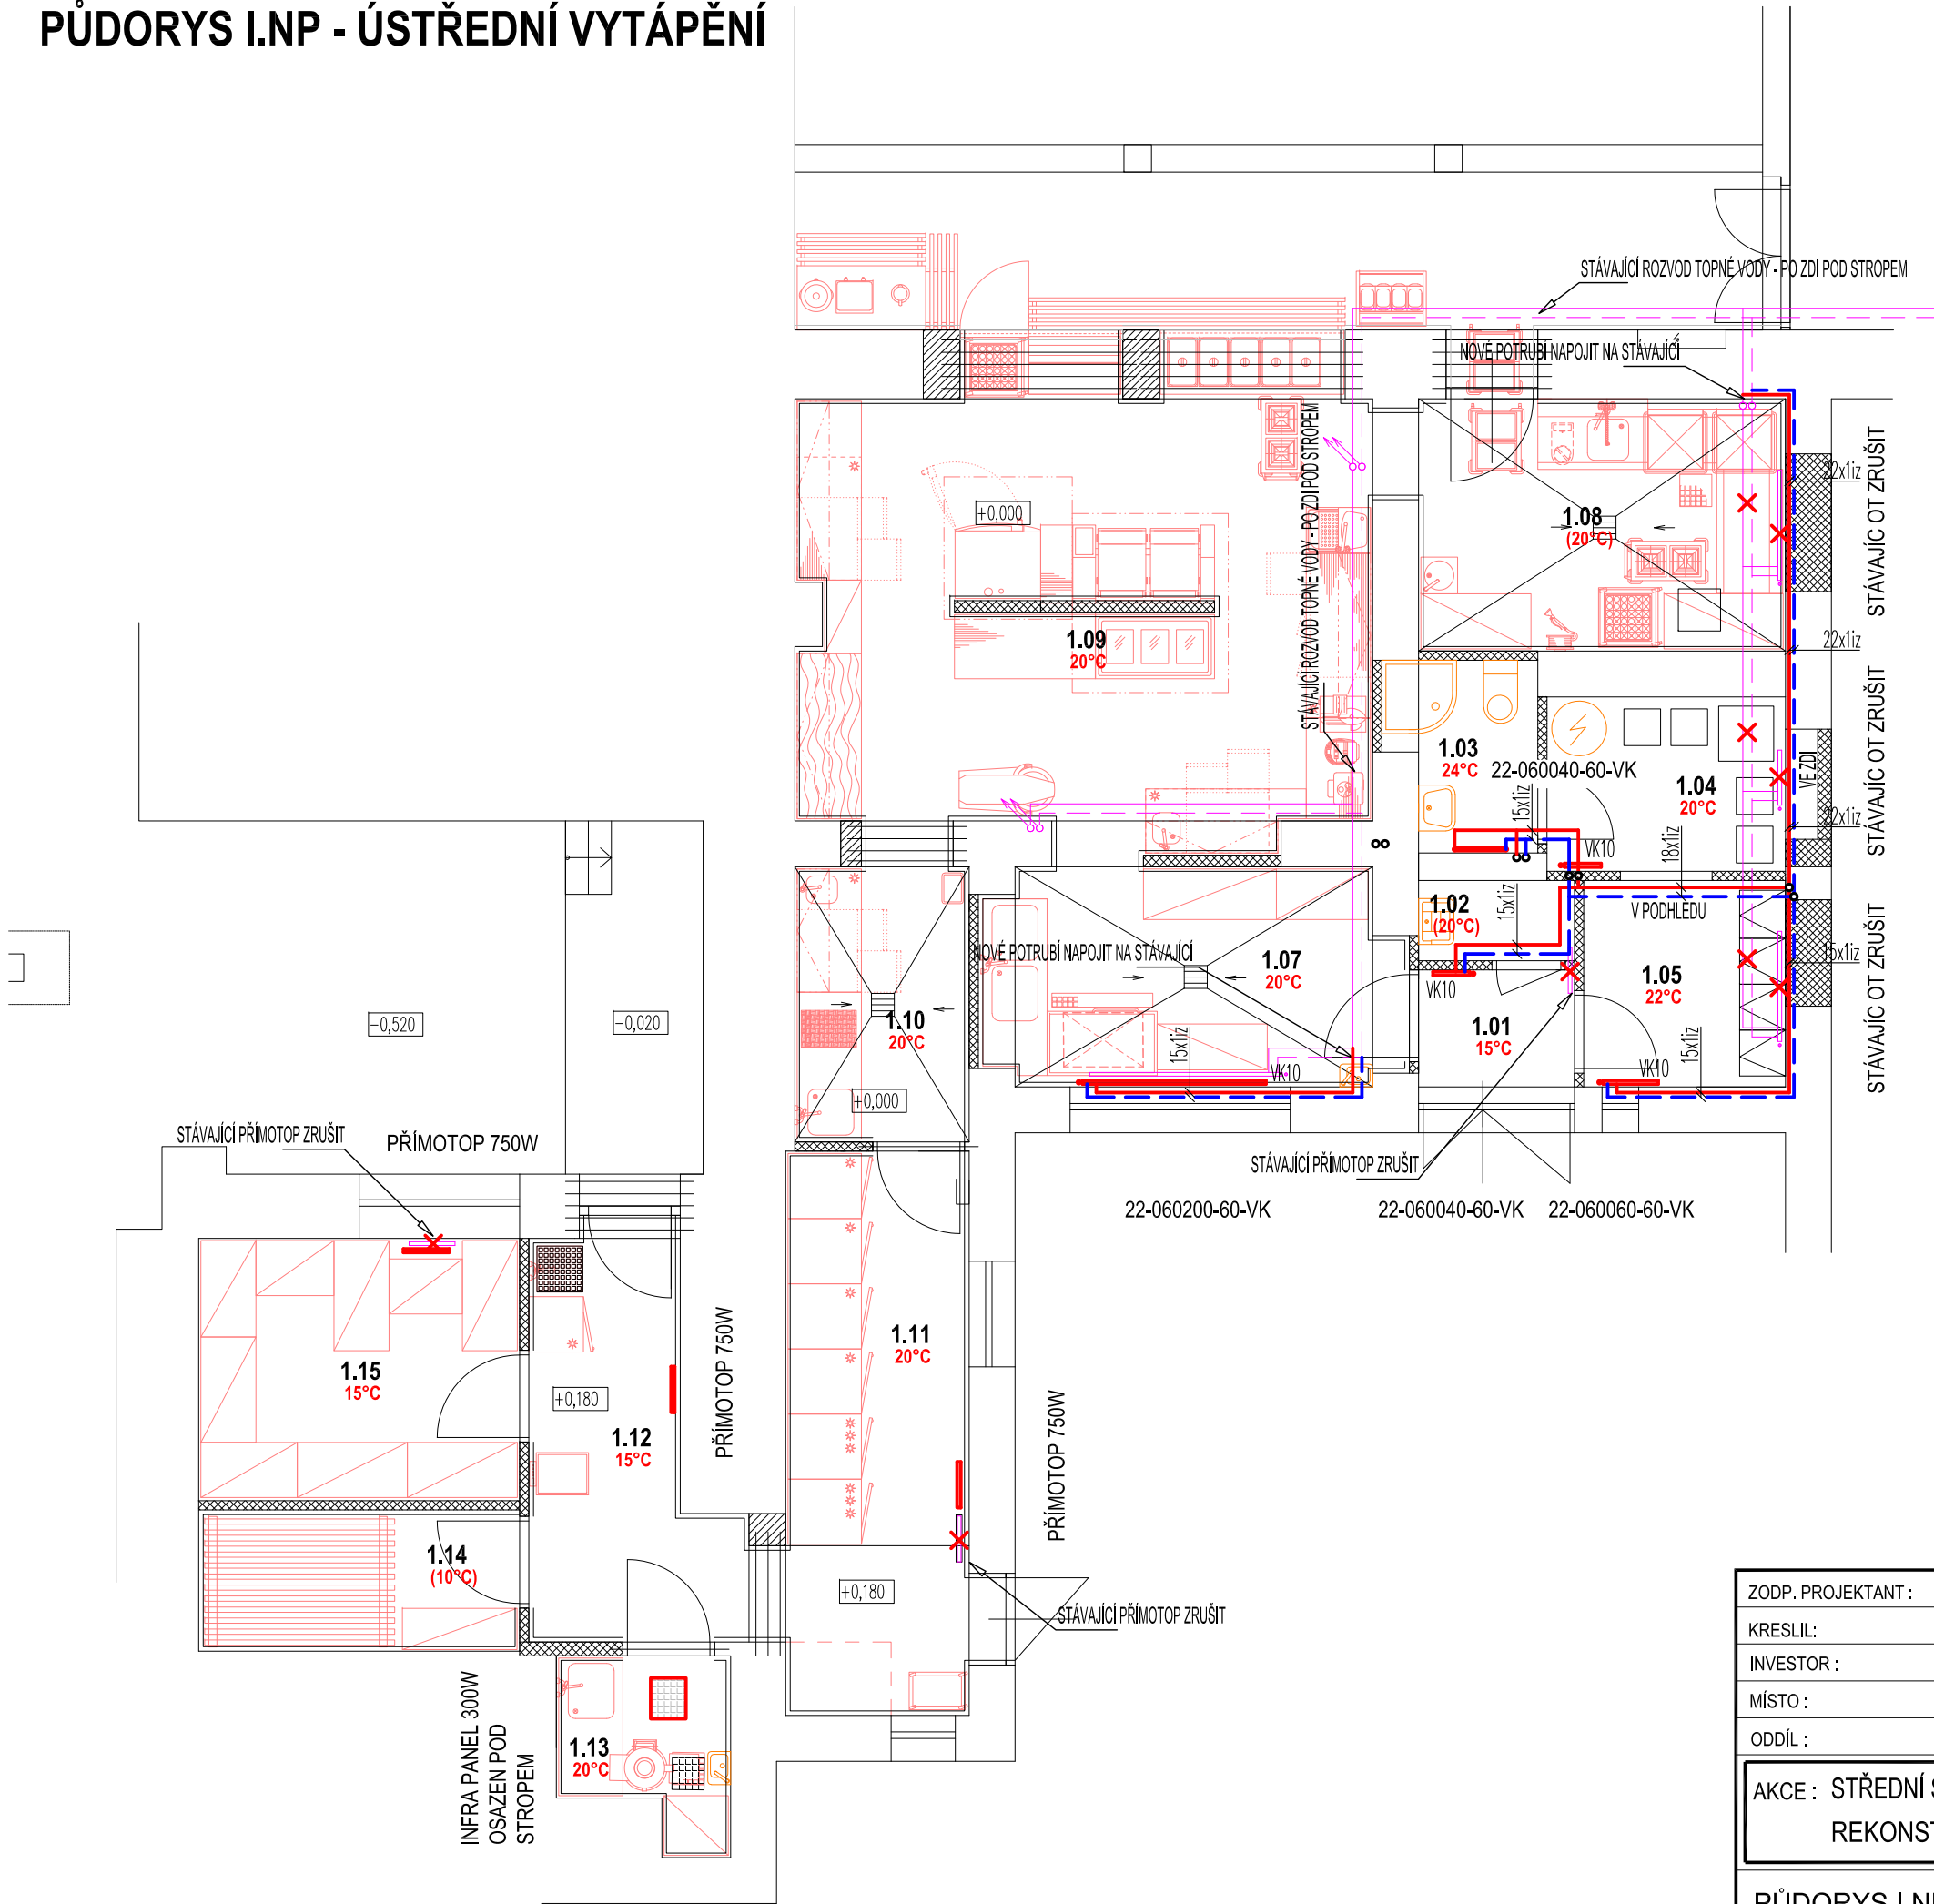

LEGENDA:

ZNAČKA	POPIS	TYP
	PŘÍVODNÍ POTRUBÍ TOPNÉ VODY	MĚĎ, Plast
	ZPĚTNÉ POTRUBÍ TOPNÉ VODY	MĚĎ, Plast
	OCELOVÉ DESKOVÉ TĚLESO	-
POZNÁMKA: - OTOPNÉ PLOCHY TVOŘÍ: OCELOVÁ DESKOVÁ TĚLESA SE ZABUDOVANÝM VNITŘNÍM PROPOJOVACÍM ROZVODEM A VENTILOVOU VLOŽKOU; - POTRUBÍ TOPNÉ VODY BUDE PROVEDENO Z MĚDĚNÉHO NEBO PLASTOVÉHO POTRUBÍ. - POTRUBÍ TOPNÉ VODY BUDE VEDENO V PODLAZE A OPATŘENO TEPELNOU IZOLACÍ tl. 20 mm.		

ZODP. PROJEKTANT :	Ing. Radek Vondra	<div><p>Na Potoce 648, Hradec Králové 11 tel.,fax.: 495539037, IČO:132 07 245 e-mail: pridos@cmail.cz</p></div>
KRESLIL:	T. Balažovič	
INVESTOR :	SŠŘ a ZŠ Hořice, Havlíčkova 54, Hořice	
MÍSTO :	SŠŘ a ZŠ Hořice	
ODDÍL :	D.1.4. TECHNIKA PROSTŘEDÍ STAVEB	
AKCE : STŘEDNÍ ŠKOLA ŘEMESEL A ZÁKLADNÍ ŠKOLA HOŘICE REKONSTRUKCE KUCHYNĚ		DATUM : 10/2021
PŮDORYS I.NP - ÚSTŘEDNÍ VYTÁPĚNÍ		STUPEŇ : DPS
		MĚŘÍTKO : 1:75
		02