
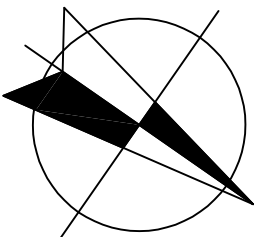


PŮDORYS 1.NP

NAVRŽENÉ VYBAVENÍ INTERIÉRU

LEGENDA MÍSTNOSTI

POL.	NÁZEV MÍSTNOSTI	PLOCHA m ²
201	SCHODIŠŤOVÝ PROSTOR	21,53
202	CHODBA	13,57
203	POKOUJ	23,79
204	KOUPELNA + WC	4,79
205	POKOUJ	18,19
206	POKOUJ	18,31
207	POKOUJ	18,15
208	KOUPELNA + WC	6,76
209	KUCHYNĚ + OBÝVACÍ POKOUJ	33,93
210	SKLAD	4,45
Σ	CELKEM	163,56

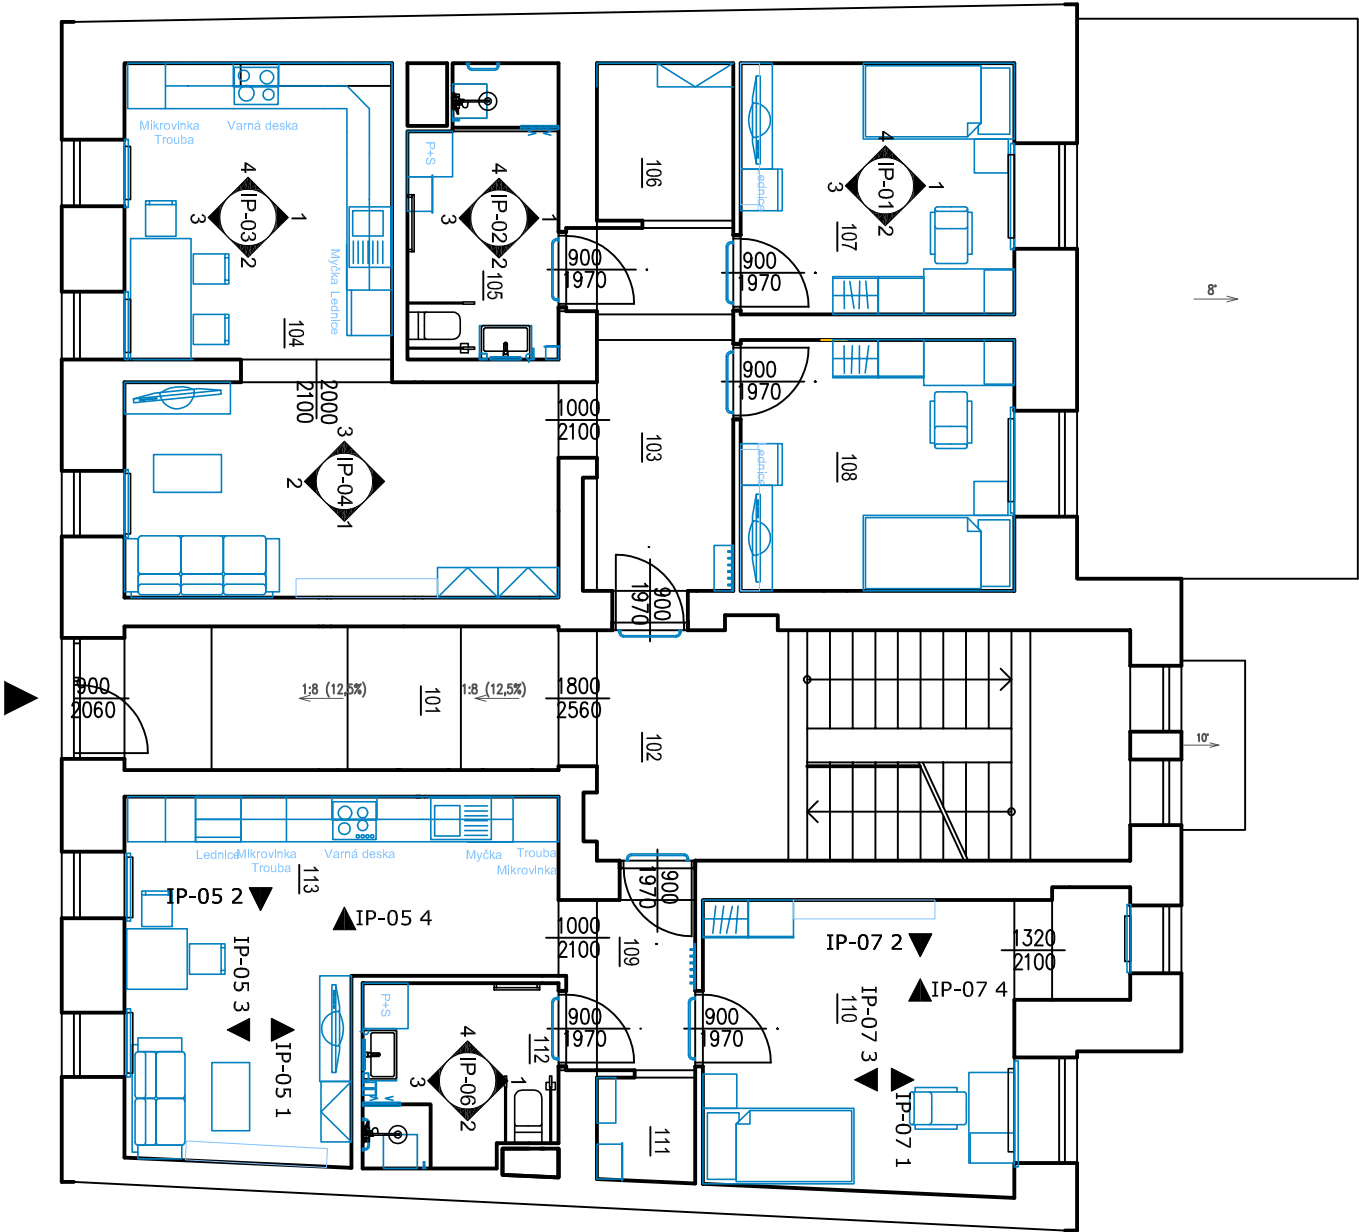

HLAVNÍ PROJEKTANT:



Energy Benefit Centre a.s.
Křenova 438/3, 162 00 Praha 6
tel.: +420 270 003 300
e-mail: kontakt@energy-benefit.cz
internet: www.energy-benefit.cz

ZPRACOVATEL ČÁSTI:

Vypracoval:
Jan Chládek
Zodpovědný projektant:
Ing. Vladimír Fiedler

PROJEKT:

ROZVOJ KOMUNITNÍCH SOCIÁLNÍCH SLUŽEB
CHRÁNĚNÉ BYDLENÍ V LOKALITĚ JIČÍN – PD

STAVEBNÍK:

Králůvhradecký kraj
Pivovarské náměstí 1245, Hradec Králové, 500 03

ČÁST, PROFESE:

DOKUMENTACE INTERIÉRU

VÝKRES:

PŮDORYS 1.NP – NAVRŽENÉ VYBAVENÍ INTERIÉRU

razítko a podpis

Zakázkové číslo:

210127

Paré:

Datum:

10/2021

Část:

D.1.1.

Stupeň:

DPS

Změna:

00

Č. výkř.:

02

Formát:

2xA4

Měřítko:

1:100