



ULOŽENÍ BOURANÉHO AREÁLOVÉHO VODOVODU

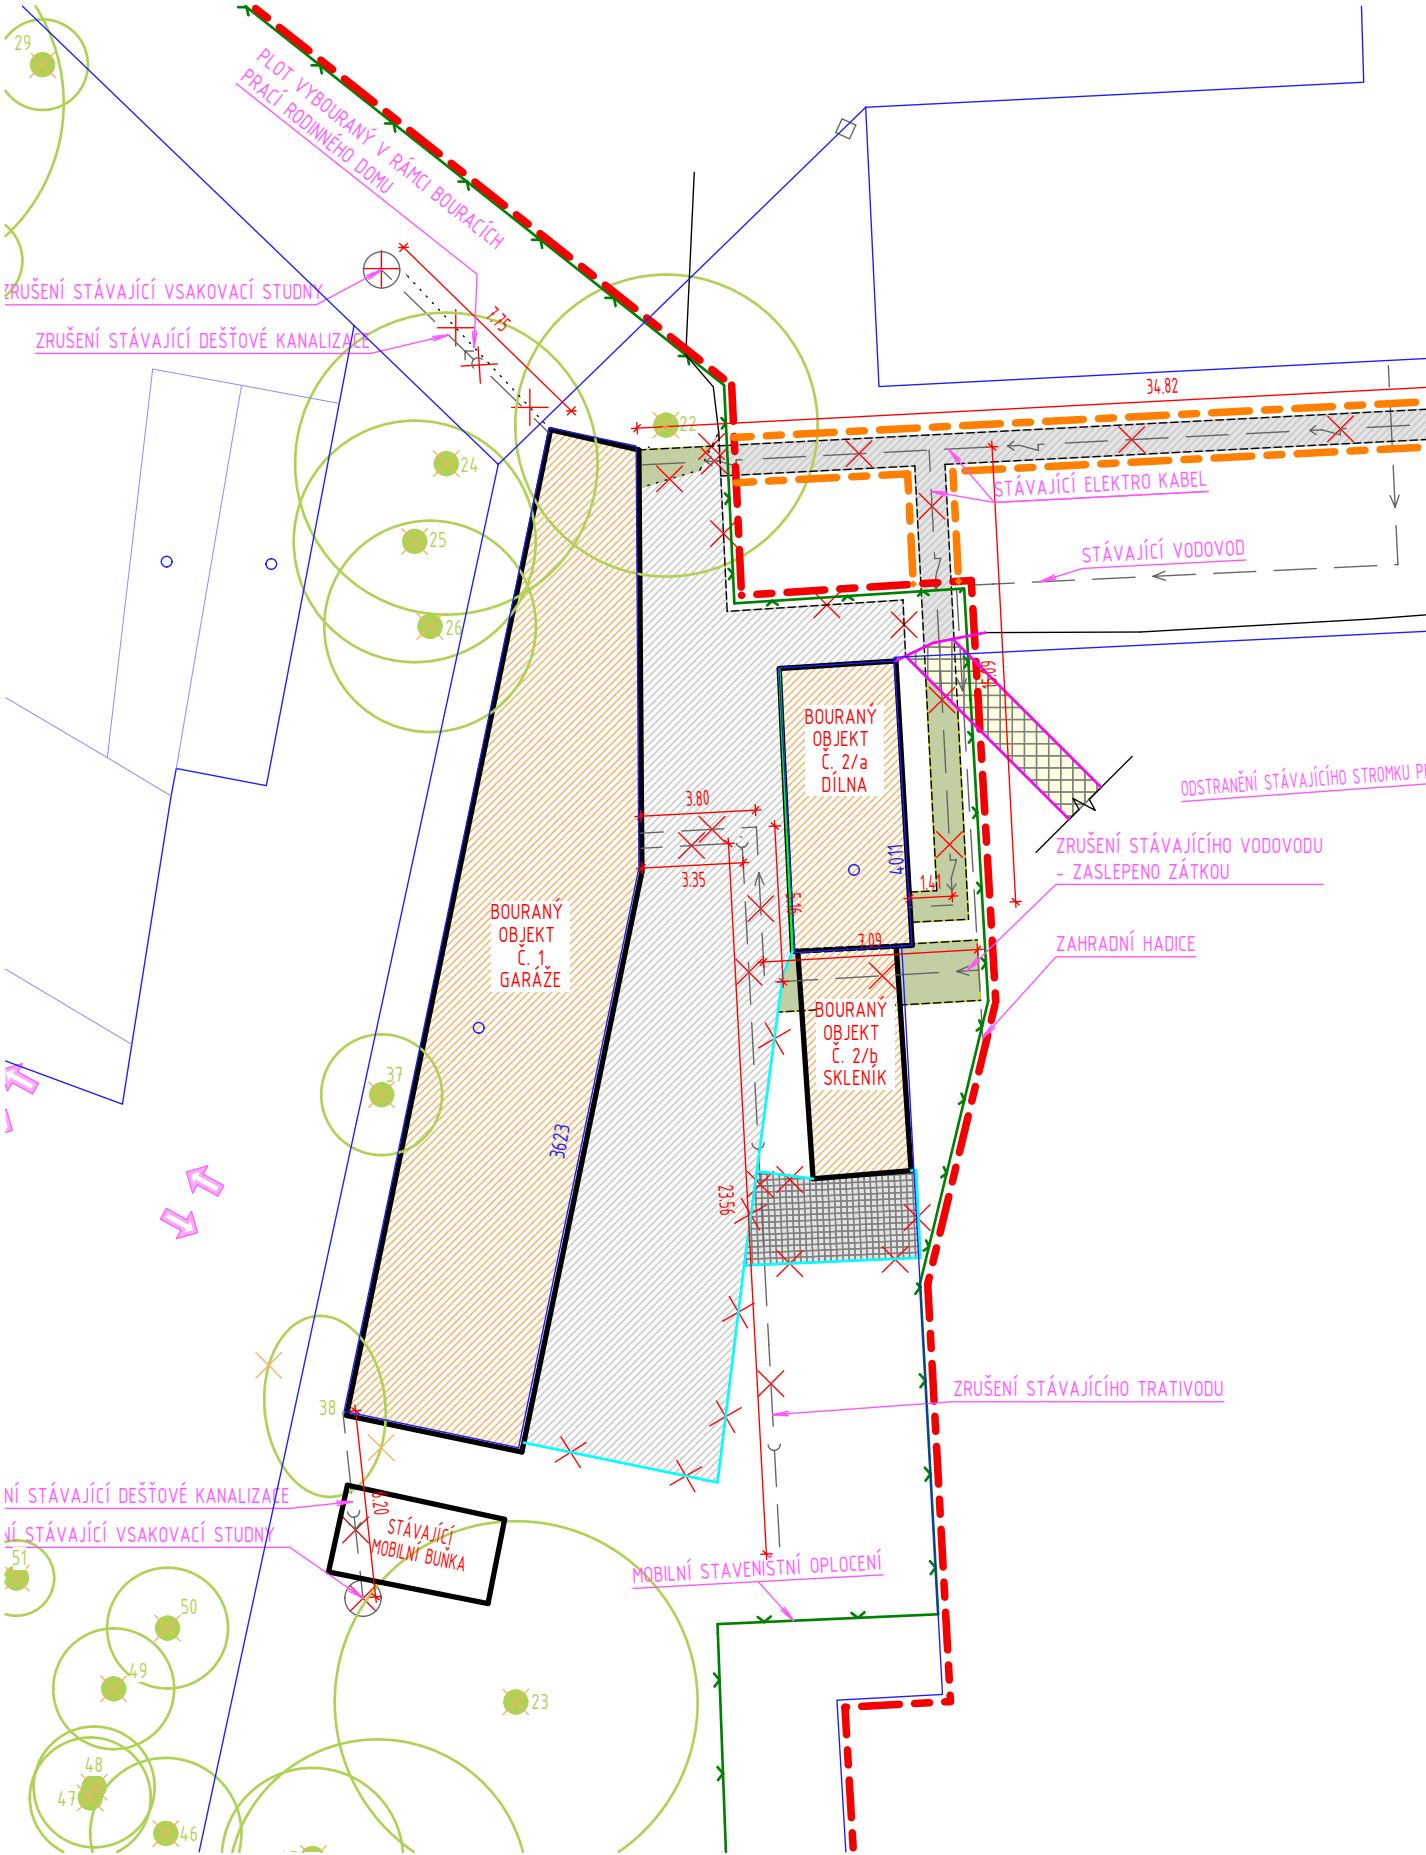

MĚŘÍTKO 1:100

SCHÉMA ULOŽENÍ PE 100
PRO VODÁRENSKÉ ÚČELY

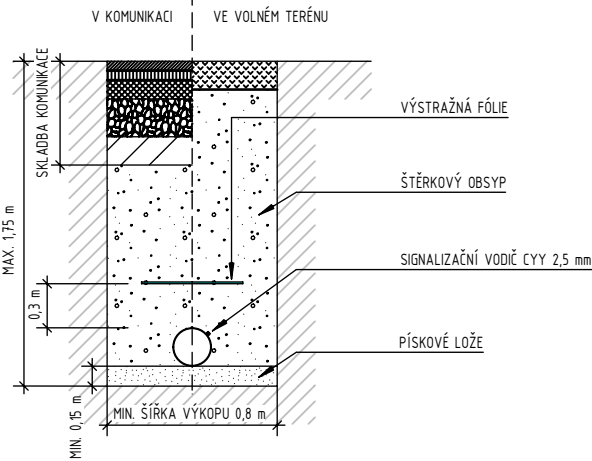

POZNÁMKA:
HLOUBKA ULOŽENÍ POTRUBÍ A SKLADBA JEJICH ULOŽENÍ JE POUZE PŘEDPOKLÁDANÁ, V REÁLU SE MŮŽE LIŠIT. NUTNO OVĚŘIT NA STAVBĚ.

SOUŘADNICOVÝ SYSTÉM: JTSK
VÝŠKOVÝ SYSTÉM: B.p.v.

ZMĚNY	c		DATUM		PODPIS	
	b					
	a	AKTUALIZACE PODKLADNÍ SITUACE DLE POŽADAVKU INVESTORA		03/2022		Ing. arch. Simona MACHALOVÁ

INVESTOR:

Královehradecký Kraj		Královehradecký Kraj	
		Pivovarské nám. 1245, 500 03 Hradec Králové	
		tel.: +420 495 817 111, fax: +420 495 817 336	
		e-mail: posta@kr-kralovehradecky.cz	

PROJEKTANT:

ZODP. PROJEKTANT:	Ing. Matěj KUDLÍK	TECHNICO architects & engineers TECHNICO Opava s.r.o. Hradecká 1576/51 746 01 Opava tel: 553 760 970 info@technico.cz
VYPRACOVAL:	Ing. Dominika GANCARČÍKOVÁ	
KONTROLOVAL:	Ing. Martin ULÍČNÝ	

ČÁST DOKUMENTACE:

D. DOKUMENTACE OBJEKTŮ A TECHNICKÝCH A TECHNOLOGICKÝCH ZAŘÍZENÍ

Dostavba domova pro seniory ve Vrchlabí - PD (garáže, dílna, skleník)	FORMÁT	2×A4
	DATUM	11/2021
	STUPEŇ	DBP
	ZAKÁZKOVÉ ČÍSLO	TO-573-DBP
K.ú. Vrchlabí, parc.č. : st. 657, st. 1205, 1476/1, 1462/1, 1468/6, st. 3623, st. 4011	MĚŘÍTKO:	ČÍSLO VÝKRESU:
ULOŽENÍ BOURANÉHO AREÁLOVÉHO VODOVODU	1 : 250	D.b.07_a.