
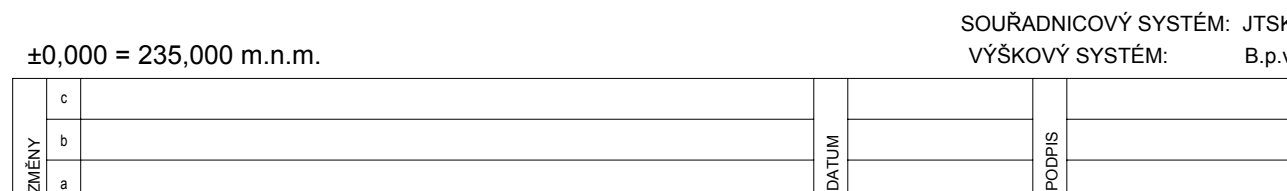


	STÁVAJÍCÍ POTRUBÍ SPLAŠKOVÉ KANALIZACE
	STÁVAJÍCÍ POTRUBÍ DEŠŤOVÉ KANALIZACE
	STÁVAJÍCÍ STOUPACÍ POTRUBÍ SPLAŠKOVÉ KANALIZACE
	STÁVAJÍCÍ STOUPACÍ POTRUBÍ DEŠŤOVÉ KANALIZACE

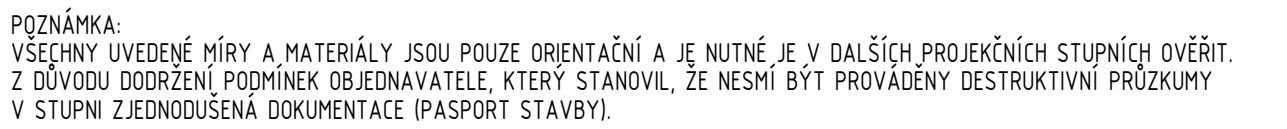

<h1>Královhradecký Kraj</h1>		<p>Královhradecký Kraj</p> <p>Provozní náh. 1346, 500 02 Hradeb Králové Tel: +420 492 071 11 fax: +420 492 07 30 e-mail: projedna@krajekrakovy.cz</p>	
<p>PROJEKTANT:</p> <p>ZOOP. PROJEKTANT:</p> <p>VYPRACOVAL:</p> <p>KONTROLOVAL:</p>	<p>Ing. Matěj KUDLÍK</p> <p>Ing. Dominika GANČAROVÁ</p> <p>Ing. Martin ULČIŇY</p>	<div>  <div> <p>TECHNICO Opava s.r.o.</p> <p>Provozní ústředí:</p> <p>746 01 Opava</p> <p>tel: +420 746 870 870</p> <p>info@technico.cz</p> </div> </div>	

D.1.4. TECHNICKA PROSTŘEDÍ STAVEB	
<p>Zpracování posouzení technického stavu budovy hvězdárny v Hradci Králové</p> <p>KčJ: Třinec, st. 243, c. p. 456, parc. č. 9993, parc. č. 5708</p>	<p>FORMAT 18xA4</p> <p>DATUM 02/2020</p> <p>STUPEŇ PASPORT</p> <p>ZAKÁZKOVÉ ČÍSLO TC-566-PASPORT</p>
	<p>MĚŘÍTKO 1 : 50</p> <p>ČÍSLO VÝKRESU D.1.4.b.1.06.</p>
KANALIZACE - PŮDORYS 1.NP	