



PŮDORYS I.NP - VNITŘNÍ KANALIZACE - SVODNÉ POTRUBÍ

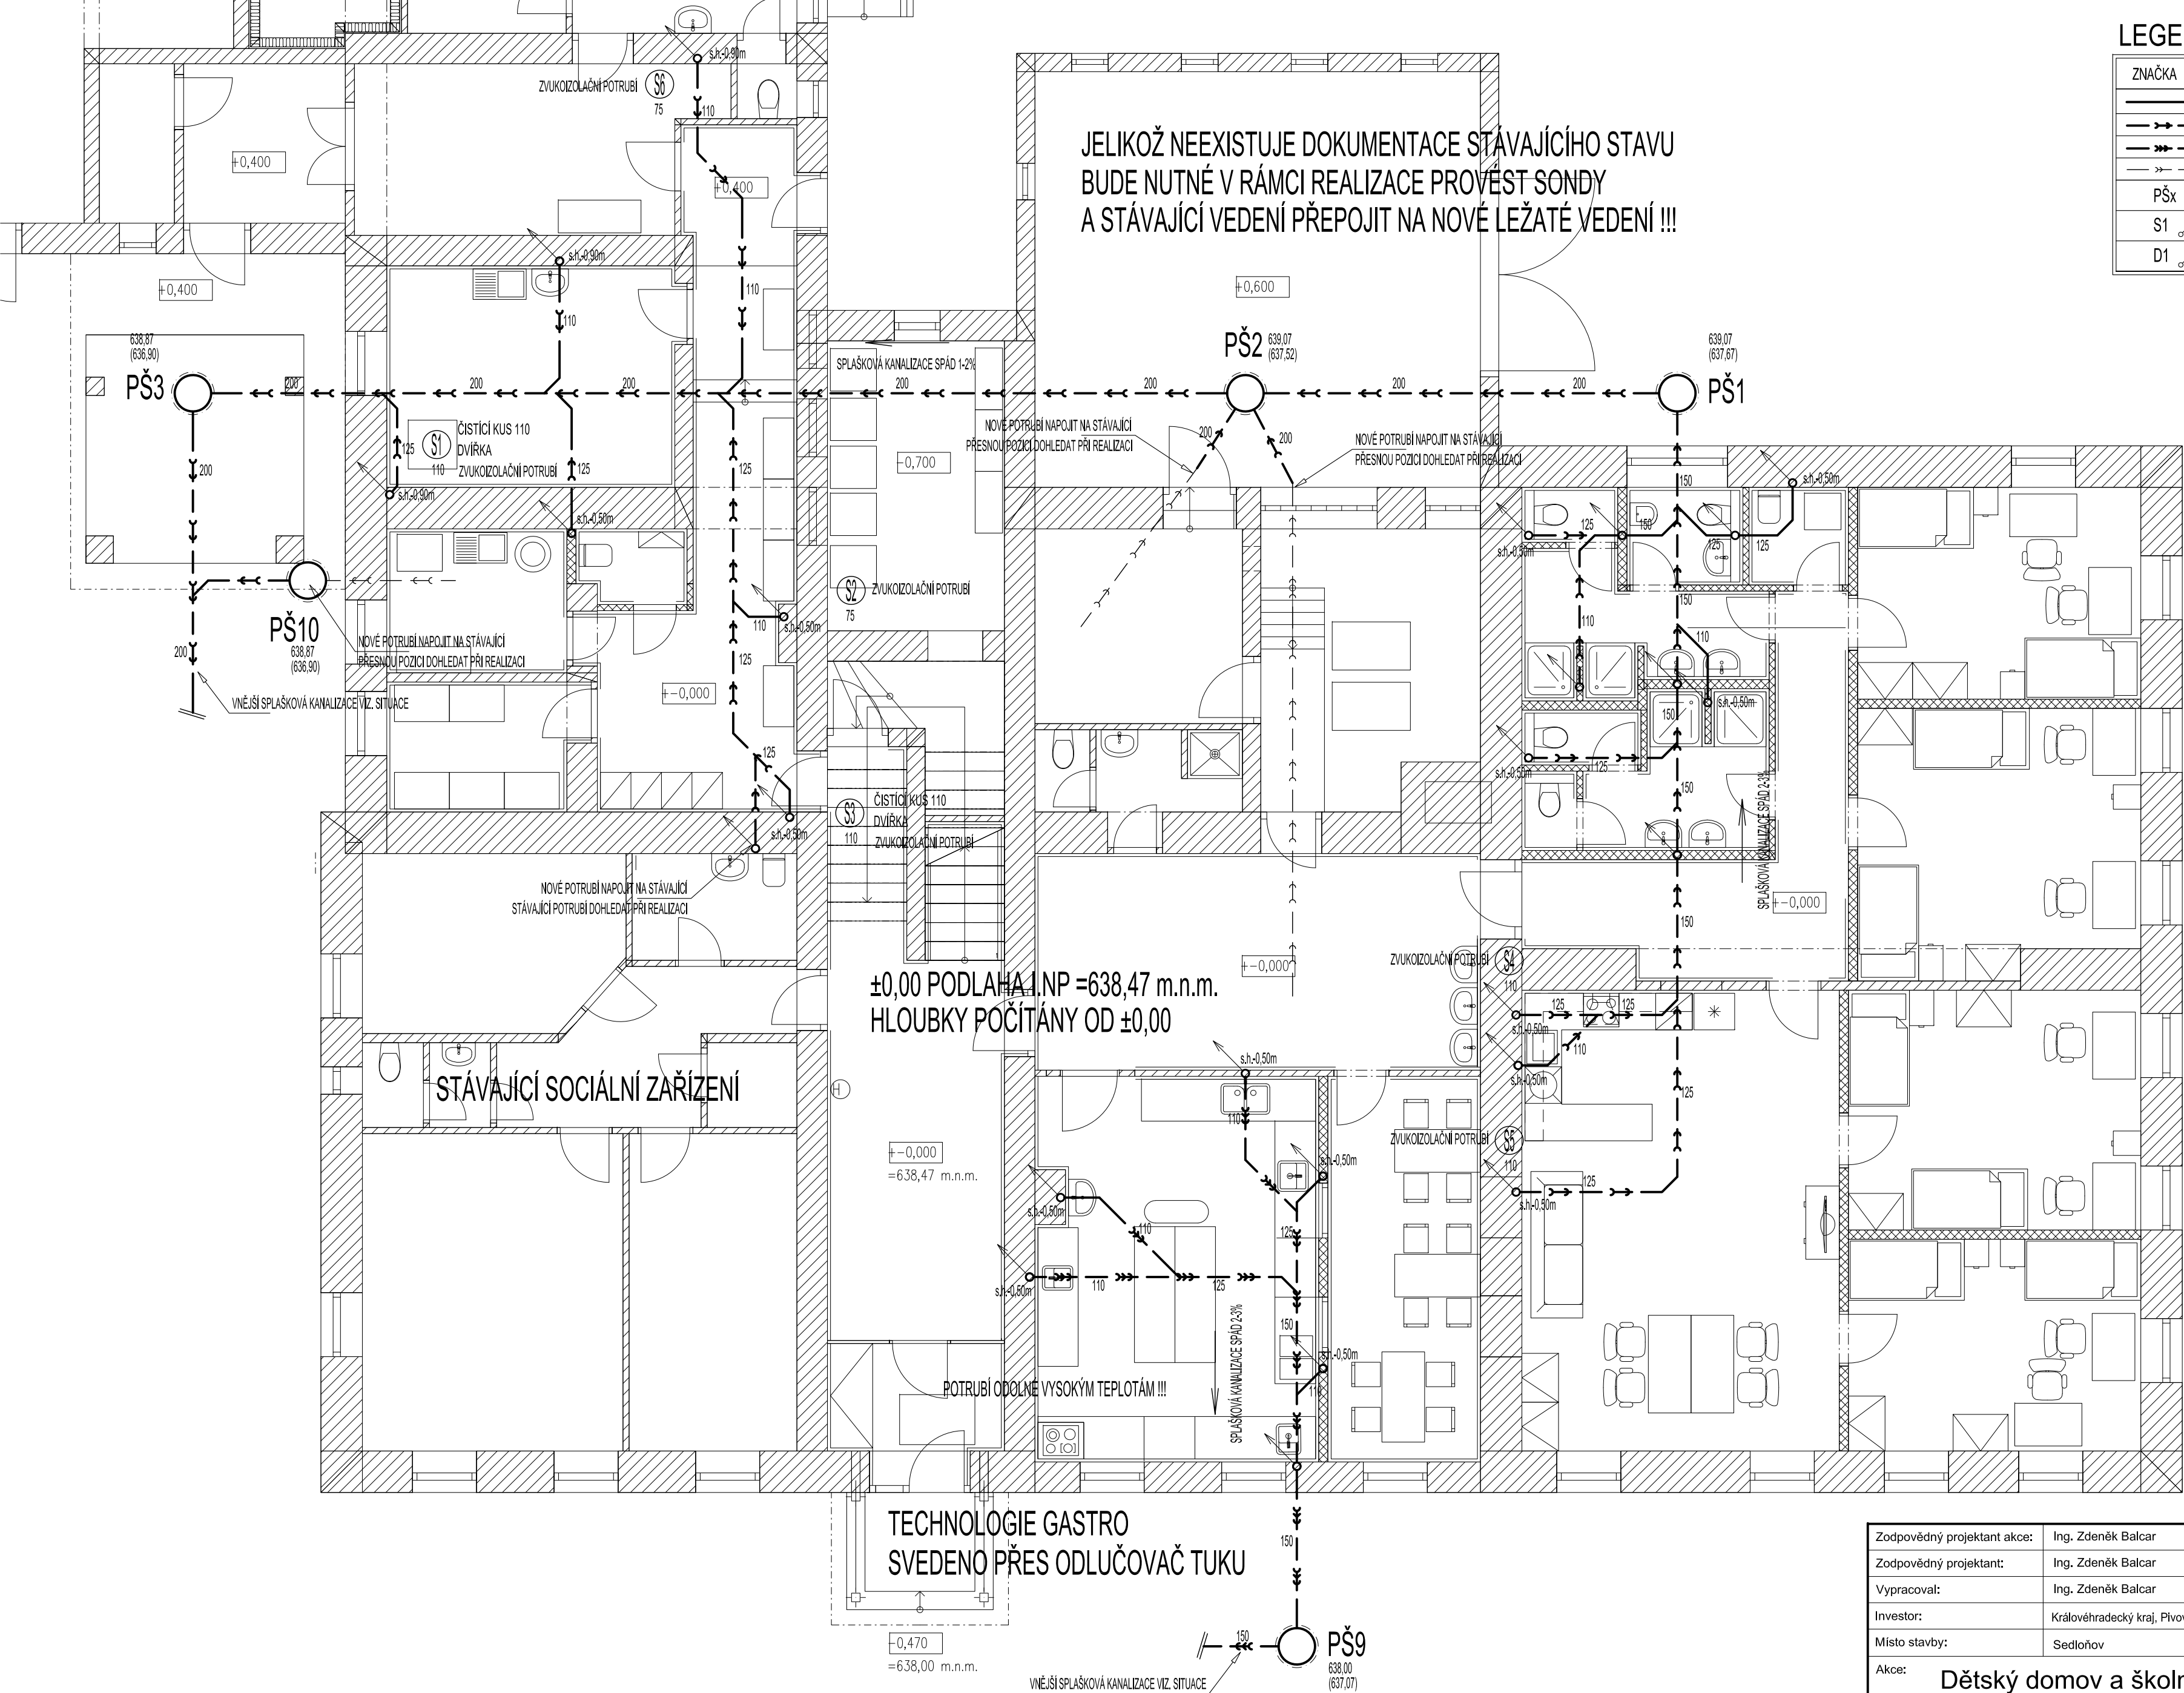

LEGENDA:

| ZNAČKA | POPIS | TYP |
|--------|--------------------------------------|------------------------------|
| | PŘIPOJOVACÍ POTRUBÍ KANALIZACE | HT - SYSTÉM A HT SYSTÉM PLUS |
| | SVODNÉ POTRUBÍ SPLAŠKOVÉ KANALIZACE | KG - SYSTÉM |
| | SVODNÉ POTRUBÍ TUKOVÉ KANALIZACE | KG 2000 PP |
| | SVODNÉ POTRUBÍ DEŠŤOVÉ KANALIZACE | STÁVAJÍCÍ |
| PŠx | PLASTOVÁ REVIZNÍ ŠACHTA | WAVIN |
| S1 | ODPADNÍ POTRUBÍ SPLAŠKOVÉ KANALIZACE | HT - SYSTÉM |
| D1 | ODPADNÍ POTRUBÍ DEŠŤOVÉ KANALIZACE | KLEMPÍŘSKÝ VÝROBEK |

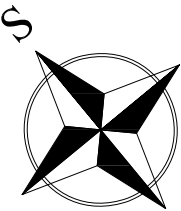

| | | |
|-----------------------------|--|---|
| Zodpovědný projektant akce: | Ing. Zdeněk Balcar | <div><div></div><div>OBCHODNÍ PROJEKT HRADEC KRÁLOVÉ v.o.s. <small>Zemědělská 880 Hradec Králové 3 tel.: 495 545 024 email: opkh@volny.cz</small></div></div> |
| Zodpovědný projektant: | Ing. Zdeněk Balcar | |
| Vypracoval: | Ing. Zdeněk Balcar | |
| Investor: | Královéhradecký kraj, Plhovarské náměstí 1245/2, 500 03 Hradec Králové | |
| Místo stavby: | Sedloňov | Zakázka č.: 18/2020-VOS |
| Akce: | Dětský domov a školní jídelna Sedloňov, stavební úpravy II | Stupeň PD: DPS |
| | | Datum: 05/2023 |
| | | Měřítko: 1:75 |
| | | Formát: 4xA4 |
| Název: | PŮDORYS I.NP - VNITŘNÍ KANALIZACE - SVODNÉ POTRUBÍ | Číslo výkresu: 03a |