

OBJEKT D – TABULKA MÍSTNOSTÍ 1.NP

Č.M.	POPIS MÍSTNOSTI	m ²
D.01	OBÝVACÍ POKOJ S KUCHYŇSKÝM KOUTEM	39,0
D.02	LOŽNICE	12,9
D.03	LOŽNICE	12,8
D.04	LOŽNICE	12,9
D.05	CHODBA	19,2
D.06	KOUPELNA	8,3
D.07	ZÁDVEŘÍ	6,3
D.08	WC	1,6
D.09	TECHNICKÁ MÍSTNOST	17,3
D.10	INSTALAČNÍ PROSTOR	0,2
CELKEM UŽITNÁ PLOCHA UVNITŘ OBJEKTU		130,5
D.11	TERASA SPOLEČNÁ	8,5
D.12	TERASA K LOŽNICÍM	15,7
CELKEM VNĚJŠÍ PLOCHY K OBJEKTU		24,2
PLOCHA CELKEM		154,7

POZNÁMKY:

- PŘESNÉ POZICE A TYPY SVÍTIDEL JSOU PODROBNĚ ŘEŠENY V PROJEKČNÍ ČÁSTI Č.: D.1.5
- POČTY A POZICE ZÁSUVKOVÝCH VÝVODŮ KUCHYŇI BUDOU ODPOVÍDAT ARCH. VÝKRESŮM, DLE PROJEKČNÍ ČÁSTI D.1.5.2, A MUSÍ BÝT NA STAVBĚ KONZULTOVÁNY S DODAVATELEM KUCHYŇSKÉHO NÁBYTKU

LEGENDA ZNAČKY:


- ROZVADĚČ SILNOPROUD
- OCHRANNÉ POSPOJENÍ PROSTOR
- SPÍNAČ ŘÁZENÍ 1, 230V/10A, IP20
- SPÍNAČ ŘÁZENÍ 6, 230V/10A, IP20
- SPÍNAČ ŘÁZENÍ 7, 230V/10A, IP20
- SPÍNAČ ŽALUZII, ŘÁZENÍ 1/0+1/0
- DETEKTOR VĚTRU PRO ŽALUZIOVÝ SYSTÉM, 230V/IP34
- VČETNĚ KABELÁŽE DÉLKY 5m
- PIR DETEKTOR 180°, 230V/IP55, S NASTAVENÍM CITLIVOSTI A ČASU
- TOTAL STOP – BEZPEČNOSTNÍ TLAČÍTKO P8, IP68
- ZÁSUVKA 230V/16A, IP20
- ZÁSUVKA 230V/16A, IP44
- VÝVOD 230V, UKONČEN V EL. INSTAL. KRABICI KU68–1903KA
- ZÁSUVKA 400V/5P/16A, POD OMÍTKU
- VÝVOD 400V/16A/5P, UKONČENO V EL. INSTAL. KRABICI
- ZAŘÍZENÍ VZDUCHOTECHNIKY, DLE POPISU NA VÝKRESE
- ZAŘÍZENÍ TOPENÍ A CHLAZDÍ, DLE POPISU NA VÝKRESE

LEGENDA KABELY A TRASY:

- HL. PŘÍVOD ELEKTRO
- CYKY–J 4x25mm² – NAPÁJENÍ +
- CYKY–O 3x1,5mm² – OVLÁDÁNÍ HDO
- CYKY–O 3x1,5mm² – OVLÁDÁNÍ FVE
- KABELOVÁ PRŮCHODKA, KABELOVÁ
- ZEMNÍ CHRÁNIČKA PR. 110mm
- KABEL SVĚTELNÝCH OBVODŮ CYKY–J(O) 3x1,5mm²
- KABEL ZÁSUVKOVÝCH OBVODŮ CYKY–J 3x2,5mm²
- KABEL NAPÁJECÍCH OBVODŮ CYKY–J 5x2,5mm²
- KABEL NAPÁJECÍCH OBVODŮ CYKY–J 4x1,5mm²
- KABEL ZEMNÍCH OBVODŮ CYA 1x6mm² (Z/Z)
- KABEL OBVODŮ P8, N1X1 2x1,5mm² FE180/E90
- SDRUŽENÁ TRASA VEDENÍ KABELŮ ZÁSUVKOVÝCH ROZVODŮ
- SDRUŽENÁ TRASA VEDENÍ KABELŮ SVĚTELNÝCH ROZVODŮ

LEGENDA SVÍTIDEL:

- S.01 – Přisazené svítidlo, LED, IP40, LED, 3000K, 800lm, opalový kryt, pr. 350mm, kov–plast
- S.02 – Podhledové svítidlo, LED, IP65, 2700K, 345lm, matný difuzor, pr. 85mm, materiál kov–plast
- S.03 – Přisazené svítidlo, LED, IP20, 2700K, 2100lm, matný difuzor, pr. 420mm, plast
- S.04 – Závěsné stropní světlo, včetně LED žárovky E27/10W, IP20, 3000K, 840lm, matný difuzor, pr. 350mm, opál sklo–hliník
- S.05 – Závěsné stropní světlo, včetně LED žárovky E27/10W, IP20, 3000K, 840lm, matný difuzor, pr. 400mm, opál sklo–hliník
- S.06 – LED pásek kuch. linky, IP44, 3000K, zdroj 12W/m, matný difuzor, kov–plast, délka do 5m, kompletní dodávka
- S.07 – Podhledové svítidlo, LED, IP65, 3000K, 345lm, pr. 85mm, materiál kov–nikl
- S.08 – Přisazené svítidlo, LED 12W, IP20, 3000K, 1500lm, matný difuzor, pr. 220mm, hliník–plast
- S.09 – Nástěnné svítidlo, včetně LED žárovky E14/6W, IP44, 3000K, 400lm, pr.140mm, materiál kov–opalové sklo
- N1 – NOUZOVÉ LED SV. S FOTLUM. PIKT., 3W, 260lm
- AUTONOMNÍ ZDROJ EL. ENERGIE 1 hod., AUTOTEST

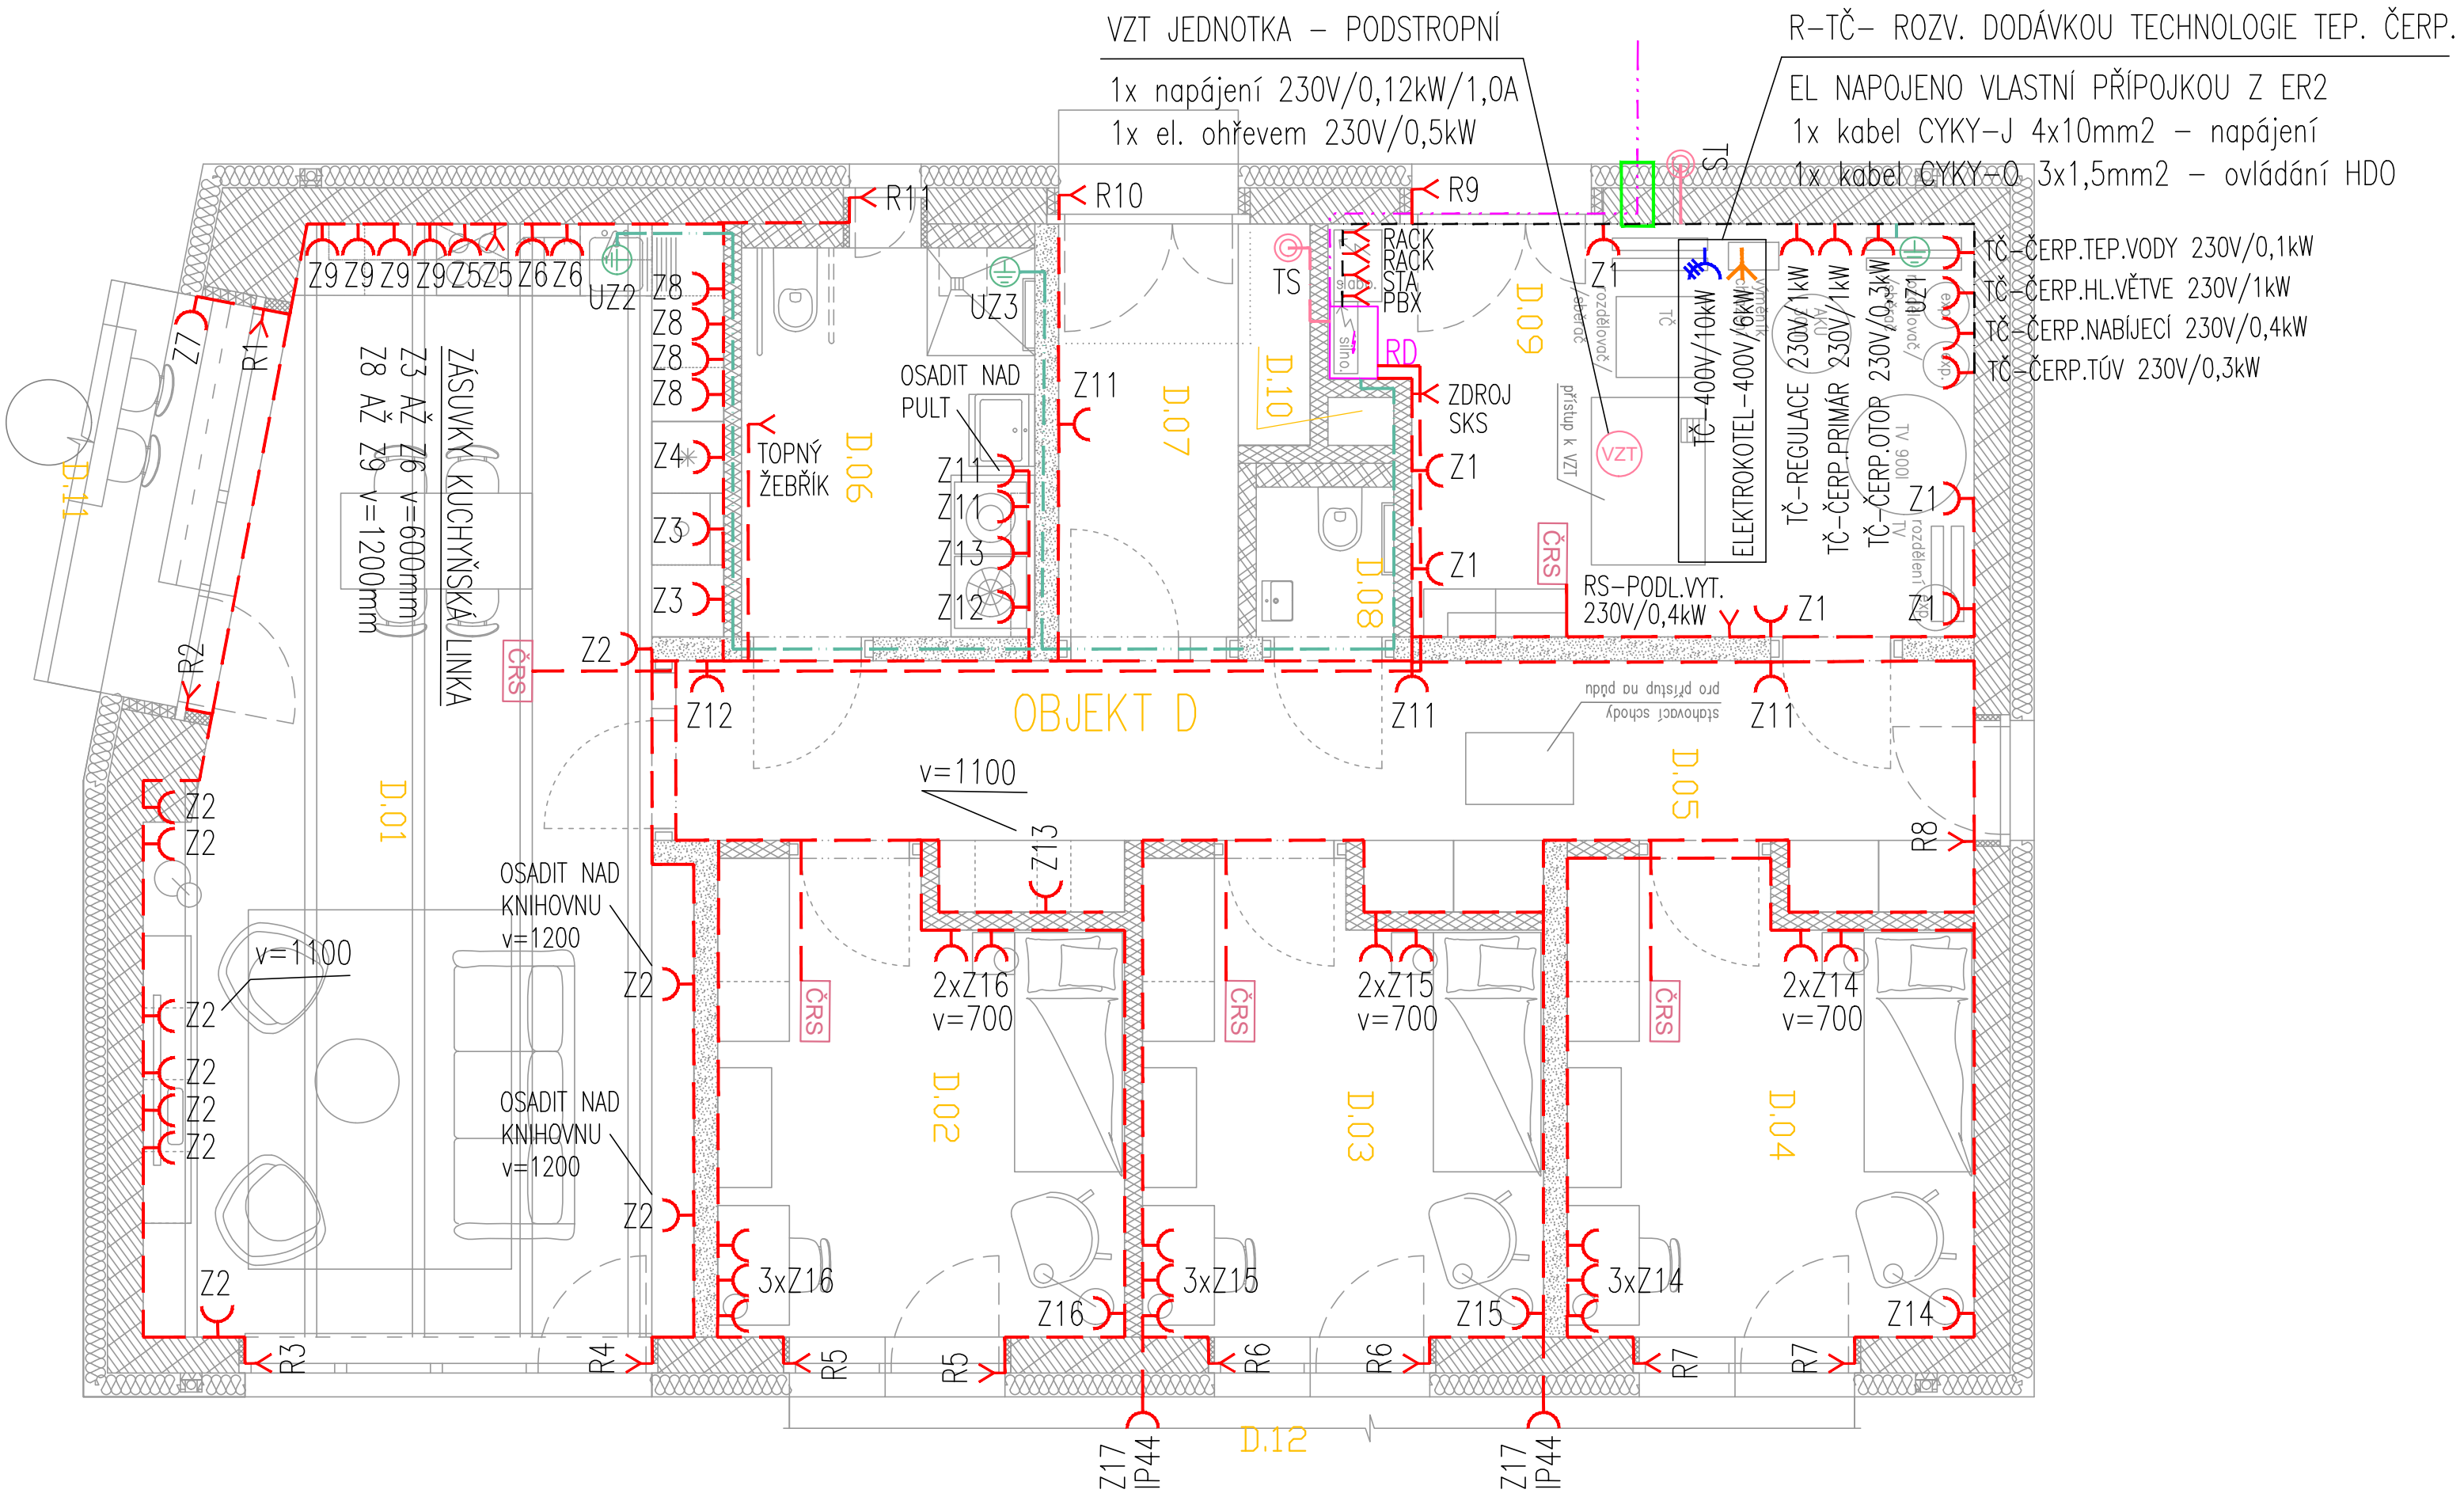

GENERÁLNÍ PROJEKTANT:		HIP:	
<div>NEUHÄUSL HUNAL</div> <div>NEUHÄUSL HUNAL s.r.o. Revoluční 1546/24, 110 00 Praha +420 728 569 079, +420 732 317 927 www.neuhauslhunal.cz IČ 08999716</div>		Ing. arch. Matěj Hunal	
PROJEKTANT ČÁSTI PD:			
<div><div>ELEKTROPRO</div><div>PROJEKTOVÁNÍ ELEKTROINSTALACÍ</div><div>Za Dvorem 477, Budyně n/O, 41118 www.elektropro.cz, tel. +420 606236236 IČO: 88682145</div></div>		ZODPOVĚDNÝ PROJEKTANT: <div>Aleš Svoboda</div>	
		VYPRACOVAL: <div>Aleš Svoboda</div>	
STAVBA:		STUPEŇ:	
VÝSTAVBA CHRÁNĚNÉHO BYDLENÍ V NOVÉ PACE		DPS	
Na Vyšehradě 1205, 509 01 Nová Paka		ČÁST PD: D.1.4.5	
STAVEBNÍK:		DATUM:	
Královohradecký kraj Pivovarské náměstí 1245, 500 03 Hradec Králové		8/2023	
OBSAH:		MĚŘÍTKO: 1:50	
PŮDORYS SILNOPROUD – ZÁSUVKY OBJEKT D		PARE:	
		Č. VÝKRESU: D.1.4.5.09	