




OBEC CHLENY

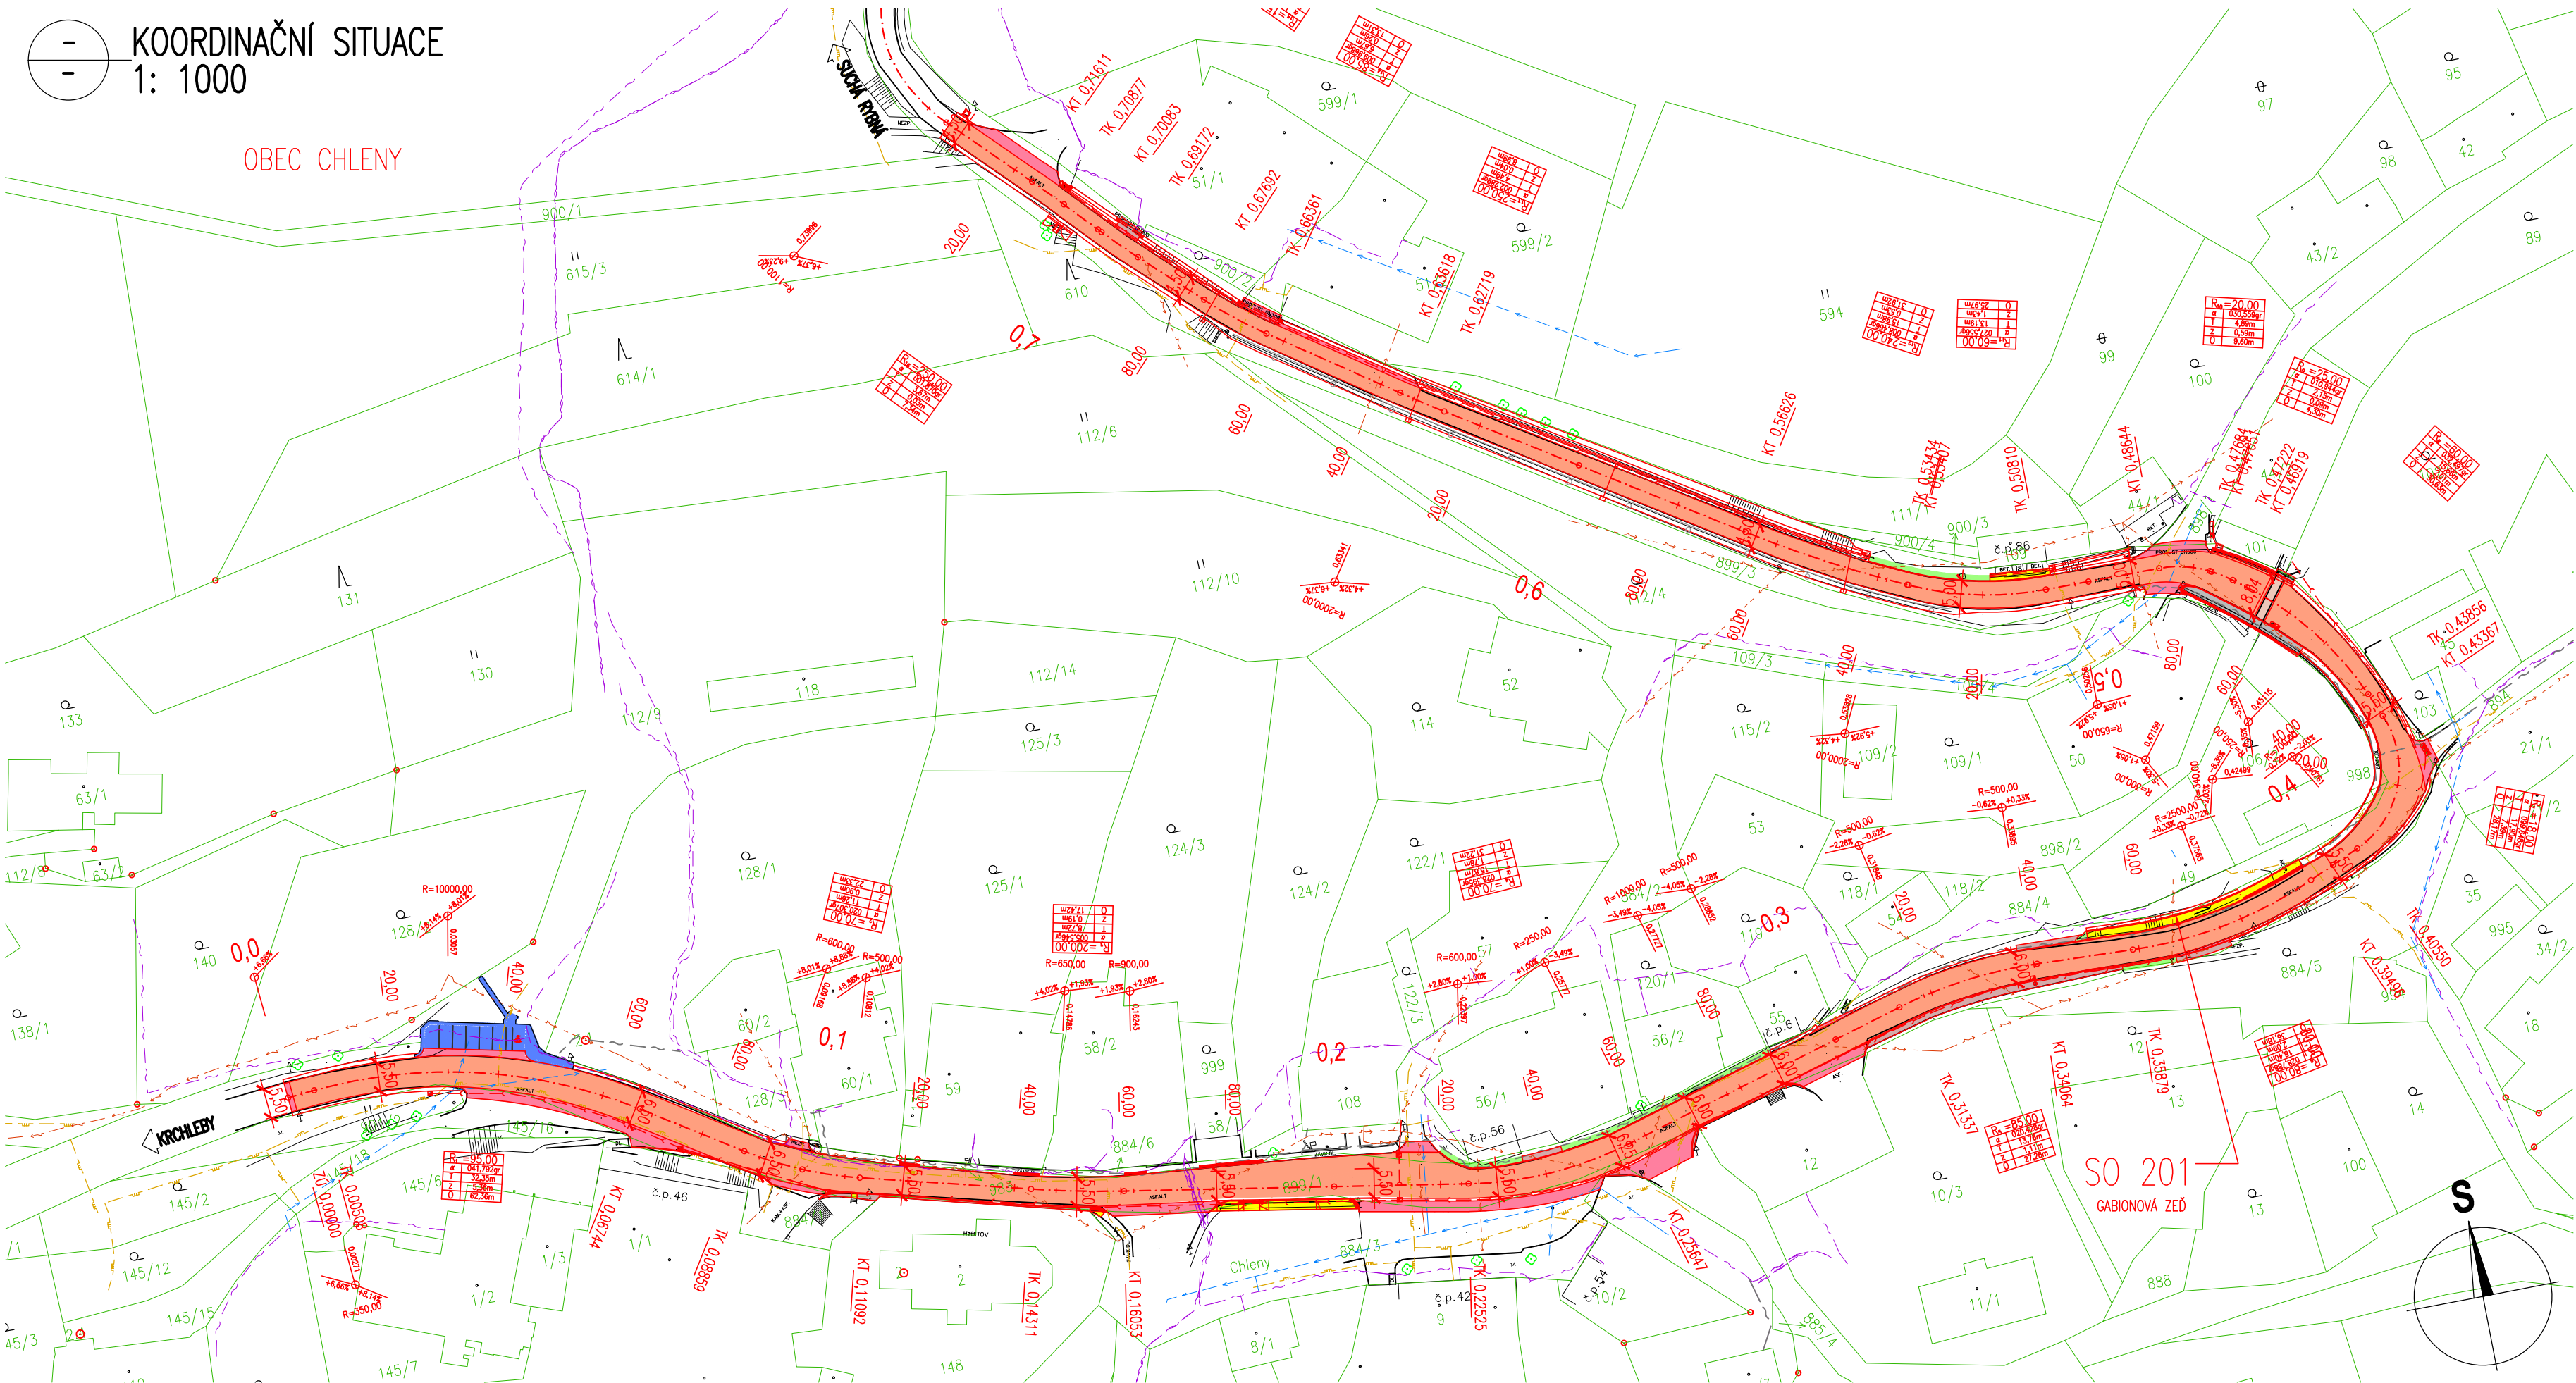

OBEC CHLÍNKY 1.0

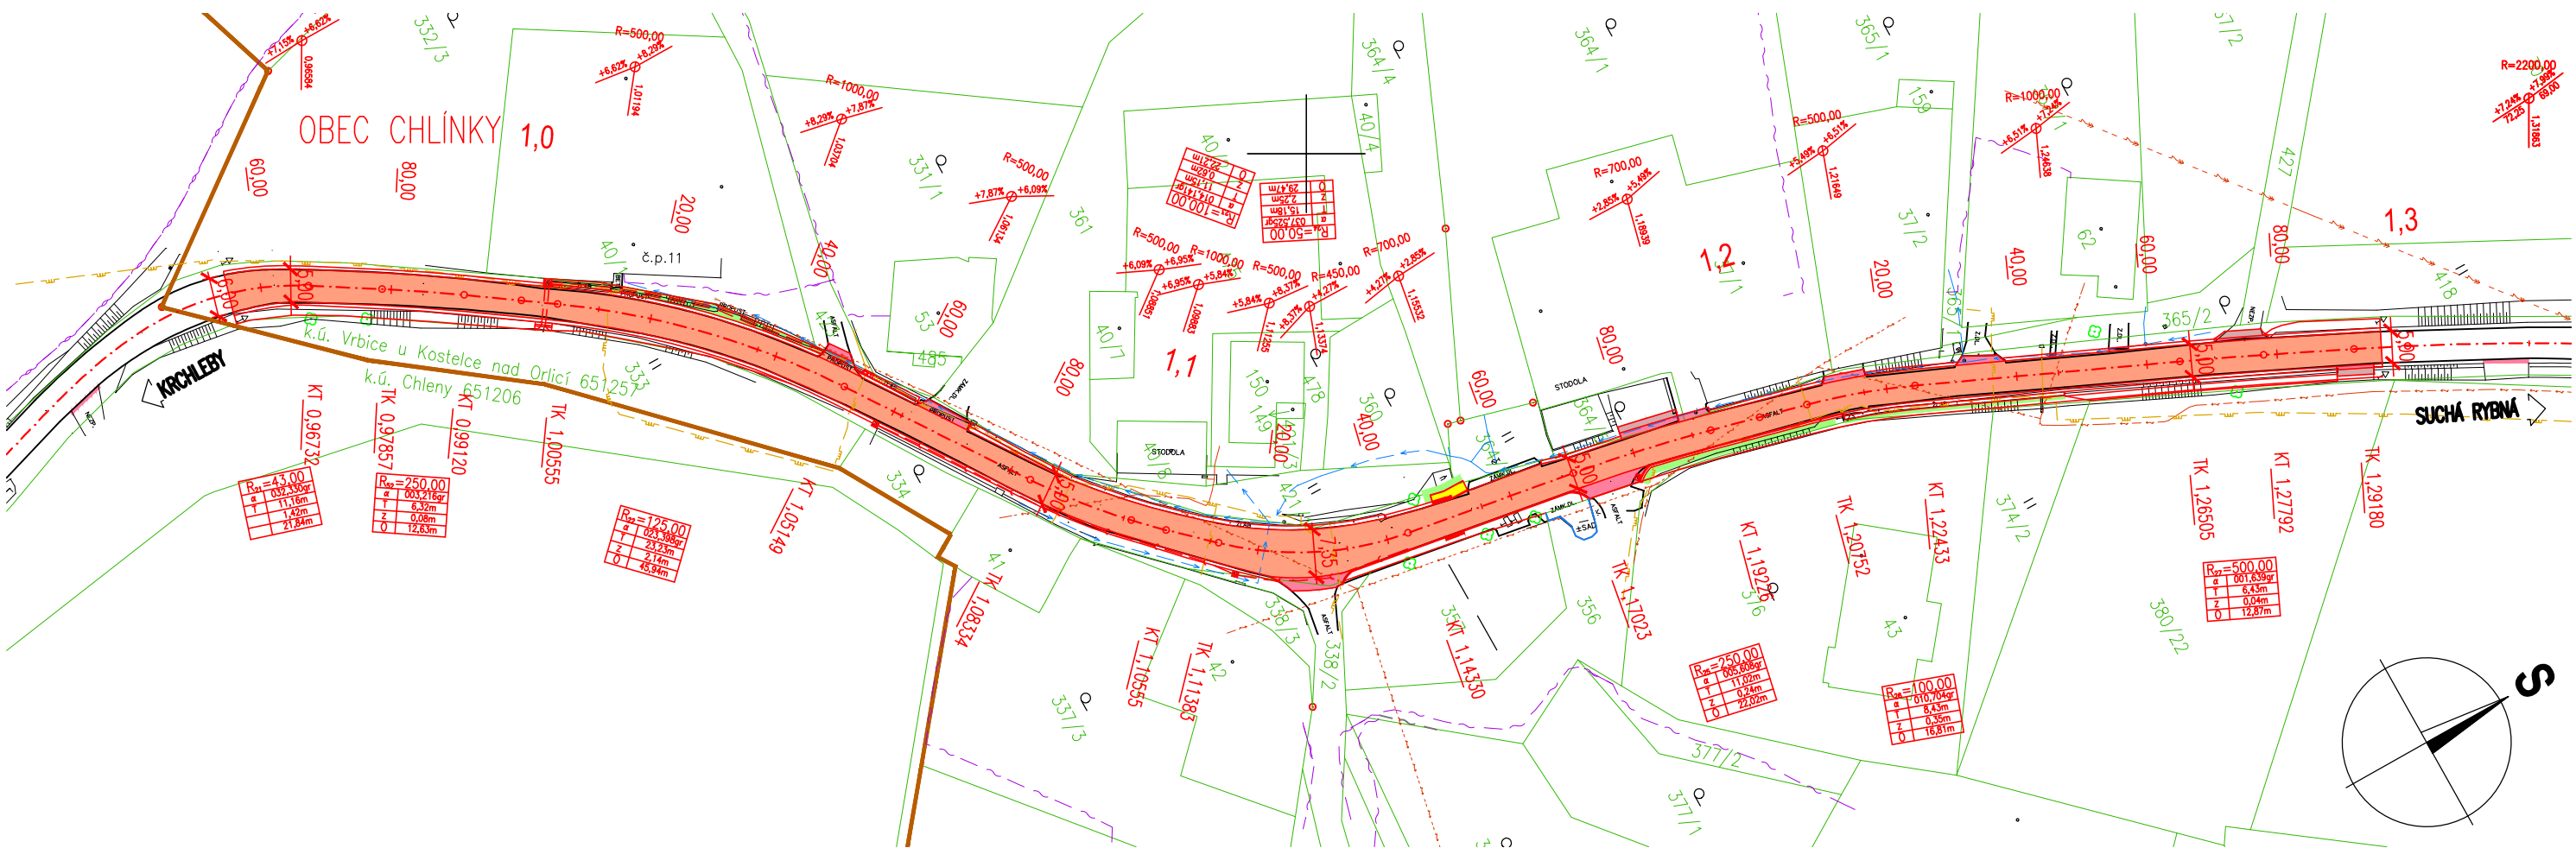

OBEC VRBICE

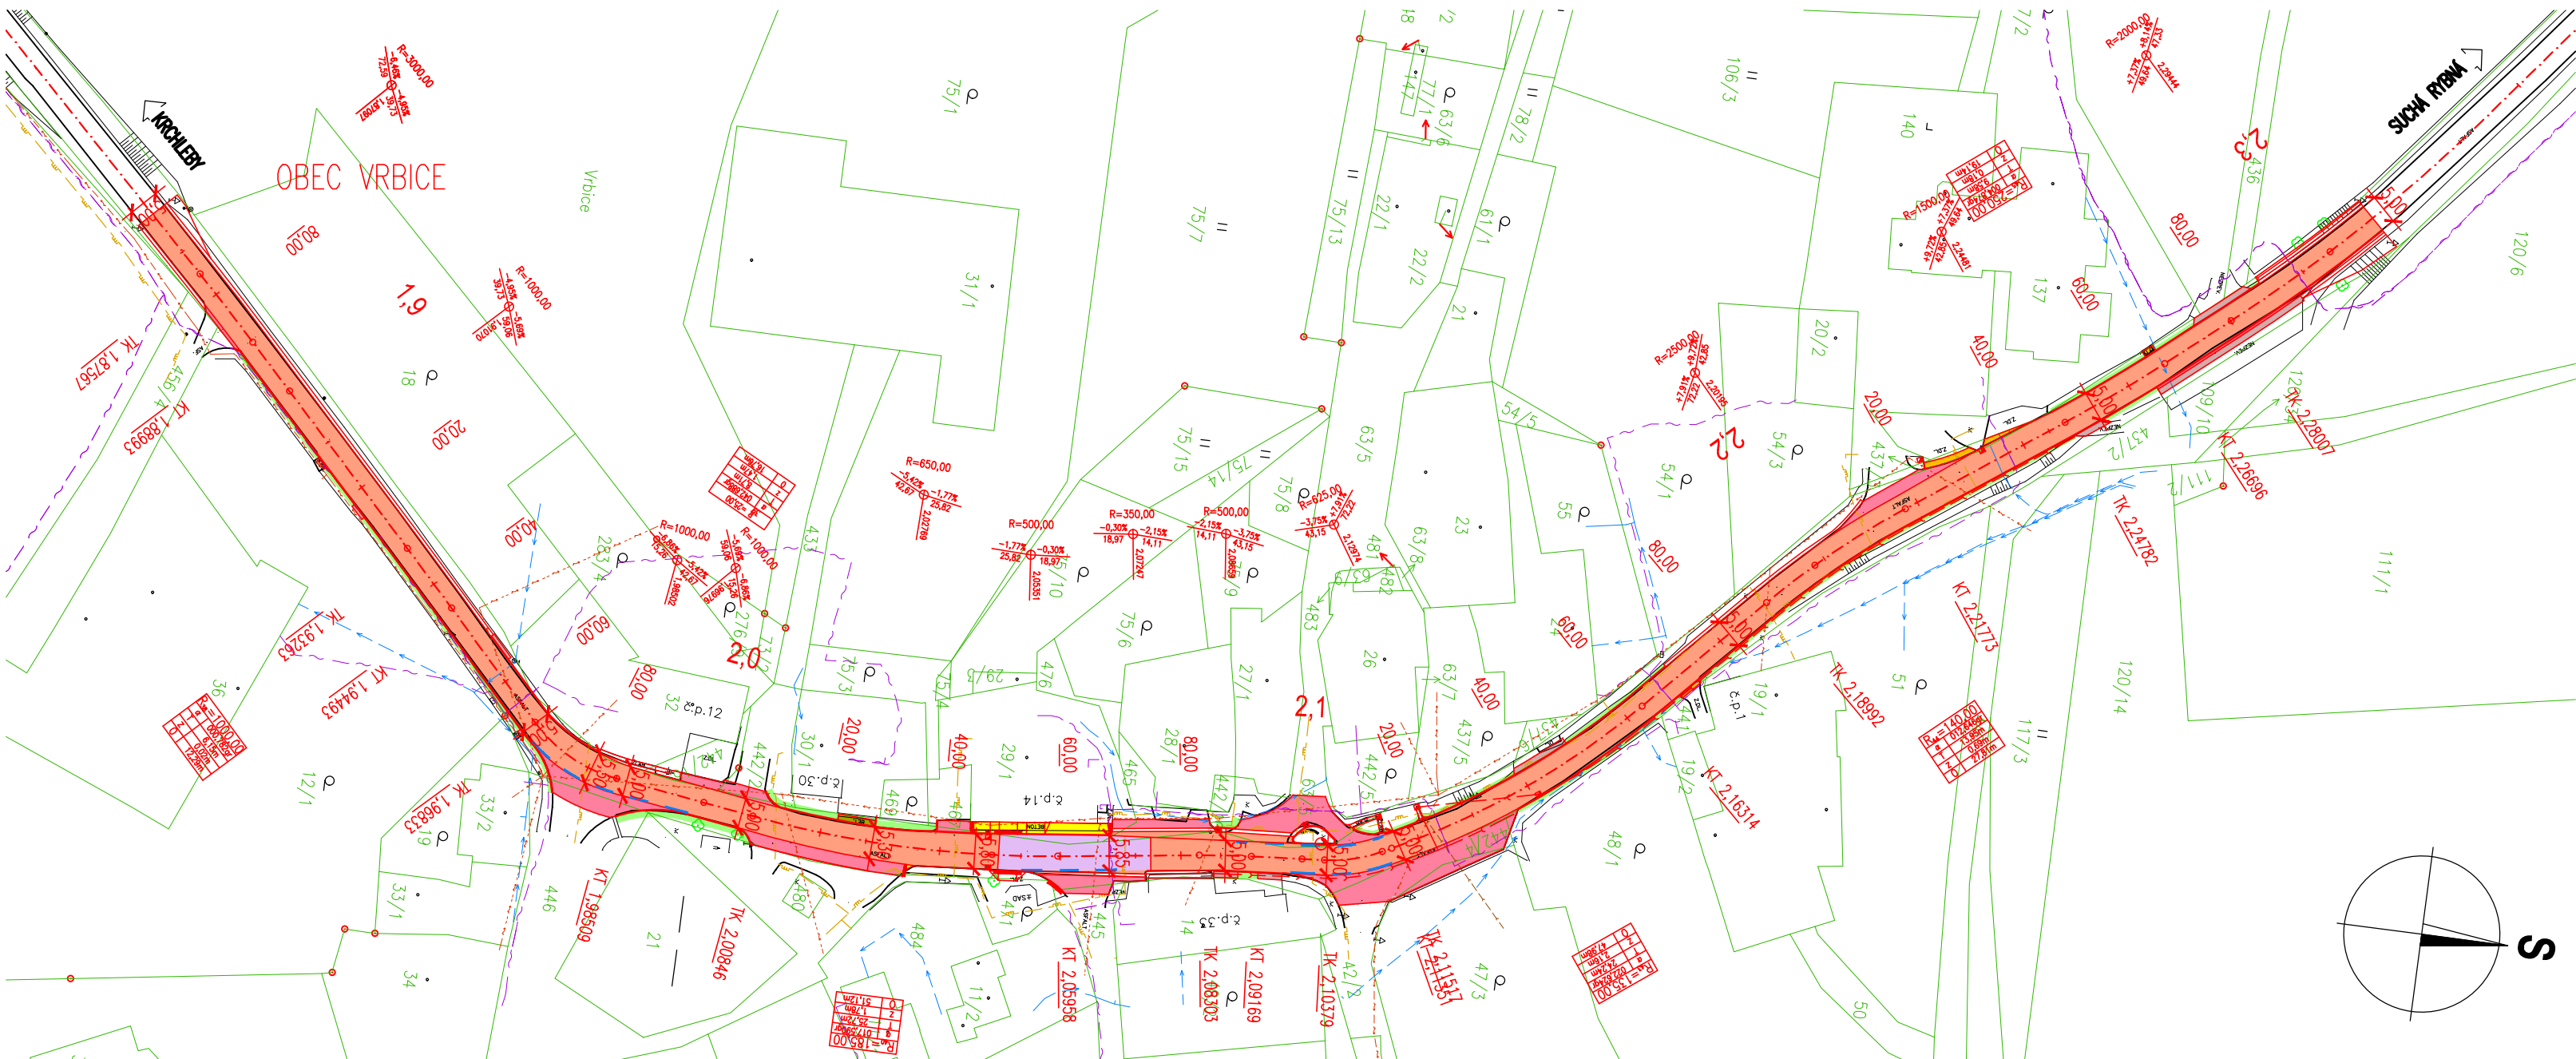

LEGENDA POVRCHŮ:

- KOMUNIKACE – KONSTRUKCE Č. 1
- KOMUNIKACE – KOMPLETNÍ KONSTRUKCE – KONSTRUKCE Č. 2
- KOMUNIKACE – PROPUSTEK – MA + ACO
- ASFALTOVÝ SJEZD – ACO tl. 50 mm
- NEZPEVNÝ SJEZD – FREZING tl. 200 mm
- SJEZD – PŘEDLÁŽENÍ
- DOBOVNÁVA – BETON C30/37 nx4 tl. 150 mm
- CHODNÍKY ZE ZÁMKOVÉ DLAŽBY SÍDE
- NOVÁ KONSTRUKCE ŘÍMSY NA ZÁRUŽNÍ ZDI
- OHUMUSOVÁNÍ A OŠETÍ OSTATNÍ PLOCHY

SEZNAM STAVEBNÍCH OBJEKTŮ:

- SO 121 – KOMUNIKACE III/3166 INTRAVILÁNY
- SO 181 – DIO
- SO 201 – GABIONOVÁ ZEď
- SO 901 – OPRAVA OBJEZDNÝCH TRAS

LEGENDA NOVÝ STAV:

- OSA KOMUNIKACE
- NOVÝ STAV
- KOORDINOVANÁ STAVBA
- SVODIDLO
- KANALIZAČNÍ PŘÍPOJKA
- PODELNÁ DRENÁŽ
- KÓTY NAVRŽENÝCH ČÁSTÍ
- ULIČNÍ VPUST
- STROM URČENÝ KE SKÁCENÍ

LEGENDA STÁVAJÍCÍCH INŽENÝRSKÝCH SÍTÍ:

- PODZEMNÍ SDĚLOVACÍ VEDENÍ – CETIN a.s.
- NEPROVOZOVANÉ SÍŤE – CETIN a.s.
- ELEKTRICKÉ VEDENÍ NN NADZEMNÍ – ČEZ DISTRIBUCE a.s.
- ELEKTRICKÉ VEDENÍ VN NADZEMNÍ – ČEZ DISTRIBUCE a.s.
- ELEKTRICKÉ VEDENÍ NN PODZEMNÍ – ČEZ DISTRIBUCE a.s.
- STL PODZEMNÍ PLYNOVOD – GASNET s.r.o.
- ELEKTRICKÉ VEDENÍ NN PODZEMNÍ – VAK JABLONNÉ NAD ORLICÍ a.s.
- VODOVODNÍ ŘÁD – VAK JABLONNÉ NAD ORLICÍ a.s.

LEGENDA KATASTR NEMOVITOSTÍ

- HRANICE KAT. ÚZEMÍ
- HRANICE POZEMKU
- ČÍSLO POZEMKU
- VNITŘNÍ ČLENĚNÍ POZEMKU
- VĚCNÉ BŘEMENO

MĚŘÍTKO:

1:1000

m 10 20 30 40 50

SOUDRADNICOVÝ SYSTÉM: S-JTSK
VÝŠKOVÝ SYSTÉM: BpV

KRESLIL:	ING. JIŘÍ HERYNEK	
ZPRACOVAL:	ING. JIŘÍ HERYNEK	
TECHNICKÁ KONTROLA:	ING. LUKÁŠ TOBEŠ	
ZODPOVĚDNÝ PROJEKTANT:	ING. LUKÁŠ TOBEŠ	
HLAVNÍ PROJEKTANT:	ING. JAN BURSA	
KRAJ: KRAJ VYŠKOVSKÝ	OKRES: RYCHNOV NAD KNĚŽNOU	OBEC: CHLENY
INVESTOR: SPRÁVA A ÚDRŽBA SILNIC KRAJ VYŠKOVSKÝ		
AKCE:	INTRAVILÁNY III/3166 CHLENY – VRBICE	
OBJEKT: C.	SITUÁČNÍ VÝKRESY	
OBSAH:	KOORDINAČNÍ SITUACE	

MDS PROJEKT	
FÖRSTEROVA Č.P. 175, 566 01 VYSOKÉ MYTO EMAIL: MDS@MDSPROJEKT.CZ	
STUPEŇ:	DSP + PDPS
ZAK.ČÍSLO:	2401-21-3
ARCHIVNÍ ČÍSLO:	2401
DATUM:	09/2021
FORMÁT:	6x44
MĚŘÍTKO:	1:1000
ČÍSLO SOUPRAVY:	ČÍSLO PŘÍLOHY:
	C.3.