


Tabulka místnosti		
Č. místnosti	Účel místnosti	Plocha místnosti m2
AVT3	POČÍTAČOVÁ UČEBNA	47,14
75	TŘÍDA	73,44
77	KABINET	22,44
78	KABINET	18,88
79	KABINET	18,88
80	TŘÍDA	60,76
81	KABINET	115,67
82	WC	6,87
83	WC	7,55
84	TŘÍDA	75,08
85	KABINET	23,03
86	TŘÍDA	73,57
87	KABINET	23,17
88	TŘÍDA	73
89	KABINET	24,53
90	UČEBNA	44,21
91	KABINET	10,33
92	WC	22,40
93	ÚKLIDOVÁ MÍSTNOST	2,48

CHODBA ČÍSLO	Plocha v m2
1	44,21
2	10,33
3	22,40
4	2,48

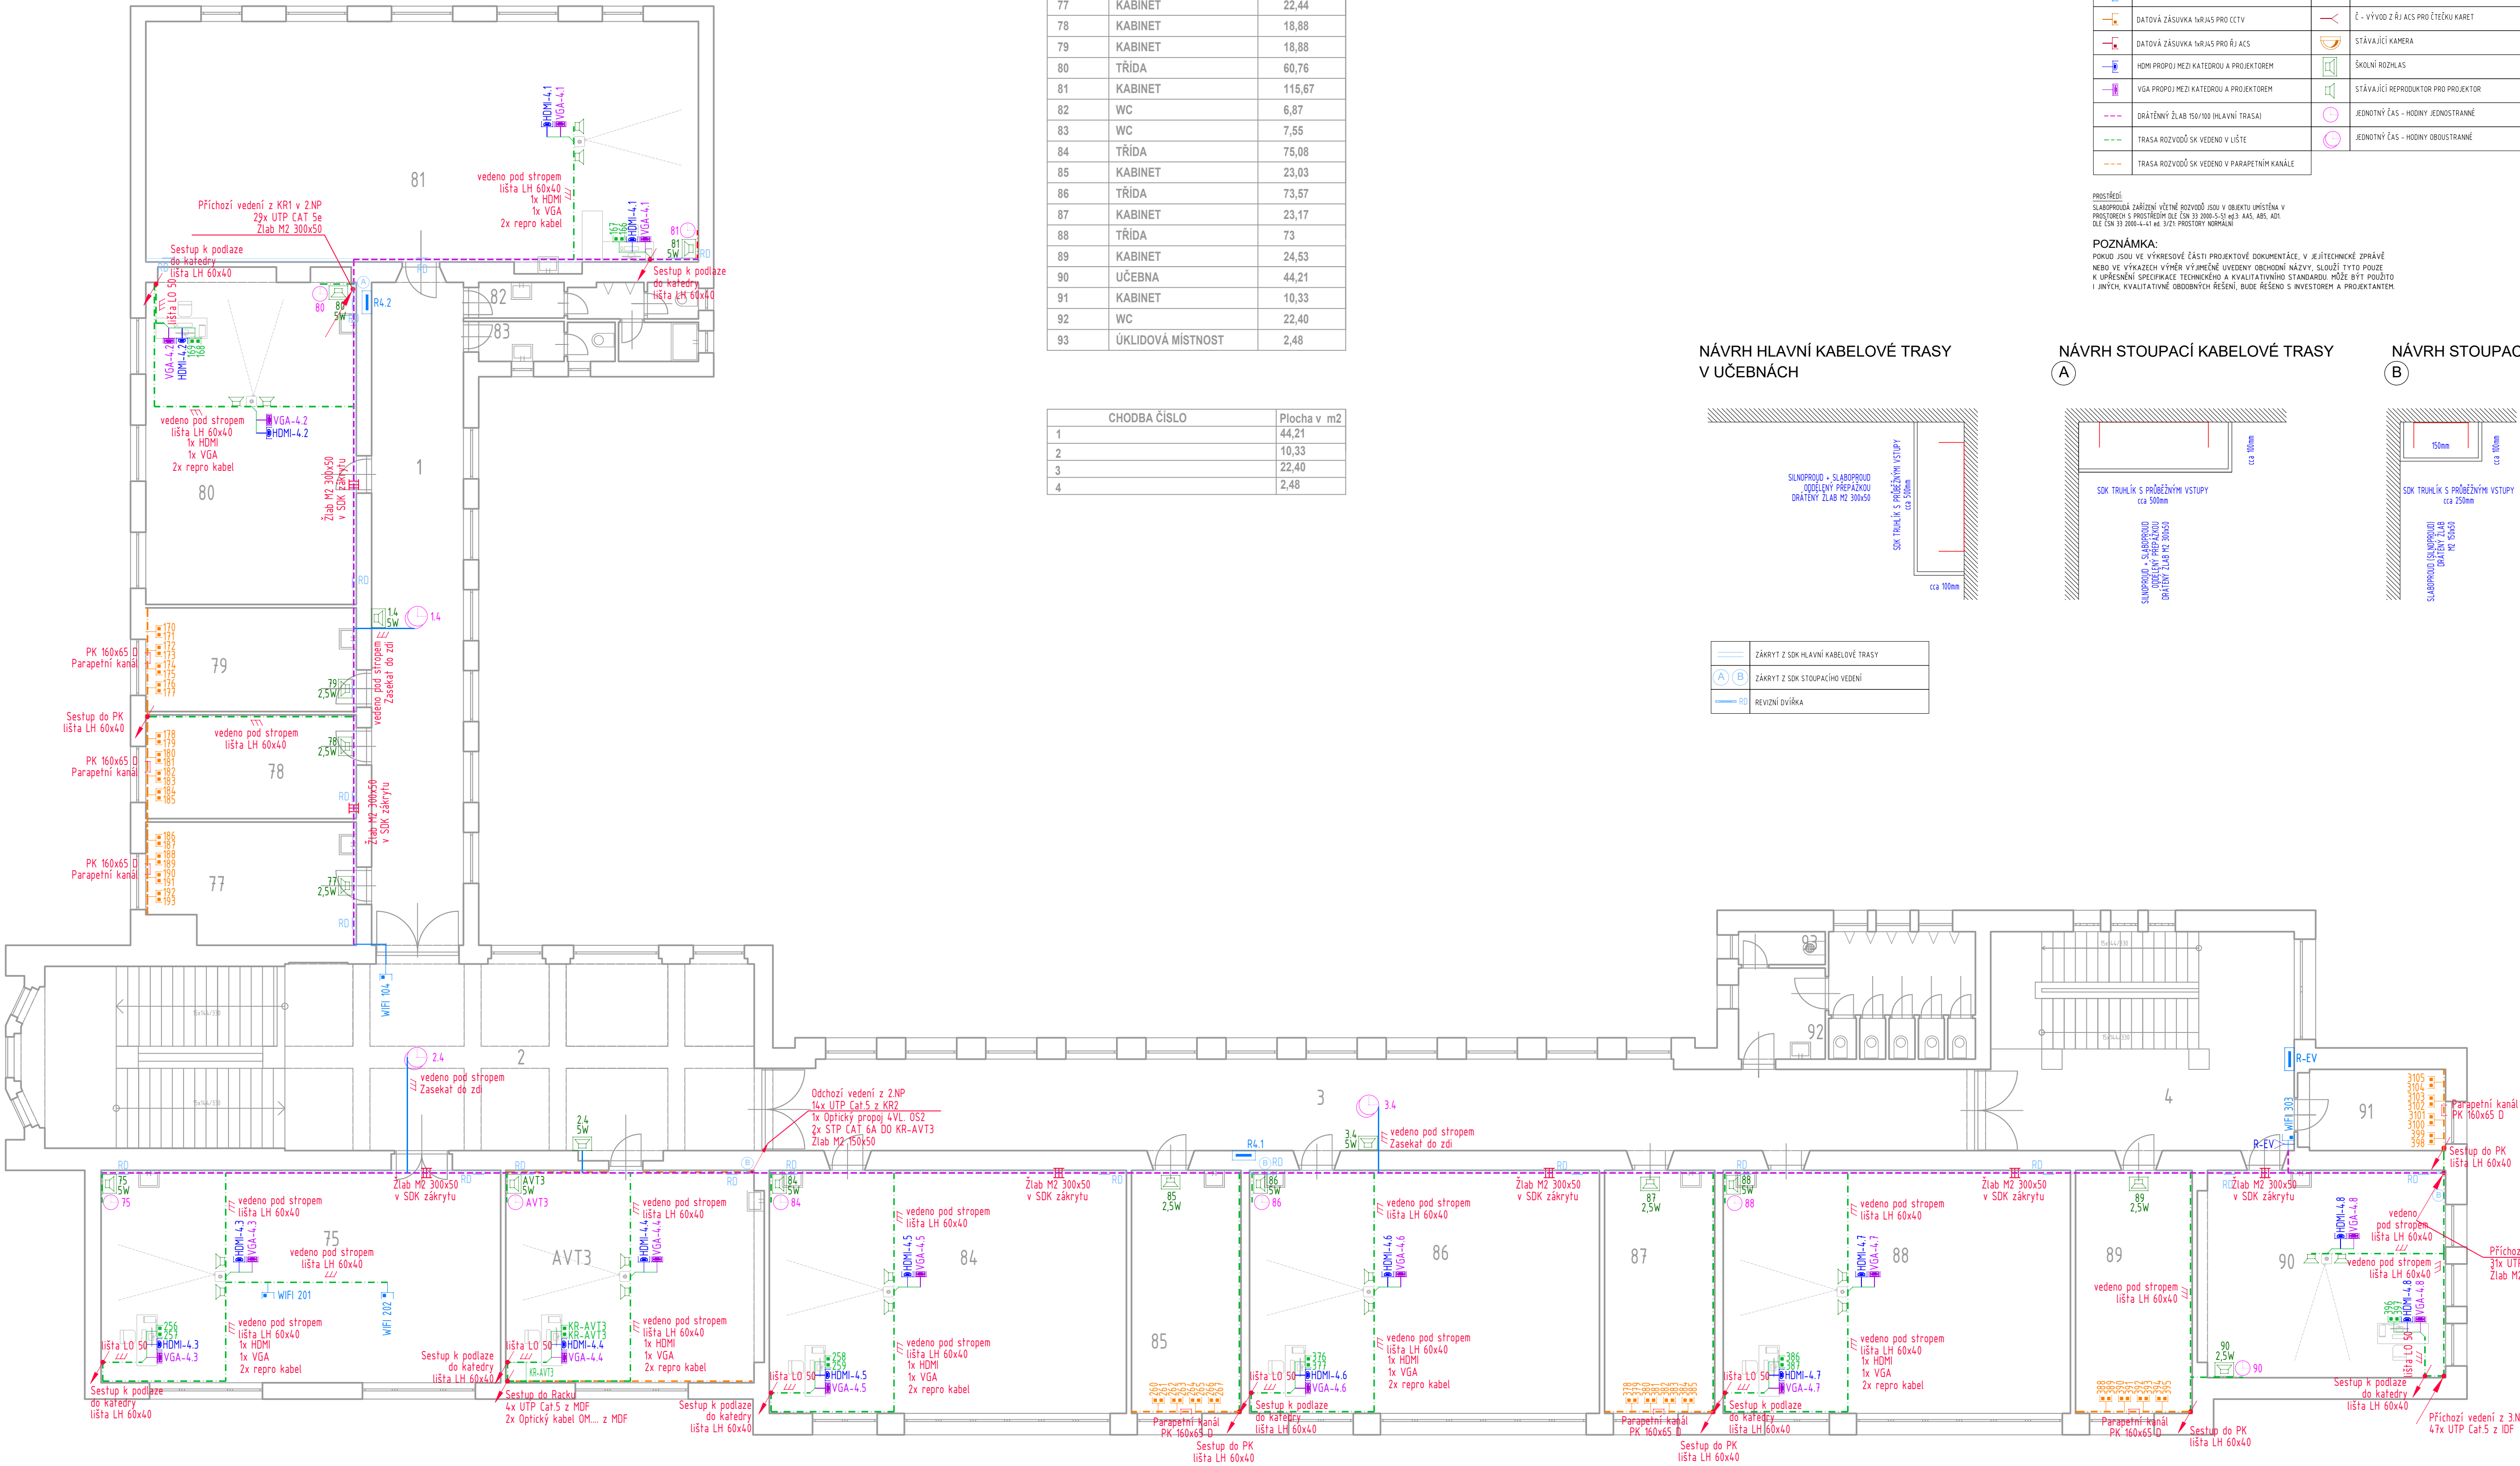


LEGENDA SK	
KR	KOMUNKAČNÍ ROZVADĚČ
DATA	DATOVÁ ŽÁSOVKA ŽRJIAS
DATA	DATOVÁ ŽÁSOVKA ŽRJIAS MODUL 4S PARAPETNÍM KANÁLE
DATA	DATOVÁ ŽÁSOVKA ŽRJIAS PRO WIFI
DATA	DATOVÁ ŽÁSOVKA ŽRJIAS PRO CCTV
DATA	DATOVÁ ŽÁSOVKA ŽRJIAS PRO RJ ACS
HDM	HDM PROPOJÍ MEZI KATEDROU A PROJEKTOREM
VGA	VGA PROPOJÍ MEZI KATEDROU A PROJEKTOREM
DR	DRÁŽENÝ ŽLAB 150/100 (HLAVNÍ TRASA)
TR	TRASA ROZVODU SK VEDENO V LÍSTĚ
TR	TRASA ROZVODU SK VEDENO V PARAPETNÍM KANÁLE
ACS	RJ - ŘÍDÍČI JEDNOTKA ACS
ČT	ČTEČKA
Z	Z - VÝVOD Z RJ ACS PRO ZÁMĚK DVEŘÍ
Č	Č - VÝVOD Z RJ ACS PRO ČTEČKU KARET
SK	STÁVAJÍCÍ KAMERA
SK	ŠKOLNÍ ROZHLAS
SK	STÁVAJÍCÍ REPRODUKTOR PRO PROJEKTOR
J	JEDNOTNÝ ČAS - HODINY JEDNOSTRANNÉ
J	JEDNOTNÝ ČAS - HODINY OBOUSTRANNÉ


PROSTŘEDÍ:  
SLABOPROUDÁ ZAŘÍZENÍ VĚTNÉ ROZVODY JSOU V OBJEKTU UMÍSTĚNY V PROSTŘEDÍ S PROSTŘEDÍM DLE ČSN 33 2000-50 MĚŘÍ KVAL. MĚŘ. ADI DLE ČSN 33 2000-4-41 MĚŘ. VÝST. PROSTŘEDÍ NORMÁLNÍ

POZNÁMKA:  
POKUD JSOU VE VÝKRESOVÉ ČÁSTI PROJEKTOVÉ DOKUMENTACE V JEJÍ TECHNICKÉ ZPRÁVĚ NEBO VE VÝRAZECH VÝHĚR VÝMĚNĚ UVEDENY OBOHODNĚNÍ NÁZVY, SLOUŽÍ TYTO POUZE K UPRĚSNĚNÍ SPECIFIKACE TECHNICKÉHO A KVALITATIVNÍHO STANDARDU. MŮŽE BYT POUŽITO I JINÝCH, KVALITATIVNĚ OBOHODNĚNÝCH ŘEŠENÍ, BUDE ŘEŠENO S INVESTOŘEM A PROJEKTANTEM.


NÁVRH HLAVNÍ KABELOVÉ TRASY V UČEBNÁCH

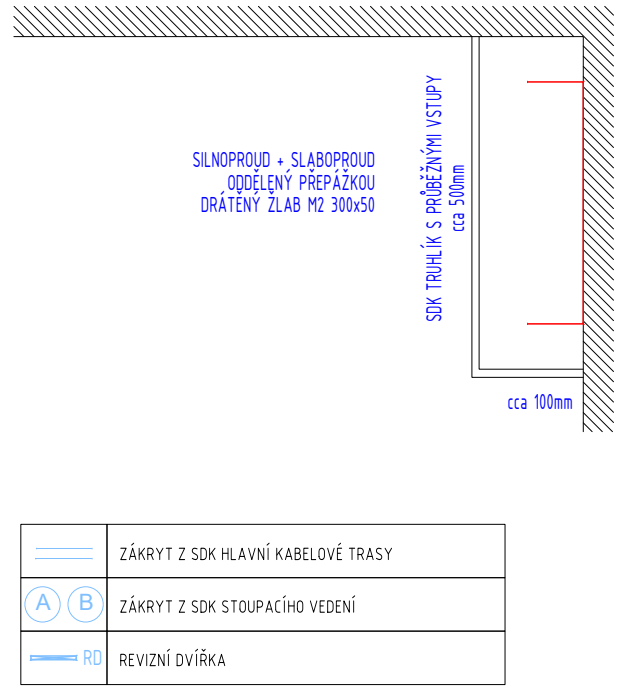

NÁVRH STOUPACÍ KABELOVÉ TRASY A

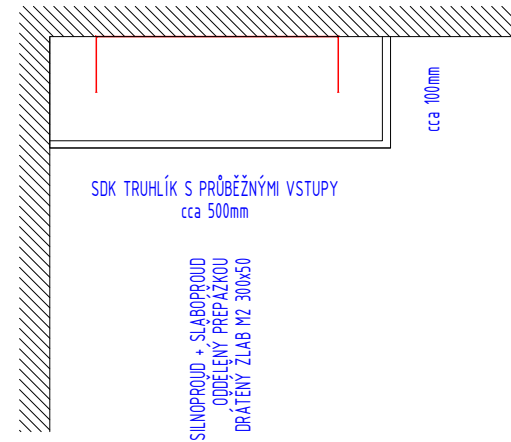

NÁVRH STOUPACÍ KABELOVÉ TRASY B

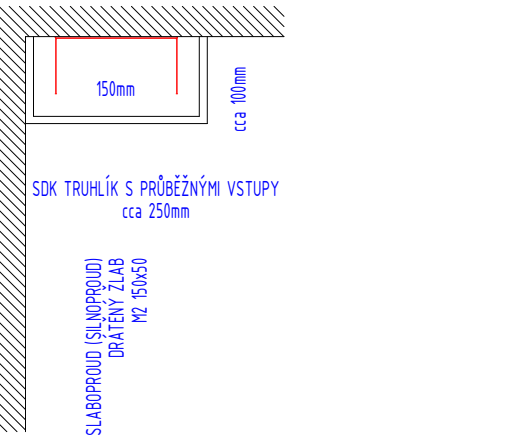

VYPRACOVAL KUČEROVÁ BARBORA	ZODP. PROJEKTANT KRÁL ZDENĚK	SCHVÁLIL KRÁL ZDENĚK
INVESTOR Střední průmyslová škola stavební Pospíšilova tř. 787, 500 03 Hradec Králové		
AKCE Rekonstrukce elektroinstalace č. akce SM_21_343		
NÁZEV VÝKRESU 4.NP ROZVODY SLP		
Dlouhá 1109, 530 06 Pardubice e-mail: wimat@wimat.cz, http://www.wimat.cz tel: +420 725 922 408		
ČÍSLO ZAKÁZKY 22-06-2022		
STUPEŇ ŘÍZEN 2022		
DATUM A1		
MĚŘÍTKO 1:100		
ČÍSLO VÝTISKU		ČÍSLO VÝKRESU D1.4.5-06