


1.PP

LEGENDA SK		
KR	KOMUNKAČNÍ ROZVADĚČ	ŘJ - ŘÍDÍČÍ JEDNOTKA ACS
	DATOVÁ ŽÁSOVKA ŽR/JAS	ČTEČKA
	DATOVÁ ŽÁSOVKA ŽR/JAS, MODUL 4S PARAPETNÍM KANÁLE	ELEKTRONICKÝ ZÁMĚK
	DATOVÁ ŽÁSOVKA ŽR/JAS PRO WIFI	Z - VÝVOD Z ŘJ ACS PRO ZÁMĚK DVEŘÍ
	DATOVÁ ŽÁSOVKA ŽR/JAS PRO CCTV	Č - VÝVOD Z ŘJ ACS PRO ČTEČKU KARET
	DATOVÁ ŽÁSOVKA ŽR/JAS PRO ŘJ ACS	STÁVAJÍCÍ KAMERA
	HDMI PROPOTÍ MEZI KATEĐROU A PROJEKTOREM	ŠKOLNÍ ROZHLAS
	VGA PROPOTÍ MEZI KATEĐROU A PROJEKTOREM	STÁVAJÍCÍ REPRODUKTOR PRO PROJEKTOR
	ORÁTĚNNÝ ŽLAB 150/100 (HLAVNÍ TRASA)	JEDNOTNÝ ČAS - HODINY JEDNOSTRANNĚ
	TRASA ROZVODŮ SK VEDENO V LÍŠTĚ	JEDNOTNÝ ČAS - HODINY OBOUSTRANNĚ
	TRASA ROZVODŮ SK VEDENO V PARAPETNÍM KANÁLE	

PROSTŘEDÍ:
SLABOPROUDÁ ZAŘÍZENÍ VĚTNÉ ROZVODY JSOU V OBJEKTU UMÍSTĚNA V
PROSTŘEDÍ S PROSTŘEDÍM DLE ČSN 33 2000-5-51 NEBO 33 2000-5-51 A44, A45, A46
DLE ČSN 33 2000-4-41 NEBO 33 2000-5-51 PROSTŘEDÍ NORMÁLNÍ


POZNÁMKA:
POKUD JSOU VE VÝKRESOVÉ ČÁSTI PROJEKTOVÉ DOKUMENTACE V JEJÍ TECHNICKÉ ZPRÁVĚ
NEBO VE VÝKRESECH VÝHĚR VÝMĚNĚ UVEDENY OBOHODNĚNÉ NÁZVY, SLOUŽÍ TYTO POUZE
K UPLNĚNÍ SPECIFIKACE TECHNICKÉ A KVALITATIVNÍHO STANDARDU. MŮŽE BYT POUŽITO
I JINÝCH, KVALITATIVNĚ OBOHODNĚNÝCH ŘEŠENÍ, BUDE ŘEŠENO S INVESTOŘEM A PROJEKTANTEM.

NÁVRH HLAVNÍ KABELOVÉ TRASY
V UČEBNÁCH


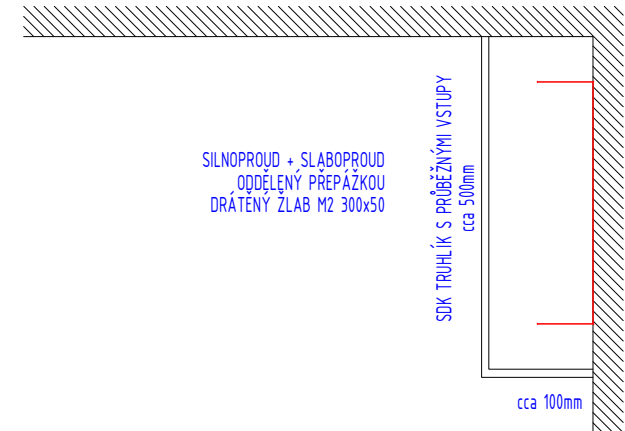


	ZÁKRÝT Z SDK HLAVNÍ KABELOVÉ TRASY
	ZÁKRÝT Z SDK STOUPACÍHO VEDENÍ
	REVIZNÍ OVIČKA

NÁVRH STOUPACÍ KABELOVÉ TRASY
A

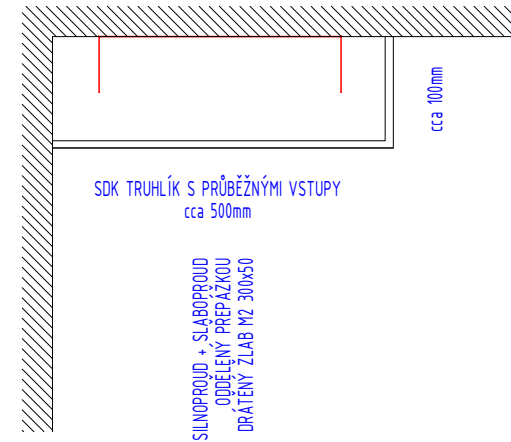

NÁVRH STOUPACÍ KABELOVÉ TRASY
B

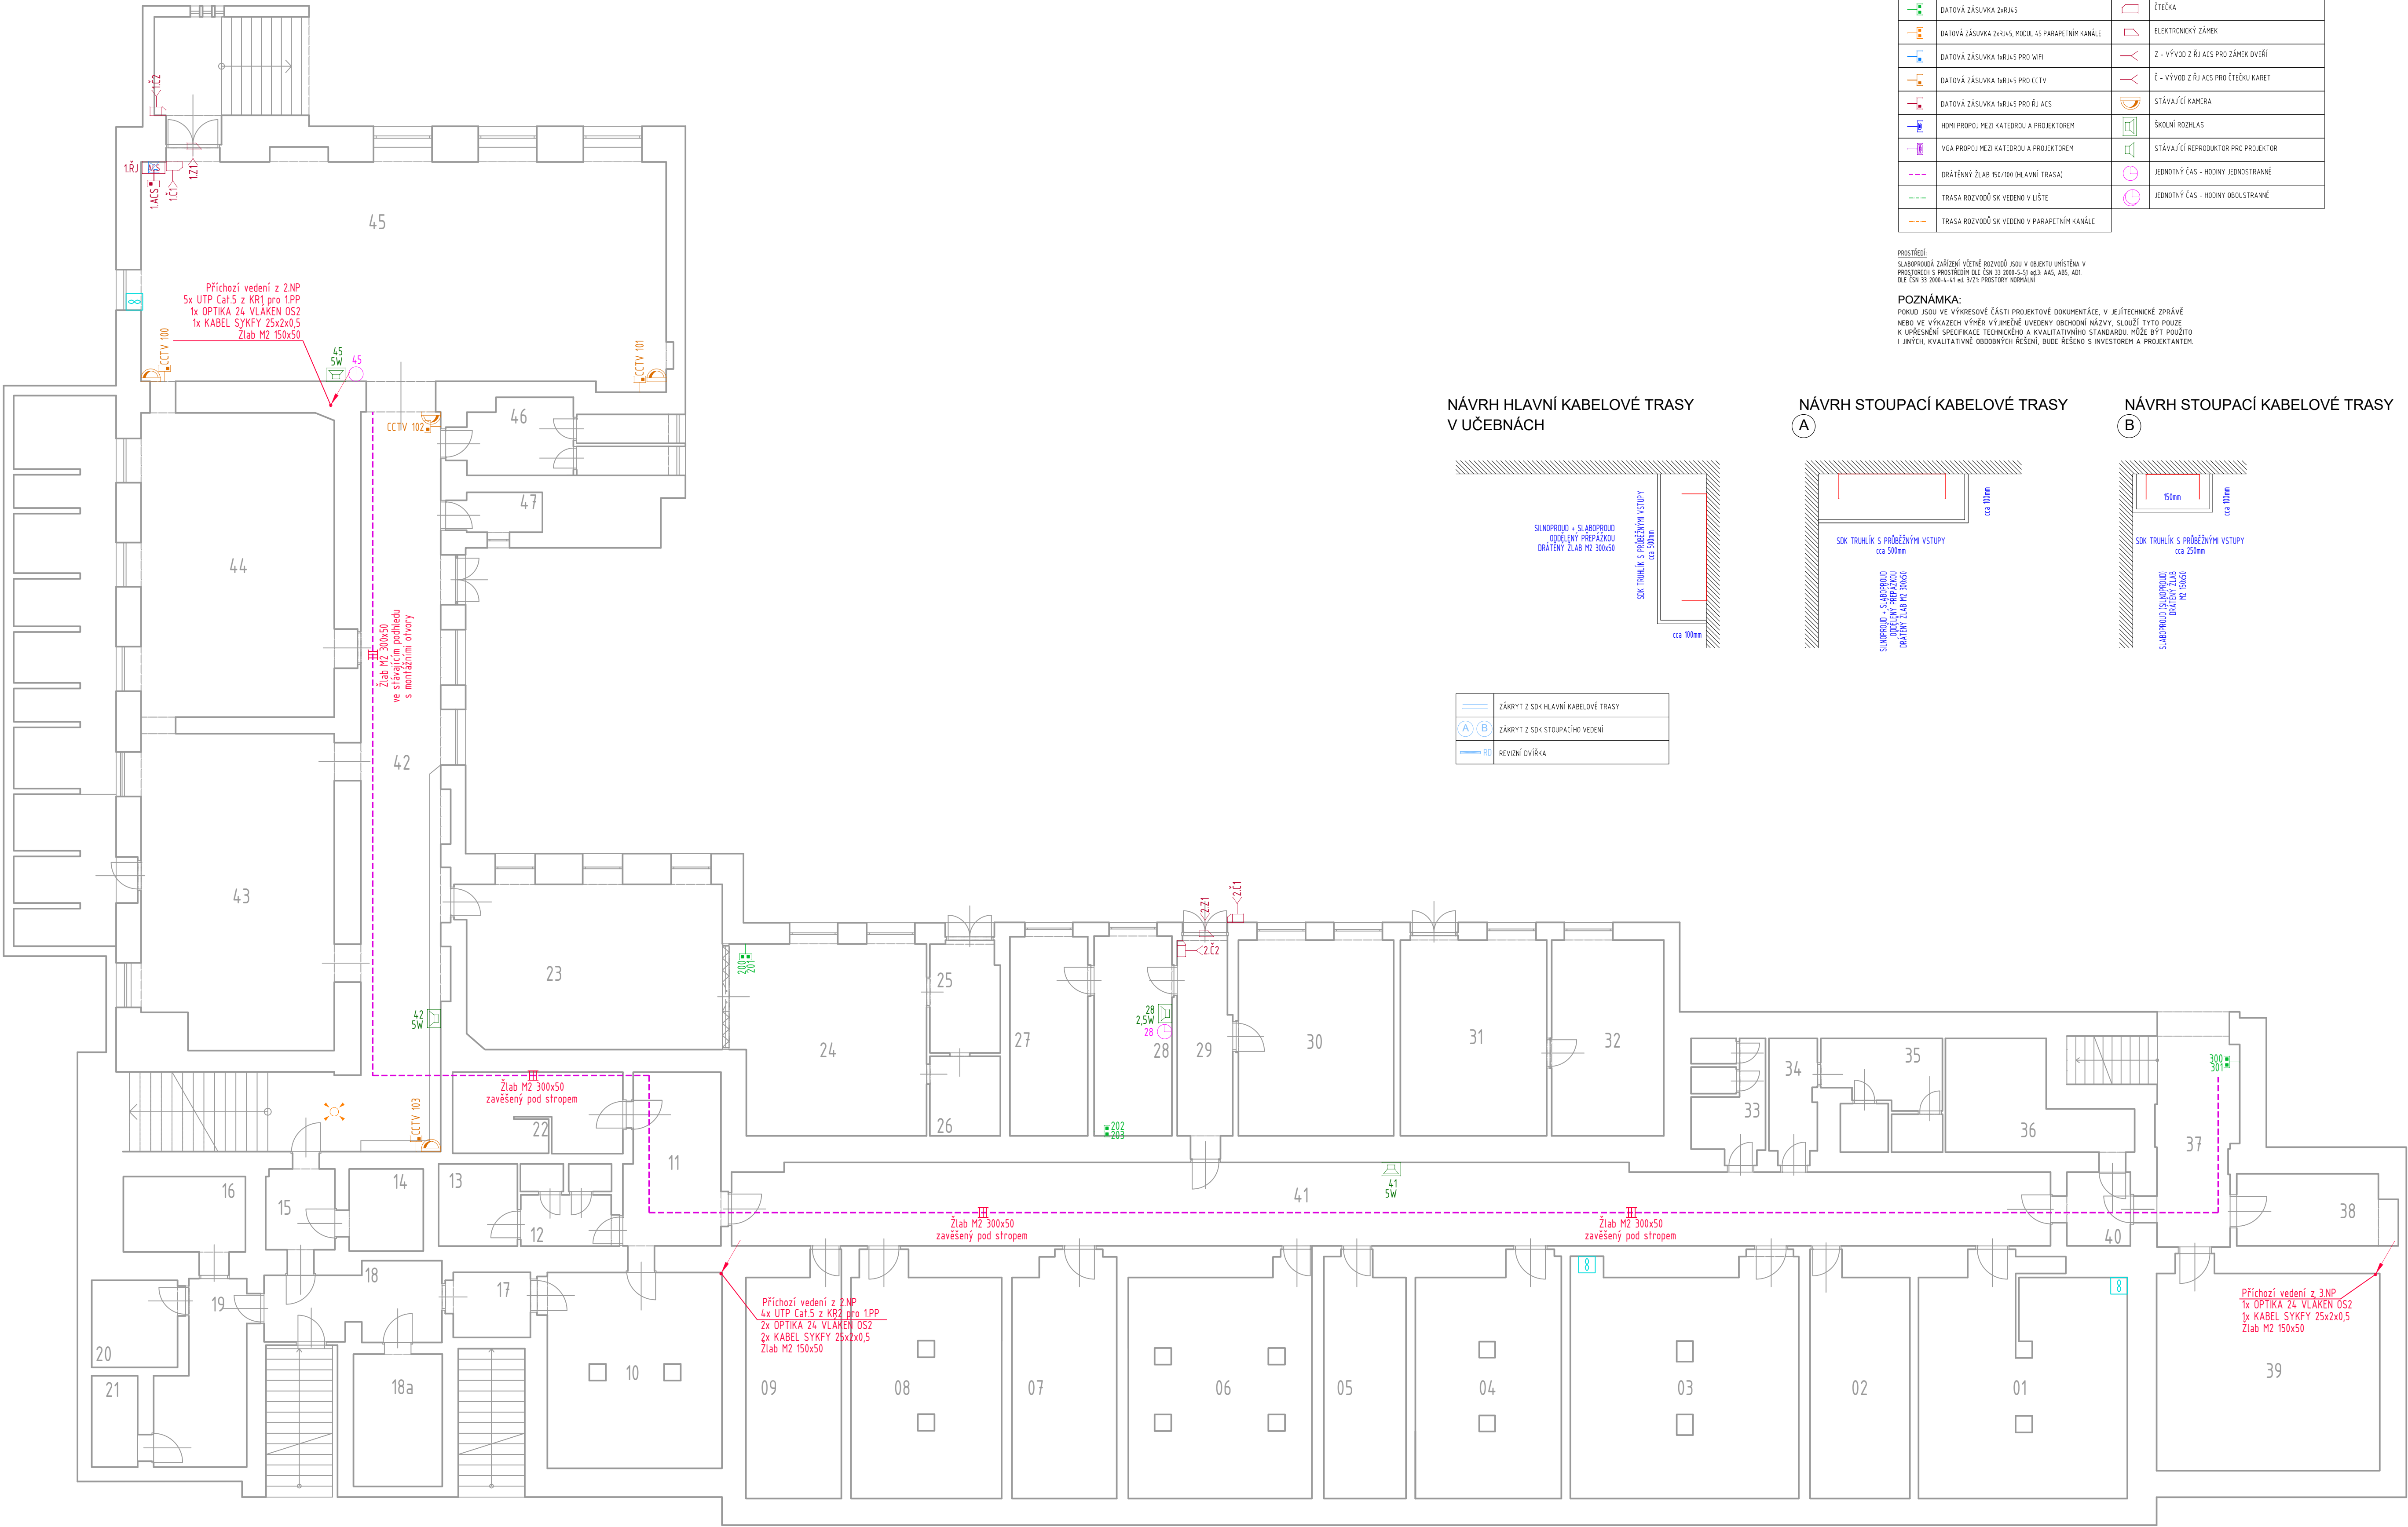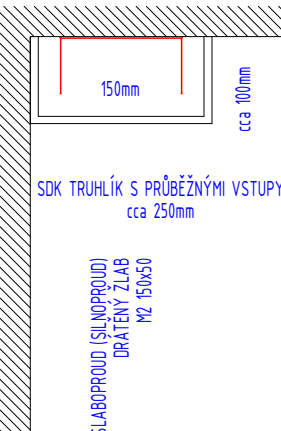

VYPRACOVAL KUČEROVÁ BARBORA	ZODP. PROJEKTANT KRÁL ZDENĚK	SCHVÁLIL KRÁL ZDENĚK
INVESTOR Střední průmyslová škola stavební Pospíšilova tř. 787, 500 03 Hradec Králové		
AKCE Rekonstrukce elektroinstalace č. akce SM_21_343		
NÁZEV VÝKRESU 1.PP ROZVODY SLP		
Dlouhá 1109, 530 06 Pardubice e-mail: wimat@wimat.cz, http://www.wimat.cz tel.: +420 725 922 408		
ČÍSLO ZAKÁZKY 22-06-2022		
STUPEŇ OSP		
DATUM ŘÍJEN 2022		
FORMÁT A1		
MĚŘÍTKO 1:100		
ČÍSLO VÝTISKU 1		
ČÍSLO VÝKRESU D1.4.5-02		