



naše značka
5002802283

vyřizuje
Pavel Franc

datum
24.04.2023

Petr Mareček
Josefská 516/1
60200 Brno

Věc:

Oprava plotu LDN Hradec Králové - PD

K.ú. - p.č.: Hradec Králové

Stavebník: Petr Mareček, Josefská 516/1, 60200 Brno

Účel stanoviska: Povolení stavby - stavební režim (ÚR+SP)

GasNet, s.r.o., jako provozovatel distribuční soustavy (PDS) a technické infrastruktury, zastoupený GasNet Služby, s.r.o., vydává toto stanovisko:

Do zájmového prostoru zasahuje NTL přípojka plynu která nebude dle předložené dokumentace opravou oplocení dotčena.

Pokud by došlo k rozšíření stavby, je nutno požádat o nové stanovisko.

Na základě předložené situace byl předán informační zakres plynárenského zařízení.

Mohou se zde nacházet plynárenská zařízení jiných vlastníků či správců, případně i dlouhodobě nefunkční/neprovozovaná plynárenská zařízení bez dostupných informací o jejich poloze.

V rozsahu stavby vyznačené v ověřené příloze souhlasíme s povolením stavby dle zákona 183/2006 Sb. ve znění pozdějších předpisů např. s vydáním územního rozhodnutí, zjednodušeným územním řízením, vydáním územního souhlasu, uzavřením veřejnoprávní smlouvy, ohlášením, stavebním povolením, veřejnoprávní smlouvou o provedení stavby nebo oznámením stavebního záměru s certifikátem autorizovaného inspektora.

V případě uzavření veřejnoprávní smlouvy nebude GasNet, s.r.o. ani

GasNet služby, s.r.o., jako zmocněnec GasNet, s.r.o., účastníkem územního ani stavebního řízení a nebudou uvedeni ve třetích osobách veřejnoprávní smlouvy.

Platí pouze pro stavbu vyznačenou v ověřené příloze tohoto stanoviska a to 24 měsíců ode dne jeho vydání.

V případě dotčení pozemku v majetku GasNet, s.r.o., kontaktujte prosím GasNet, s.r.o. Kontakt naleznete na adrese <http://www.gasnet.cz/cs/kontakt-system/>, činnost "Smluvní vztahy - pozemky a budovy plynárenských zařízení", případně na Zákaznické lince 840 11 33 55.

Za správnost a úplnost dokumentace předložené s žádostí včetně jejího souladu s platnými předpisy plně zodpovídá její zpracovatel. Stanovisko nenahrazuje případná další stanoviska k jiným částem stavby.

V případě další korespondence nebo jednání (např. změna stavby) uvádějte naši značku a datum tohoto stanoviska. Kontakty jsou k dispozici na www.rwe-ds.cz nebo Zákaznická linka 840 11 33 55.

GasNet Služby, s.r.o.

Plynárenská 499/1 · Zábřovice · 602 00 Brno · T 555 90 10 10 · www.gasnet.cz

IČ: 27935311 · DIČ: CZ27935311

Zápis do obchodního rejstříku: Krajský soud v Brně, sp. zn. C 57165, dne 26. 7. 2007

Certificate of incorporation: Regional Court in Brno, ref. number C 57165, on 26th July 2007

Zákaznická linka GasNet 555 90 10 10, info@gasnet.cz, www.gasnet.cz

Za správnost a úplnost dokumentace předložené s žádostí včetně jejího souladu s platnými předpisy plně zodpovídá její zpracovatel. Stanovisko nenahrazuje případná další stanoviska k jiným částem stavby.

V případě další korespondence nebo jednání (např. změna stavby) uvádějte naši značku - 5002802283 a datum tohoto stanoviska. Kontakty jsou k dispozici na <https://www.gasnet.cz/cs/kontaktni-system/>.


A handwritten signature in blue ink, appearing to read 'Franc', with a stylized flourish at the end.

GasNet, s.r.o.
zastoupená společností GasNet Služby, s.r.o., IČ 27935311
Pavel Franc
Technik externích požadavků-Čechy
Oddělení zpracování ext. požadavků-Čechy
PAVEL.FRANC@GASNET.CZ

Přílohy: Orientační zakres plynárenského zařízení, Detailní zakres plynárenského zařízení, Ověřená příloha žadatele

Příloha: Orientační zakres plynárenského zařízení. Tato příloha je nedílnou součástí stanoviska č. 5002802283 ze dne 24.04.2023.


Provozovatel DS: GasNet, s.r.o.; Stavebník: Petr Mareček, Josefská 516/1, 60200 Brno. K.ú.: Hradec Králové.

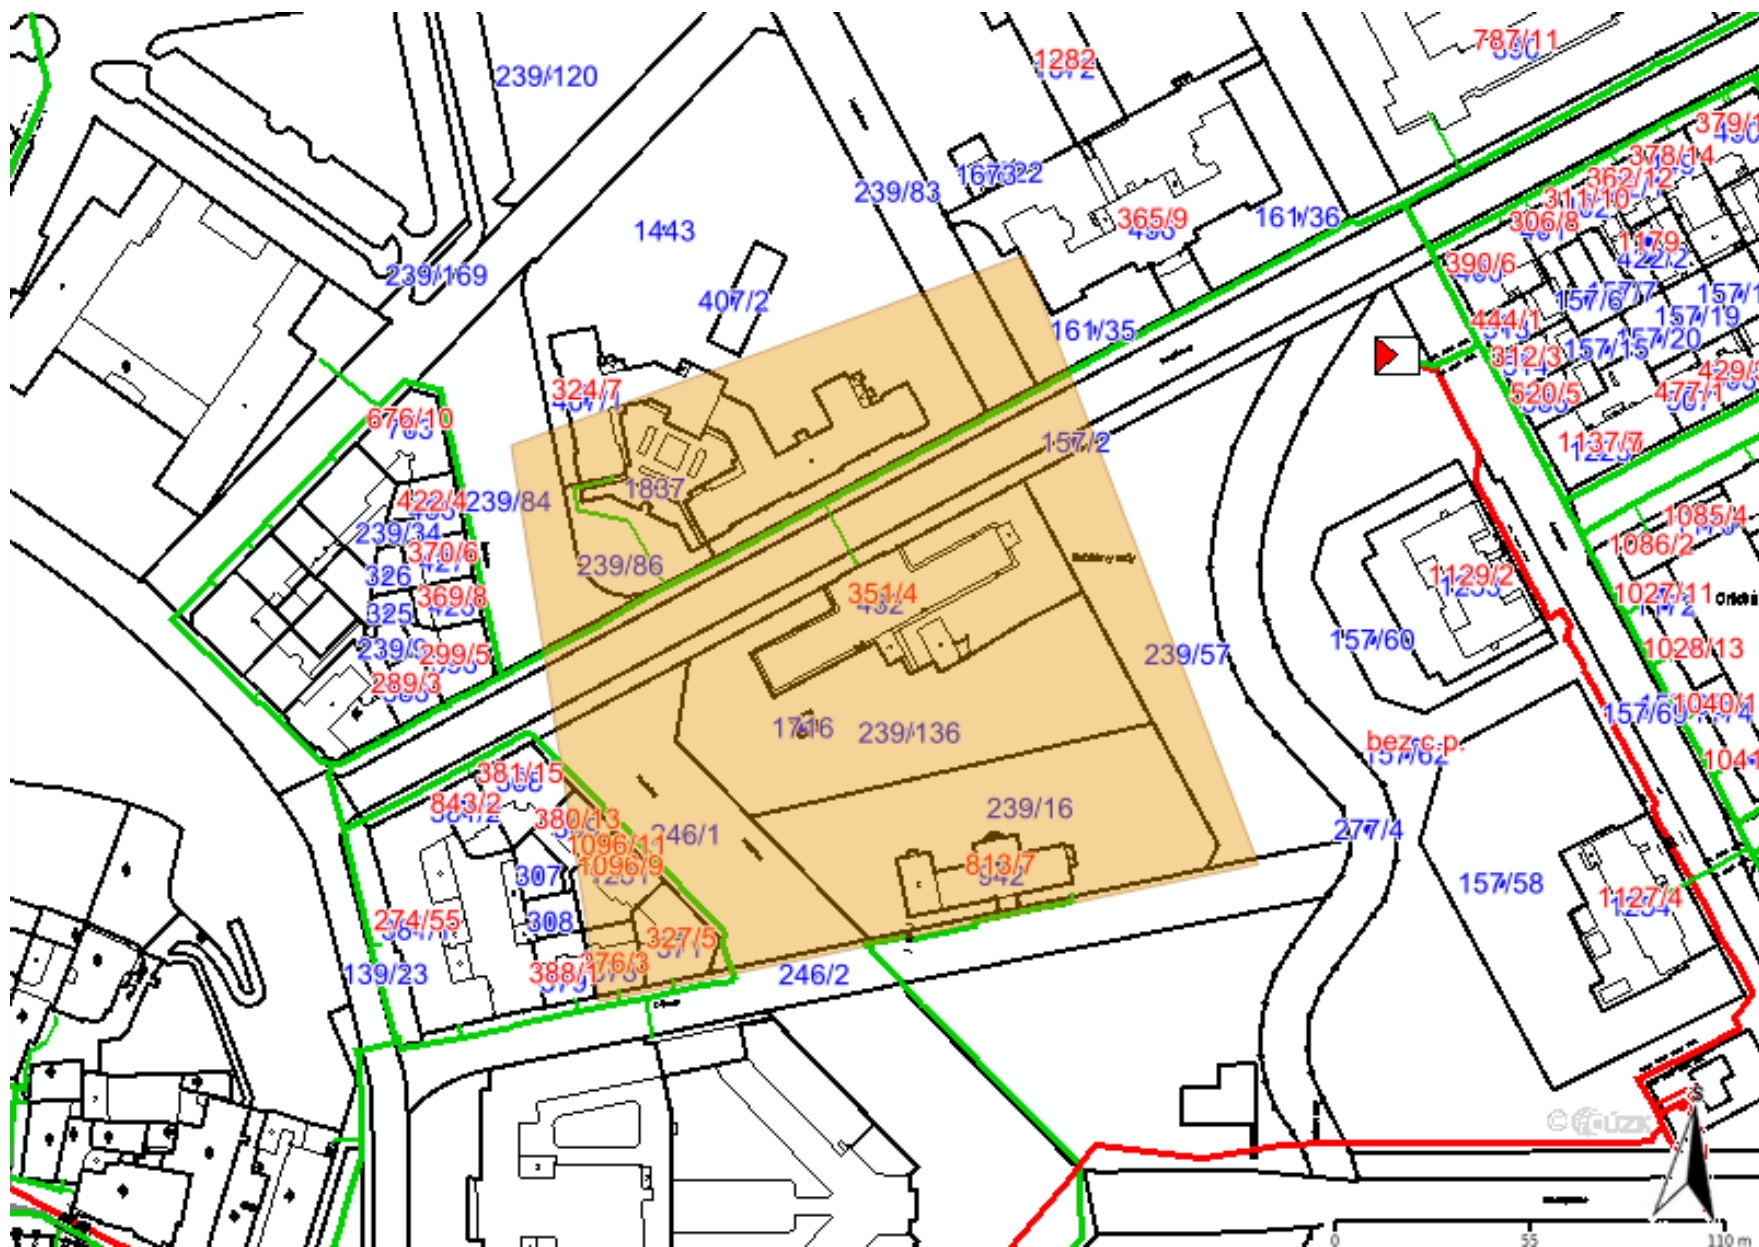

Legenda:


linie plynovodu	
	NTL
	STL
	VTL
	VVTL
	nefunkční
	plánovaná stavba před realizací
	ve výstavbě, neuvedeno do provozu
	regulační stanice
	ochranné zařízení
	kabel
	elektropřípojka
	kabel protikoroziční ochrany
	anodové uzemnění
	stanice katodové ochrany
	pásmo vlivu anodového uzemnění SKAO
	neplynovodní zařízení/technologie (linie/bod/plocha)

Provozovatel DS: GasNet, s.r.o.; Stavebník: Petr Mareček , Josefská 516/1 , 60200 Brno. K.ú.: Hradec Králové.

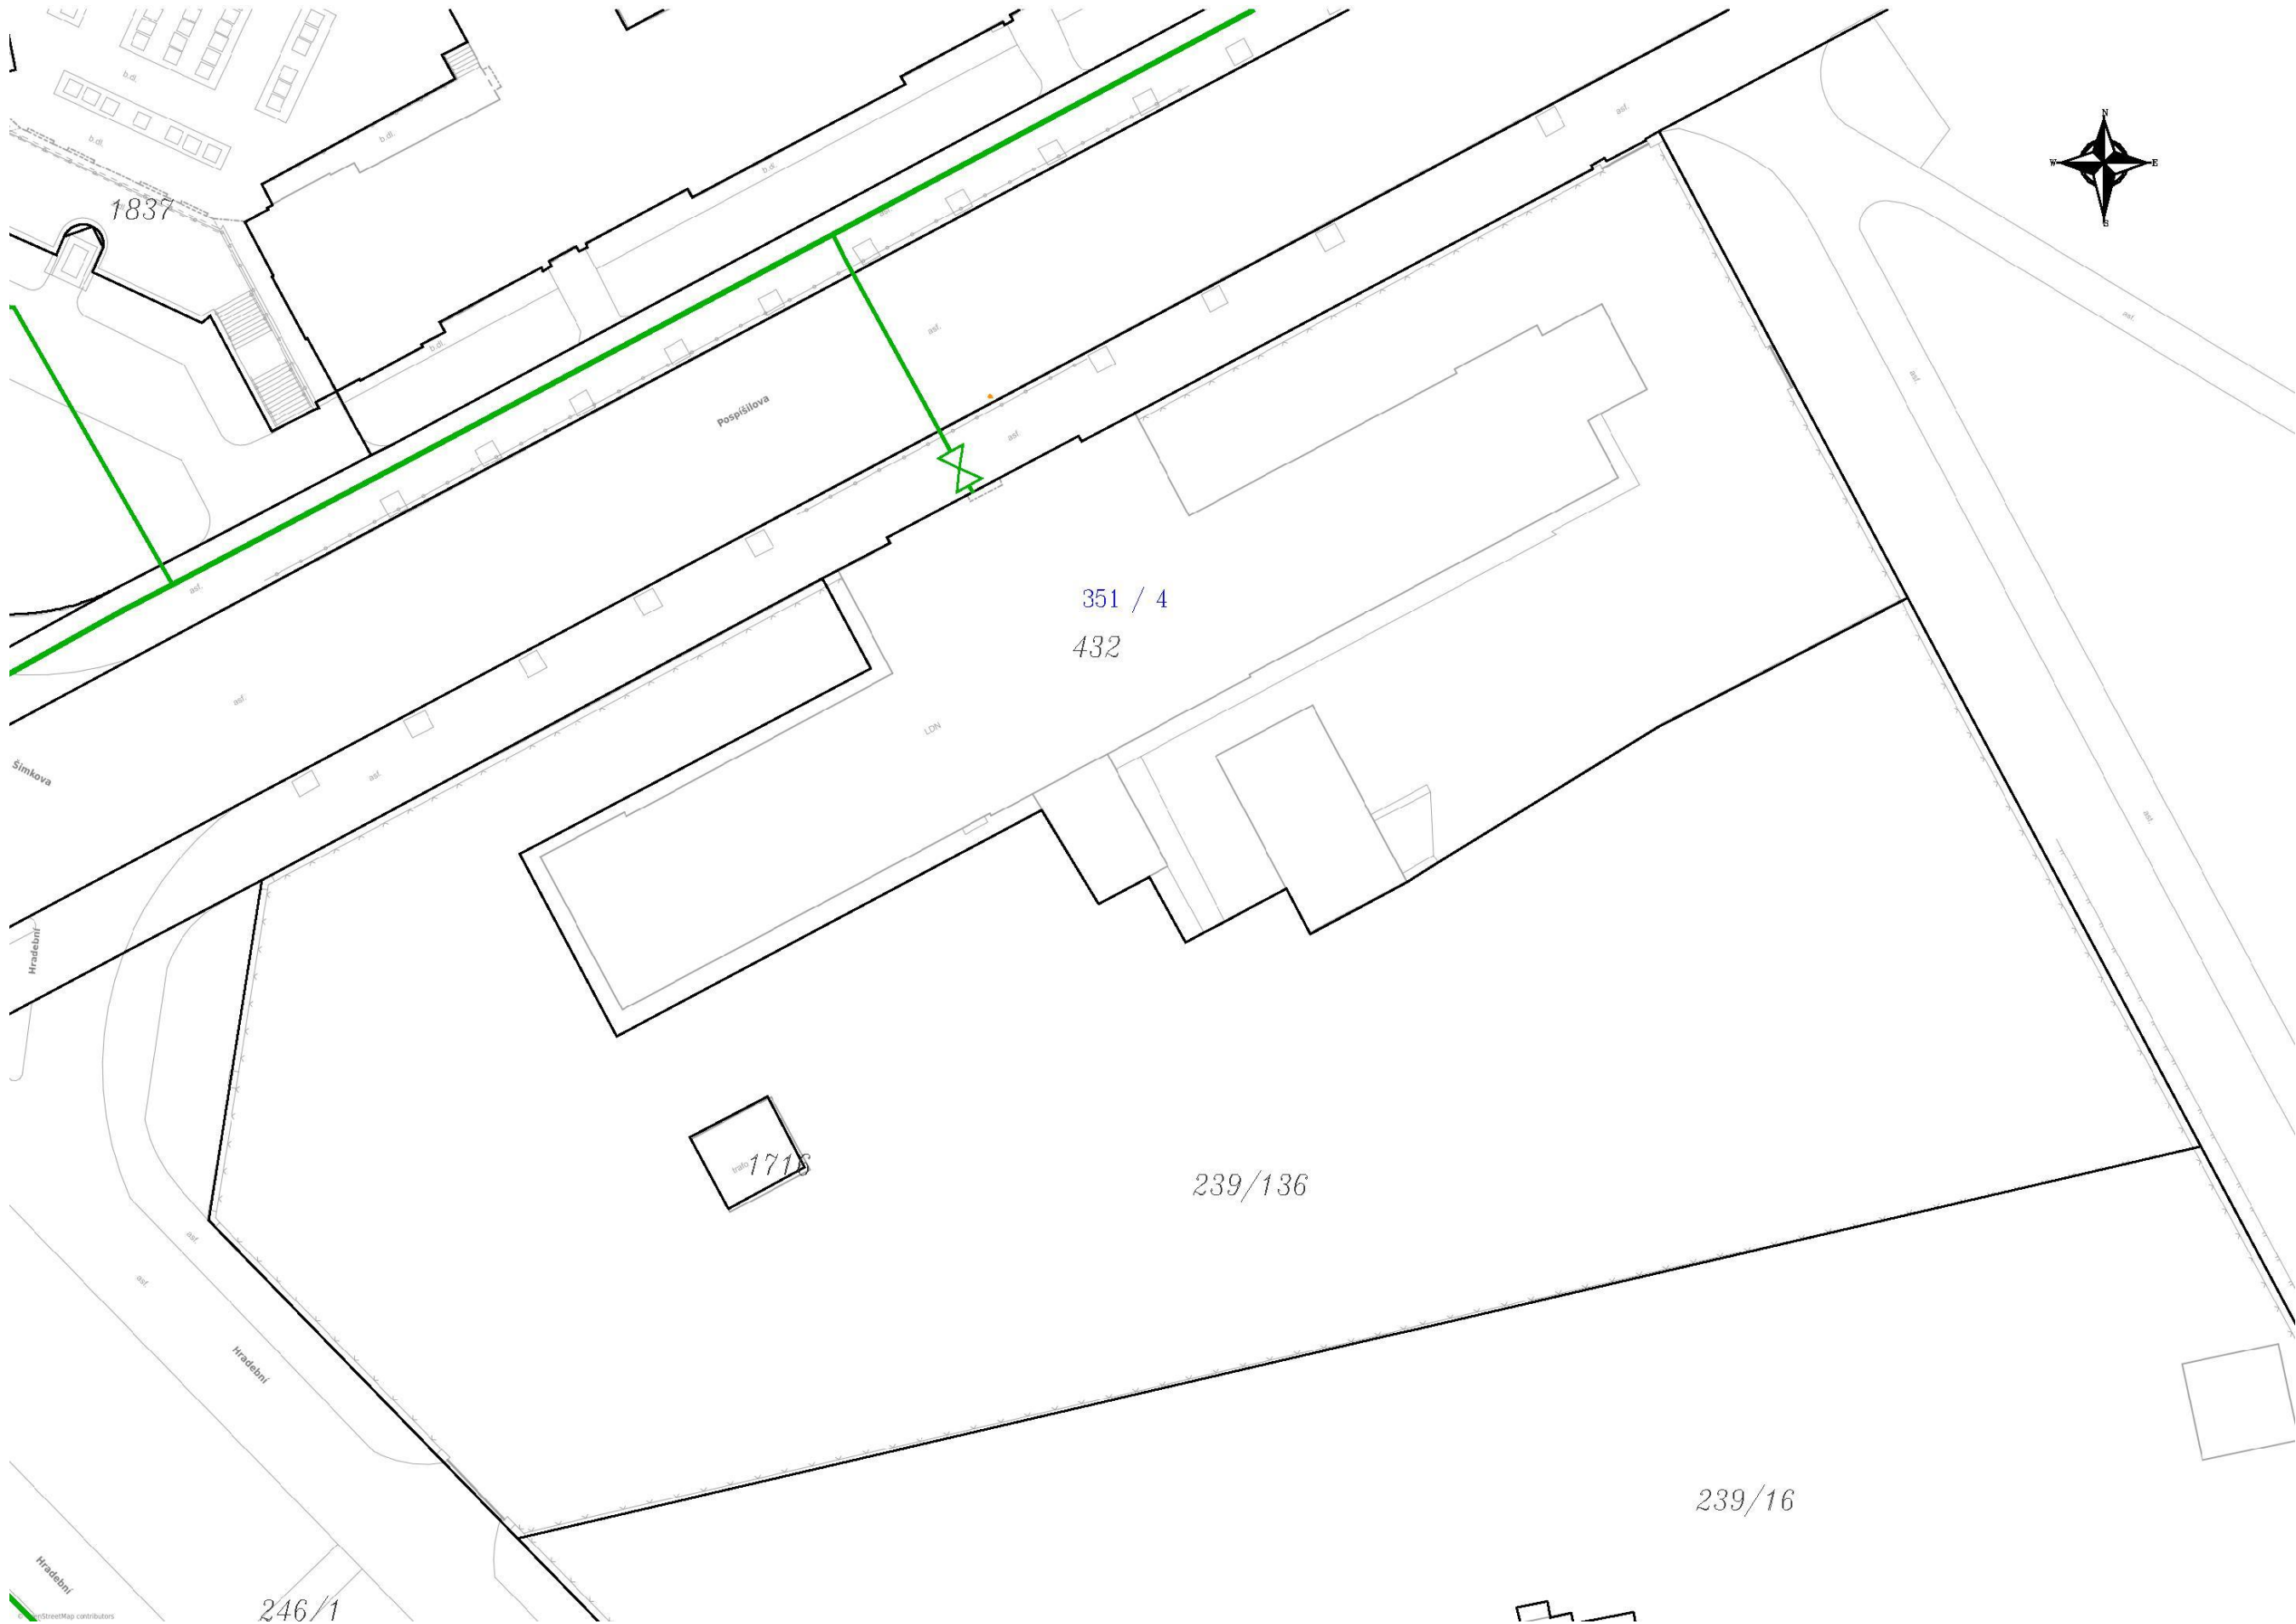


Legenda:	
linie plynovodu	
	NTL
	STL
	VTL
	WVTL
	nefunkční
	plánovaná stavba před realizací
	ve výstavbě, neuvedeno do provozu
	regulační stanice
	ochranné zařízení
	kabel
	elektropřípojka
	kabel protikorozní ochrany
	anodové uzemnění
	stanice katodové ochrany
	pásmo vlivu anodového uzemnění SKAO
	neplynovodní zařízení/technologie (linie/ bod/plocha)

KOORDINAČNÍ SITUAČNÍ VÝKRES
M1:500

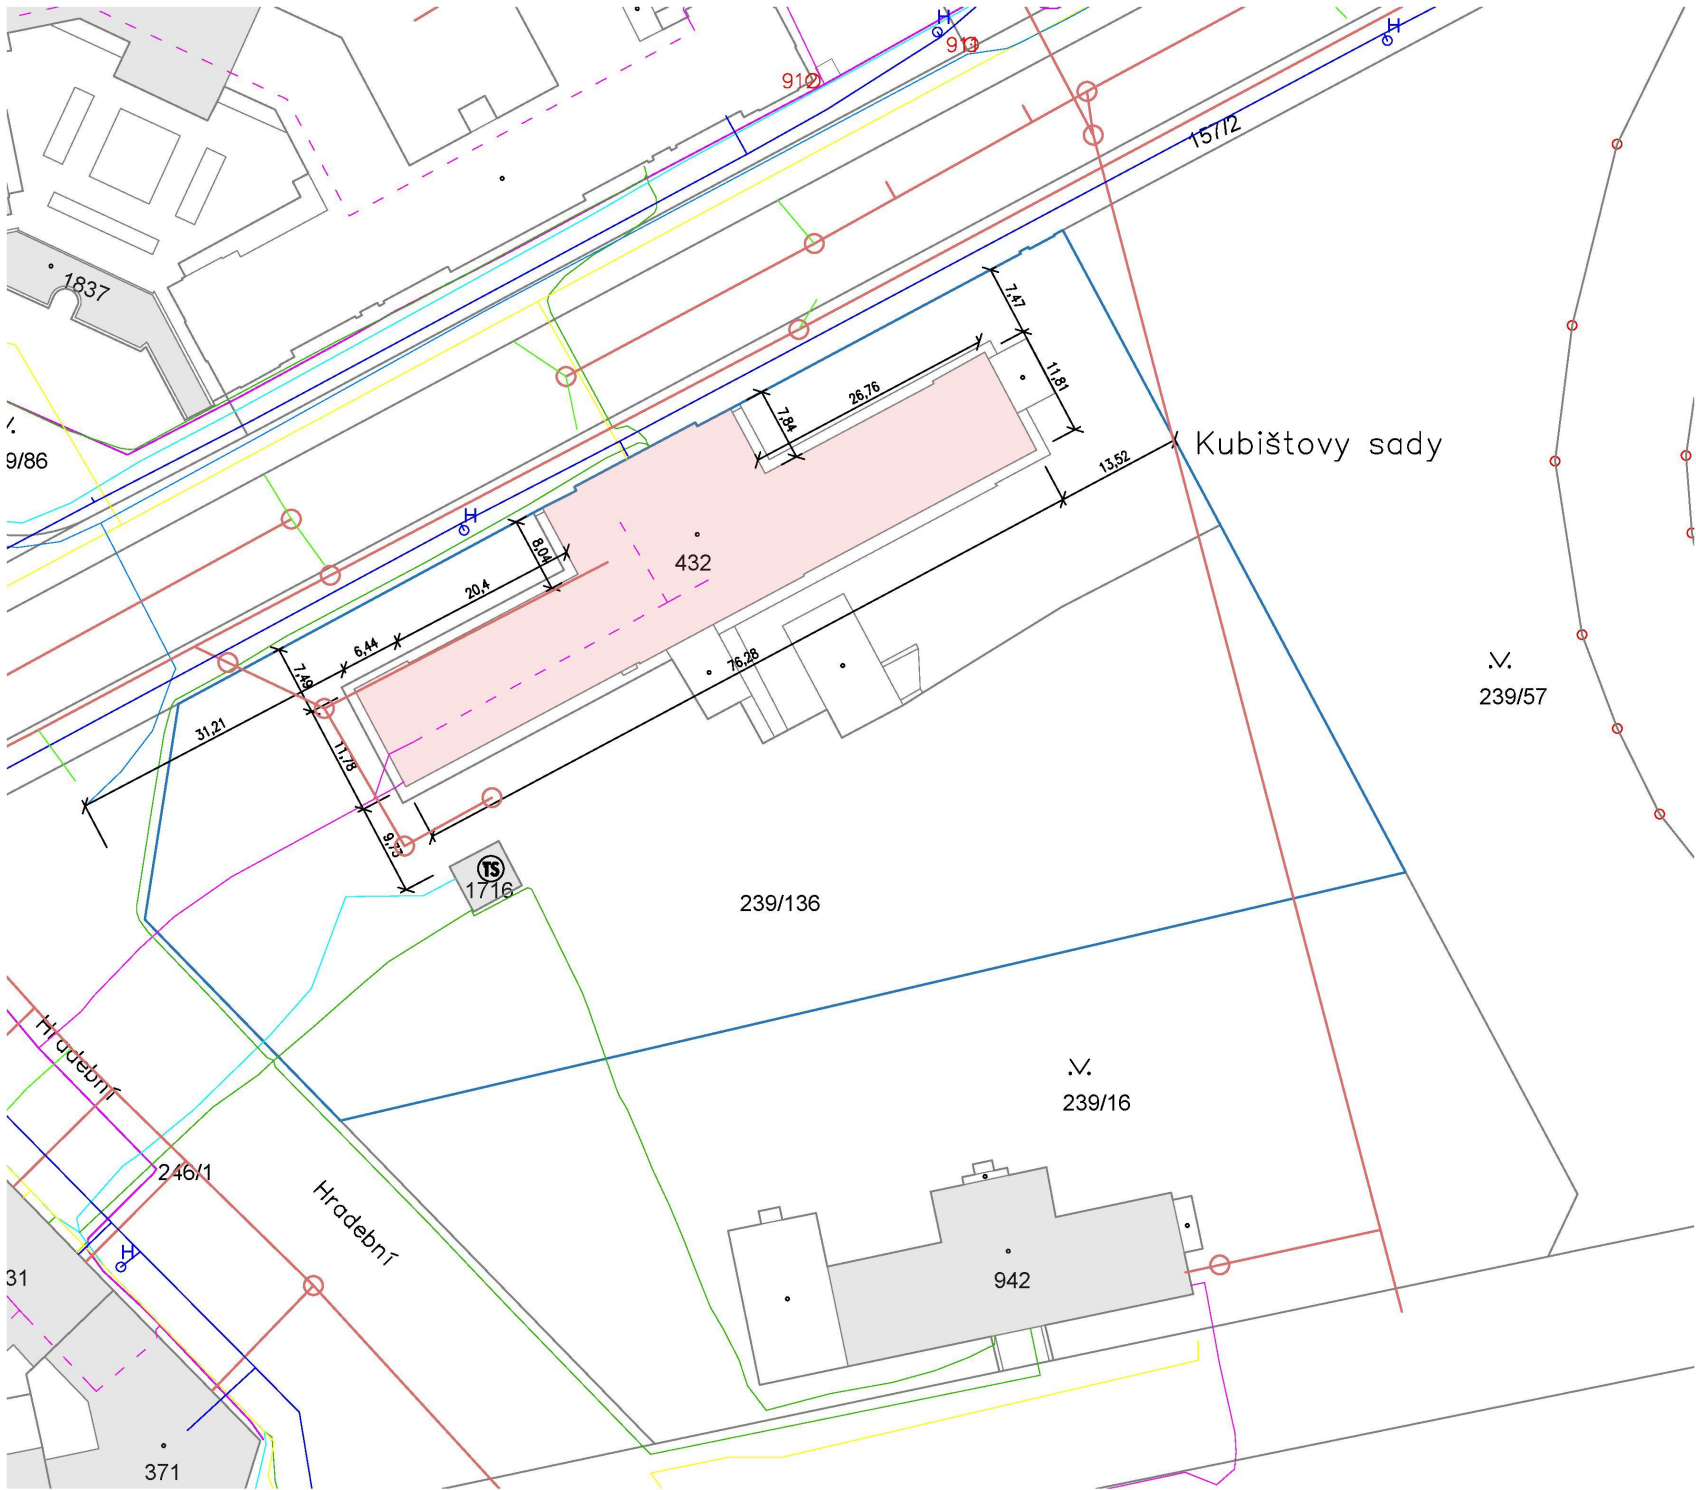

- LEGENDA PLOCH
- ŘEŠENÝ OBJEKT, PŘÍP. JEHO ČÁST, DOTČENÁ STAVBOU
 - HRANICE ŘEŠENÝCH PARCEL
 - STÁVAJÍCÍ OBJEKTY
- LEGENDA INŽENÝRSKÝCH SÍTÍ
- VEDENÍ NEZAMĚŘENÝCH TELEKOMUNIKAČNÍCH SÍTÍ VE SPRÁVĚ CETIN
 - VEDENÍ ZAMĚŘENÝCH TELEKOMUNIKAČNÍCH SÍTÍ VE SPRÁVĚ CETIN
 - VEDENÍ ZAMĚŘENÝCH NADZEMNÍCH SÍTÍ VE SPRÁVĚ CETIN
 - PODZEMNÍ VEDENÍ NN VE SPRÁVĚ ČEZ
 - PODZEMNÍ VEDENÍ VN VE SPRÁVĚ ČEZ
 - PODZEMNÍ VEDENÍ NTL VE SPRÁVĚ GASNET
 - VEDENÍ VKKS VE SPRÁVĚ VODAFONE CZECH REPUBLIC
- LEGENDA ZNAČEK
- BOD GEODETIČKÉ SÍTĚ

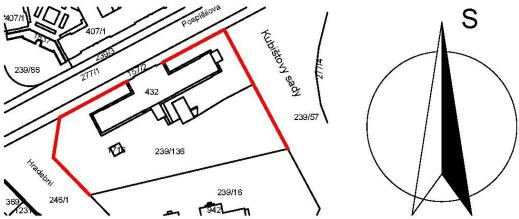

0,000 = 230,000 Bpv.

název a místo stavby: MARK and partners s.r.o.		
Oprava plotu LDN Hradec Králové - PD		
k.ú. Hradec Králové (569810), parc. č. 239/136; st. 432		
investor: Královéhradecký kraj Pivovarské náměstí 1245, 500 03 Hradec Králové Zastoupeno: Mgr. Martin Červíček, hejtmán		
část: C Situační výkresy		
zodpovědný projektant : Petr Mareček, ČKAIT 1103789		
vypracoval : Martin Vašica; Ondřej Štěpánek		
stupeň dokumentace: DSP + DPS		
výkres: KOORDINAČNÍ SITUAČNÍ VÝKRES		
měřítko: 1:500	datum: DUBEN 2023	formát: A2
číslo výkresu: C-03		